




nové zemní kabelové vedení VO - CYKY 4x1

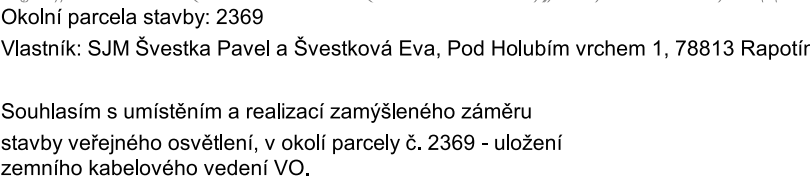

SJM Švestka Pavel a Švestková Eva

Měřítko : 1 : 1000	Odp. projektant:	Kořenek	Kreslil:	Horký	Výkres č. C 2	Výtisk č.:
	Zpracoval:	Horký	Datum:	Červen 2018		
	Investor:	Obec Víkýřovice		Zak. č.:	201804/H	
 Počernická 3410/1a 108 00 Praha 10 tel: 584 440 063		Akce :				
		Víkýřovice - veřejné osvětlení v obci				
		Situace stavby				