


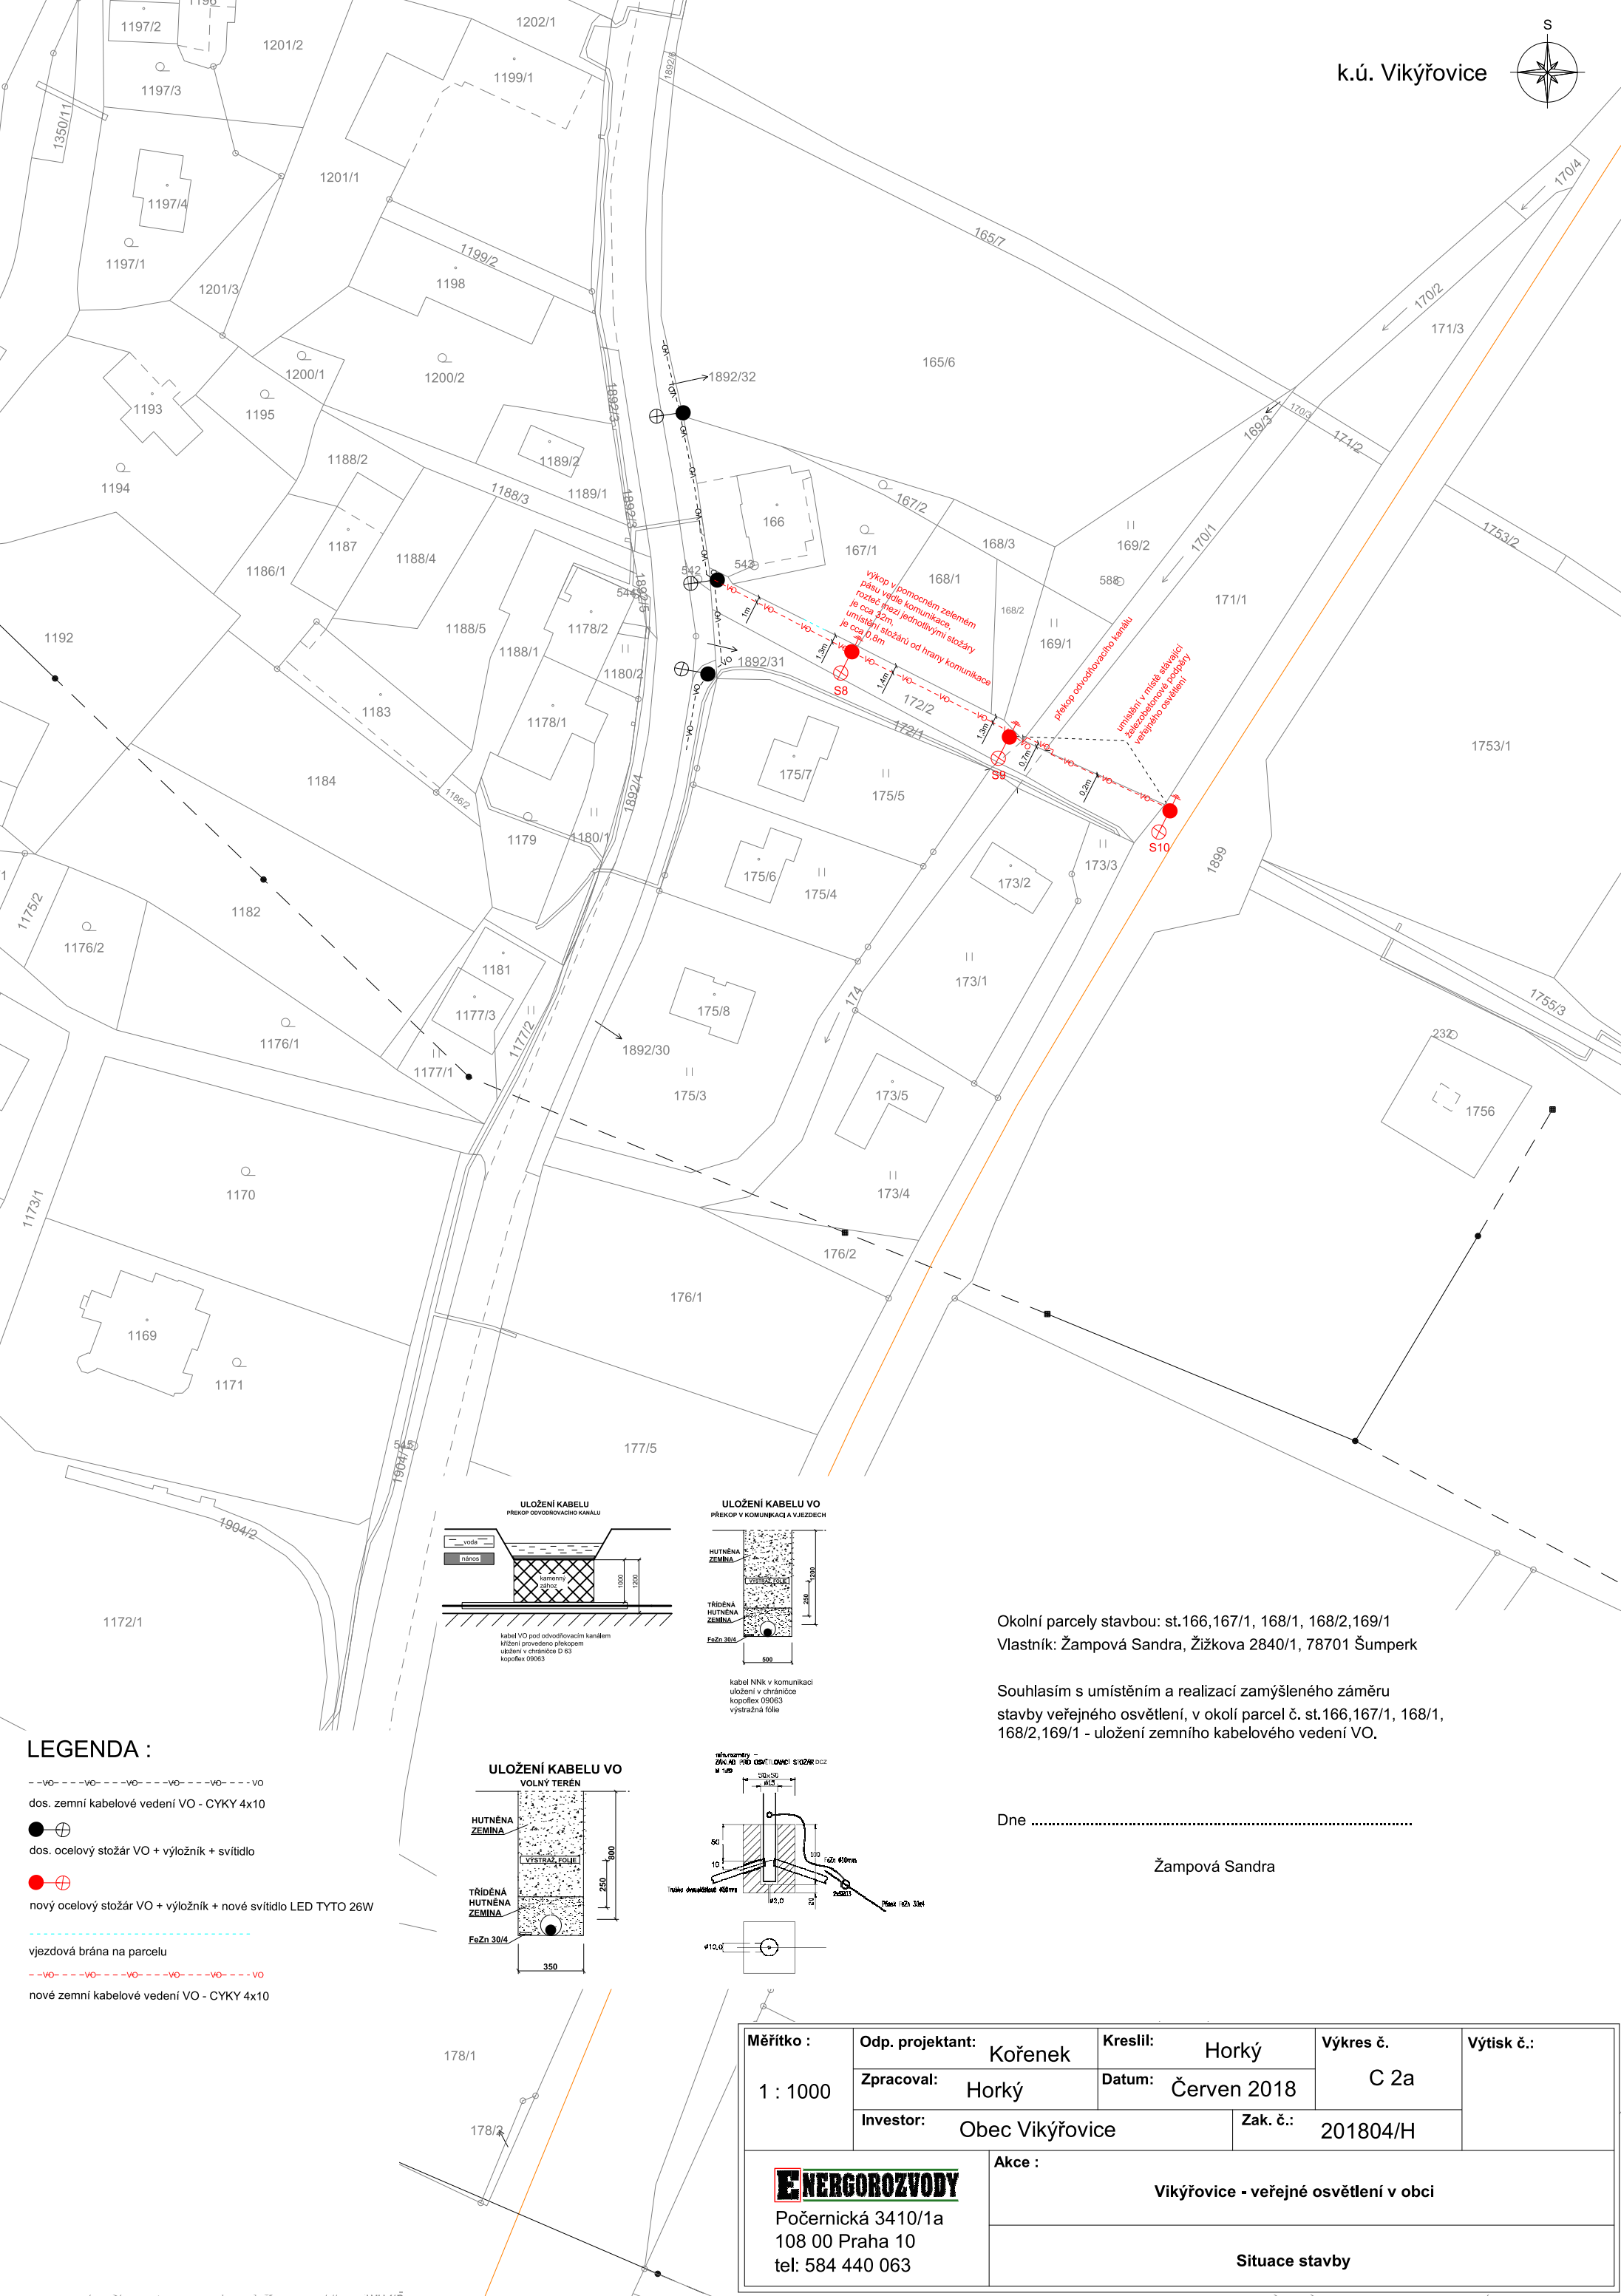

--VO-- --VO-- --VO-- --VO-- --VO-- --VO--

dos. zemní kabelové vedení VO - CYKY 4x10

dos. ocelový stožár VO + výložník + svítidlo

nový ocelový stožár VO + výložník + nové svítidlo LED TYTO 26W

vjezdová brána na parcelu

--VO-- --VO-- --VO-- --VO-- --VO-- --VO--

nové zemní kabelové vedení VO - CYKY 4x10

Měřítko : 1 : 1000	Odp. projektant: Kořenek	Kreslil: Horký	Výkres č. C 2a	Výtisk č.:
	Zpracoval: Horký	Datum: Červen 2018		
	Investor: Obec Víkýřovice	Zak. č.: 201804/H		
 Počernická 3410/1a 108 00 Praha 10 tel: 584 440 063	Akce : Víkýřovice - veřejné osvětlení v obci			
	Situace stavby			