
 
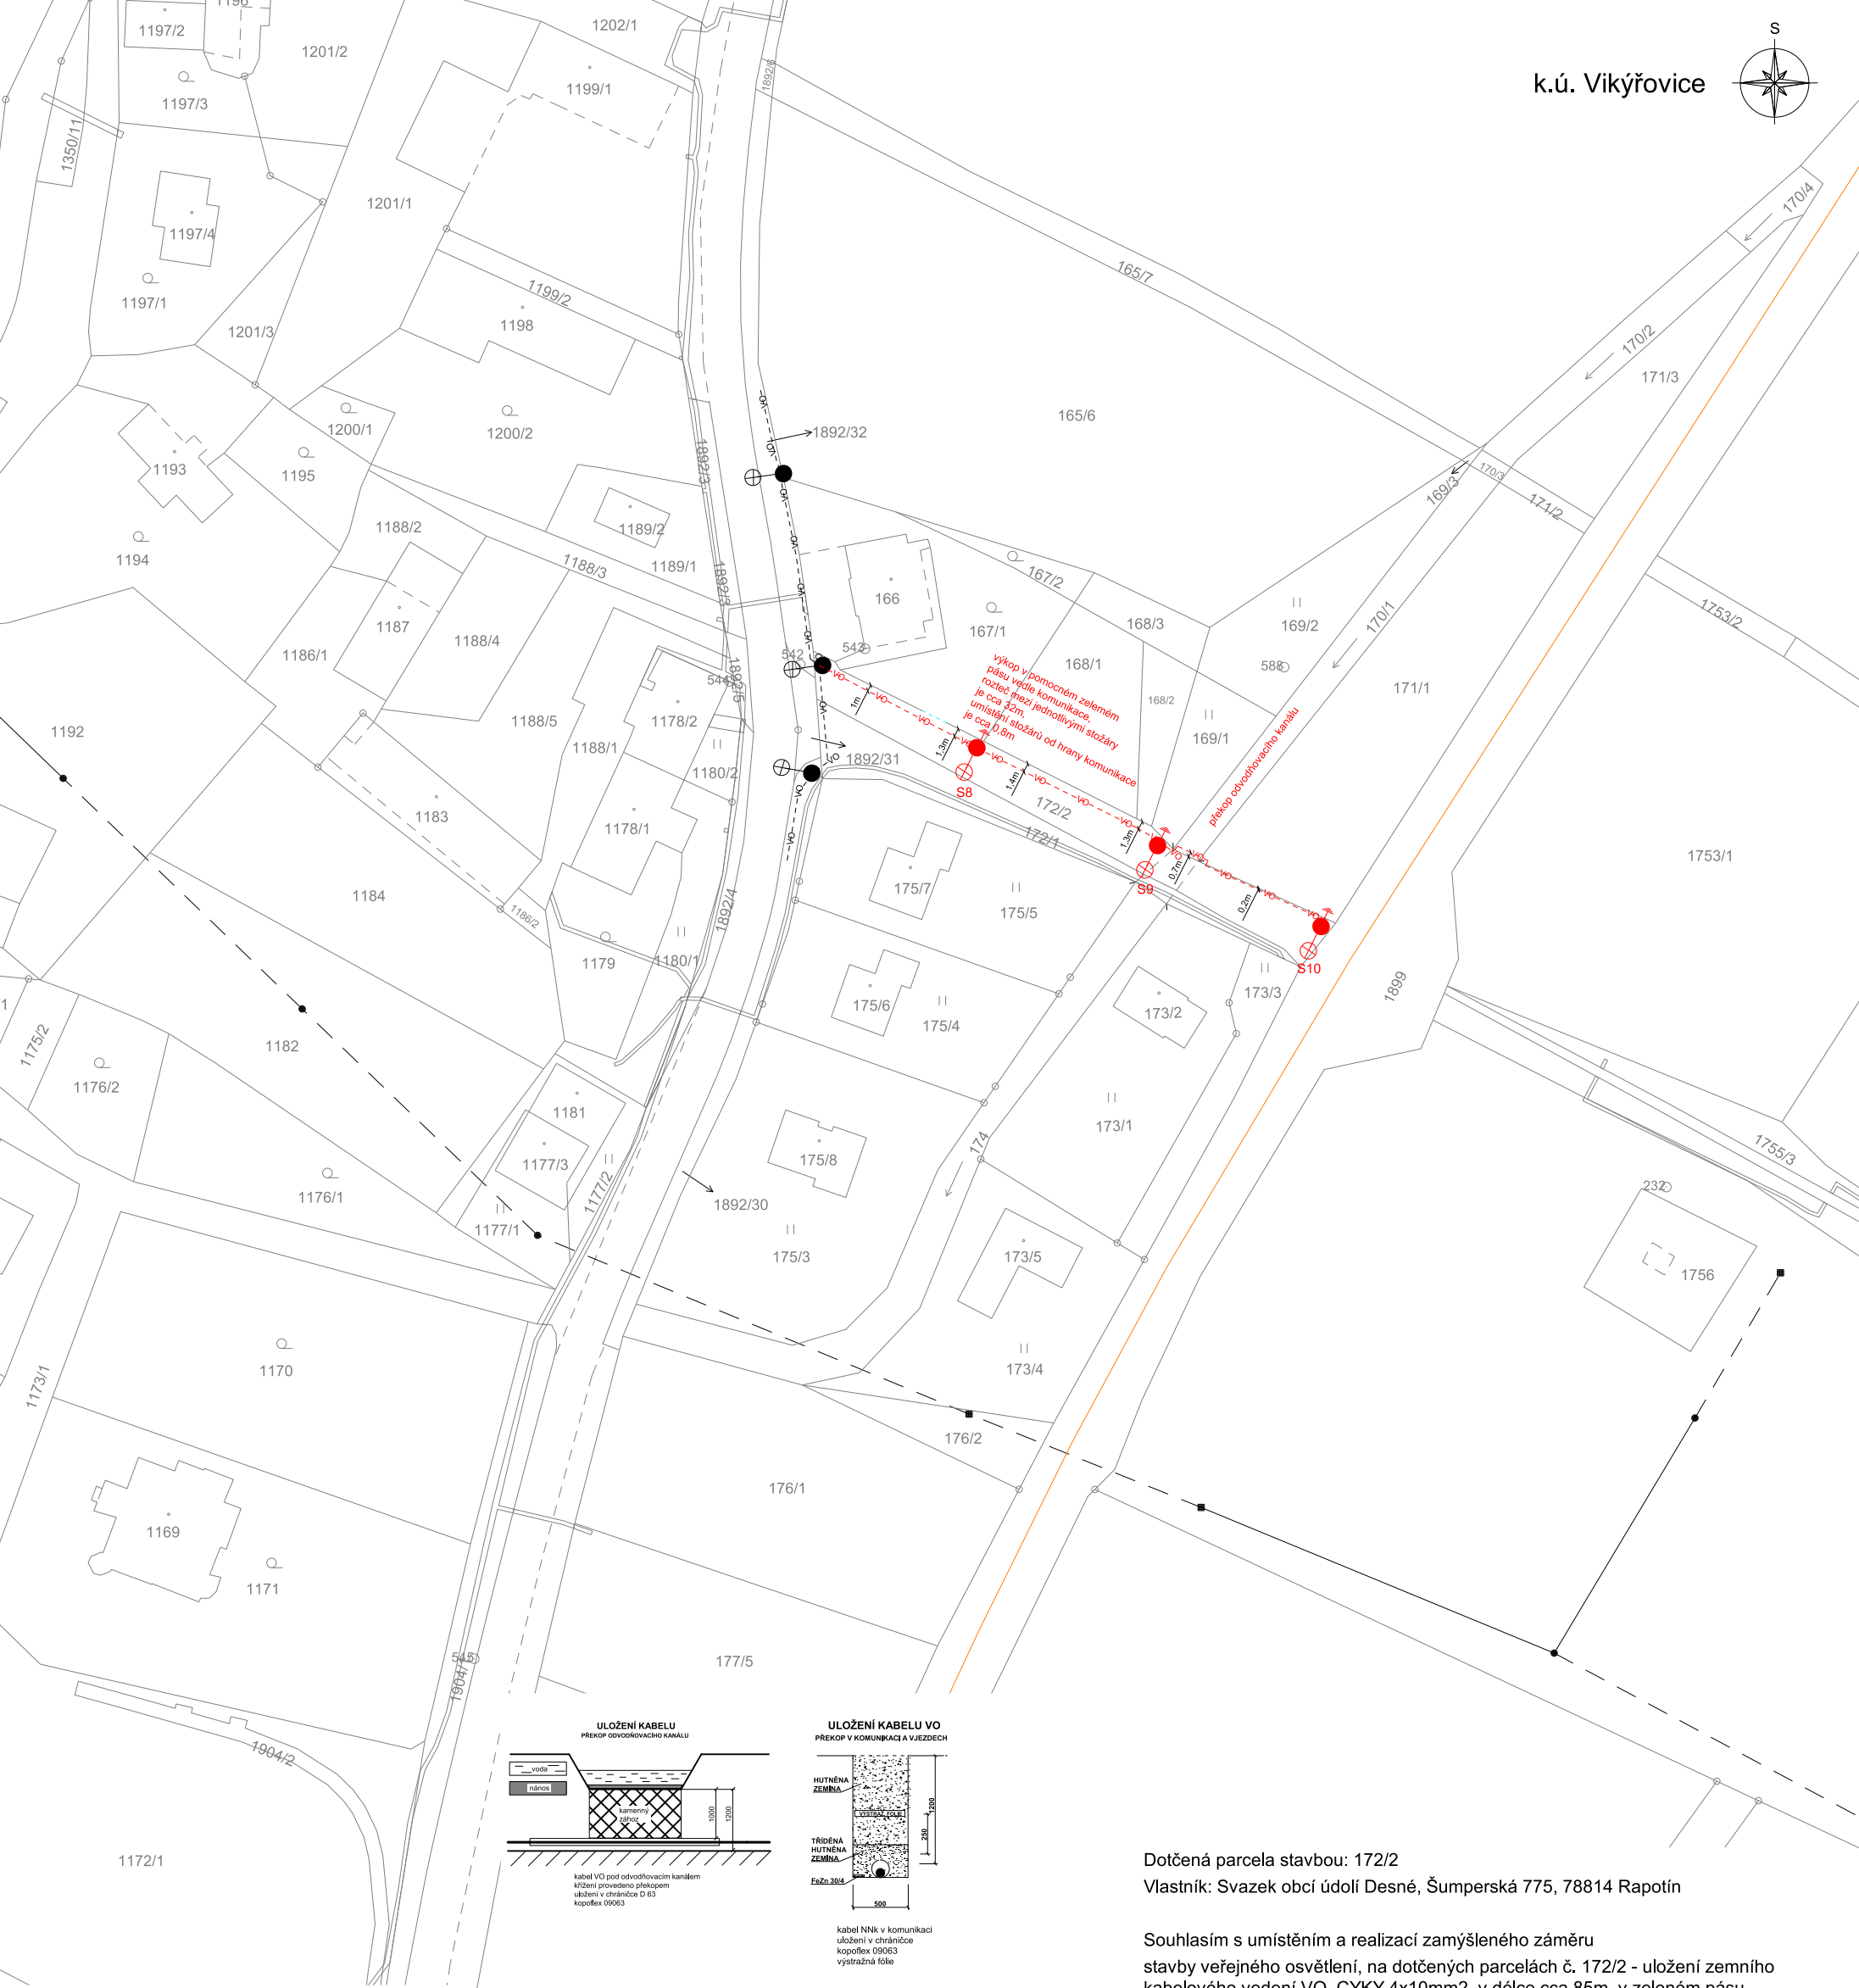

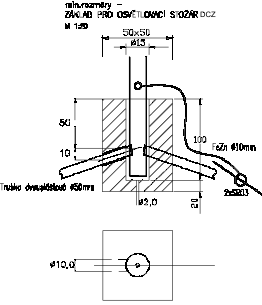
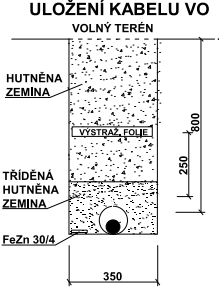


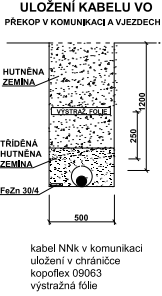

LEGENDA :

- VO-- dos. zemní kabelové vedení VO - CYKY 4x10
- dos. ocelový stožár VO + výložník + svítidlo
- nový ocelový stožár VO + výložník + nové svítidlo LED TYTO 26W
- vjezdová brána na parcelu
- VO--- nové zemní kabelové vedení VO - CYKY 4x10

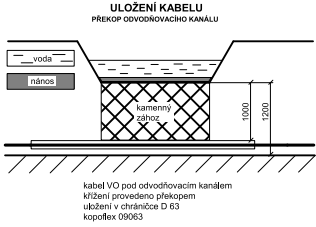

Dotčená parcela stavbou: 172/2
Vlastník: Svazek obcí údolí Desné, Šumperská 775, 78814 Rapotín

Souhlasím s umístěním a realizací zamýšleného záměru
stavby veřejného osvětlení, na dotčených parcelách č. 172/2 - uložení zemního
kabelového vedení VO, CYKY 4x10mm², v délce cca 85m, v zeleném pásu
vedle komunikace + výstavba 3ks osvětlovacích bodů - stožár, výložník a svítidlo.

Dne

Svazek obcí údolí Desné

Měřítko : 1 : 1000	Odp. projektant: Kořenek	Kreslil: Horký	Výkres č. C 2a	Výtisk č.:
	Zpracoval: Horký	Datum: Červen 2018		
	Investor: Obec Vikýřovice		Zak. č.:	201804/H
ENERGOROZVODY Počernická 3410/1a 108 00 Praha 10 tel: 584 440 063		Akce : Vikýřovice - veřejné osvětlení v obci		
		Situace stavby		