

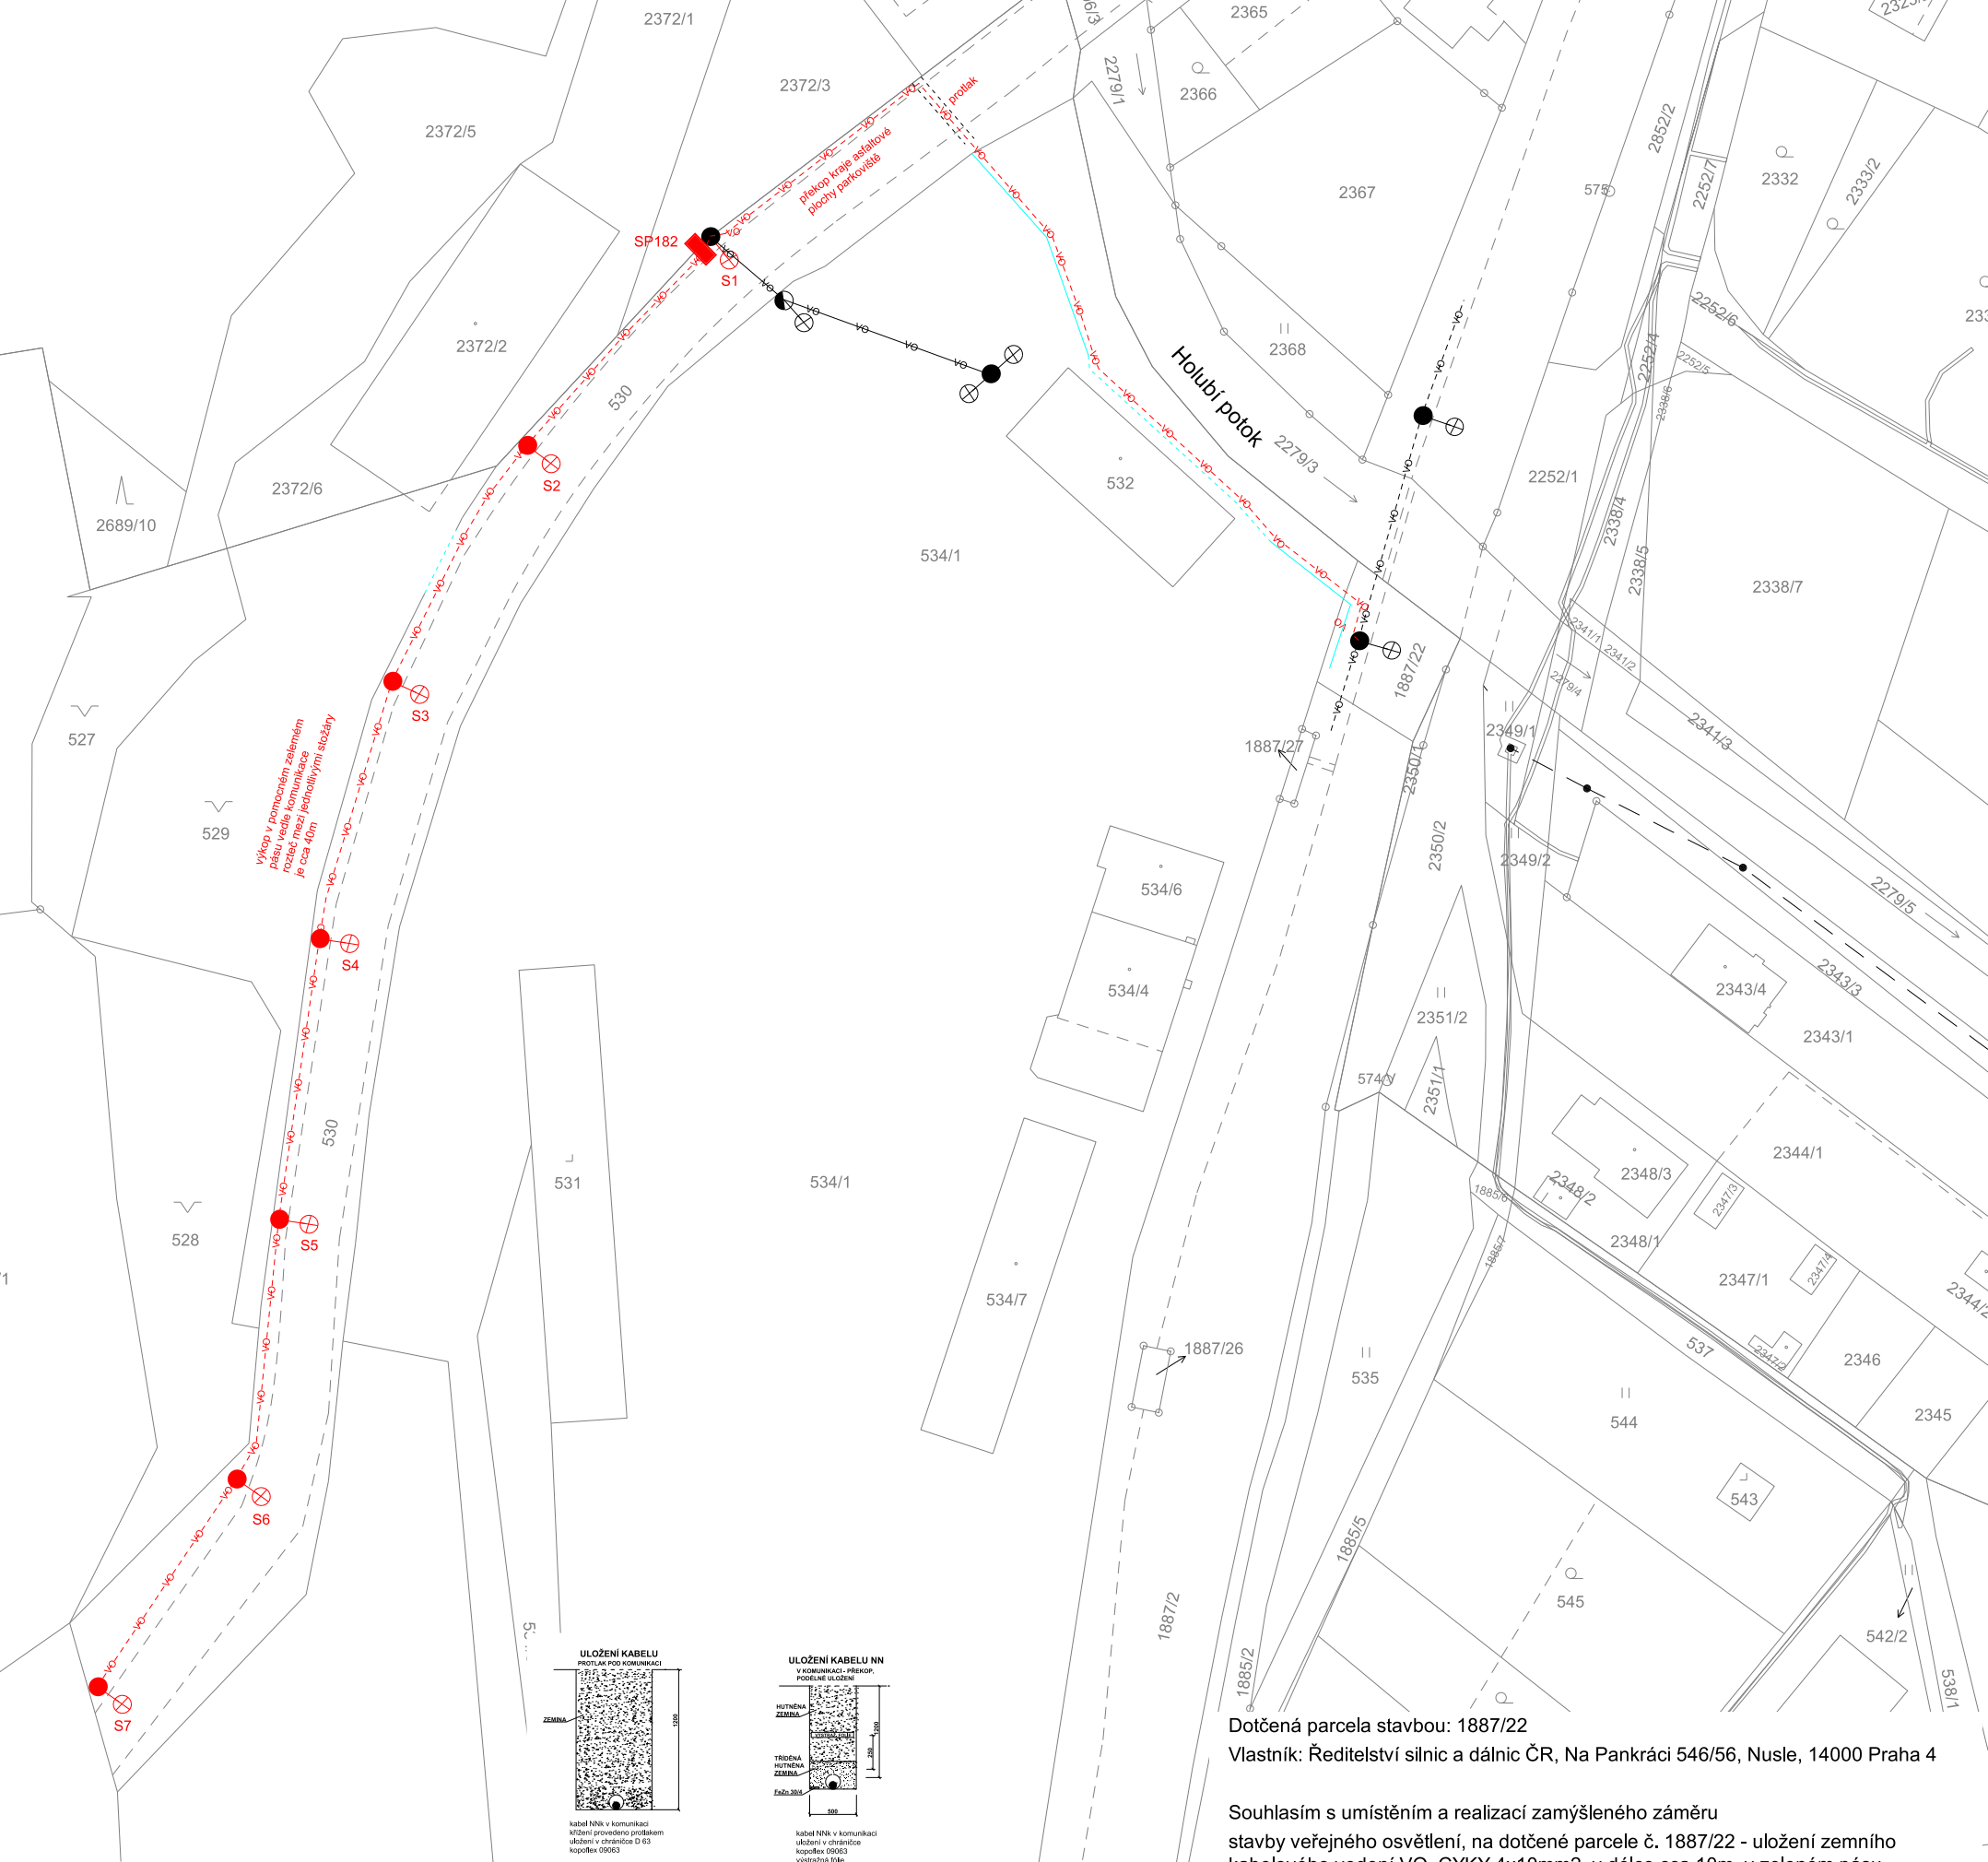
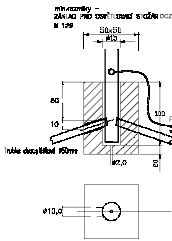
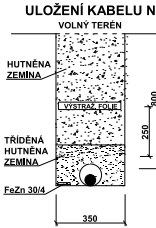


k.ú. Vikýřovice

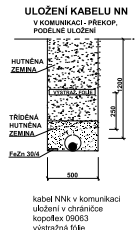

LEGENDA :

- VO-- dos. zemní kabelové vedení VO - AYKY 4x16
- VO VO dos. nadzemní izolované vedení VO - AES 2x16
- ⊕ dos. ocelový stožár VO + výložník + svítidlo
- ⊕ dos. železobetonový stožár VO + výložník + svítidlo
- ⊕ dos. ocelový stožár VO + nový výložník + nové svítidlo LED STL 60W
- ⊕ nový ocelový stožár VO + výložník + nové svítidlo LED STL 60W
- nová pojistková skříň SP182
- dos. plechové oplocení areálu SSOK
- vjezdová brána do areálu SSOK + pletivové oplocení

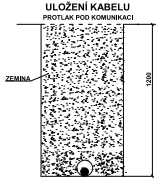

Dotčená parcela stavbou: 1887/22
Vlastník: Ředitelství silnic a dálnic ČR, Na Pankráci 546/56, Nusle, 14000 Praha 4

Souhlasím s umístěním a realizací zamýšleného záměru
stavby veřejného osvětlení, na dotčené parcele č. 1887/22 - uložení zemního
kabelového vedení VO, CYKY 4x10mm², v délce cca 10m, v zeleném pásu
vedle komunikace - za svodidly.

Dne

Ředitelství silnic a dálnic ČR

Měřítko : 1 : 1000	Odp. projektant: Kořenek	Kreslil: Horký	Výkres č. E 2	Výtisk č.:
	Zpracoval: Horký	Datum: Červen 2018		
	Investor: Obec Vikýřovice	Zak. č.: 201804/H		
ENERGOROZVODY Počernická 3410/1a 108 00 Praha 10 tel: 584 440 063	Akce : Vikýřovice - veřejné osvětlení v obci			
	Situace stavby			