





ZÁKLADNÍ SESTAVA PRO DN 300

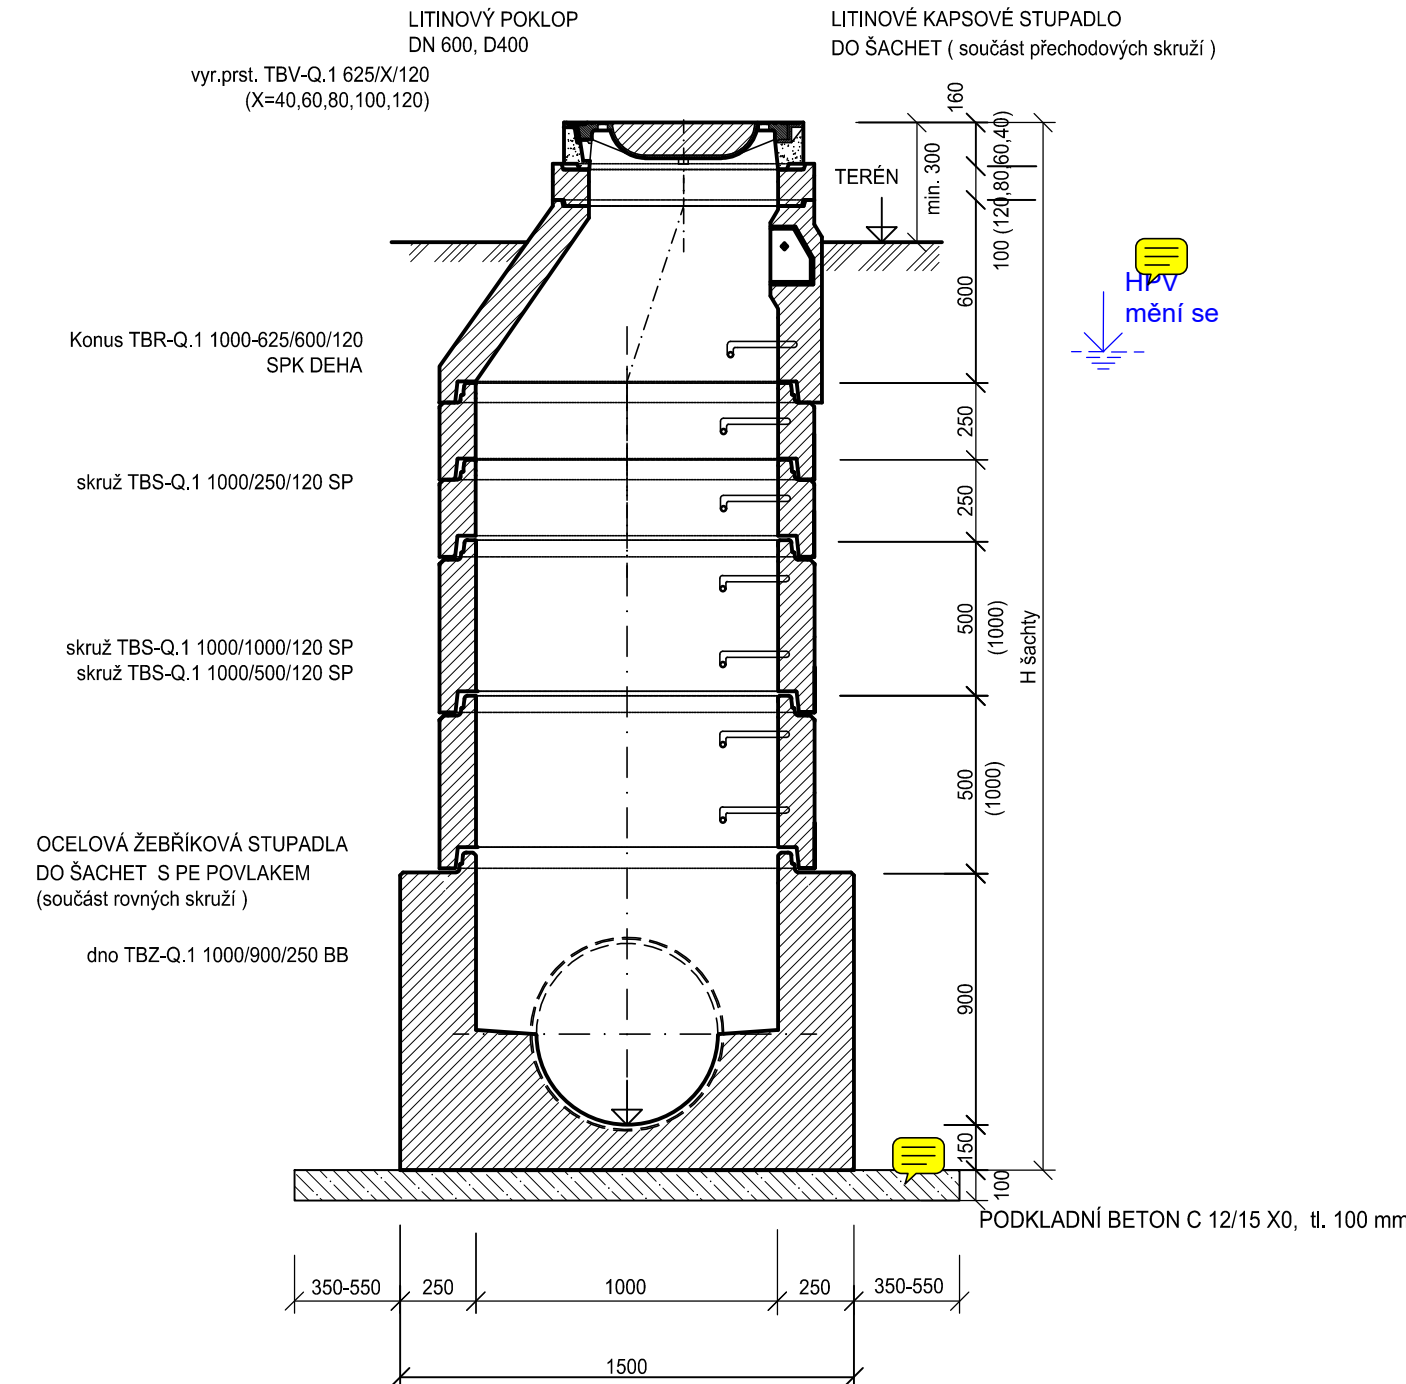


POHLED

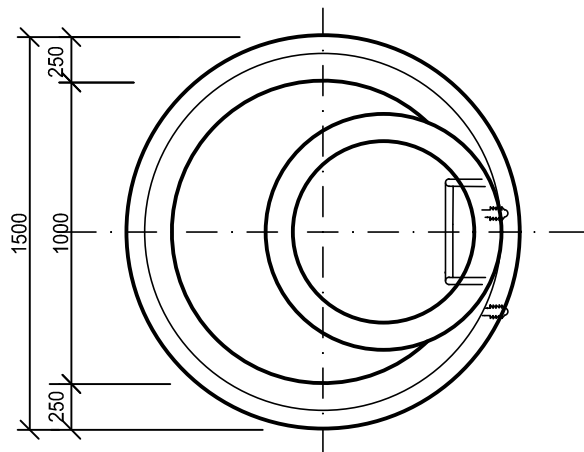

PŮDORYS SPODNÍ ČÁSTI ŠACHTY

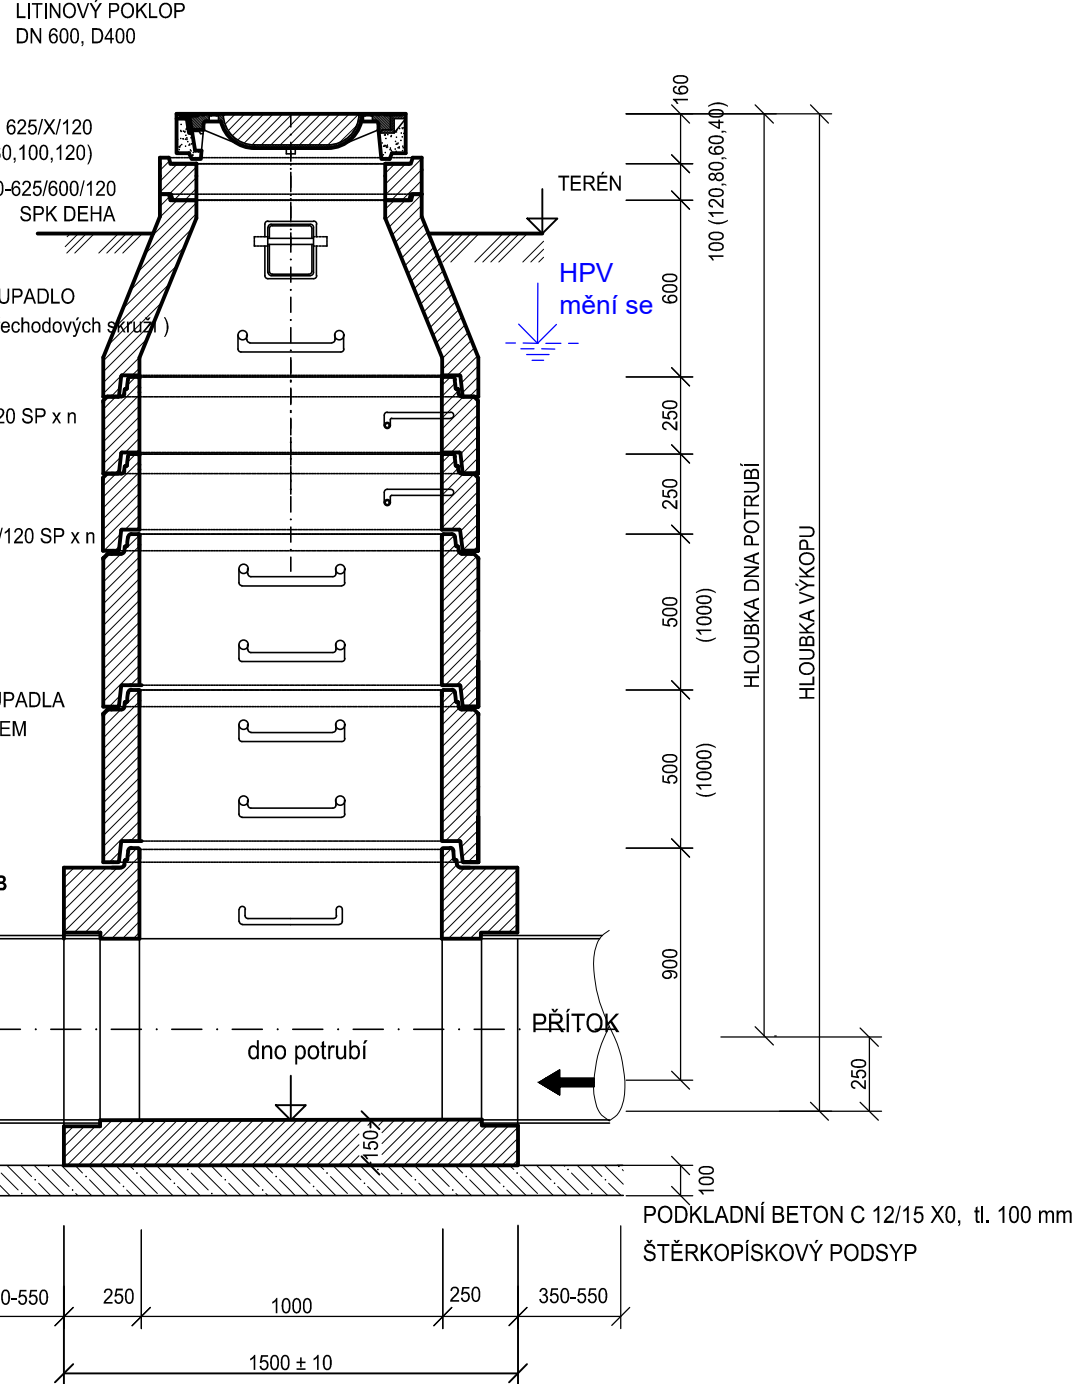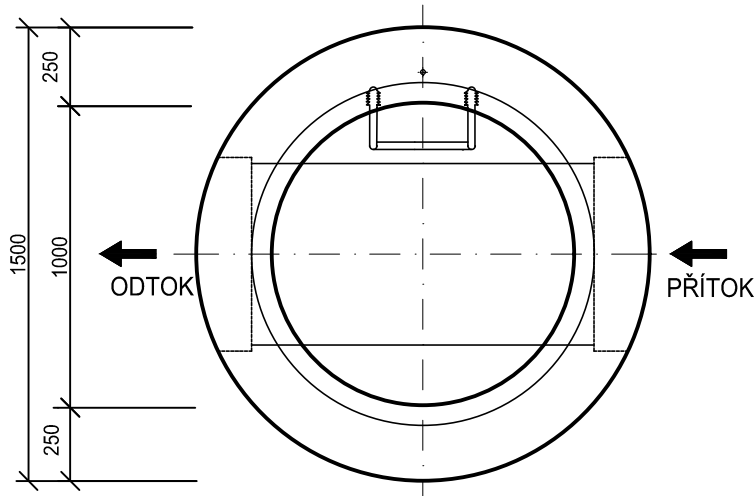

PŘÍKLAD OSAZENÍ POKLOPU DO KOMUNIKACE

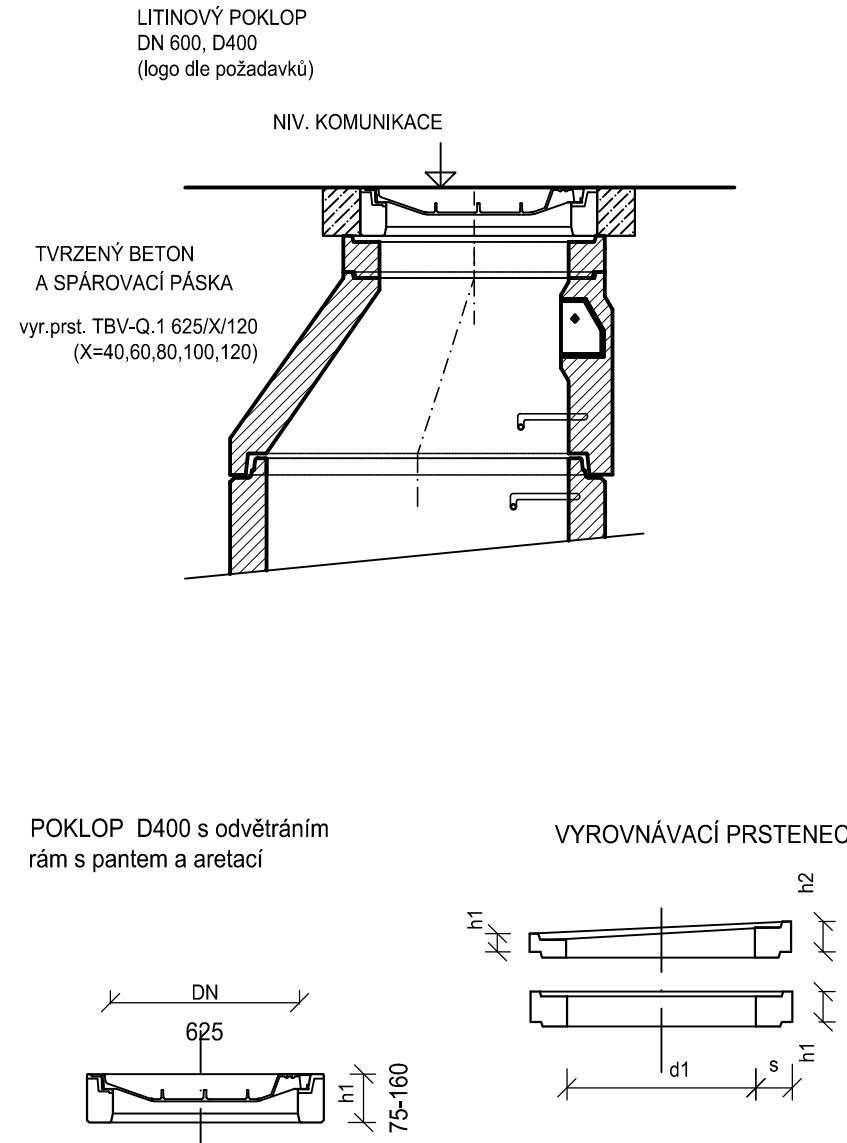

POZN:

- Spoje jednotlivých šachetních prefabrikovaných dílců musí být řešeny jako **vodotěsné**, bude použito pryžové elastomerové těsnění dodávané výrobcem dle ČSN EN 681-1.

K PROJEDNÁNÍ

|                                                                                                                                     |                                                                                         |                                     |                                   |               |
|-------------------------------------------------------------------------------------------------------------------------------------|-----------------------------------------------------------------------------------------|-------------------------------------|-----------------------------------|---------------|
| <br>Magistrů 1275/13<br>140 00 Praha 4, Michle | AKCE: MODERNIZACE TEPLÁRNY MLADÁ BOLESLAV<br>DOKUMENTACE PRO VYDÁNÍ STAVEBNÍHO POVOLENÍ |                                     |                                   |               |
|                                                                                                                                     | NÁZEV: KANALIZACE<br>VZOROVÁ ŠACHTA                                                     |                                     |                                   | MĚŘÍTKO: 1:20 |
|                                                                                                                                     | ZAKÁZKOVÉ ČÍSLO: 0404T21                                                                |                                     |                                   | POČET A4: 4   |
|                                                                                                                                     | STUPEŇ: DOKUMENTACE DSP                                                                 |                                     |                                   | REVIZE: c     |
| DATUM: 12/2022                                                                                                                      | VYPRACOVAL: ING. JÁNOŠOVÁ                                                               | KONTROLOVAL A ZODPOVÍDÁ: ING. GOREK | ARCHIVNÍ ČÍSLO: S404T21-DI302-014 | LIST:         |