


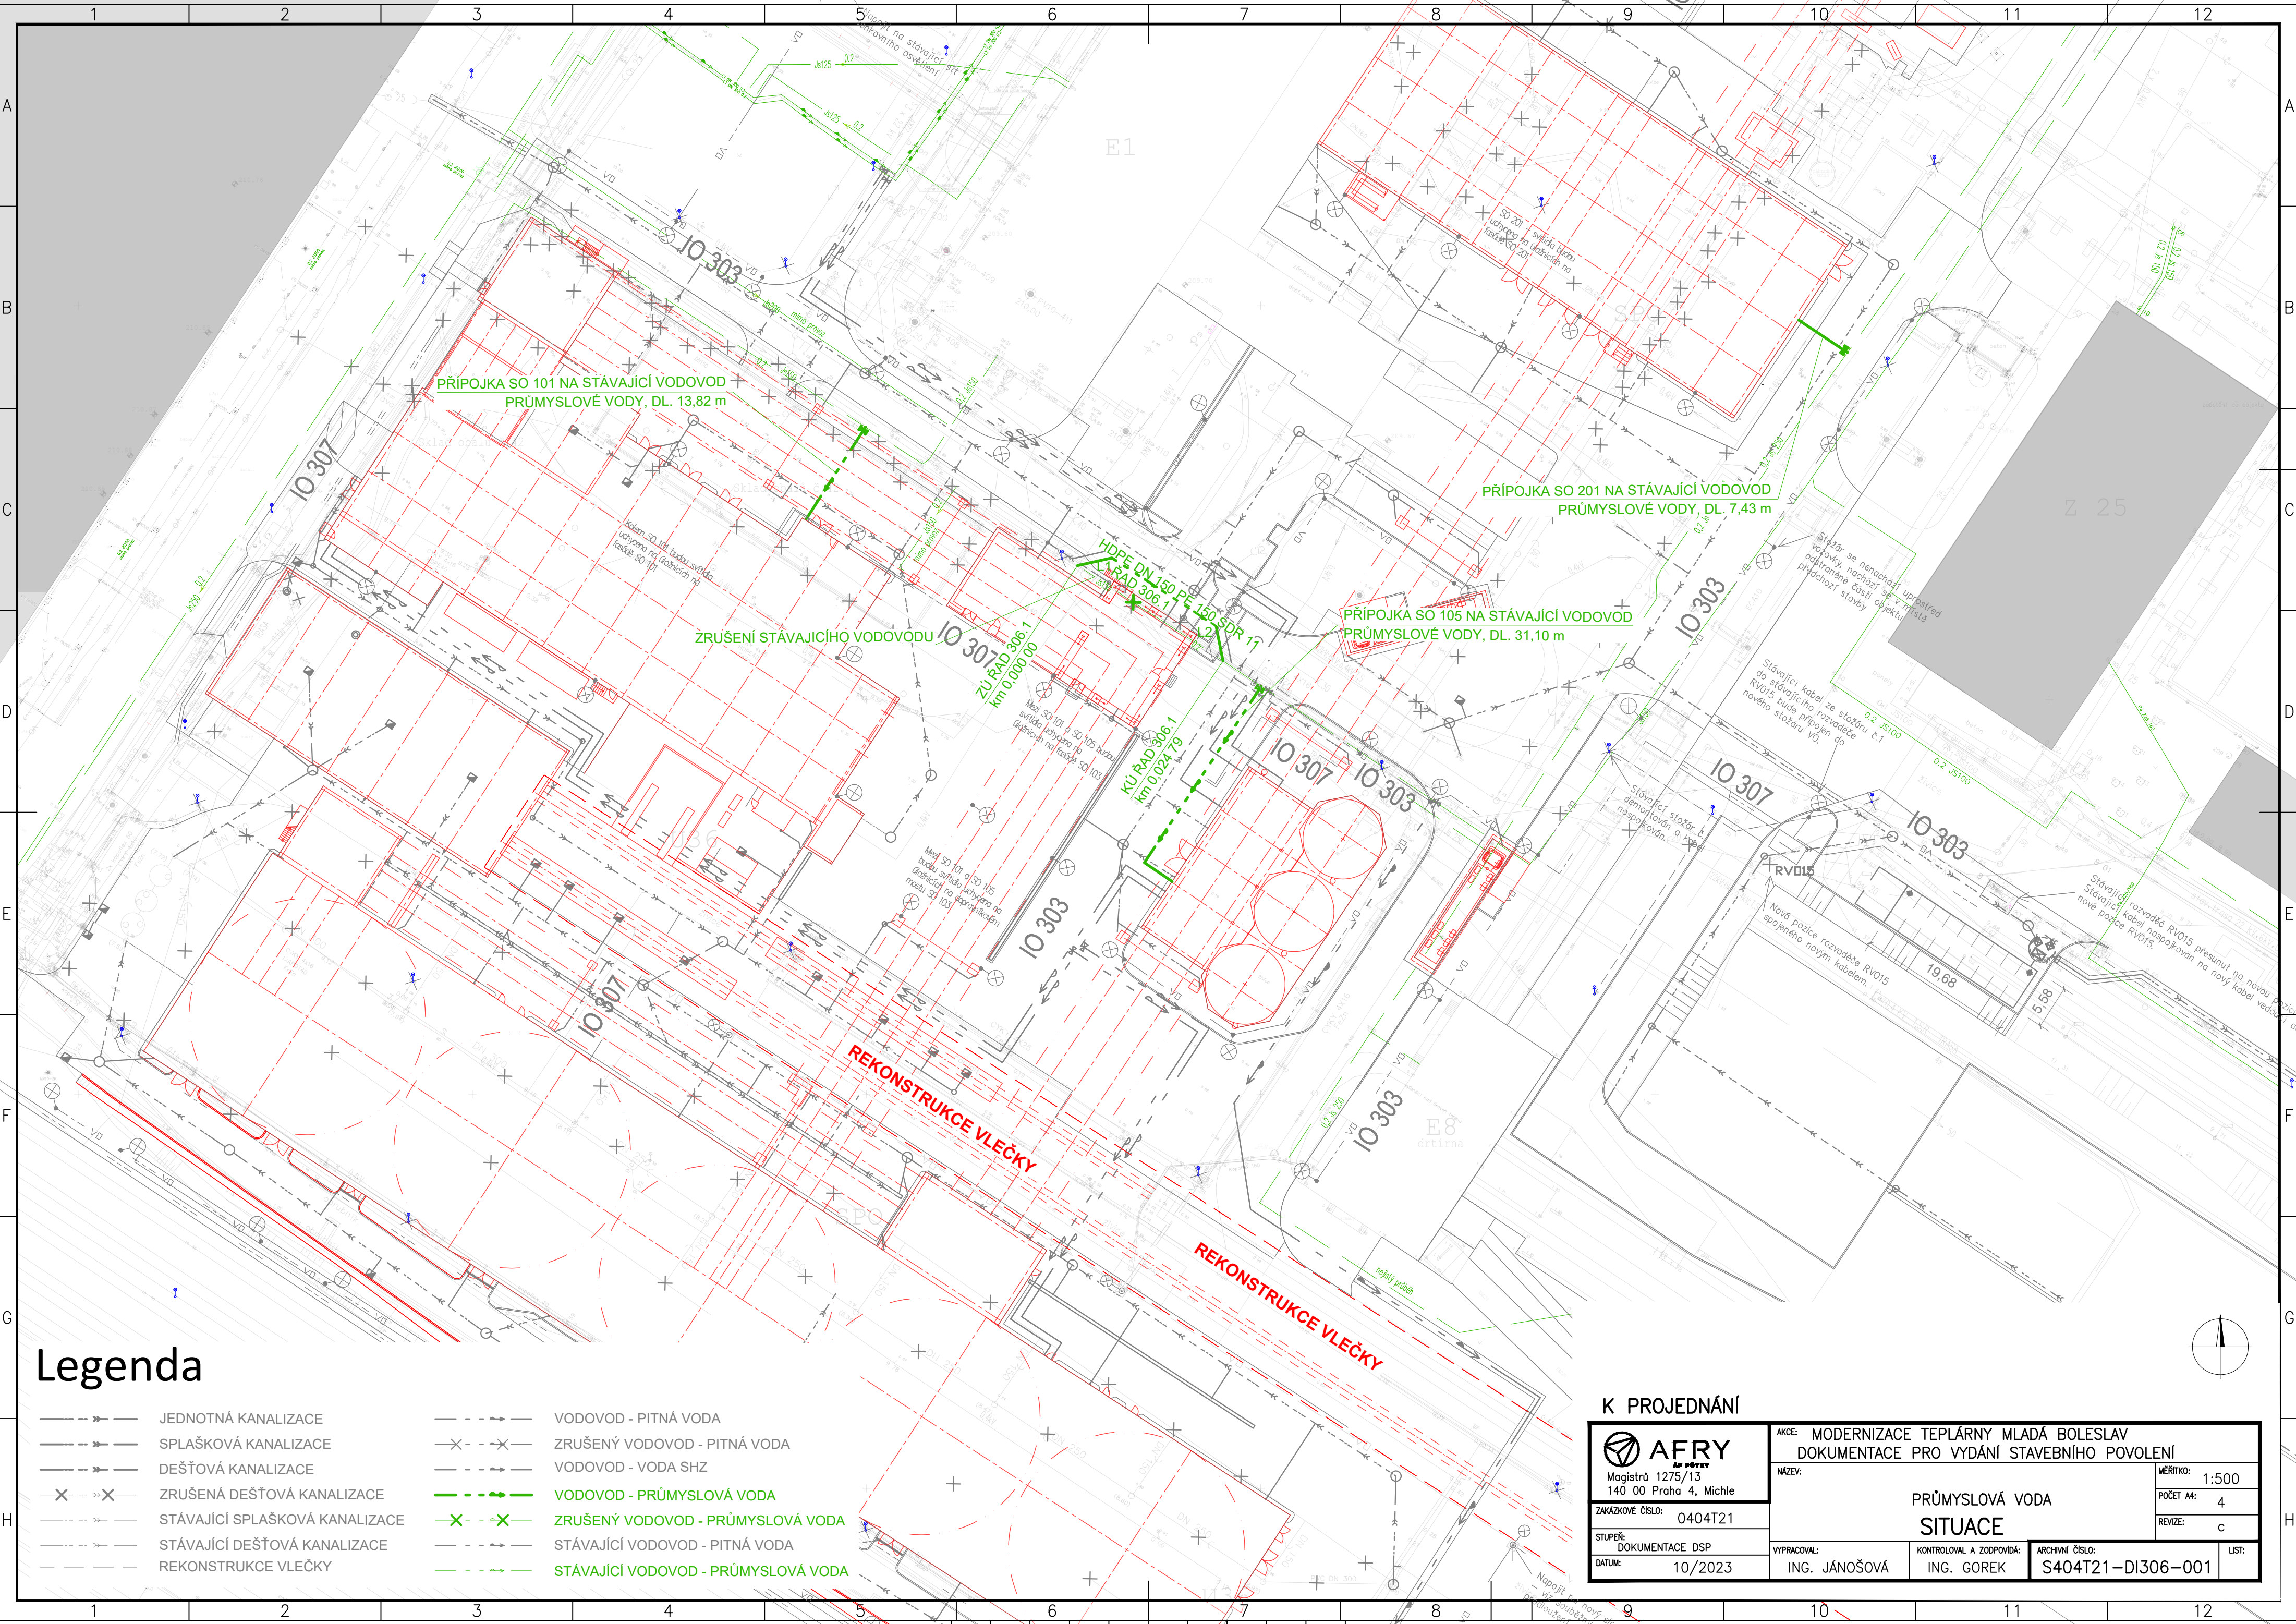

Legenda

	JEDNOTNÁ KANALIZACE		VODOVOD - PITNÁ VODA
	SPLAŠKOVÁ KANALIZACE		ZRUŠENÝ VODOVOD - PITNÁ VODA
	DEŠŤOVÁ KANALIZACE		VODOVOD - VODA SHZ
	ZRUŠENÁ DEŠŤOVÁ KANALIZACE		VODOVOD - PRŮMYSLOVÁ VODA
	STÁVAJÍCÍ SPLAŠKOVÁ KANALIZACE		ZRUŠENÝ VODOVOD - PRŮMYSLOVÁ VODA
	STÁVAJÍCÍ DEŠŤOVÁ KANALIZACE		STÁVAJÍCÍ VODOVOD - PITNÁ VODA
	REKONSTRUKCE VLEČKY		STÁVAJÍCÍ VODOVOD - PRŮMYSLOVÁ VODA

K PROJEDNÁNÍ

 AFRY AF POUKRY Magistrát 1275/13 140 00 Praha 4, Michle	AKCE: MODERNIZACE TEPLÁRNY MLADÁ BOLESLAV DOKUMENTACE PRO VYDÁNÍ STAVEBNÍHO POVOLENÍ			
	NÁZEV: PRŮMYSLOVÁ VODA			MĚŘÍTKO: 1:500
	SITUACE			POČET A4: 4
	ZAKÁZKOVÉ ČÍSLO: 0404T21			REVIZE: c
STUPEŇ: DOKUMENTACE DSP	VYPRACOVAL: ING. JÁNOŠOVÁ	KONTROLOVAL A ZODPOVÍDÁ: ING. GOREK	ARCHIVNÍ ČÍSLO: S404T21-DI306-001	LIST:
DATUM: 10/2023				