


Vypracoval		zod. Projektant	vedoucí projektu	Luboš Tomášek – ELPRO <i>El. montáže, projekty, rozvaděče</i> 507 11 VALDICE, Severní 159 tel. 724 189 877 IČO 14516004	
Tomášek L. <i>L. Tomášek</i>		Tomášek L. <i>L. Tomášek</i>	Tomášek L. <i>L. Tomášek</i>		
Místo stavby	Jičín			Stupeň	DZS
Investor	Město Jičín, Žižkovo náměstí 18, Valdické Předměstí, 506 47 Jičín			Datum	únor 2020
Akce	Rekonstrukce elektroinstalace a osvětlení haly a tělocvičny ve sportovním areálu			Zakázkové číslo	03/20
Objekt				Archivní číslo	4123
Obsah	Výpočet osvětlení			Číslo výkresu	Měřítko
				17	

Hala velká 45 x 23,5 x (7,7) / Shrnutí

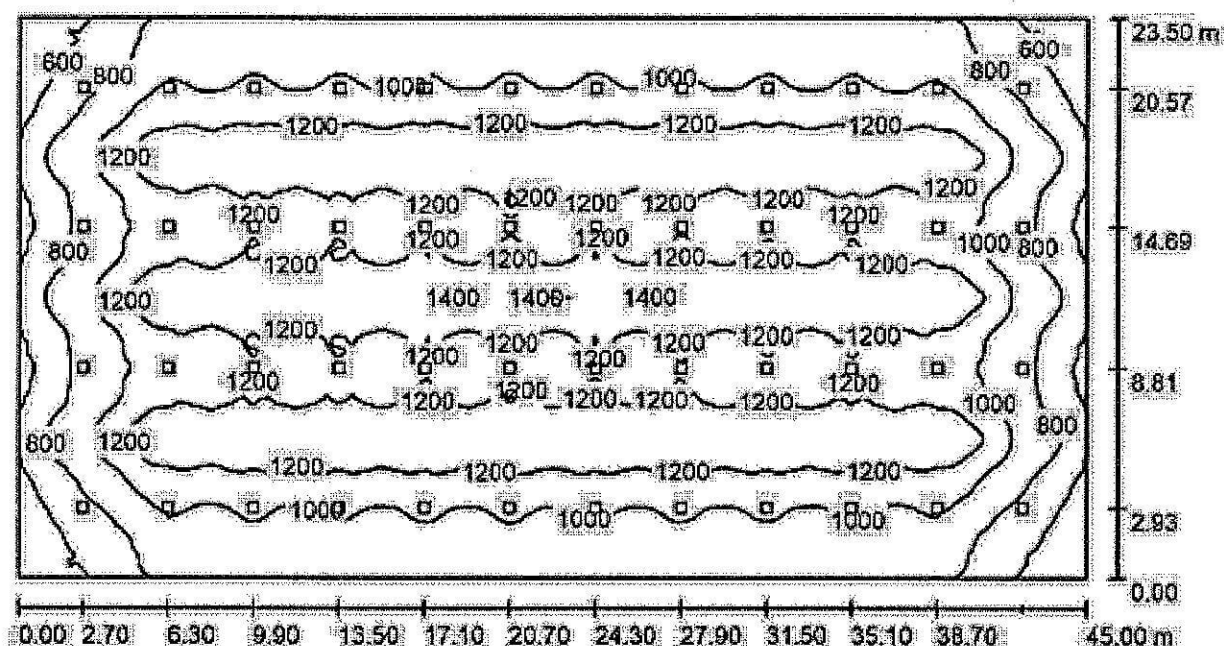

Výška místnosti: 7.700 m, Montážní výška: 7.700 m, Činitel údržby: 0.80

Hodnoty v Lux, Měřítko 1:322

Plocha	ρ [%]	E_m [lx]	E_{min} [lx]	E_{max} [lx]	E_{min} / E_m
Uživatelská úroveň	/	1067	414	1408	0.388
Podlaha	20	1046	431	1352	0.412
Strop	70	189	125	221	0.661
Stěny (4)	50	316	127	551	/

Uživatelská úroveň:

Výška: 0.850 m

Rastr: 128 x 128 Body

Okrajová zóna: 0.000 m

UGR

Levá stěna

Spodní stěna

(CIE, SHR = 0.25.1)

Podél:

23

23


Příčně

24

24

k ose svítidla

Hala malá 27,8 x 19,8 x 7,5 m / Shrnutí

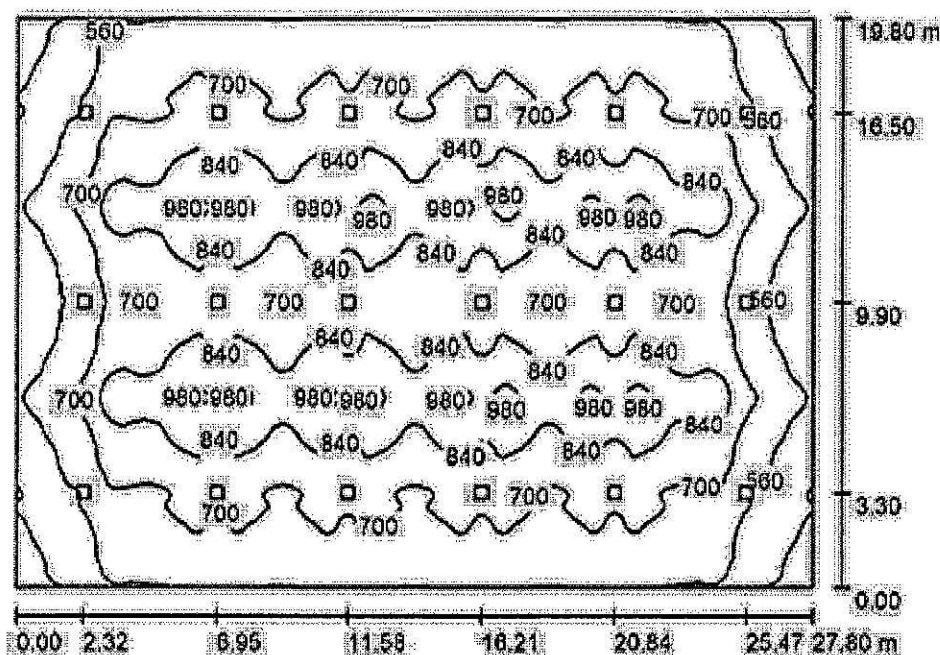

Výška místnosti: 7,500 m, Montážní výška: 7,500 m, Činitel údržby: 0,80

Hodnoty v Lux, Měřítko 1:255

Plocha	ρ [%]	E_m [lx]	E_{min} [lx]	E_{max} [lx]	E_{min} / E_m
Uživatelská úroveň	/	733	348	1013	0.475
Podlaha	20	712	343	1002	0.462
Strop	70	127	85	149	0.666
Stěny (4)	50	227	88	525	/

Uživatelská úroveň:

Výška: 0,850 m

Rastr: 128 x 128 Body

Okrajová zóna: 0,000 m

UGR

Levá stěna

Spodní stěna

(CIE, SHR = 0.25.)

Podél-

23

23

Průčně

24

24

k ose svítidla

Podíl bodů s méně než 400 lx (pro IEQ-7): 0.71%.