


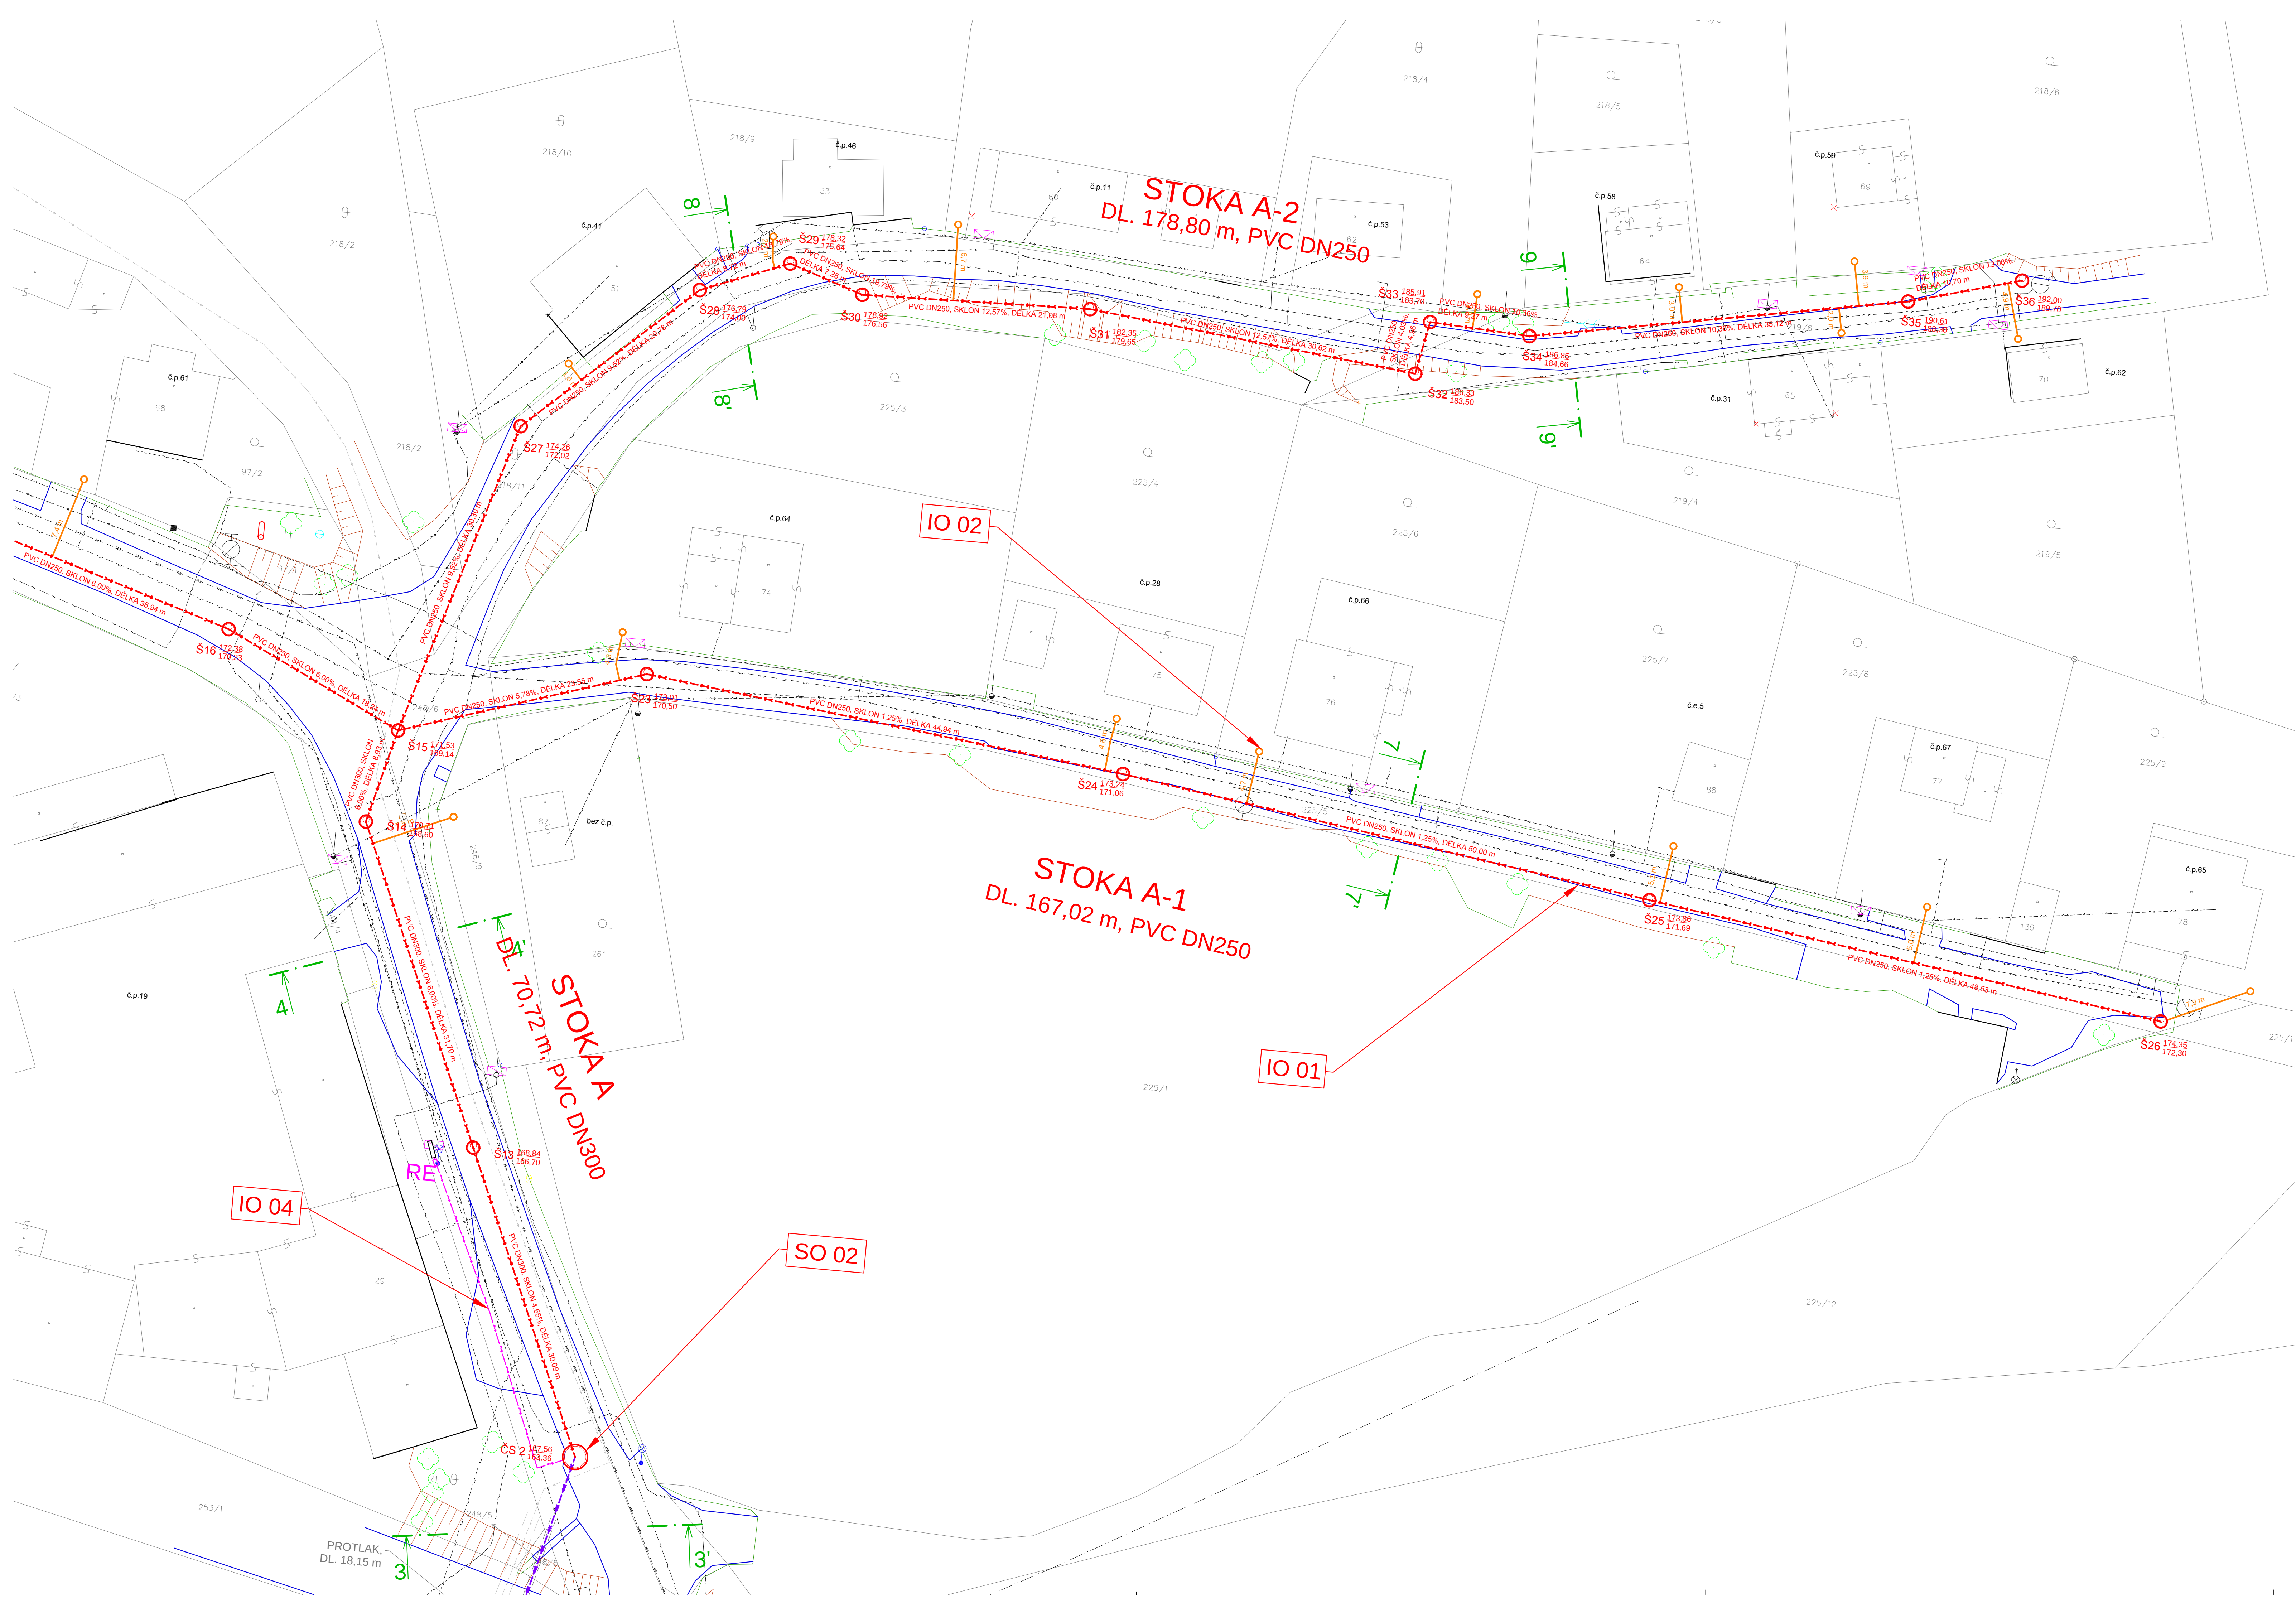

LEGENDA:

NOVÉ NAVRŽENÉ

- GRAVITAČNÍ SPLAŠKOVÁ KANALIZACE
- TLAKOVÁ SPLAŠKOVÁ KANALIZACE
- OBJEKTY
- VODOMĚRNÁ ŠACHTA
- VZDUŠNÍKOVÁ ŠACHTA
- UZÁVĚR/SOUPĚ
- PROPLACHOVACÍ SOUPRAVA
- REVIZNÍ ŠACHTA Ø1000
- UKLIDŇOVACÍ ŠACHTA
- ČERPAČÍ STANICE
- GRAVITAČNÍ PŘÍPOJKA - VEŘEJNÁ ČÁST
- TLAKOVÁ PŘÍPOJKA - VEŘEJNÁ ČÁST
- UZÁVĚR/SOUPĚ NA DOMOVNÍ PŘÍPOJCE
- PROTLAKY
- VODOVODNÍ PŘÍPOJKA
- PŘÍPOJKA ELEKTRICKÉ ENERGIE
- NAVRŽENÁ VÝSADBA STROMŮ

STÁVAJÍCÍ SÍTĚ TECHNICKÉ INFRASTRUKTURY

- DEŠŤOVÁ KANALIZACE - NEOVĚŘENÁ TRASA
- SDĚLOVACÍ VEDENÍ: CETIN
- PLYNOVOD; GASNET
- VODOVOD; SV, a.s.
- NN PODZEMNÍ; ČEZ DISTRIBUCE
- NN NADZEMNÍ; ČEZ DISTRIBUCE
- VN NADZEMNÍ; ČEZ DISTRIBUCE
- KABEL ELEKTRO; SŽDC
- KABEL SEE; SŽDC
- KOMUNIKAČNÍ VEDENÍ - ZAMĚŘENO; ČD-TELEMATIKA a.s.

GEODETIČKY ZAMĚŘENO

- BUDOVY
- ZPEVNĚNÉ PLOCHY
- SVAHY
- PLOTY, VJEZDY
- HLADINA VODY
- STROMY A KEŘE

OSTATNÍ

- PARCELNÍ HRANICE DLE KN
- PARCELNÍ ČÍSLA DLE KN
- PLÁNOVANÝ VODOVOD - NENÍ SOUČÁSTÍ TÉTO STAVBY (INVESTICE VKM a.s.)
- PRŮZKUMNÝ VRT

VP1

DRUH	POČET KS	CELKOVÁ DĚLKA
GRAVITAČNÍ	50	296,41 m
TLAKOVÉ	7	64,00 m

DĚLKY STOK GRAVITAČNÍ KANALIZACE:

STOKA A	339,42 m
STOKA A-1	167,02 m
STOKA A-2	178,80 m
STOKA B	206,42 m
STOKA B-1	20,09 m
STOKA B-2	70,65 m
CELKEM	982,40 m

DĚLKY STOK TLAKOVÉ KANALIZACE:

STOKA A	163,47 m
STOKA B-2	76,64 m
CELKEM	240,11 m

KANALIZAČNÍ PŘÍPOJKY:

DRUH	POČET KS	CELKOVÁ DĚLKA
GRAVITAČNÍ	50	296,41 m
TLAKOVÉ	7	64,00 m

KLAD LISTŮ

INŽENÝRSKÉ, STAVEBNÍ A PROVOZNÍ OBJEKTY:

- IO 01 SPLAŠKOVÁ KANALIZACE
- IO 02 DOMOVNÍ PŘÍPOJKY SPLAŠKOVÉ KANALIZACE
- IO 03 VODOVODNÍ PŘÍPOJKA DO AREÁLU ČOV
- IO 04 PŘÍPOJKA ELEKTRICKÉ ENERGIE K ČERPAČÍ STANICI ČS2
- IO 05 PŘÍPOJKA ELEKTRICKÉ ENERGIE K ČERPAČÍ STANICI ČS1 A AREÁLU ČOV
- IO 06 PŘÍJEZDOVÁ KOMUNIKACE K AREÁLU ČOV
- SO 01 PROVOZNÍ AREÁL ČOV
- SO 02 ČERPAČÍ STANICE ČS1 A ČS2
- SO 03 VÝUSTNÍ OBJEKT VÝČIŠTĚNÝCH VOD
- PS 01 TECHNOLOGICKÉ ZAŘÍZENÍ ČOV

POZNÁMKA:

- PŘED ZAPOČETIM STAVBY JE NUTNÉ VEŠKERÉ SÍTĚ TI VYTÝČIT, A TO VČETNĚ TRAS PŘÍPOJEK. UPOZORŇUJEME ZEJMÉNA NA VEDENÍ DEŠŤOVÉ KANALIZACE.
- DOMOVNÍ ČÁSTI PŘÍPOJEK SPLAŠKOVÉ KANALIZACE NEJSOU PŘEDMĚTEM TÉTO PD.

Výškový systém Bpv **Souřadnicový systém S-JTSK**

Obec Nová Ves, Nová Ves 154, 277 52 Nová Ves		Číslo zakázky: 1563_3_VHS
Odpovědný projektant: Ing. Martin Jakoubek, AI 0008590	Kontrola: Ing. Hana Pišová, AI 0013277	VHS PROJEKT, s.r.o. www.vhsprojekt.cz tel.: 775922074 iČ: 03508684 Zlondice 144, 278 01 Kralupy nad Vltavou Kancelář - budova HECKL Přemyslova 153, 278 01 Kralupy n. Vlt.
Návrh: Filip Soudek	Výprava: Filip Soudek	
SPLAŠKOVÁ KANALIZACE A ČOV - VEPŘEK DPS - Dokumentace pro provádění stavby		
Datum: říjen 2017	Formát: 8 x A4	
Číslo dokumentace:	Měřítko: 1:250	Číslo přílohy: C.b.c.

KOORDINAČNÍ SITUACE - LIST Č.3