


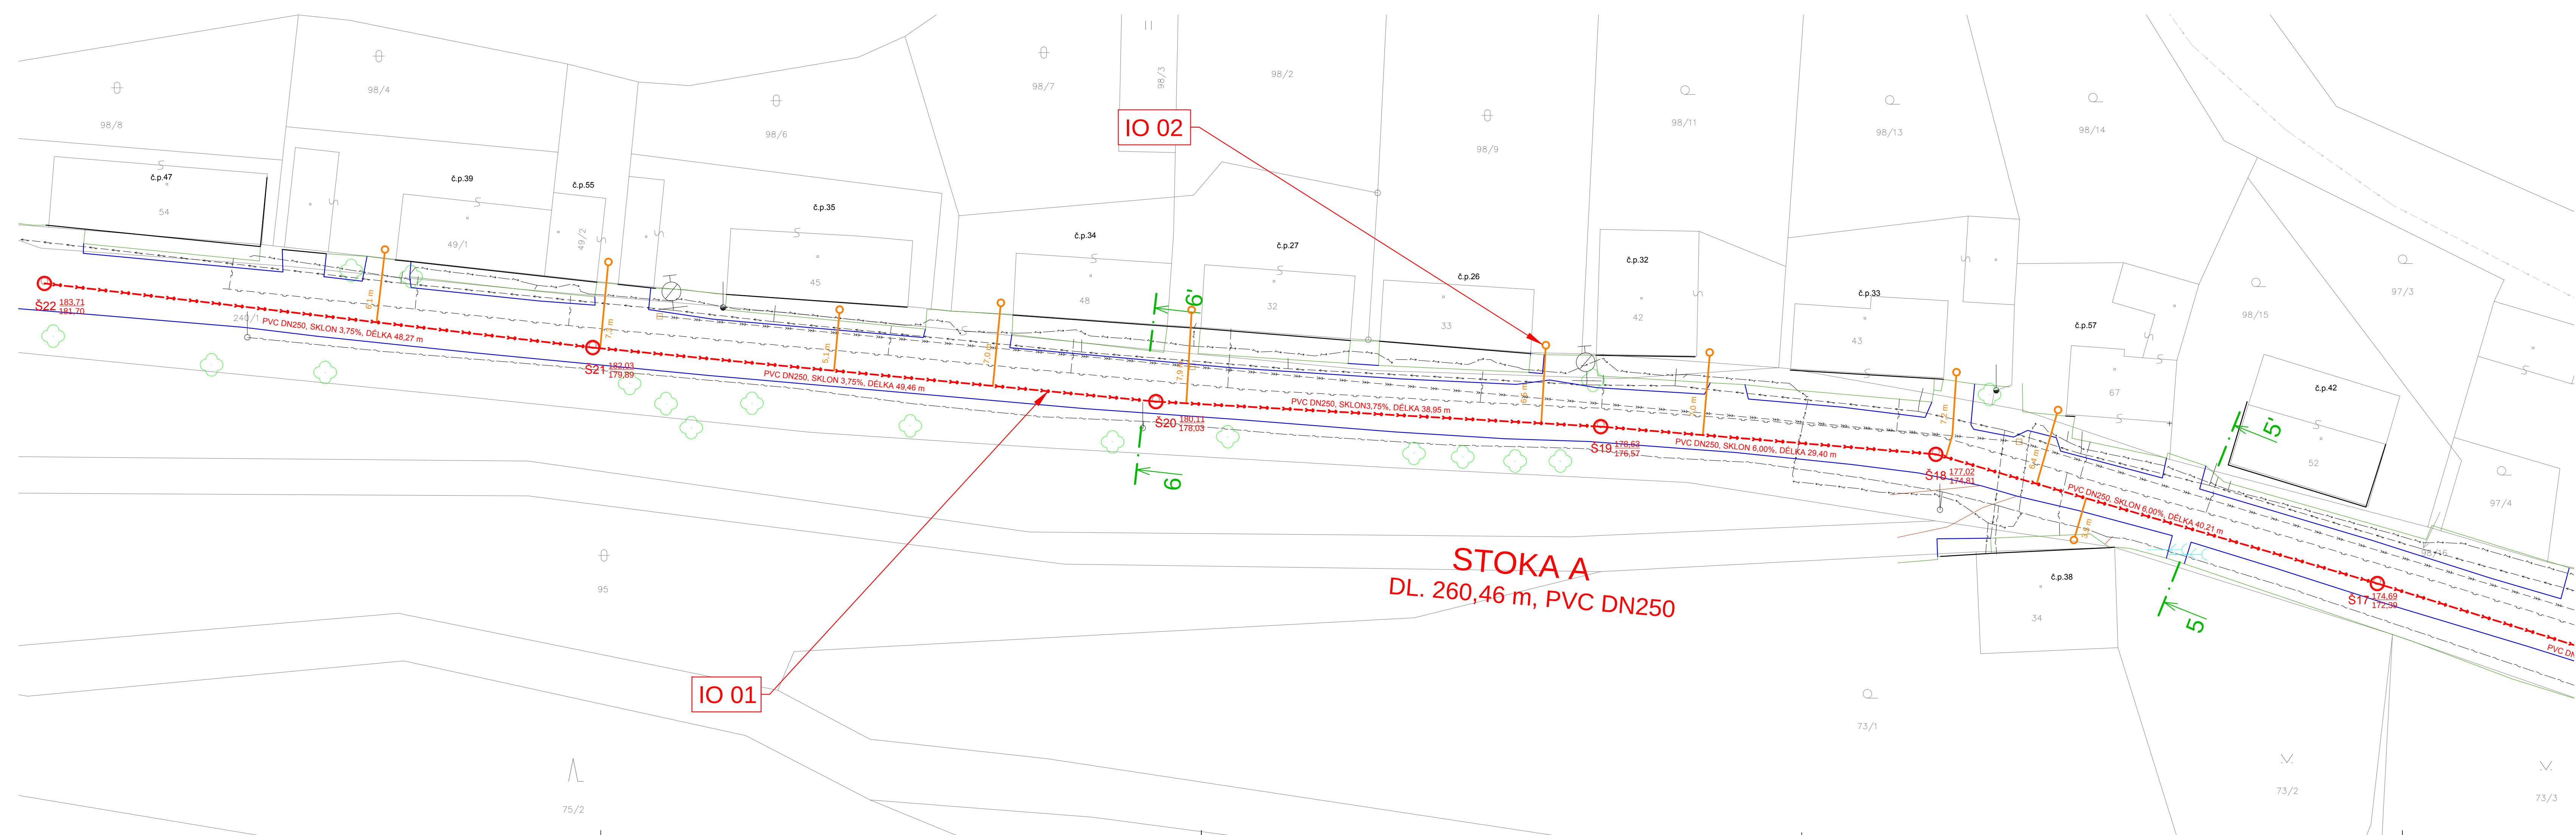

- LEGENDA:**
- NOVĚ NAVRŽENÉ**
- GRAVITAČNÍ SPLAŠKOVÁ KANALIZACE
 - TLAKOVÁ SPLAŠKOVÁ KANALIZACE
 - OBJEKTY
 - VODOMĚRNÁ ŠACHTA
 - VZDUŠNÍKOVÁ ŠACHTA
 - UZÁVĚR/ŠOUPĚ
 - PROPLACHOVACÍ SOUPRAVA
 - REVIZNÍ ŠACHTA Ø1000
 - UKLIDŇOVACÍ ŠACHTA
 - ČERPAČÍ STANICE
 - GRAVITAČNÍ PŘÍPOJKA - VEŘEJNÁ ČÁST
 - TLAKOVÁ PŘÍPOJKA - VEŘEJNÁ ČÁST
 - UZÁVĚR/ŠOUPĚ NA DOMOVNÍ PŘÍPOJCE
 - PROTLAKY
 - VODOVODNÍ PŘÍPOJKA
 - PŘÍPOJKA ELEKTRICKÉ ENERGIE
 - NAVRŽENÁ VÝSADBA STROMŮ
- STÁVAJÍCÍ SÍTĚ TECHNICKÉ INFRASTRUKTURY**
- DEŠŤOVÁ KANALIZACE - NEOVĚŘENÁ TRASA
 - SDĚLOVACÍ VEDENÍ; CETIN
 - PLYNOVOD; GASNET
 - VODOVOD; SV, a.s.
 - NN PODZEMNÍ; ČEZ DISTRIBUCE
 - NN NADZEMNÍ; ČEZ DISTRIBUCE
 - VN NADZEMNÍ; ČEZ DISTRIBUCE
 - KABEL ELEKTRO; SŽDC
 - KABEL SEE; SŽDC
 - KOMUNIKAČNÍ VEDENÍ - ZAMĚŘENO; ČD-TELEMATIKA a.s.
- GEODETICKY ZAMĚŘENO**
- BUDOVY
 - ZPEVNĚNÉ PLOCHY
 - SVAHY
 - PLOTY, VJEZDY
 - HLADINA VODY
 - STROMY A KEŘE
- OSTATNÍ**
- PARCELNÍ HRANICE DLE KN
 - PARCELNÍ ČÍSLA DLE KN
 - PLÁNOVANÝ VODOVOD - NENÍ SOUČÁSTÍ TĚTO STAVBY (INVESTICE VKM a.s.)
 - PRŮZKUMNÝ VRT
- POZNÁMKA:**
- PŘED ZAPOČETÍM STAVBY JE NUTNÉ VEŠKERÉ SÍTĚ TI VYTYČIT, A TO VČETNĚ TRAS PŘÍPOJEK. UPOZORŇUJEME ZEJMÉNA NA VEDENÍ DEŠŤOVÉ KANALIZACE.
 - DOMOVNÍ ČÁSTI PŘÍPOJEK SPLAŠKOVÉ KANALIZACE NEJSOU PŘEDMĚTEM TĚTO PD.

DĚLKY STOK GRAVITAČNÍ KANALIZACE:

STOKA A	339,42 m
STOKA A-1	167,02 m
STOKA A-2	178,80 m
STOKA B	206,42 m
STOKA B-1	20,09 m
STOKA B-3	70,65 m
CELKEM	982,40 m

DĚLKY STOK TLAKOVÉ KANALIZACE:

STOKA A	163,47 m
STOKA B-2	76,64 m
CELKEM	240,11 m

KANALIZAČNÍ PŘÍPOJKY:

DRUH	POČET KS	CELKOVÁ DÉLKA
GRAVITAČNÍ	50	296,41 m
TLAKOVÉ	7	64,00 m

KLAD LISTŮ

INŽENÝRSKÉ, STAVEBNÍ A PROVOZNÍ OBJEKTY:

- IO 01 SPLAŠKOVÁ KANALIZACE
- IO 02 DOMOVNÍ PŘÍPOJKY SPLAŠKOVÉ KANALIZACE
- IO 03 VODOVODNÍ PŘÍPOJKA DO AREÁLU ČOV
- IO 04 PŘÍPOJKA ELEKTRICKÉ ENERGIE K ČERPAČÍ STANICI ČS2
- IO 05 PŘÍPOJKA ELEKTRICKÉ ENERGIE K ČERPAČÍ STANICI ČS1 A AREÁLU ČOV
- IO 06 PŘÍJEZDOVÁ KOMUNIKACE K AREÁLU ČOV
- SO 01PROVOZNÍ AREÁL ČOV
- SO 02ČERPAČÍ STANICE ČS1 A ČS2
- SO 03VÝÚSTNÍ OBJEKT VYČIŠTĚNÝCH VOD
- PS 01 TECHNOLOGICKÉ ZAŘÍZENÍ ČOV

Výškový systém Bpv		Souřadnicový systém S-JTSK	
Ogjednatel: Obec Nová Ves, Nová Ves 154, 277 52 Nová Ves	Číslo zakázky: 1563_3_VHS	VHS PROJEKT VHS PROJEKT, s.r.o. www.vhsprojekt.cz tel.: 775922074 IČ: 03508684	
Odpořadný projektant: Ing. Martin Jakoubek, AI 0008590	Kontroloval: Ing. Hana Příšová, AI 0013277	Zlončice 144, 278 01 Kralupy nad Vltavou Kancelář - budova HECKL Přemyslova 153, 278 01 Kralupy n. Vlt.	
Navrhl: Filip Soudek	Vypracoval: Filip Soudek	Datum: říjen 2017	
Název a účel díla: SPLAŠKOVÁ KANALIZACE A ČOV - VEPŘEK DPS - Dokumentace pro provádění stavby		Počet formátů: 6 x A4	Číslo přílohy: C.b.d.
Část dokumentace: KOORDINAČNÍ SITUACE - LIST Č.3		Měřítko: 1:250	