


DETAIL 1 - AREÁL ČOV
MĚŘITKO 1:150

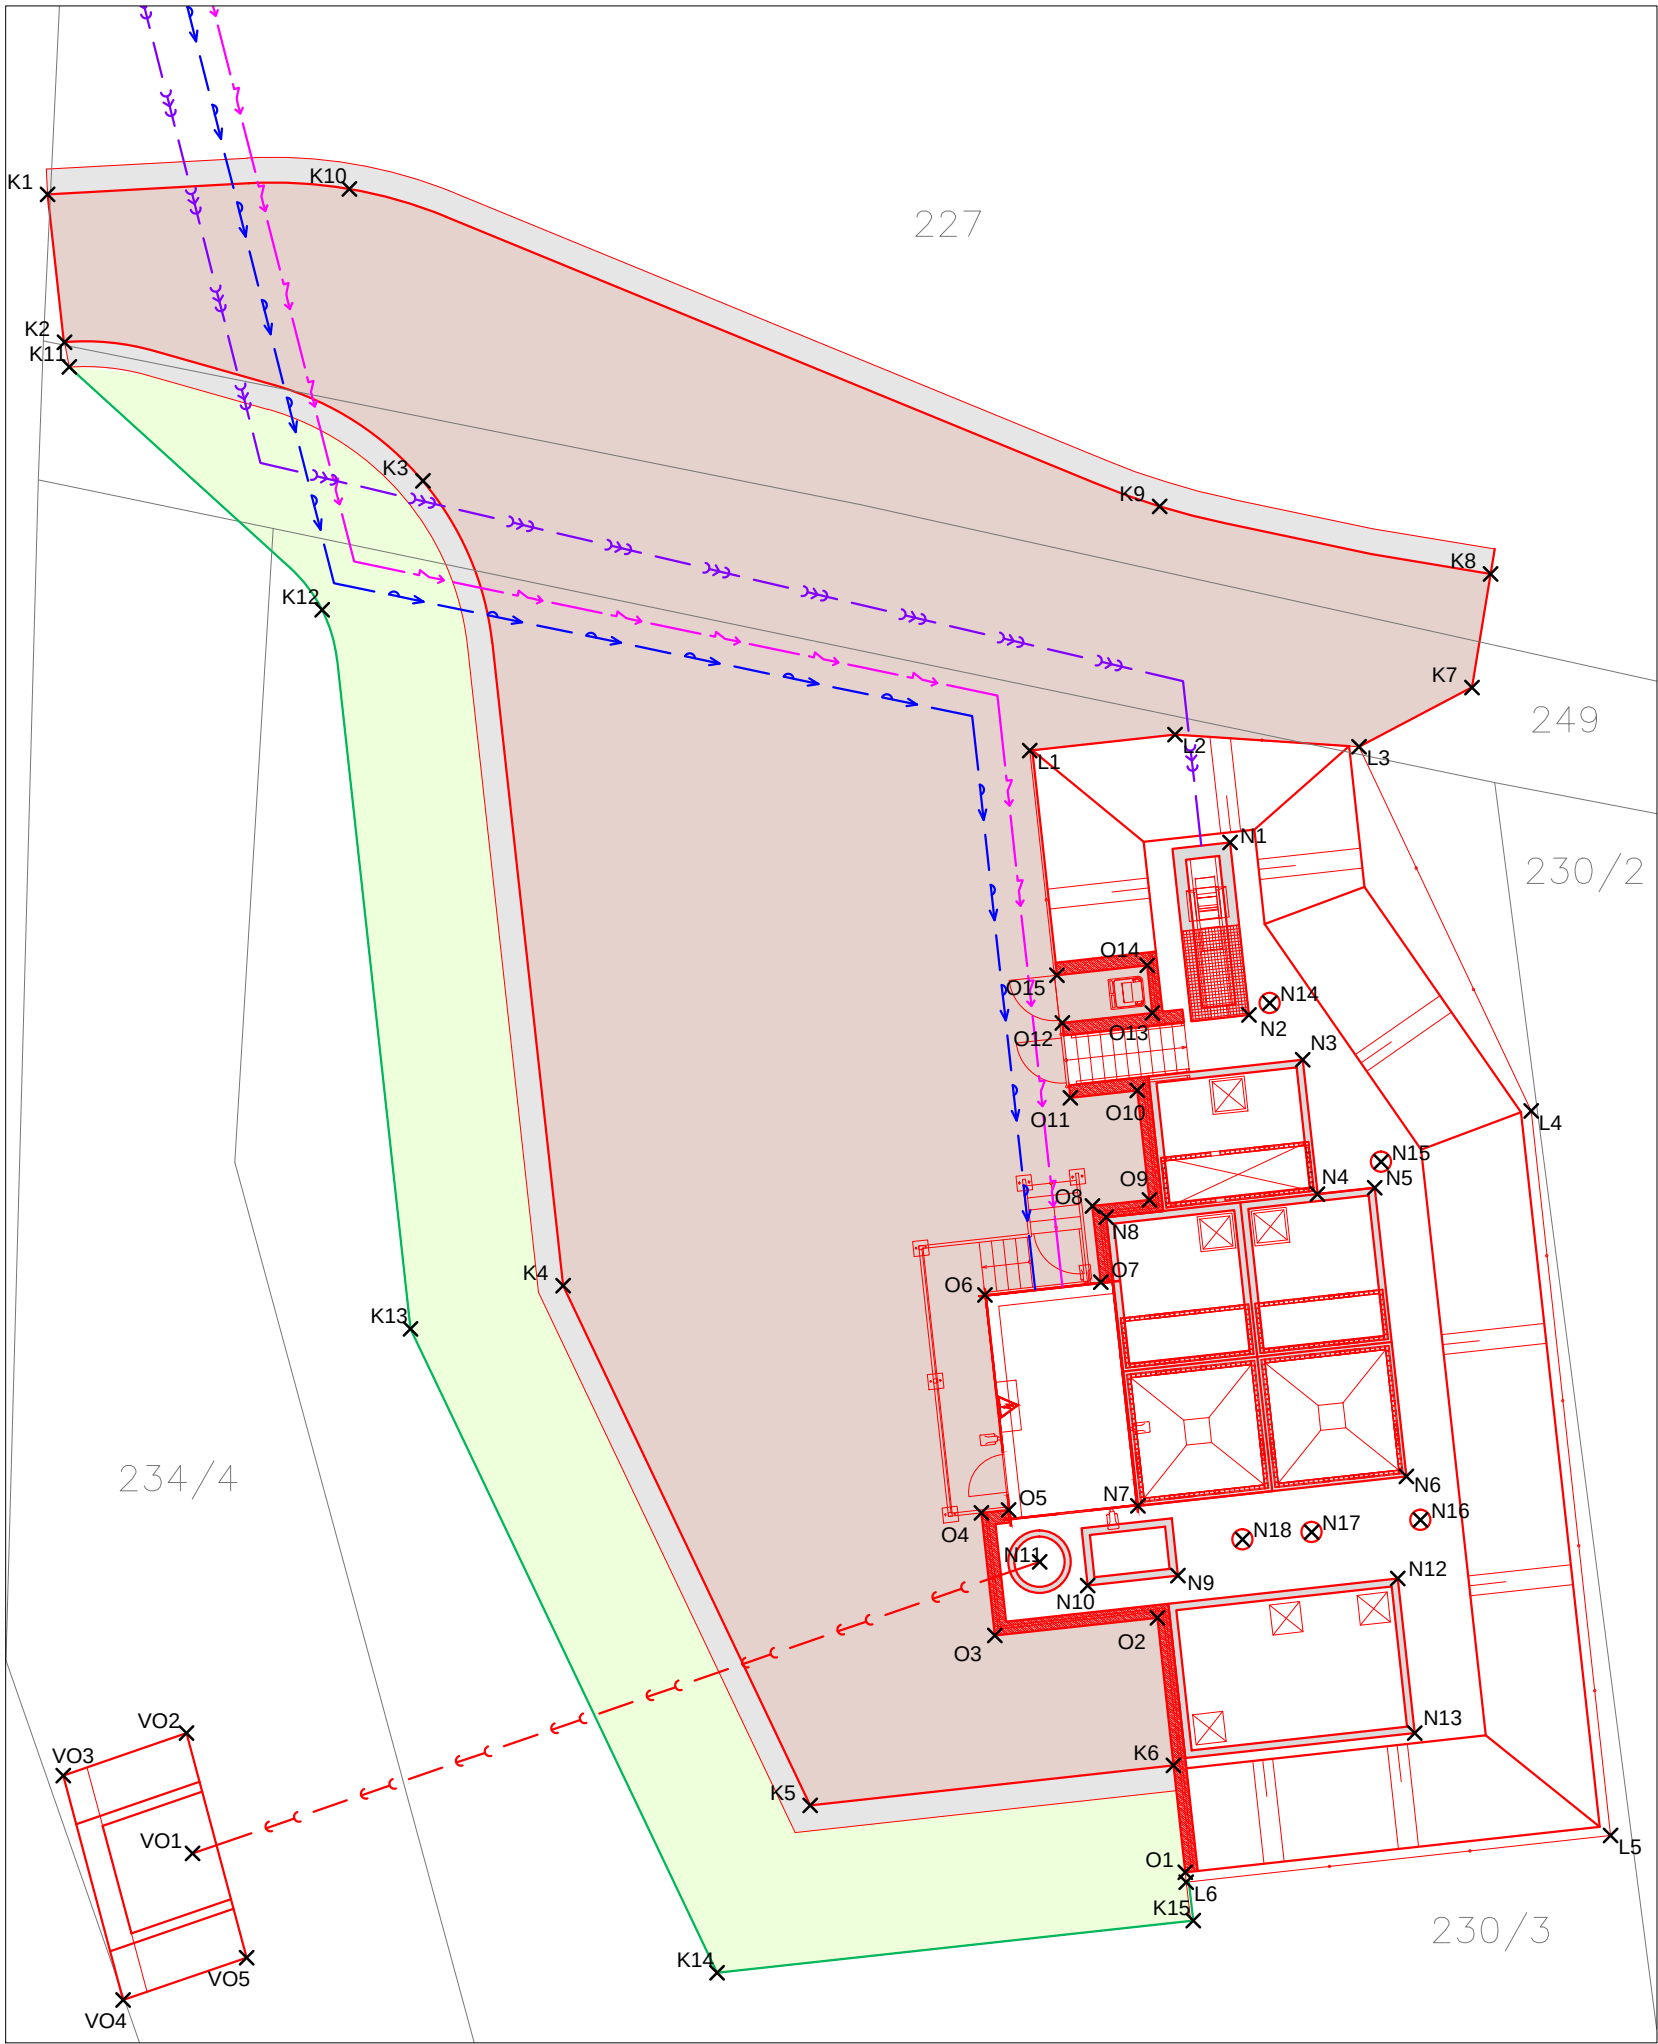

LEGENDA:



NOVĚ NAVRŽENÉ

- GRAVITAČNÍ SPLAŠKOVÁ KANALIZACE
- TLAKOVÁ SPLAŠKOVÁ KANALIZACE
- OBJEKTY
- VŠ 166.50
164.50
V1 167.10
164.80
- U1/
- P1/
- Š9 173.04
171.00
- UŠ1 166.83
164.53
ČS 1 166.54
161.85
- GRAVITAČNÍ PŘÍPOJKA - VEŘEJNÁ ČÁST
- TLAKOVÁ PŘÍPOJKA - VEŘEJNÁ ČÁST
- VODOVODNÍ PŘÍPOJKA
- PŘÍPOJKA ELEKTRICKÉ ENERGIE

OSTATNÍ

- PARCELNÍ HRANICE DLE KN
- PARCELNÍ ČÍSLA DLE KN
- VYTYČOVACÍ BODY - PŘÍPOJKY
- VYTYČOVACÍ BODY - TRASA KANALIZACE
- VYTYČOVACÍ BODY - PŘÍPOJKA NN
- VYTYČOVACÍ BODY - VODOVODNÍ PŘÍPOJKA
- VYTYČOVACÍ BODY - PŘÍJEZDOVÁ KOMUNIKACE
- VYTYČOVACÍ BODY - OPĚRNÁ ZEď
- N9
- L6
- VO1

KLAD LISTŮ

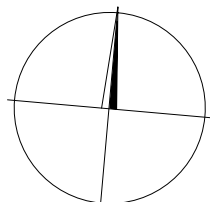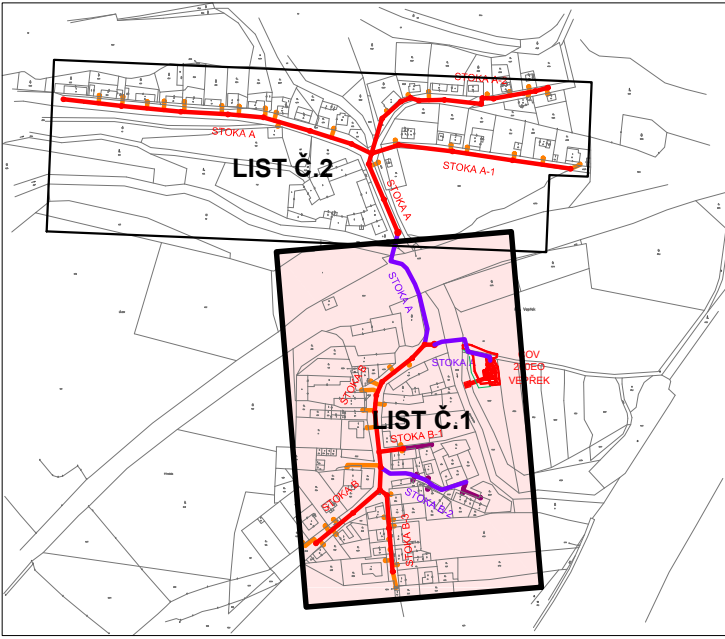

Výškový systém Bpv

Souřadnicový systém S-JTSK

Objednatel: Obec Nová Ves, Nová Ves 154, 277 52 Nová Ves		Číslo zakázky: 1563_3_VHS	 VHS PROJEKT , s.r.o. www.vhsprojekt.cz tel.: 779220274 IČ: 03508684	
Odpovědný projektant: Ing. Martin Jakoubek, AI 0008590		Kontroloval: Ing. Hana Pířová, AI 0013277		
Návrh: Filip Soudek		Výpracoval: Filip Soudek		
Název a účel díla: SPLAŠKOVÁ KANALIZACE A ČOV - VEPŘEK DPS - Dokumentace pro provádění stavby				
Část dokumentace: SITUACE VYTYČOVACÍCH BODŮ - LIST Č.1			Datum: říjen 2017	Počet formátů: 6 x A4
			Měřítko: 1:500	Číslo přílohy: C.c.a.

VHS PROJEKT VHS PROJEKT, s.r.o.
www.vhsprojekt.cz
tel.: 775922074
IČ: 03508684
Zlončice 144, 278 01 Kralupy nad Vltavou
Kancelář - budova HECKL
Přemyslova 153, 278 01 Kralupy n. Vlt.