

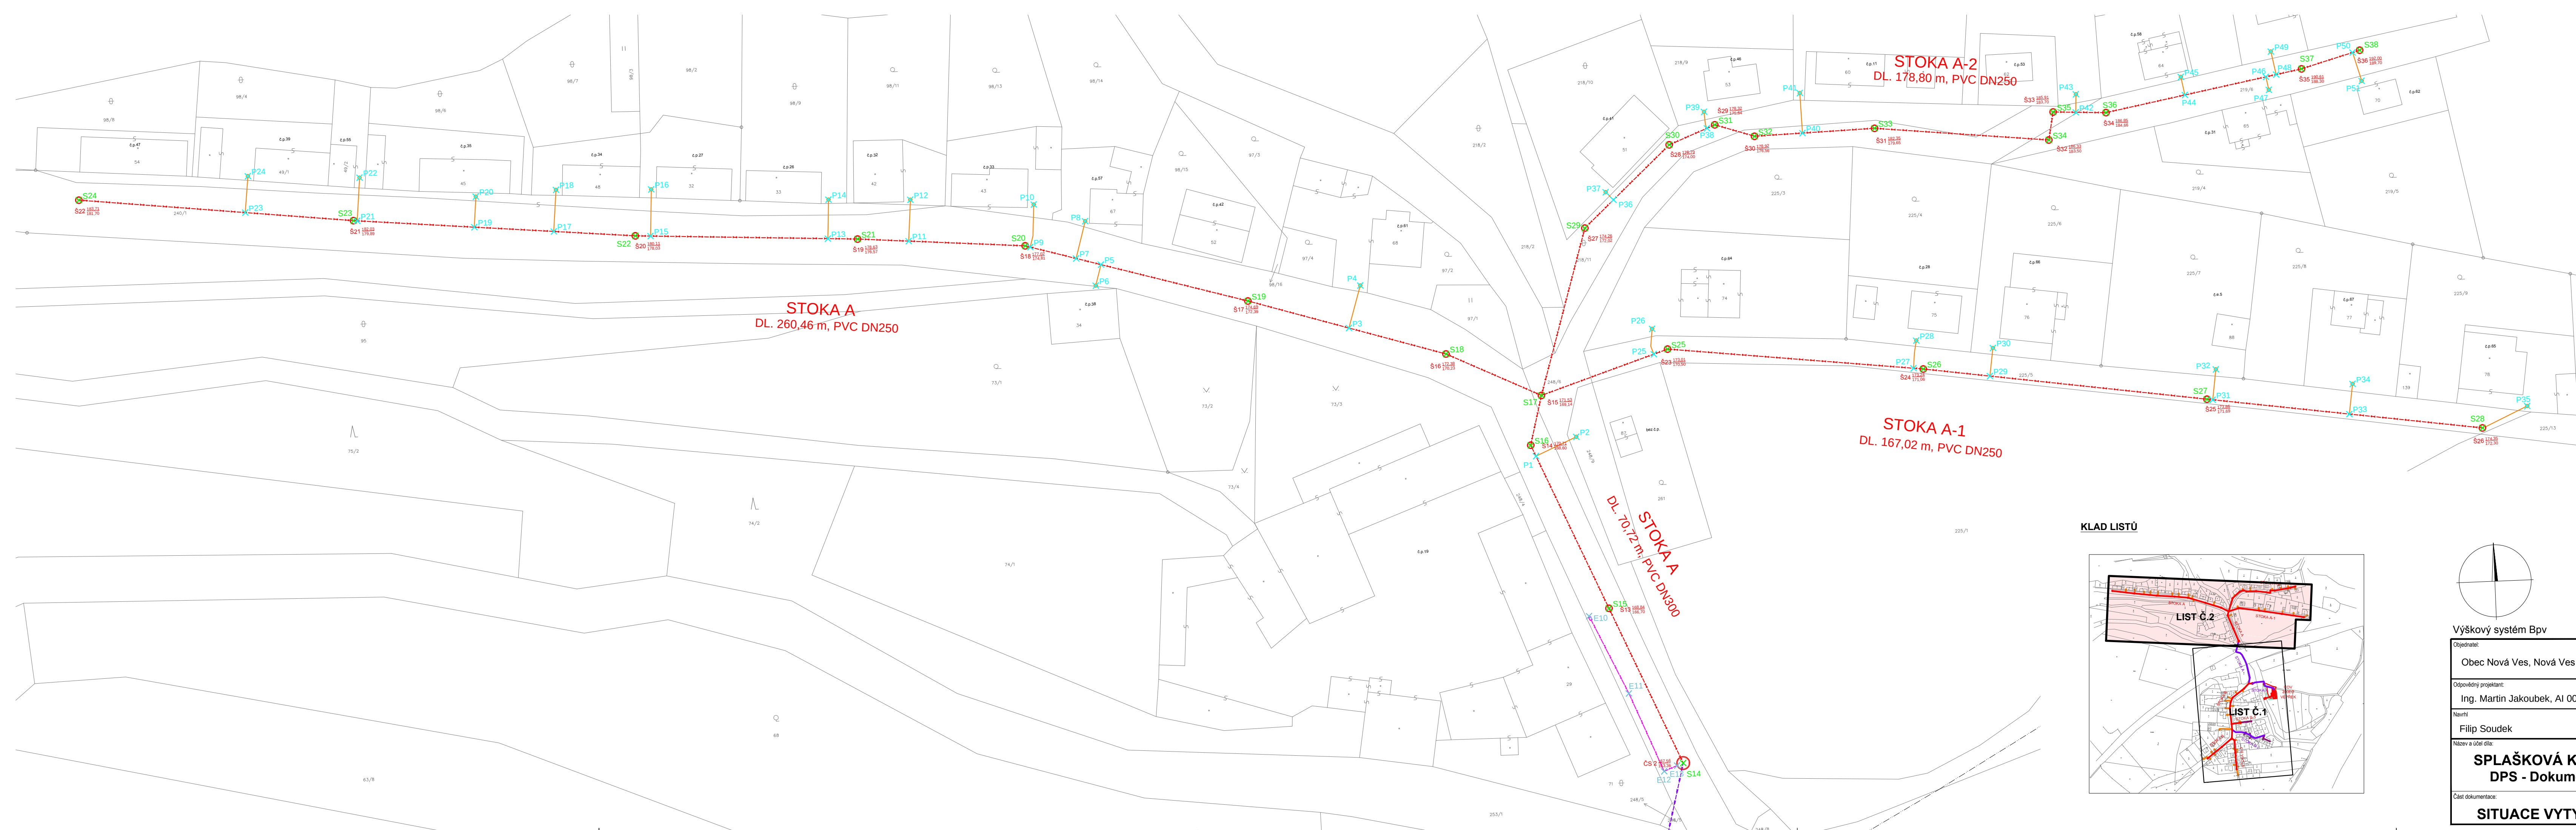


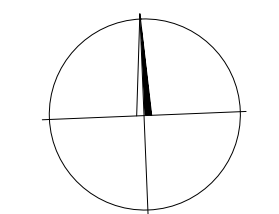

KLAD LISTŮ

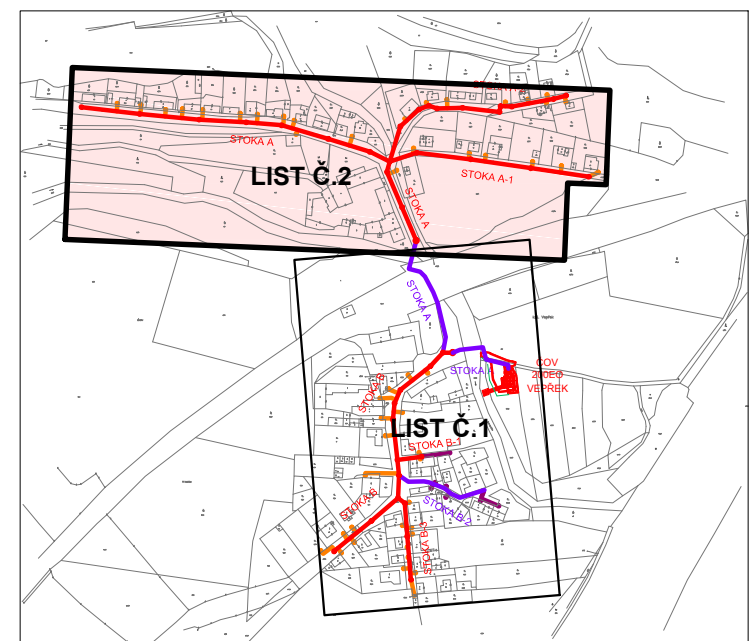

Výškový systém Bpv		Souřadnicový systém S-JTSK	
Objednatel: Obec Nová Ves, Nová Ves 154, 277 52 Nová Ves		Číslo zakázky: 1563_3_VHS	
Odpovědný projektant: Ing. Martin Jakoubek, AI 0008590		Kontroloval: Ing. Hana Pišová, AI 0013277	
Návrh: Filip Soudek		Výpracoval: Filip Soudek	
Název a účel díla: SPLAŠKOVÁ KANALIZACE A ČOV - VEPŘEK DPS - Dokumentace pro provádění stavby			
Část dokumentace: SITUACE VYTYČOVACÍCH BODŮ - LIST Č.2		Datum: říjen 2017	Počet formátů: 6 x A4
		Měřítko: 1:500	Číslo přílohy: C.c.b.

LEGENDA:

NOVĚ NAVRŽENÉ

- GRAVITAČNÍ SPLAŠKOVÁ KANALIZACE
- TLAKOVÁ SPLAŠKOVÁ KANALIZACE
- OBJEKTY
- VODOMĚRNÁ ŠACHTA
- VZDUŠNÍKOVÁ ŠACHTA
- UZÁVĚR/ŠOUPĚ
- PROPLACHOVACÍ SOUPRAVA
- REVIZNÍ ŠACHTA Ø1000
- UKLIDŇOVACÍ ŠACHTA
- ČERPACÍ STANICE
- GRAVITAČNÍ PŘÍPOJKA - VEŘEJNÁ ČÁST
- TLAKOVÁ PŘÍPOJKA - VEŘEJNÁ ČÁST
- VODOVODNÍ PŘÍPOJKA
- PŘÍPOJKA ELEKTRICKÉ ENERGIE

OSTATNÍ

- PARCELNÍ HRANICE DLE KN
- PARCELNÍ ČÍSLA DLE KN
- VYTYČOVACÍ BODY - PŘÍPOJKY
- VYTYČOVACÍ BODY - TRASA KANALIZACE
- VYTYČOVACÍ BODY - PŘÍPOJKA NN
- VYTYČOVACÍ BODY - VODOVODNÍ PŘÍPOJKA
- VYTYČOVACÍ BODY - PŘÍJEZDOVÁ KOMUNIKACE
- VYTYČOVACÍ BODY - OPĚRNÁ ZEĎ
- VYTYČOVACÍ BODY - NÁDRŽE ČOV
- VYTYČOVACÍ BODY - OPLOCENÍ
- VYTYČOVACÍ BODY - VÝUSTNÍ OBJEKT