



ŘEZ UKLIDŇOVACÍ ŠACHTOU

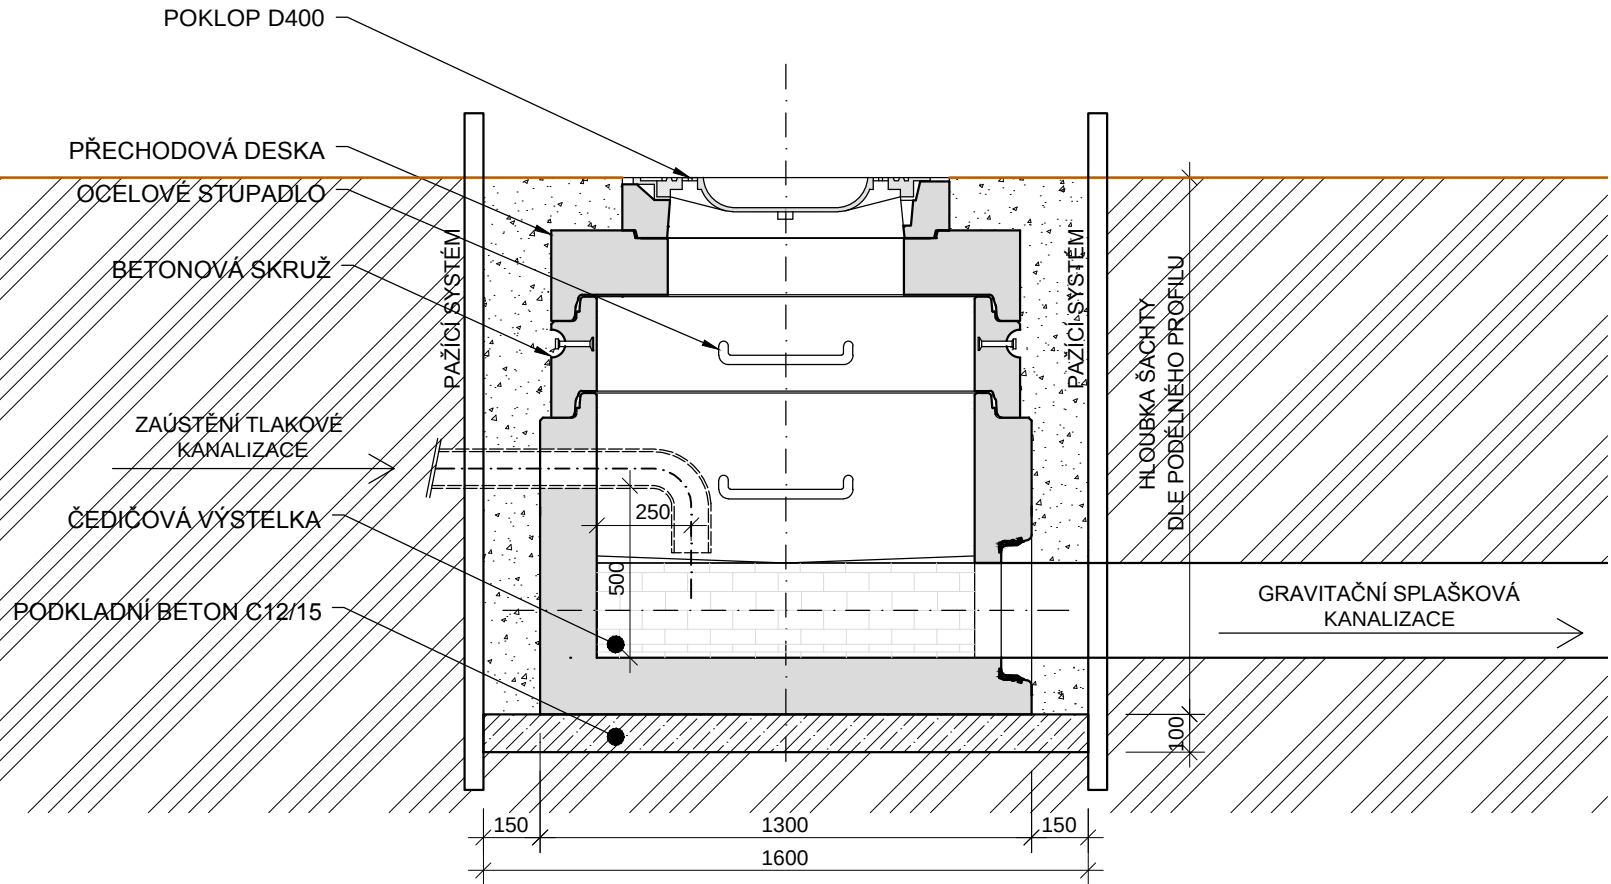

LEGENDA:

	ŽELEZOBETONOVÉ KONSTRUKCE – PREFABRIKOVANÉ DÍLCE
	HUTNĚNÝ ZÁSYP
	PROSTÝ BETON C12/15
	ROSTLÝ TERÉN

PŮDORYS DNA ŠACHTY

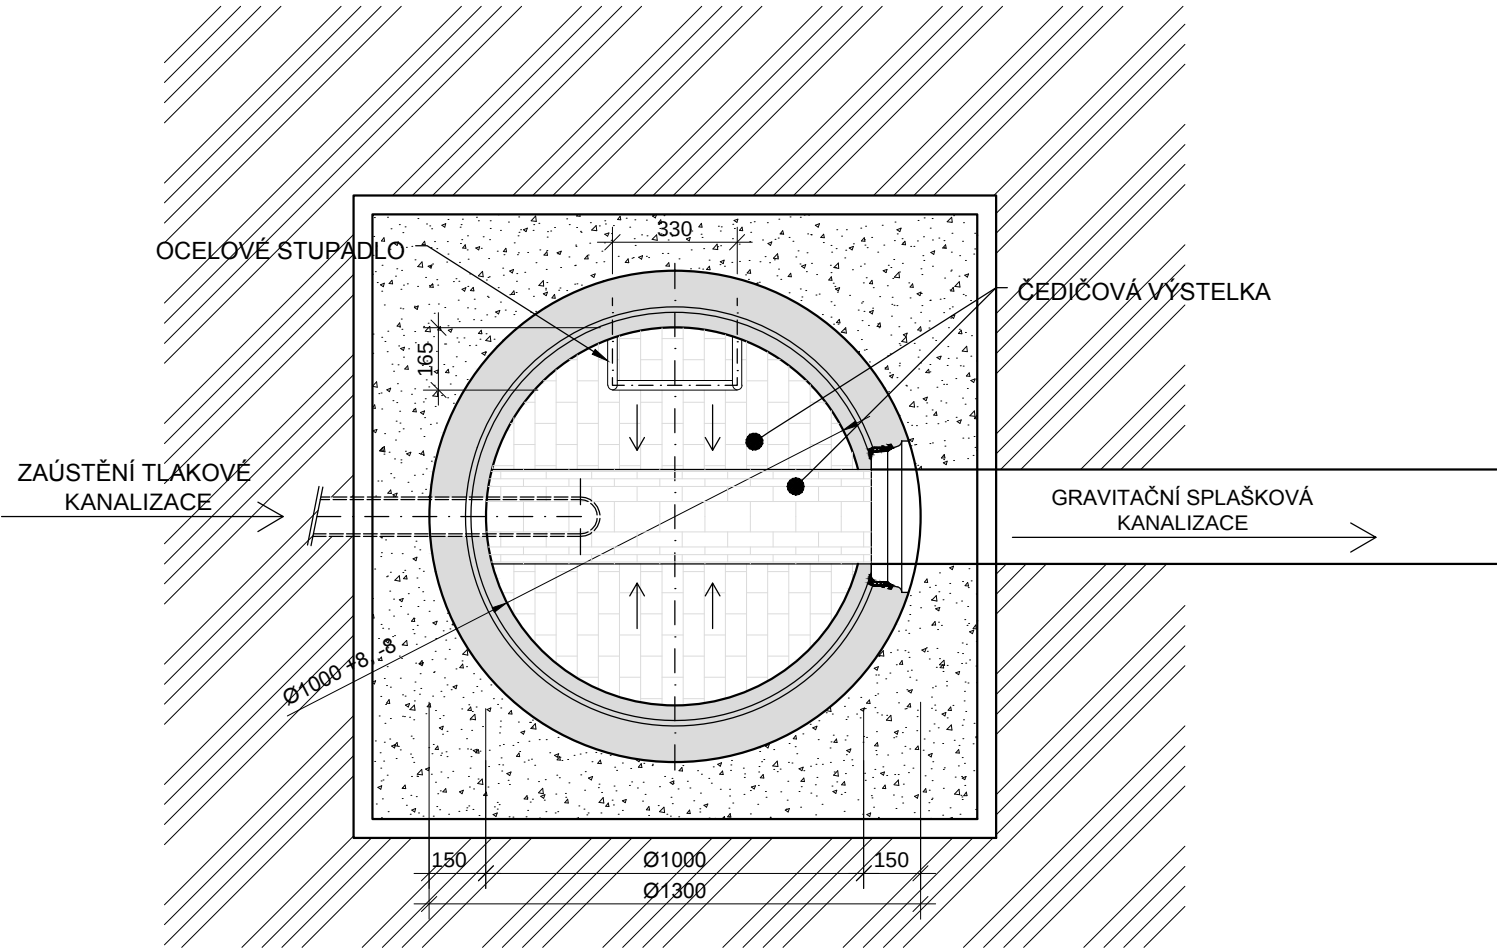

- POZNÁMKA:
- JEDNOTLIVÉ DÍLCE ŠACHET BUDOU VYSTROJENY INTEGROVANÝM TĚSNĚNÍM.
 - POKLOPY VŠECH ŠACHET V ZÁPLAVOVÉM ÚZEMÍ Q₁₀₀ BUDOU VODOTĚSNÉ.
 - PŘESNÉ SKLADBY ŠACHET JSOU NEDÍLNOU SOUČÁSTÍ SOUHRNNÉ TECHNICKÉ ZPRÁVY.

Výškový systém Bpv		Souřadnicový systém S-JTSK	
Objednatel: Obec Nová Ves, Nová Ves 154, 277 52 Nová Ves		Číslo zakázky: 1563_3_VHS	
Odpovědný projektant: Ing. Martin Jakoubek, AI 0008590		Kontroloval: Ing. Hana Píšová, AI 0013277	
Navrhl Ing. Hana Píšová, AI 0013277		Vypracoval: Ing. Alžběta Krásová	
Název a účel díla: SPLAŠKOVÁ KANALIZACE A ČOV - VEPŘEK DPS - Dokumentace pro provádění stavby		VHS PROJEKT, s.r.o. www.vhsprojekt.cz tel.: 775922074 IČ: 03508684 Zlončice 144, 278 01 Kralupy nad Vltavou Kancelář - budova HECKL Přemyslova 153, 278 01 Kralupy n. Vlt.	
		Datum: říjen 2017	Počet formátů: 2 x A4
Část dokumentace: IO 01 VZOROVÝ VÝKRES UKLIDŇOVACÍ ŠACHTY		Měřítko: 1:20	Číslo přílohy: D.b.e.