



ŘEZ A-A'
M 1:50

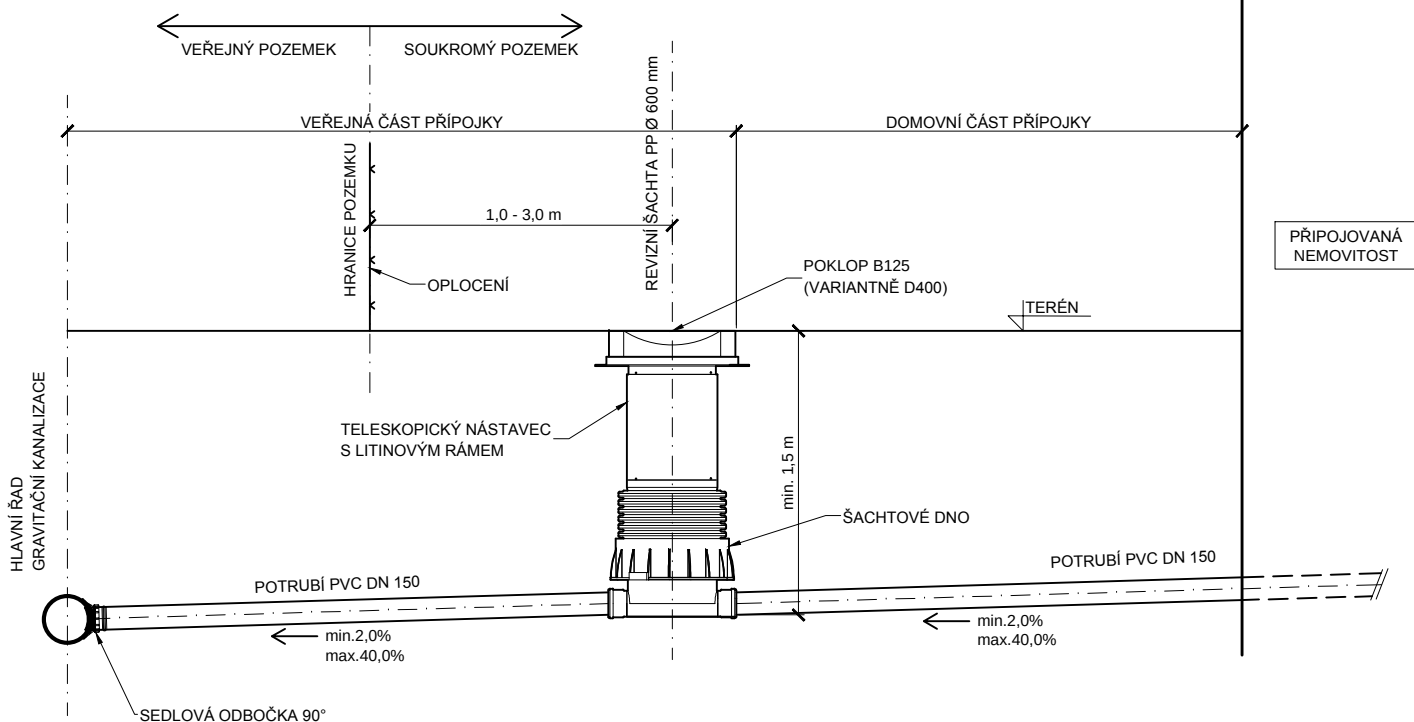

PŮDORYS
M 1:50

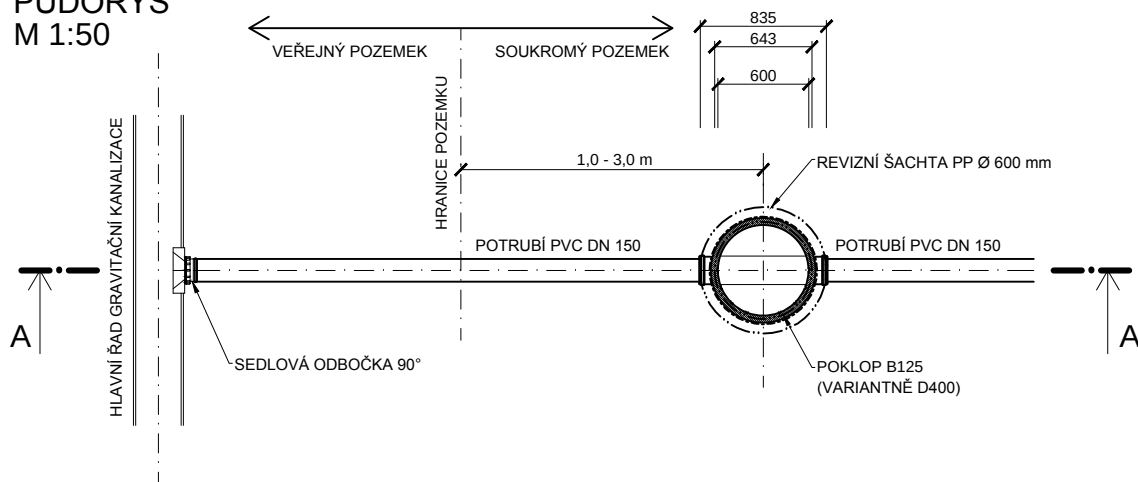

Výškový systém Bpv

Souřadnicový systém S-JTSK

Objednatel: Obec Nová Ves, Nová Ves 154, 277 52 Nová Ves		Číslo zakázky: 1563_3_VHS	 VHS PROJEKT, s.r.o. www.vhsprojekt.cz tel.: 775922074 IČ: 03508684 Zlončice 144, 278 01 Kralupy nad Vltavou Kancelář - budova HECKL Přemyslova 153, 278 01 Kralupy n. Vlt.	
Odpovědný projektant: Ing. Martin Jakoubek, AI 0008590	Kontroloval: Ing. Hana Píšová, AI 0013277			
Navrhl Ing. Hana Píšová, AI 0013277	Vypracoval: Ing. Alžběta Krásová			
Název a účel díla: SPLAŠKOVÁ KANALIZACE A ČOV - VEPŘEK DPS - Dokumentace pro provádění stavby				
Část dokumentace: IO 02 VZOROVÝ ŘEZ - PŘÍPOJKA NA GRAVITAČNÍ KANALIZACI			Datum: říjen 2017	Počet formátů: 1xA4
			Měřítko: 1:50	Číslo přílohy: D.c.b.