



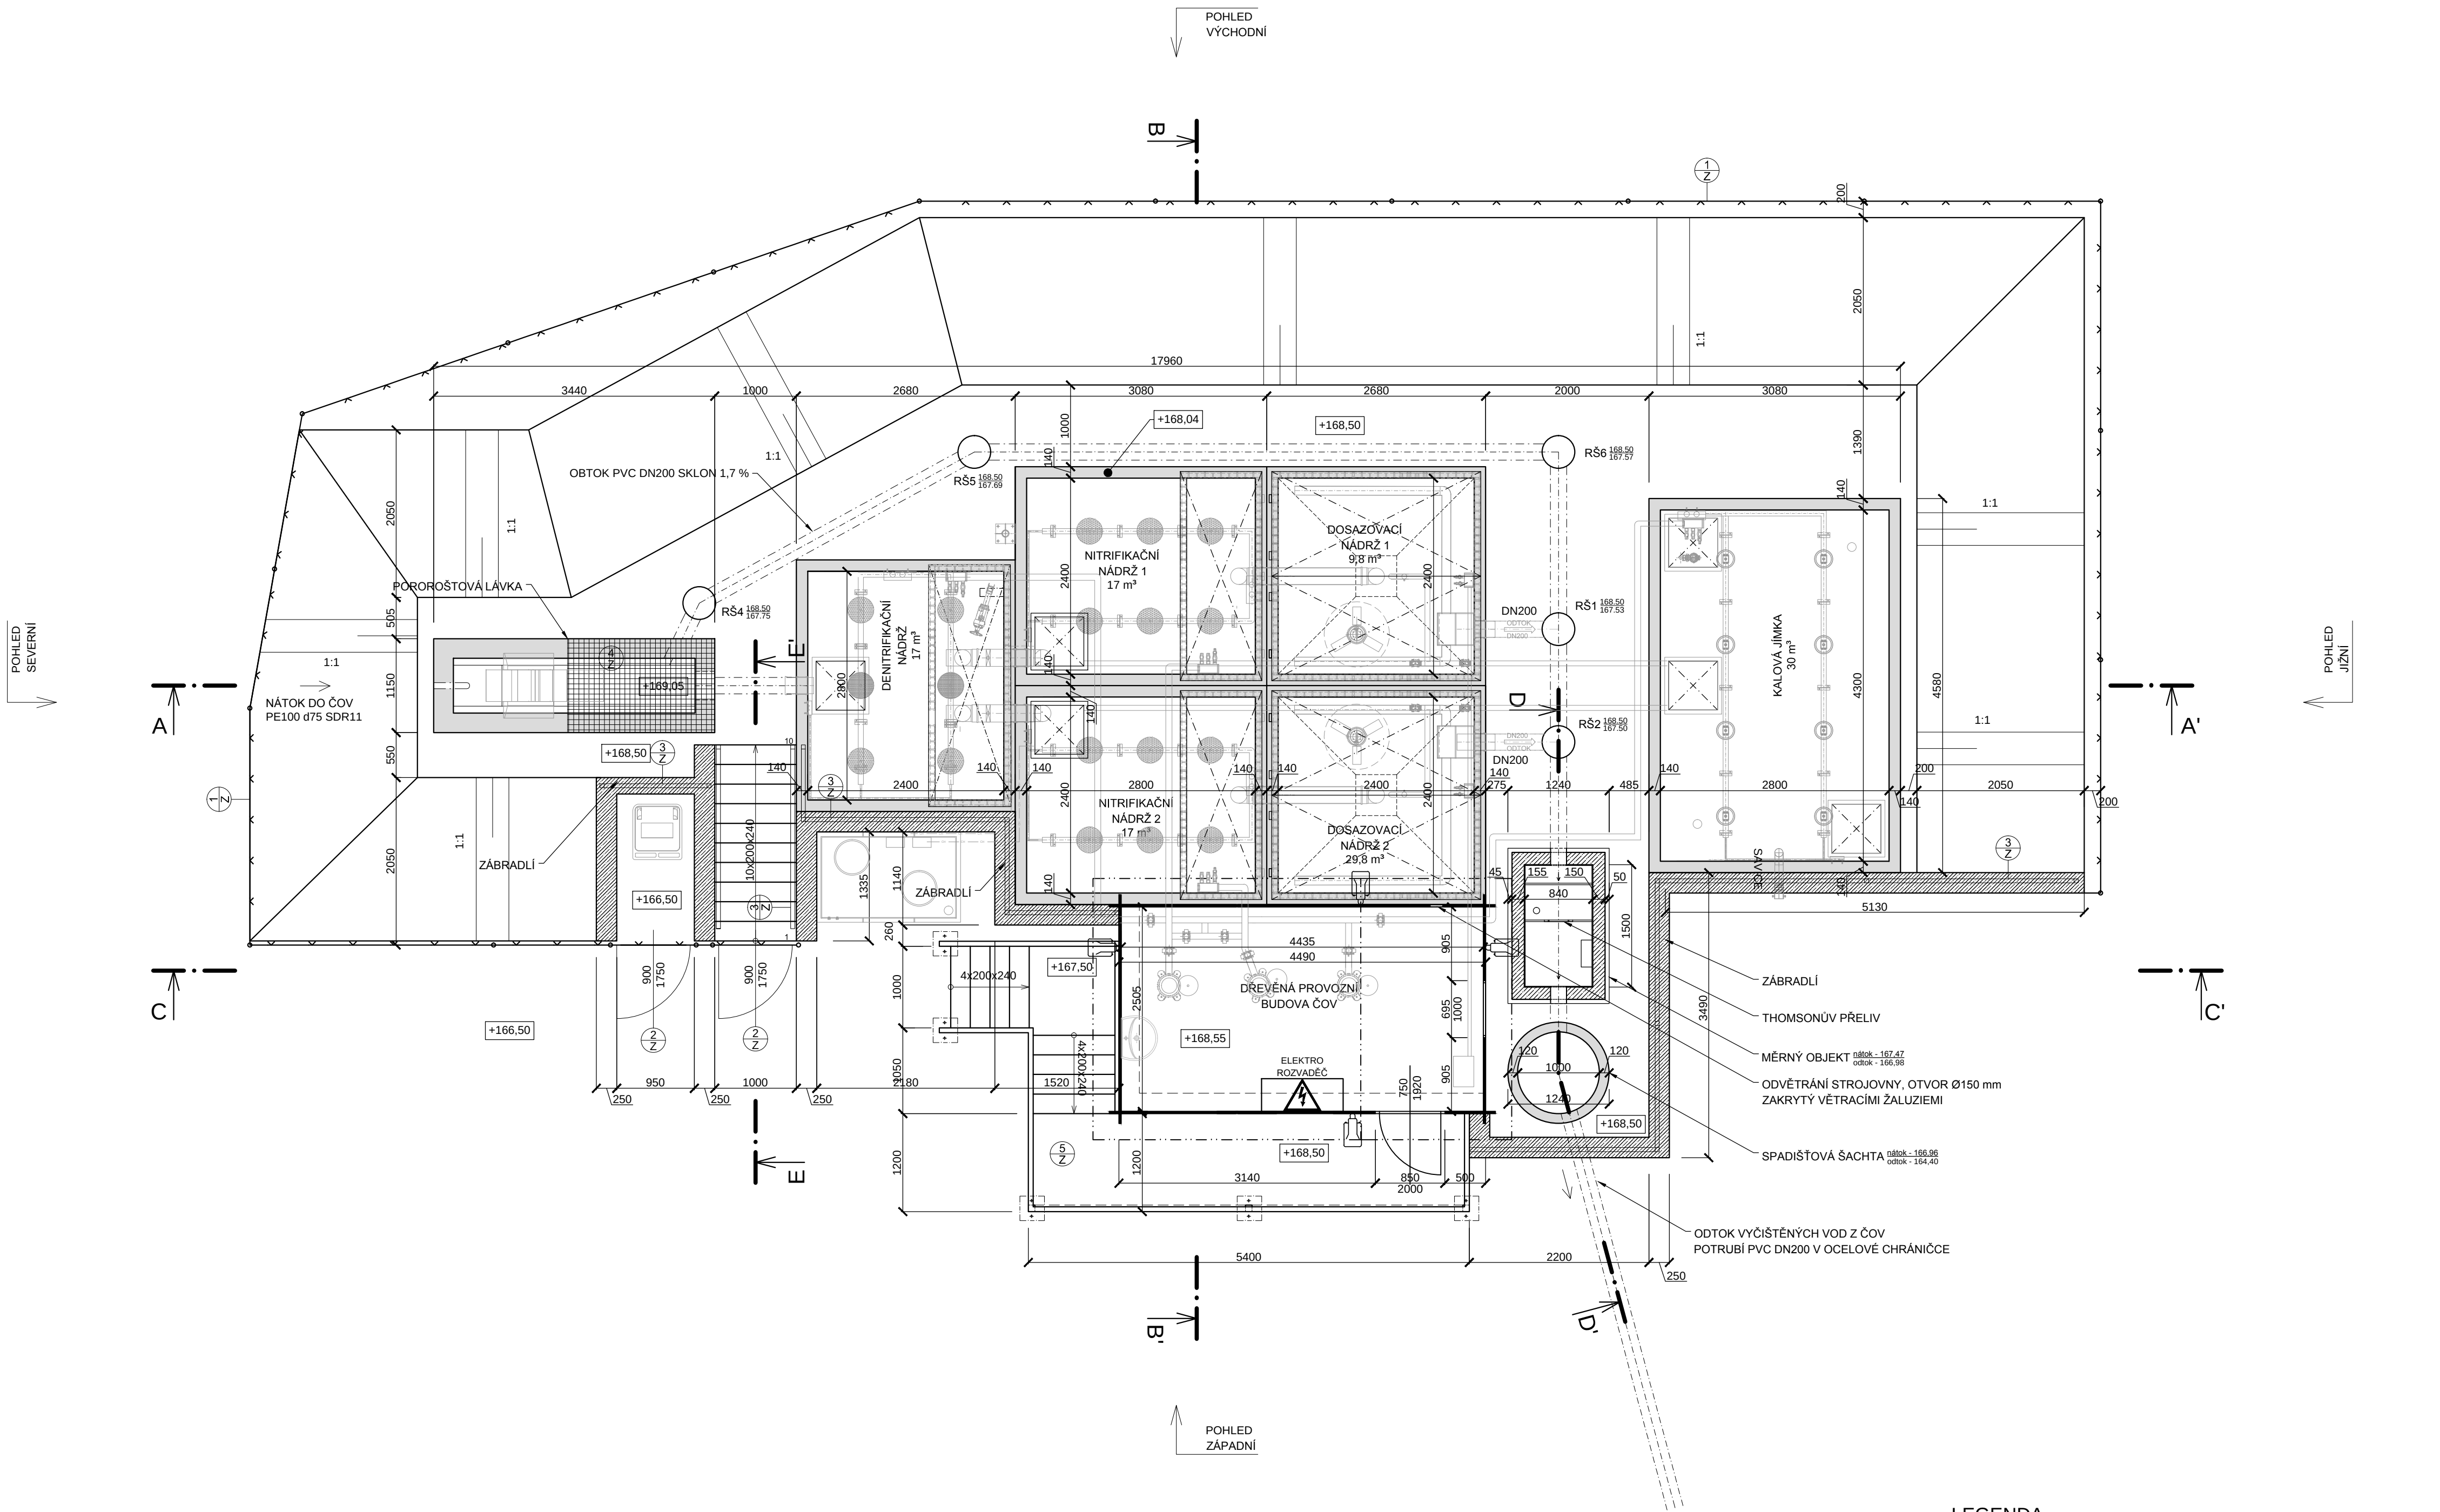

- DOPLŇUJÍCÍ INFORMACE:
- PROSTUPY PRO VZDUCHOVÉ POTRUBÍ BUDOU UTĚSNĚNY POLYBUTYLENOVÝM PLASTICKÝM TMELEM
 - PROSTUPY DN200 BUDOU ŘEŠENY POMOČÍ MANŽETY S DVOJITÝM TĚSNĚNÍM
 - SPÁRA STROP/KOMÍNEK BUDE ZATĚSNĚNA POLYBUTYLENOVÝM PLASTICKÝM TMELEM
 - SPÁRA NÁDRŽ/STROP BUDE ZATĚSNĚNA BOBTNAVÝM PÁSKEM
 - PRO KOTVENÍ VYSTROJENÍ BUDOU POUŽITY NEREZOVÉ NARÁŽECÍ KOTVY M8x30 S VNITŘNÍM ZÁVITEM
 - PRO KOTVENÍ KOMÍNKŮ BUDOU POUŽITY NEREZOVÉ NARÁŽECÍ KOTVY M10x40 S VNITŘNÍM ZÁVITEM
 - SPOJ HADIC A POTRUBÍ JE TŘEBA ZAJISTIT NEREZOVOU SVORKOU
 - OTVORY PRO ŠROUBY V KONSTRUKCI KOMÍNKŮ NA UCHYCENÍ K ZÁKRYTOVÉ DESCE JE TŘEBA PŘEDVRTAT VE VÝROBNĚ.
 - OTVORY PRO ŠROUBY V ZÁKRYTOVÉ DESCE JE TŘEBA NAVRTAT PODLE OTVORŮ V KOMÍNCÍCH.
 - POSTUP: PŘILOŽIT KOMÍNEK, POZNAČIT OTVORY, ODSUNOUT KOMÍNEK, NAVRTAT, VYČISTIT VRTY, NATLOUCT KOTVY, NANĚST VRSTVU POLYBUTYLENOVÉHO PLASTICKÉHO TMELU, OSADIT KOMÍNEK A PŘES PODLOŽKY PŘÍŠROUBOVAT.
 - VEŠKERÉ OCELOVÉ KONSTRUKCE BUDOU PROVEDENY S POVRCHOVOU ÚPRAVOU FeZn A BUDE NA NĚ VYPRACOVÁNA VÝROBNÍ DOKUMENTACE.

- POZNÁMKY:
- NÁDRŽE ČOV TVOŘÍ BETONOVÉ PREFABRIKÁTY.
 - NÁSYPY A ZÁSYPY ZEMINOU BUDOU STAVĚNY A BUDOVÁNY Z K TOMU VHDNÉHO MATERIÁLU PO VRSTVÁCH 0,15 M A BUDOU VYKAZOVAT TYTO PARAMETRY: 95% PS V PŘÍPADĚ SOUDRŽNÝCH ZEMIN A ID=0,9 V PŘÍPADĚ NESOUDRŽNÝCH ZEMIN.
 - HROMOSVODOVÉ SVODY BUDOU CHRÁNĚNY 400 MM NAD A 400 MM POD ZEM OCHRANNÝM ANTIKOROZNÍM NÁTĚREM. STEJNĚ TAK BUDOU OŠETŘENY SPOJE ULOŽENÉ V ZEMI. VODOROVNÁ HROMOSVODOVÁ INSTALACE BUDE PROVEDENA DRÁTEM FeZn 8 MM. K JÍMACÍMU VEDENÍ NUTNO PŘIPOJIT VEŠKERÉ KOVOVÉ KONSTRUKCE NACHÁZEJÍCÍ SE STŘEŠE. HROMOSVODOVÉ SVODY BUDOU PROVEDENY DRÁTEM FeZn 8 MM A OD SVORKY SZ A PAK DRÁTEM FeZn PR. 10 MM K UZEMŇOVACÍ SOUSTAVĚ ZE ZEMNÍČÍHO PÁSKU FeZn 30x4MMn ULOŽENÉHO VE VÝKOPU NEBO V ZÁKLADECH. JE NUTNÉ PROPOJIT VŠECHNY KOVOVÉ ČÁSTI V ZÁKLADECH A V KONSTRUKCI (ARMOVÁNÍ, OK, KONSTRUKČNÍ PRVKY) PŘIVAŘENÍM (PŘIPOJENÍM) KE SPOL. UZEMŇOVACÍ SOUSTAVĚ - METODA PROPOJIT VŠE SE VŠÍM.
 - K VEŠKERÝM ZÁMEČNICKÝM KONSTRUKCÍM MUSÍ BÝT VYPRACOVÁNA VÝROBNÍ DOKUMENTACE

- LEGENDA
- OPLOCENÍ Z DRÁTĚNÉHO PLETIVA
 - BETON C20/25 XC1
 - PREFABRIKOVANÉ KONSTRUKCE

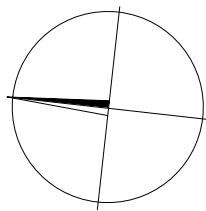

Výškový systém Bpv

Souřadnicový systém S-JTSK

Objednatel: Obec Nová Ves, Nová Ves 154, 277 52 Nová Ves		Číslo zakázky: 1563_3_VHS	 ® VHS PROJEKT, s.r.o. www.vhsprojekt.cz tel.: 775922074 IČ: 03508684 Zlončice 144, 278 01 Kralupy nad Vltavou Kancelář - budova HECKL Přemyslova 153, 278 01 Kralupy n. Vlt.	
Odpovědný projektant: Ing. Martin Jakoubek, AI 0008590	Kontroloval: Ing. Hana Příšová, AI 0013277			
Navrhl Filip Soudek	Vyraboval: Filip Soudek			
Název a účel díla: SPLAŠKOVÁ KANALIZACE A ČOV - VEPŘEK DPS - Dokumentace pro provádění stavby				
Část dokumentace: SO 01 PŮDORYS			Datum: říjen 2017 Měřítko: 1:50	Podobí formátu: 3 x A4 Číslo přílohy: D.e.a.