



Pomáhat a chránit

KRAJSKÉ ŘEDITELSTVÍ POLICIE STŘEDOČESKÉHO KRAJE

Územní odbor Mělník
Dopravní inspektorát
Bezručova 2796
276 01 Mělník



Č.j.: KRPS-917-170/ČJ-2016-010606

Mělník 10. listopadu 2016

Počet listů: 1

Přílohy: PD

Žadatel: VHS PROJEKT, s.r.o.

Přemyslova 153

278 01 Kralupy nad Vltavou

STANOVISKO

**k projektové dokumentaci pro stavbu/účel/akci : „Přípojky splaškové kanalizace – Vepřek“ –
pro účely územního rozhodnutí**

Policie České republiky Krajské ředitelství policie Středočeského kraje Dopravní inspektorát Mělník po posouzení projektové dokumentace výše uvedené stavby z hlediska bezpečnosti a plynulosti provozu na pozemních komunikacích vydává následující stanovisko.

Z projektové dokumentace je zřejmé, že dojde k zásahu stavby do pozemních komunikací v obci Vepřek a k omezení obecného užívání pozemních komunikací. Z tohoto důvodu bude pro účely stavby stanovena přechodná úprava provozu na pozemních komunikacích, kterou stanoví příslušný správní úřad po předchozím písemném stanovisku PČR DI Mělník. PČR DI Mělník zároveň vydá předchozí souhlas ke zvláštnímu užívání pozemních komunikací.

Pevné překážky mohou být umístěny v minimálním bezpečnostním odstupu 0,5 metru od okraje pozemní komunikace.

V rámci stavby musí být dodrženy platné ČSN a nesmí docházet ke znečišťování pozemních komunikací.

Technologie budou voleny tak, aby docházelo k co nejmenšímu omezení provozu na pozemních komunikacích.

Zpracoval:

vrchní inspektor nrap. Ludmila Adamcová




Marek Novák
komisář nrap. Marek Novák DiS.
vedoucí DI Mělník



LEGENDA

- PŘÍPOJKA NA GRAVITAČNÍ KANALIZACI
- PŘÍPOJKA NA TLAKOVOU KANALIZACI
- NAVRHOVANÁ GRAVITAČNÍ SPLAŠKOVÁ KANALIZACE – NENÍ PŘEDMĚTEM TÉTO PD
- NAVRHOVANÁ TLAKOVÁ SPLAŠKOVÁ KANALIZACE – NENÍ PŘEDMĚTEM TÉTO PD
- ▨ ZÁPLAVOVÉ ÚZEMÍ – Q100
- ▨ ZÁPLAVOVÉ ÚZEMÍ – Q20
- ▨ ZÁPLAVOVÉ ÚZEMÍ – Q5

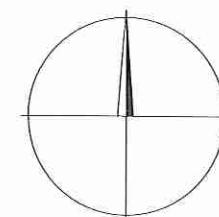

POLICIE ČESKÉ REPUBLIKY
KRAJSKÉ ŘEDITELSTVÍ POLICIE
STŘEDOČESKÉHO KRAJE
DOPRAVNÍ INSPEKTORÁT
276 01 MELNÍK


10.11.2016

Výškový systém Bpv

Souřadnicový systém S-JTSK

Objednatel: Obec Nová Ves, Nová Ves 154, 277 52 Nová Ves		Číslo zakázky: 1563_4_VHS		 VHS PROJEKT, s.r.o. www.vhsprojekt.cz tel.: 775922074 IČ: 03508684 Zlončice 144, 278 01 Kralupy nad Vltavou Kancelář - budova HECKL Přemyslova 153, 278 01 Kralupy n. Vlt.
Odpovědný projektant: Ing. Martin Jakoubek, AI 0008590		Kontroloval: Ing. Hana Pišová, AI 0013277		
Navrhl: Ing. Hana Pišová, AI 0013277		Vypracoval: Ing. Alžběta Krásová		
Název a účel díla: PŘÍPOJKY SPLAŠKOVÉ KANALIZACE - VEPŘEK DUR - Dokumentace k žádosti o vydání rozhodnutí o umístění stavby				
Část dokumentace: SITUACE ŠIRŠÍCH VZTAHŮ				
Datum: říjen 2016		Počet formátů: 2xA4		
Měřítko: 1:2500		Číslo přílohy: C.a.		

VHS PROJEKT
VHS PROJEKT, s.r.o.
www.vhsprojekt.cz
tel.: 775922074
IČ: 03508684
Zlončice 144, 278 01 Kralupy nad Vltavou
Kancelář - budova HECKL
Přemyslova 153, 278 01 Kralupy n. Vlt.

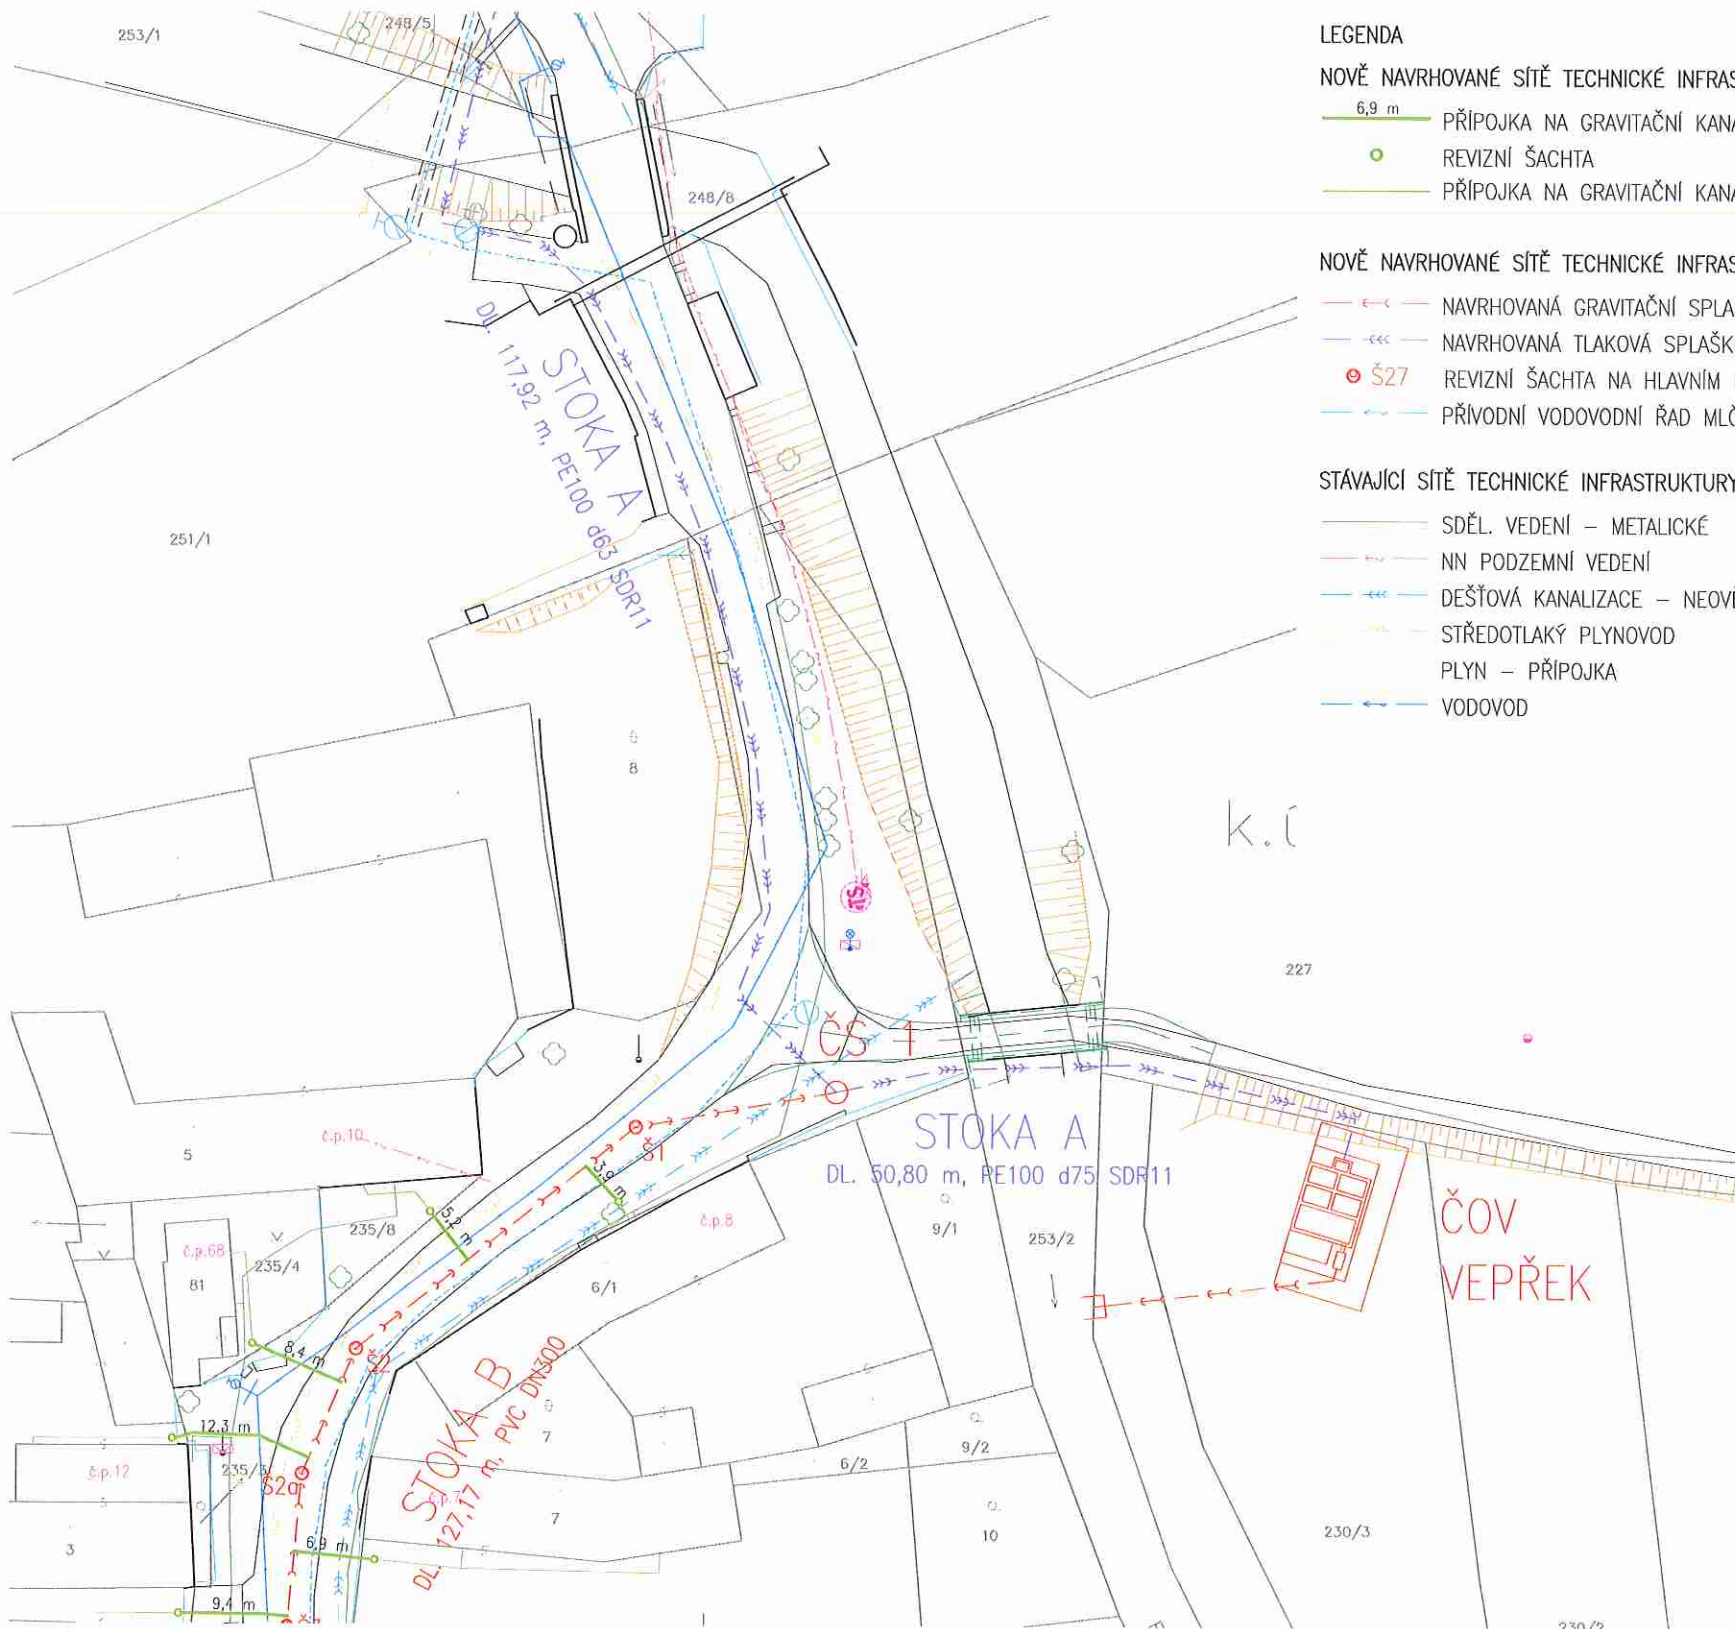

LEGENDA

NOVĚ NAVRHOVANÉ SÍTĚ TECHNICKÉ INFRASTRUKTURY

- 6,9 m PŘÍPOJKA NA GRAVITAČNÍ KANALIZACI + DÉLKA
- REVIZNÍ ŠACHTA
- PŘÍPOJKA NA GRAVITAČNÍ KANALIZACI – DOMOVNÍ ČÁST, NENÍ PŘEDMĚTEM TÉTO PD

NOVĚ NAVRHOVANÉ SÍTĚ TECHNICKÉ INFRASTRUKTURY – NEJSOU PŘEDMĚTEM TÉTO PD

- NAVROVANÁ GRAVITAČNÍ SPLAŠKOVÁ KANALIZACE
- NAVROVANÁ TLAKOVÁ SPLAŠKOVÁ KANALIZACE
- Š27 REVIZNÍ ŠACHTA NA HLAVNÍM ŘADU GRAVITAČNÍ KANALIZACE
- PŘÍVODNÍ VODOVODNÍ ŘAD MLČECHVOSTY VEPŘEK

STÁVAJÍCÍ SÍTĚ TECHNICKÉ INFRASTRUKTURY

- SDĚL. VEDENÍ – METALICKÉ
- NN PODZEMNÍ VEDENÍ
- DEŠŤOVÁ KANALIZACE – NEOVĚŘENÁ TRASA
- STŘEDOTLAKÝ PLYNOVOD
- PLYN – PŘÍPOJKA
- VODOVOD

OSTATNÍ

- KOMUNIKACE, CHODNÍKY – GEODETICKY ZAMĚŘENO
- TERÉN, HRANY – GEODETICKY ZAMĚŘENO
- PLOTY, VJEZDY – GEODETICKY ZAMĚŘENO
- BUDOVY – GEODETICKY ZAMĚŘENO
- STROMY, KŘOVINY – GEODETICKY ZAMĚŘENO
- č.p.54 ČÍSLO POPISNÉ
- HRANICE POZEMKŮ DLE KN
- 856/2 ČÍSLO POZEMKU DLE KN

POZNÁMKA

- VE VÝKRESU JSOU VYZNAČENA POUZE PODZEMNÍ VEDENÍ SÍTĚ TECHNICKÉ INFRASTRUKTURY, TRASY BYLY PŘEDÁNY SPRÁVCI JEDNOTLIVÝCH SÍTĚ
- PŘED STAVBOU JE NUTNÉ NECHAT VŠECHNY SÍTĚ A ZAŘÍZENÍ TI VYTÝČIT, A TO VČETNĚ TRAS PŘÍPOJEK

KLAD LISTŮ


LIST 1

LIST 2

LIST 3

POLICIE ČESKÉ REPUBLIKY
KRAJSKÉ ŘEDITELSTVÍ POLICIE
STŘEDOČESKÉHO KRAJE
DOPLŮVNÍ INSPEKTORÁT
278 01 MĚLNÍK

10.11.2016 *myb*

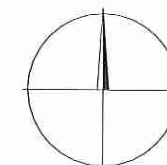

Výškový systém Bpv

Souřadnicový systém S-JTSK


Objednatel: Obec Nová Ves, Nová Ves 154, 277 52 Nová Ves		Číslo zakázky: 1563_4_VHS	
Odpovědný projektant: Ing. Martin Jakoubek, AI 0008590		Kontroloval: Ing. Hana Pišová, AI 0013277	
Navrhl: Ing. Hana Pišová, AI 0013277		Vyraboval: Ing. Alžběta Krásová	
Název a účel díla: PŘÍPOJKY SPLAŠKOVÉ KANALIZACE - VEPŘEK DUR - Dokumentace k žádosti o vydání rozhodnutí o umístění stavby			
Část dokumentace: KOORDINAČNÍ SITUACE STAVBY- LIST Č.2			

 VHS PROJEKT, s.r.o. www.vhsprojekt.cz tel.: 775922074 IČ: 03508684	
Zlončice 144, 278 01 Kralupy nad Vltavou Kancelář - budova HECKL Přemyslova 153, 278 01 Kralupy n. Vlt.	
Datum: říjen 2016	Počet formátů: 3xA4
Měřítko: 1:500	Číslo přílohy: C.b.b.

VHS PROJEKT VHS PROJEKT, s.r.o.
www.vhsprojekt.cz
tel.: 775922074
IČ: 03508684
Zlončice 144, 278 01 Kralupy nad Vltavou
Kancelář - budova HECKL
Přemyslova 153, 278 01 Kralupy n. Vlt.




- LEGENDA**
- NOVÉ NAVRHOVANÉ SÍTĚ TECHNICKÉ INFRASTRUKTURY**
- PÁROVKA TA GRVITAČNÍ KANALIZACE I DEKA
 - REKVNÍ ŠACHTA
 - PÁROVKA NA GRVITAČNÍ KANALIZACI - DOKOVNÍ ČIST, NEMÍ PŘEDMĚT TĚTO PD
- NOVÉ NAVRHOVANÉ SÍTĚ TECHNICKÉ INFRASTRUKTURY - NEJSOU PŘEDMĚT TĚTO PD**
- NAVHROVNÁ GRVITAČNÍ SPLAŠKOVÁ KANALIZACE
 - NAVHROVNÁ TLAKOVÁ SPLAŠKOVÁ KANALIZACE
 - REKVNÍ ŠACHTA NA HLAVNÍ ŘADU GRVITAČNÍ KANALIZACE
 - PÁROVKA VODOVODNÍ PÁD MLČECHOVSKÝ VÝPŘEK
- STÁVAJÍCÍ SÍTĚ TECHNICKÉ INFRASTRUKTURY**
- SOČ. VEDENÍ - METALICKÉ
 - HNÍ PODZEMNÍ VEDENÍ
 - DEŠŤOVÁ KANALIZACE - NEOVĚŘENÁ TRASA
 - STŘEDOTLAKÝ PLYNOVOD
 - PLYN - PŘÍPOJKA
 - VODOVOD
- OSTATNÍ**
- KOMUNIKACE, CHODNÍKY - GEODETICKY ZAMĚŘENO
 - TEPÉN, HRANÝ - GEODETICKY ZAMĚŘENO
 - PLATY, VÝZVY - GEODETICKY ZAMĚŘENO
 - BUDOVY - GEODETICKY ZAMĚŘENO
 - STROMY, KŘOVINY - GEODETICKY ZAMĚŘENO
 - ČÍSLO POŘADNÉ
 - HRANICE POZEMKŮ DLE KN
 - ČÍSLO POZEMKU DLE KN
- POZNÁMKA**
- VE VÝKRESU JSOU VYZNAČENA POUZE PODZEMNÍ VEDENÍ SÍTĚ TECHNICKÉ INFRASTRUKTURY, TRASY BILY PŘEDMĚT SPRÁVY JEDNOTLIVÝCH SÍTĚ
 - PŘED STAVBOU JE NUTNÉ NECHAT VŠECHNY SÍTĚ A ZAŘÍZENÍ VÝKRESU, A TO VČETNĚ TRAS PŘÍPOJEK

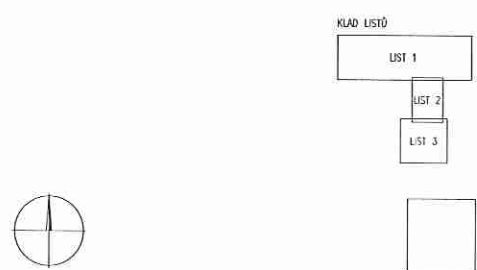

Výkresový systém BpV			Souladový systém S-JTSK	
Objekt	Obec Nová Ves, Nová Ves 154, 217 52 Nová Ves	1563_4_VHS	 VHS PROJEKT, s.r.o. www.vhsprojekt.cz IČ: 25060884 Zvolice 144, 274 01 Hrást u Vodňan Kancelář - Budova HECH Předměstí 153, 274 01 Kralupy n. V.	VHS PROJEKT, s.r.o. www.vhsprojekt.cz IČ: 25060884 Zvolice 144, 274 01 Hrást u Vodňan Kancelář - Budova HECH Předměstí 153, 274 01 Kralupy n. V.
Projektant	Ing. Martin Jankůšek, AI 0008950	Ing. Hana Pilbová, AI 0013277		
Projektant	Ing. Hana Pilbová, AI 0013277	Ing. Alžběta Králová		
Projektant	Ing. Alžběta Králová			
PŘÍPOJKY SPLAŠKOVÉ KANALIZACE - VEPŘEK				
DUR - Dokumentace k žádosti o vydání rozhodnutí o umístění stavby				
KOORDINAČNÍ SITUACE STAVBY - LIST Č.1			1:500	C.b.a.

POLICIE ČESKÉ REPUBLIKY
KRAJSKÉ ŘEDITELSTVÍ POLICIE
STŘEDOČESKÉHO KRAJE
DOPLAČNÍ INSPEKTORÁT
276 01 MELNÍK
10.11.2016 *[Signature]*

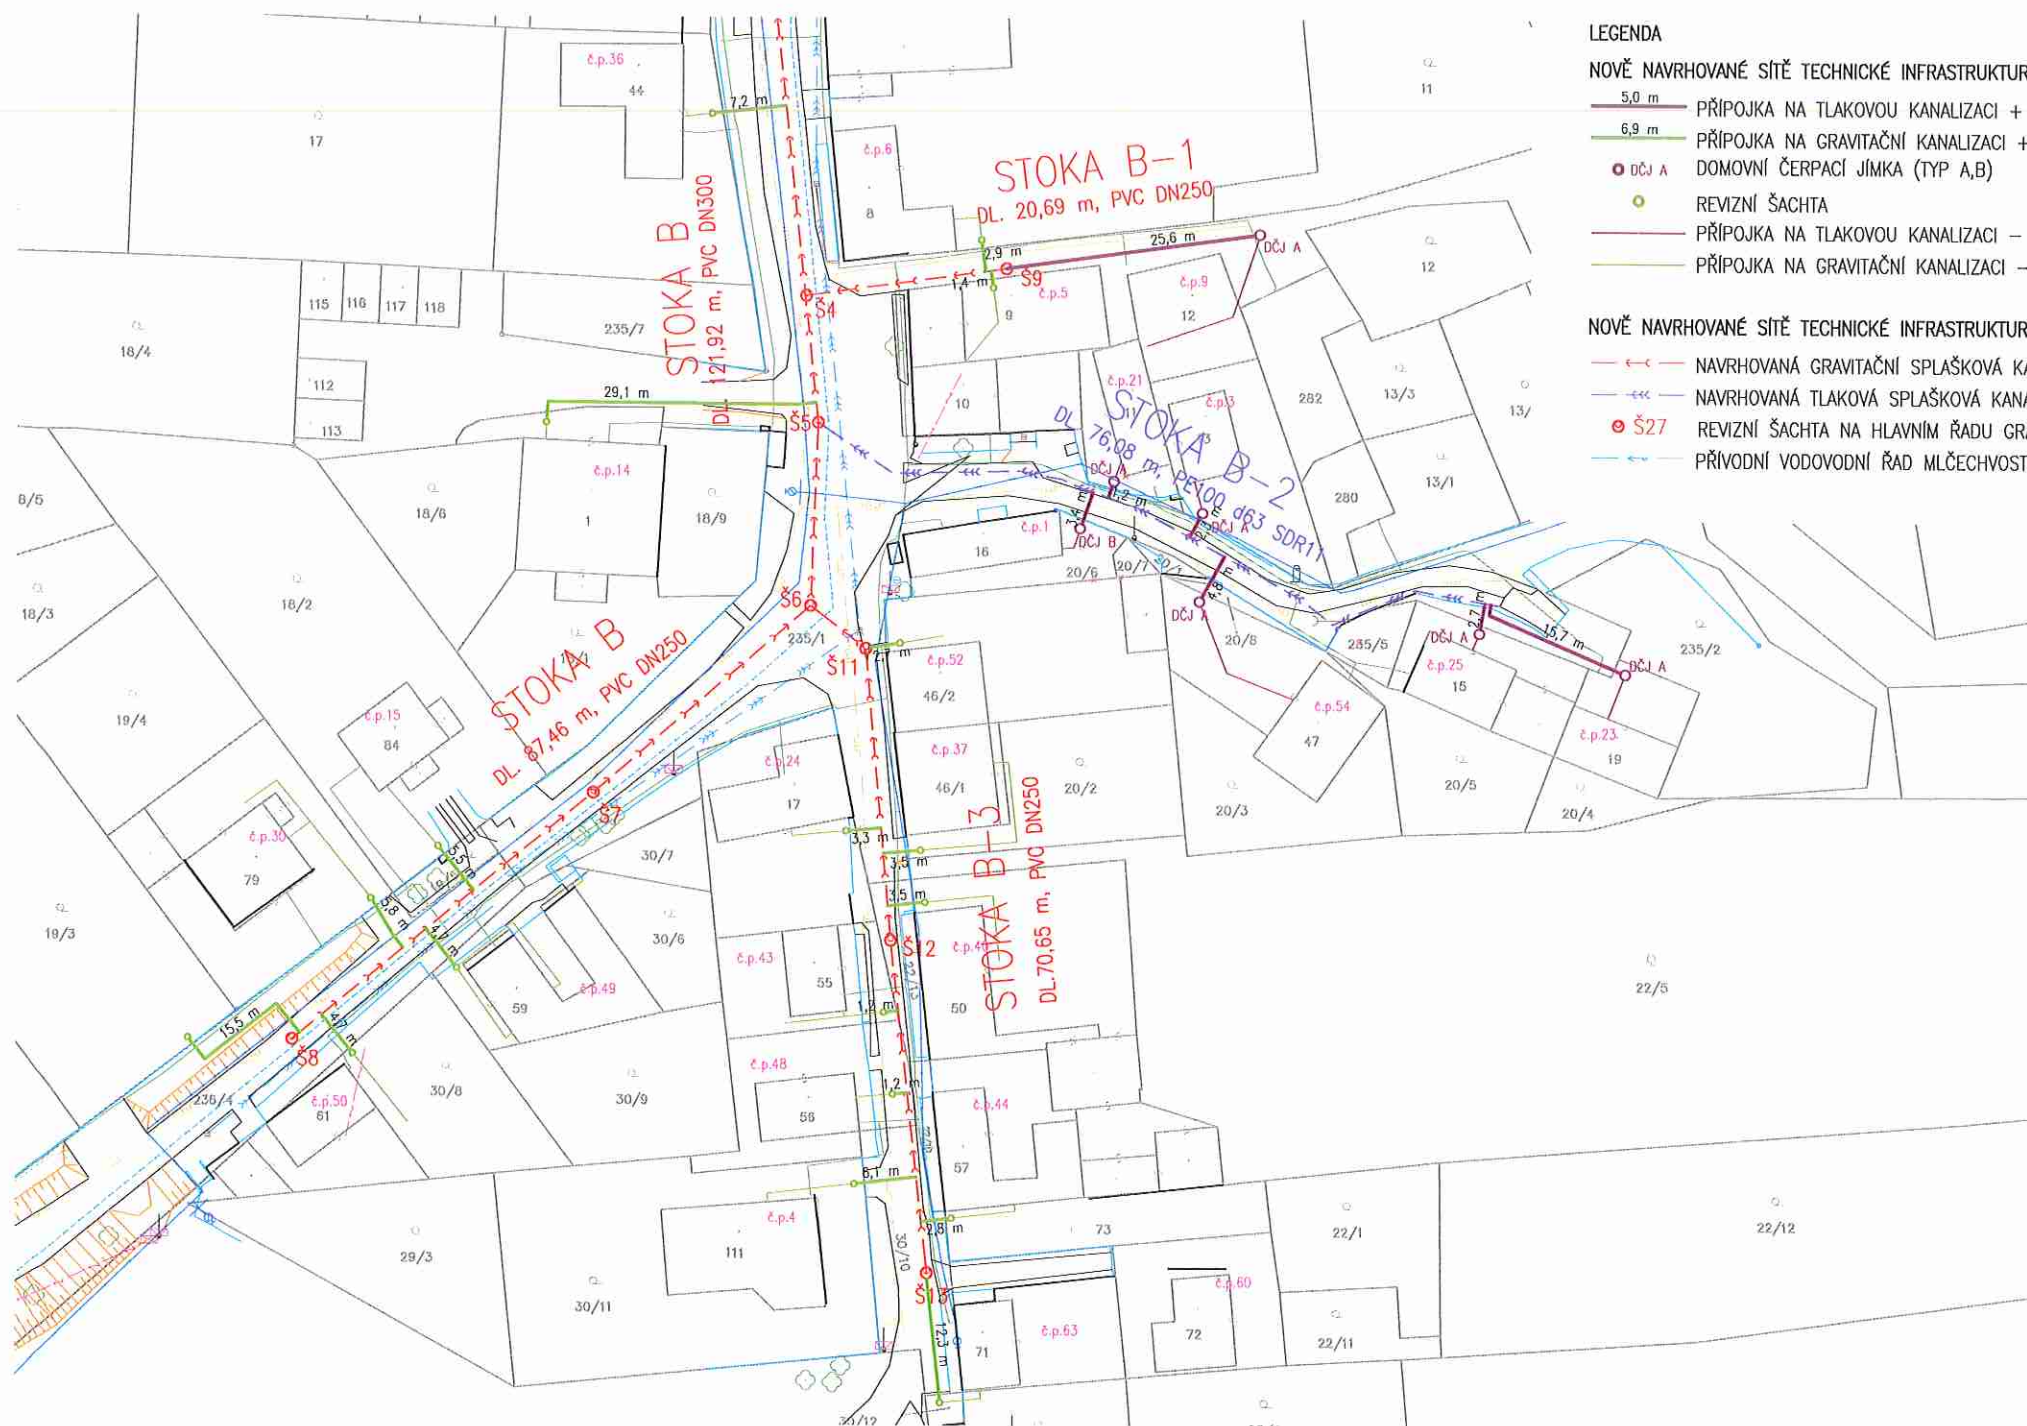

LEGENDA

NOVĚ NAVRHOVANÉ SÍTĚ TECHNICKÉ INFRASTRUKTURY

- 5,0 m PŘÍPOJKA NA TLAKOVOU KANALIZACI + DÉLKA
- 6,9 m PŘÍPOJKA NA GRAVITAČNÍ KANALIZACI + DÉLKA
- DOMOVNÍ ČERPACÍ JÍMKA (TYP A,B)
- REVIZNÍ ŠACHTA
- PŘÍPOJKA NA TLAKOVOU KANALIZACI - DOMOVNÍ ČÁST, NENÍ PŘEDMĚTEM TÉTO PD
- PŘÍPOJKA NA GRAVITAČNÍ KANALIZACI - DOMOVNÍ ČÁST, NENÍ PŘEDMĚTEM TÉTO PD

NOVĚ NAVRHOVANÉ SÍTĚ TECHNICKÉ INFRASTRUKTURY - NEJSOU PŘEDMĚTEM TÉTO PD

- NAVROVANÁ GRAVITAČNÍ SPLAŠKOVÁ KANALIZACE
- NAVROVANÁ TLAKOVÁ SPLAŠKOVÁ KANALIZACE
- REVIZNÍ ŠACHTA NA HLAVNÍM ŘADU GRAVITAČNÍ KANALIZACE
- PŘÍVODNÍ VODOVODNÍ ŘAD MLČECHOVOSTY VEPŘEK

STÁVAJÍCÍ SÍTĚ TECHNICKÉ INFRASTRUKTURY

- SDĚL. VEDENÍ - METALICKÉ
- NN PODZEMNÍ VEDENÍ
- DEŠŤOVÁ KANALIZACE - NEOVĚŘENÁ TRASA
- STŘEDOTLAKÝ PLYNOVOD
- PLYN - PŘÍPOJKA
- VODOVOD



OSTATNÍ

- KOMUNIKACE, CHODNÍKY - GEODETICKY ZAMĚŘENO
- TERÉN, HRANY - GEODETICKY ZAMĚŘENO
- PLOTY, VJEZDY - GEODETICKY ZAMĚŘENO
- BUDOVY - GEODETICKY ZAMĚŘENO
- STROMY, KŘOVINY - GEODETICKY ZAMĚŘENO
- ČÍSLO POPISNÉ
- HRANICE POZEMKŮ DLE KN
- ČÍSLO POZEMKU DLE KN

POZNÁMKA

- VE VÝKRESU JSOU VYZNAČENA POUZE PODZEMNÍ VEDENÍ SÍTĚ TECHNICKÉ INFRASTRUKTURY, TRASY BYLY PŘEDÁNY SPRÁVCI JEDNOTLIVÝCH SÍTĚ
- PŘED STAVBOU JE NUTNÉ NECHAT VŠECHNY SÍTĚ A ZAŘÍZENÍ TI VYTÝČIT, A TO VČETNĚ TRAS PŘÍPOJEK

KLAD LISTŮ

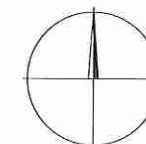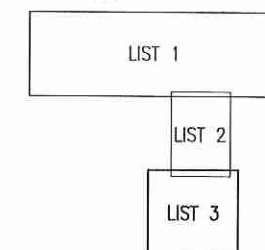

Výškový systém Bpv

Souřadnicový systém S-JTSK

Objednatel Obec Nová Ves, Nová Ves 154, 277 52 Nová Ves		Číslo zakázky 1563_4_VHS	 VHS PROJEKT VHS PROJEKT, s.r.o. www.vhsprojekt.cz tel.: 775922074 IČ: 03506684 Zlončice 144, 278 01 Kralupy nad Vltavou Kancelář - budova HECKL Přemyslova 153, 278 01 Kralupy n. Vlt. Datum říjen 2016 Měřítko 1:500 Formát 3x4 Číslo přílohy C.b.c.
Odpovědný projektant Ing. Martin Jakoubek, AI 0008590	Kontroloval Ing. Hana Pišová, AI 0013277		
Verze Ing. Hana Pišová, AI 0013277	Vypracoval Ing. Alžběta Krásová		
Název a obsah díla PŘÍPOJKY SPLAŠKOVÉ KANALIZACE - VEPŘEK DUR - Dokumentace k žádosti o vydání rozhodnutí o umístění stavby			
Číslo dokumentace KOORDINAČNÍ SITUACE STAVBY- LIST Č.3			

POLICIE ČESKÉ REPUBLIKY
KRAJSKÉ ŘEDITELSTVÍ POLICIE
STŘEDOČESKÉHO KRAJE
DOPRAVNÍ INSPEKTORÁT
276 01 MELNÍK

10. 11. 2016 *[Signature]*