

VHS PROJEKT, s.r.o.
Zlončice č.p. 144
27801 Zlončice

naše značka
5001403896

vyřizuje
Michal Karas

datum
21.11.2016

Věc:

Přípojky splaškové kanalizace - Vepřek

K.ú. - p.č.: Vepřek

Stavebník: Obec Nová Ves , Nová Ves č.p. 154 , 27752 Nová Ves

Účel stanoviska: Povolení stavby - územní režim

GasNet, s.r.o., jako provozovatel distribuční soustavy (PDS) a technické infrastruktury, zastoupený GridServices, s.r.o., vydává toto stanovisko:

K PŘEDLOŽENÉ PD SDĚLUJEME TOTO NAŠE STANOVISKO Z POHLEDU DOTYKU NA PLYNÁRENSKÁ ZAŘÍZENÍ:

V zájmovém prostoru stavby dojde k dotyku s těmito plynárenskými zařízeními:
STL PE plynovody d 50 včetně přípojek

Na základě předložené situace byl předán informační zákres

Pro realizaci stavby stanovujeme tyto podmínky:

- při souběhu a křížení IS požadujeme dodržení odstupových vzdáleností dle ČSN 73 6005
- před zahájením stavby bude provedeno vytyčení PZ viz.odst.3 - poskytnutý zákres je pouze ORIENTAČNÍ
- pokud stavba vyvolá výškovou nebo směrovou úpravu trasy plynárenského zařízení, bude zpracována PD přeložek plynárenských zařízení.
- v ochranném pásmu plynovodů (1+1 m) budou práce prováděny výhradně ručním způsobem
- během stavby nesmí dojít k poškození nebo přemístění PZ

- obrysy kanalizačních šachet budou umístěny minimálně 500 mm od obrysu plynárenského zařízení
- při křížení plynovodů z materiálu PE bude provedena kontrola funkčnosti signalizačního vodiče
- pokud realizace stavby vyvolá výškovou nebo směrovou úpravu trasy plynárenského zařízení, bude toto posuzováno jako přeložka. Náklady budou hrazeny investorem stavby.
- dojde - li ke křížení stokového potrubí s plynovodem v menší vzdálenosti než 500 mm, minimálně však 150 mm, plynovod z PE se opatří chráničkou přesahující stokové potrubí 1 metr na každou stranu.

V rozsahu této stavby souhlasíme s povolením stavby dle zákona 183/2006 Sb. ve znění pozdějších předpisů. Tento souhlas platí jen pro územní řízení, řízení o územním souhlasu, veřejnoprávní smlouvy pro umístění stavby, zjednodušené územní řízení.

Pokud bude třeba pro provedení stavby ohlášení, stavební povolení, veřejnoprávní smlouva o provedení stavby nebo oznámení stavebního záměru s certifikátem autorizovaného inspektora, stavebník požádá GasNet, s.r.o. před jedním z výše uvedených povolení režimů o stanovisko k projektové dokumentaci, nebo k obdobné dokumentaci podle stavebního zákona.

V zájmovém území se mohou nacházet plynárenská zařízení jiných vlastníků či správců, případně i dlouhodobě nefunkční/neprovozovaná plynárenská zařízení bez dostupných informací o jejich poloze a vlastnictví.

Plynárenské zařízení a plynovodní přípojky jsou dle ust. § 2925 zákona č. 89/2012 Sb., občanského zákoníku, provozovány jako zařízení zvlášť nebezpečné a z tohoto důvodu jsou chráněny ochranným pásmem dle zákona č.458/2000 Sb. ve znění pozdějších předpisů.

Nedodržení podmínek uvedených v tomto stanovisku zakládá odpovědnost stavebníka za vzniklé škody.

GridServices, s.r.o.

Plynárenská 499/1
Zábrdovice

602 00 Brno

T +420532221111

F +420545578571

E info@gridservices.cz

I www.gridservices.cz

IČ: 27935311

DIČ: CZ27935311

Zapsán do obchodního rejstříku:

Krajský soud v Brně

oddíl C, vložka 57165

26.07.2007

Bankovní spojení:
Československá obchodní banka,
a.s.

Číslo účtu: 17837923

Kód banky: 0300

Rozsah ochranného pásma je stanoven v zákoně 458/2000 Sb. ve znění pozdějších předpisů.

Při realizaci uvedené stavby budou dodrženy podmínky pro provádění stavební činnosti:

- 1) Za stavební činnosti se pro účely tohoto stanoviska považují všechny činnosti prováděné v ochranném pásmu plynárenského zařízení a plynovodních přípojek (tzn. i bezvýkopové technologie a terénní úpravy) a činnosti mimo ochranné pásmo, pokud by takové činnosti mohly ohrozit bezpečnost a spolehlivost plynárenského zařízení a plynovodních přípojek (např. trhačí práce, sesuvy půdy, vibrace, apod.).
- 2) Stavební činnosti je možné realizovat pouze při dodržení podmínek stanovených v tomto stanovisku. Nebudou-li tyto podmínky dodrženy, budou stavební činnosti, považovány dle § 68 zákona č. 458/2000 Sb. ve znění pozdějších předpisů za činnost bez našeho předchozího souhlasu. Při každé změně projektu nebo stavby (zejména trasy navrhovaných inženýrských sítí) je nutné požádat o nové stanovisko k této změně.
- 3) Před zahájením stavební činnosti bude provedeno vytyčení trasy a přesné určení uložení plynárenského zařízení a plynovodních přípojek. Vytyčení trasy provede příslušná provozní oblast (formulář a kontakt naleznete na www.gridservices.cz nebo NONSTOP zákaznická linka 800 11 33 55). Při žádosti uvede žadatel naši značku (číslo jednací) uvedenou v úvodu tohoto stanoviska. O provedeném vytyčení trasy bude sepsán protokol. Přesné určení uložení plynárenského zařízení a plynovodních přípojek je povinen provést stavebník na svůj náklad. Bez vytyčení trasy a přesného určení uložení plynárenského zařízení a plynovodních přípojek stavebníkem nesmí být vlastní stavební činnosti zahájeny. Vytyčení plynárenského zařízení a plynovodních přípojek považujeme za zahájení stavební činnosti.
- 4) Bude dodržena mj. ČSN 73 6005, TPG 702 04, zákon č. 458/2000 Sb. ve znění pozdějších předpisů, případně další předpisy související s uvedenou stavbou.
- 5) Pracovníci provádějící stavební činnosti budou prokazatelně seznámeni s polohou plynárenského zařízení a plynovodních přípojek, rozsahem ochranného pásma a těmito podmínkami.
- 6) Při provádění stavební činnosti, vč. přesného určení uložení plynárenského zařízení je stavebník povinen učinit taková opatření, aby nedošlo k poškození plynárenského zařízení a plynovodních přípojek nebo ovlivnění jejich bezpečnosti a spolehlivosti provozu. Nebude použito nevhodného nářadí, zemina bude těžena pouze ručně bez použití pneumatických, elektrických, bateriových a motorových nářadí.
- 7) Odkryté plynárenské zařízení a plynovodní přípojky budou v průběhu nebo při přerušení stavební činnosti řádně zabezpečeny proti jejich poškození.
- 8) V případě použití bezvýkopových technologií (např. protlaku) bude před zahájením stavební činnosti provedeno úplné obnažení plynárenského zařízení a plynovodních přípojek v místě křížení na náklady stavebníka. V případě, že nebude tato podmínka dodržena, nesmí být použita bezvýkopová technologie.
- 9) Stavebník je povinen neprodleně oznámit každé i sebemenší poškození plynárenského zařízení nebo plynovodních přípojek (vč. izolace, signalizačního vodiče, výstražné fólie atd.) na telefon 1239.
- 10) Před provedením zásypu výkopu bude provedena kontrola dodržení podmínek stanovených pro stavební činnosti, kontrola plynárenského zařízení a plynovodních přípojek. Kontrolu provede příslušná provozní oblast (formulář a kontakt naleznete na www.gridservices.cz nebo NONSTOP zákaznická linka 800 11 33 55). Při žádosti uvede žadatel naši značku (číslo jednací) uvedenou v úvodu tohoto stanoviska. Povinnost kontroly se vztahuje i na plynárenské zařízení, které nebylo odhaleno. O provedené kontrole bude sepsán protokol. Bez provedené kontroly nesmí být plynárenské zařízení a plynovodní přípojky zasypány. V případě, že nebudou dodrženy výše uvedené podmínky, je stavebník povinen na základě výzvy provozovatele plynárenského zařízení a plynovodních přípojek, nebo jeho zástupce doložit průkaznou dokumentaci o nepoškození plynárenského zařízení a plynovodních přípojek během výstavby nebo provést na své náklady kontrolní sondy v místě styku stavby s plynárenským zařízením a plynovodními přípojkami.
- 11) Plynárenské zařízení a plynovodní přípojky budou před zásypem výkopu řádně podsypány a obsypány těženým pískem, bude provedeno zhutnění a bude osazena výstražná fólie žluté barvy, vše v souladu s ČSN EN 12007-1-4, TPG 702 01, TPG 702 04.
- 12) Neprodleně po skončení stavební činnosti budou řádně osazeny všechny poklopy a nadzemní prvky plynárenského zařízení a plynovodních přípojek.
- 13) Poklopy uzávěrů a ostatních armatur na plynárenském zařízení a plynovodních přípojkách, vč. hlavních uzávěrů plynu (HUP) na odběrném plynovém zařízení udržovat stále přístupné a funkční po celou dobu trvání stavební činnosti.

14) Případné zřizování stavenišť, skladování materiálů, stavebních strojů apod. bude realizováno mimo ochranné pásmo plynárenského zařízení a plynovodních přípojek (není-li ve stanovisku uvedeno jinak).

15) Bude zachována hloubka uložení plynárenského zařízení a plynovodních přípojek (není-li ve stanovisku uvedeno jinak).

16) Při použití nákladních vozidel, stavebních strojů a mechanismů zabezpečit případný přejezd přes plynárenské zařízení a plynovodní přípojky uložení panelů v místě přejezdu plynárenského zařízení.

Platí pouze pro území vyznačené v příloze tohoto stanoviska a to 24 měsíců ode dne jeho vydání.

V případě dotčení pozemku v majetku některé ze společností innogy v ČR kontaktujte prosím GasNet, s.r.o. Kontakt naleznete na adrese www.gasnet.cz/cs/kontaktni-system/, činnost "Smluvní vztahy - pozemky a budovy plynárenských zařízení", případně na NONSTOP zákaznické lince 800 11 33 55.

Za správnost a úplnost dokumentace předložené s žádostí včetně jejího souladu s platnými předpisy plně zodpovídá její zpracovatel. Stanovisko nenahrazuje případná další stanoviska k jiným částem stavby.

V případě další korespondence nebo jednání (např. změna stavby) uvádějte naši značku - 5001403896 a datum tohoto stanoviska. Kontakty jsou k dispozici na www.gridservices.cz nebo NONSTOP zákaznická linka 800 11 33 55.




GasNet, s.r.o.
zastoupená společností GridServices, s.r.o., IČ 279 35 311
Michal Karas
technik externích požadavků
odbor zpracování externích požadavků

michal.karas@innogy.com

Přílohy: Orientační zakres plynárenského zařízení, Detailní zakres plynárenského zařízení, Ověřená příloha žadatele, Ověřená příloha žadatele, Ověřená příloha žadatele


Příloha: Orientační zakres plynárenského zařízení. Tato příloha je nedílnou součástí stanoviska č. 5001403896 ze dne 21.11.2016.

Provozovatel DS: GasNet, s.r.o.; Stavebník: Obec Nová Ves , Nová Ves č.p. 154 , 27752 Nová Ves. K.ú.: Vepřek.

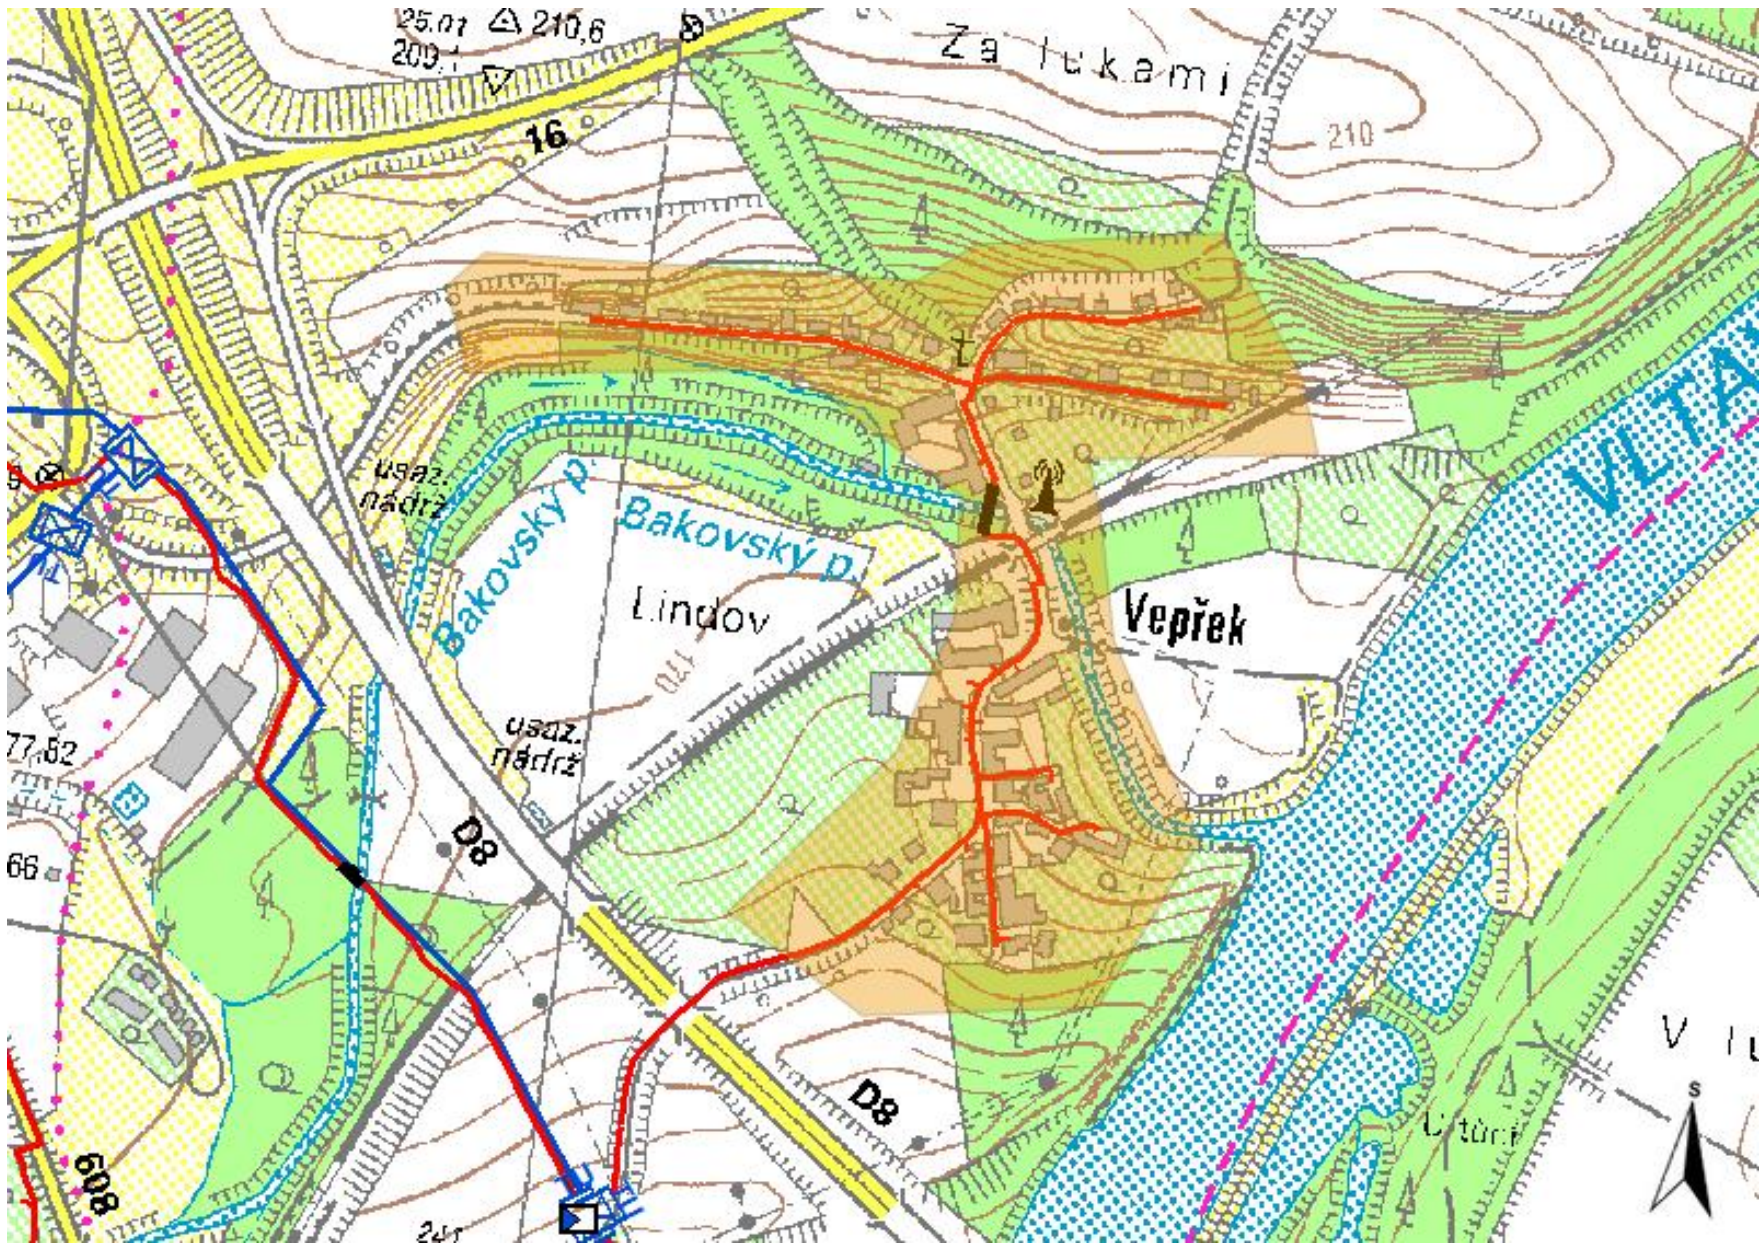

Legenda:


	linie plynovodu
	NTL
	STL
	VTL
	nefunkční
	výstavba
	regulační stanice
	ochranné zařízení
	kabel
	elektropřípojka
	kabel protikoroziní ochrany
	anodové uzemnění
	stanice katodové ochrany

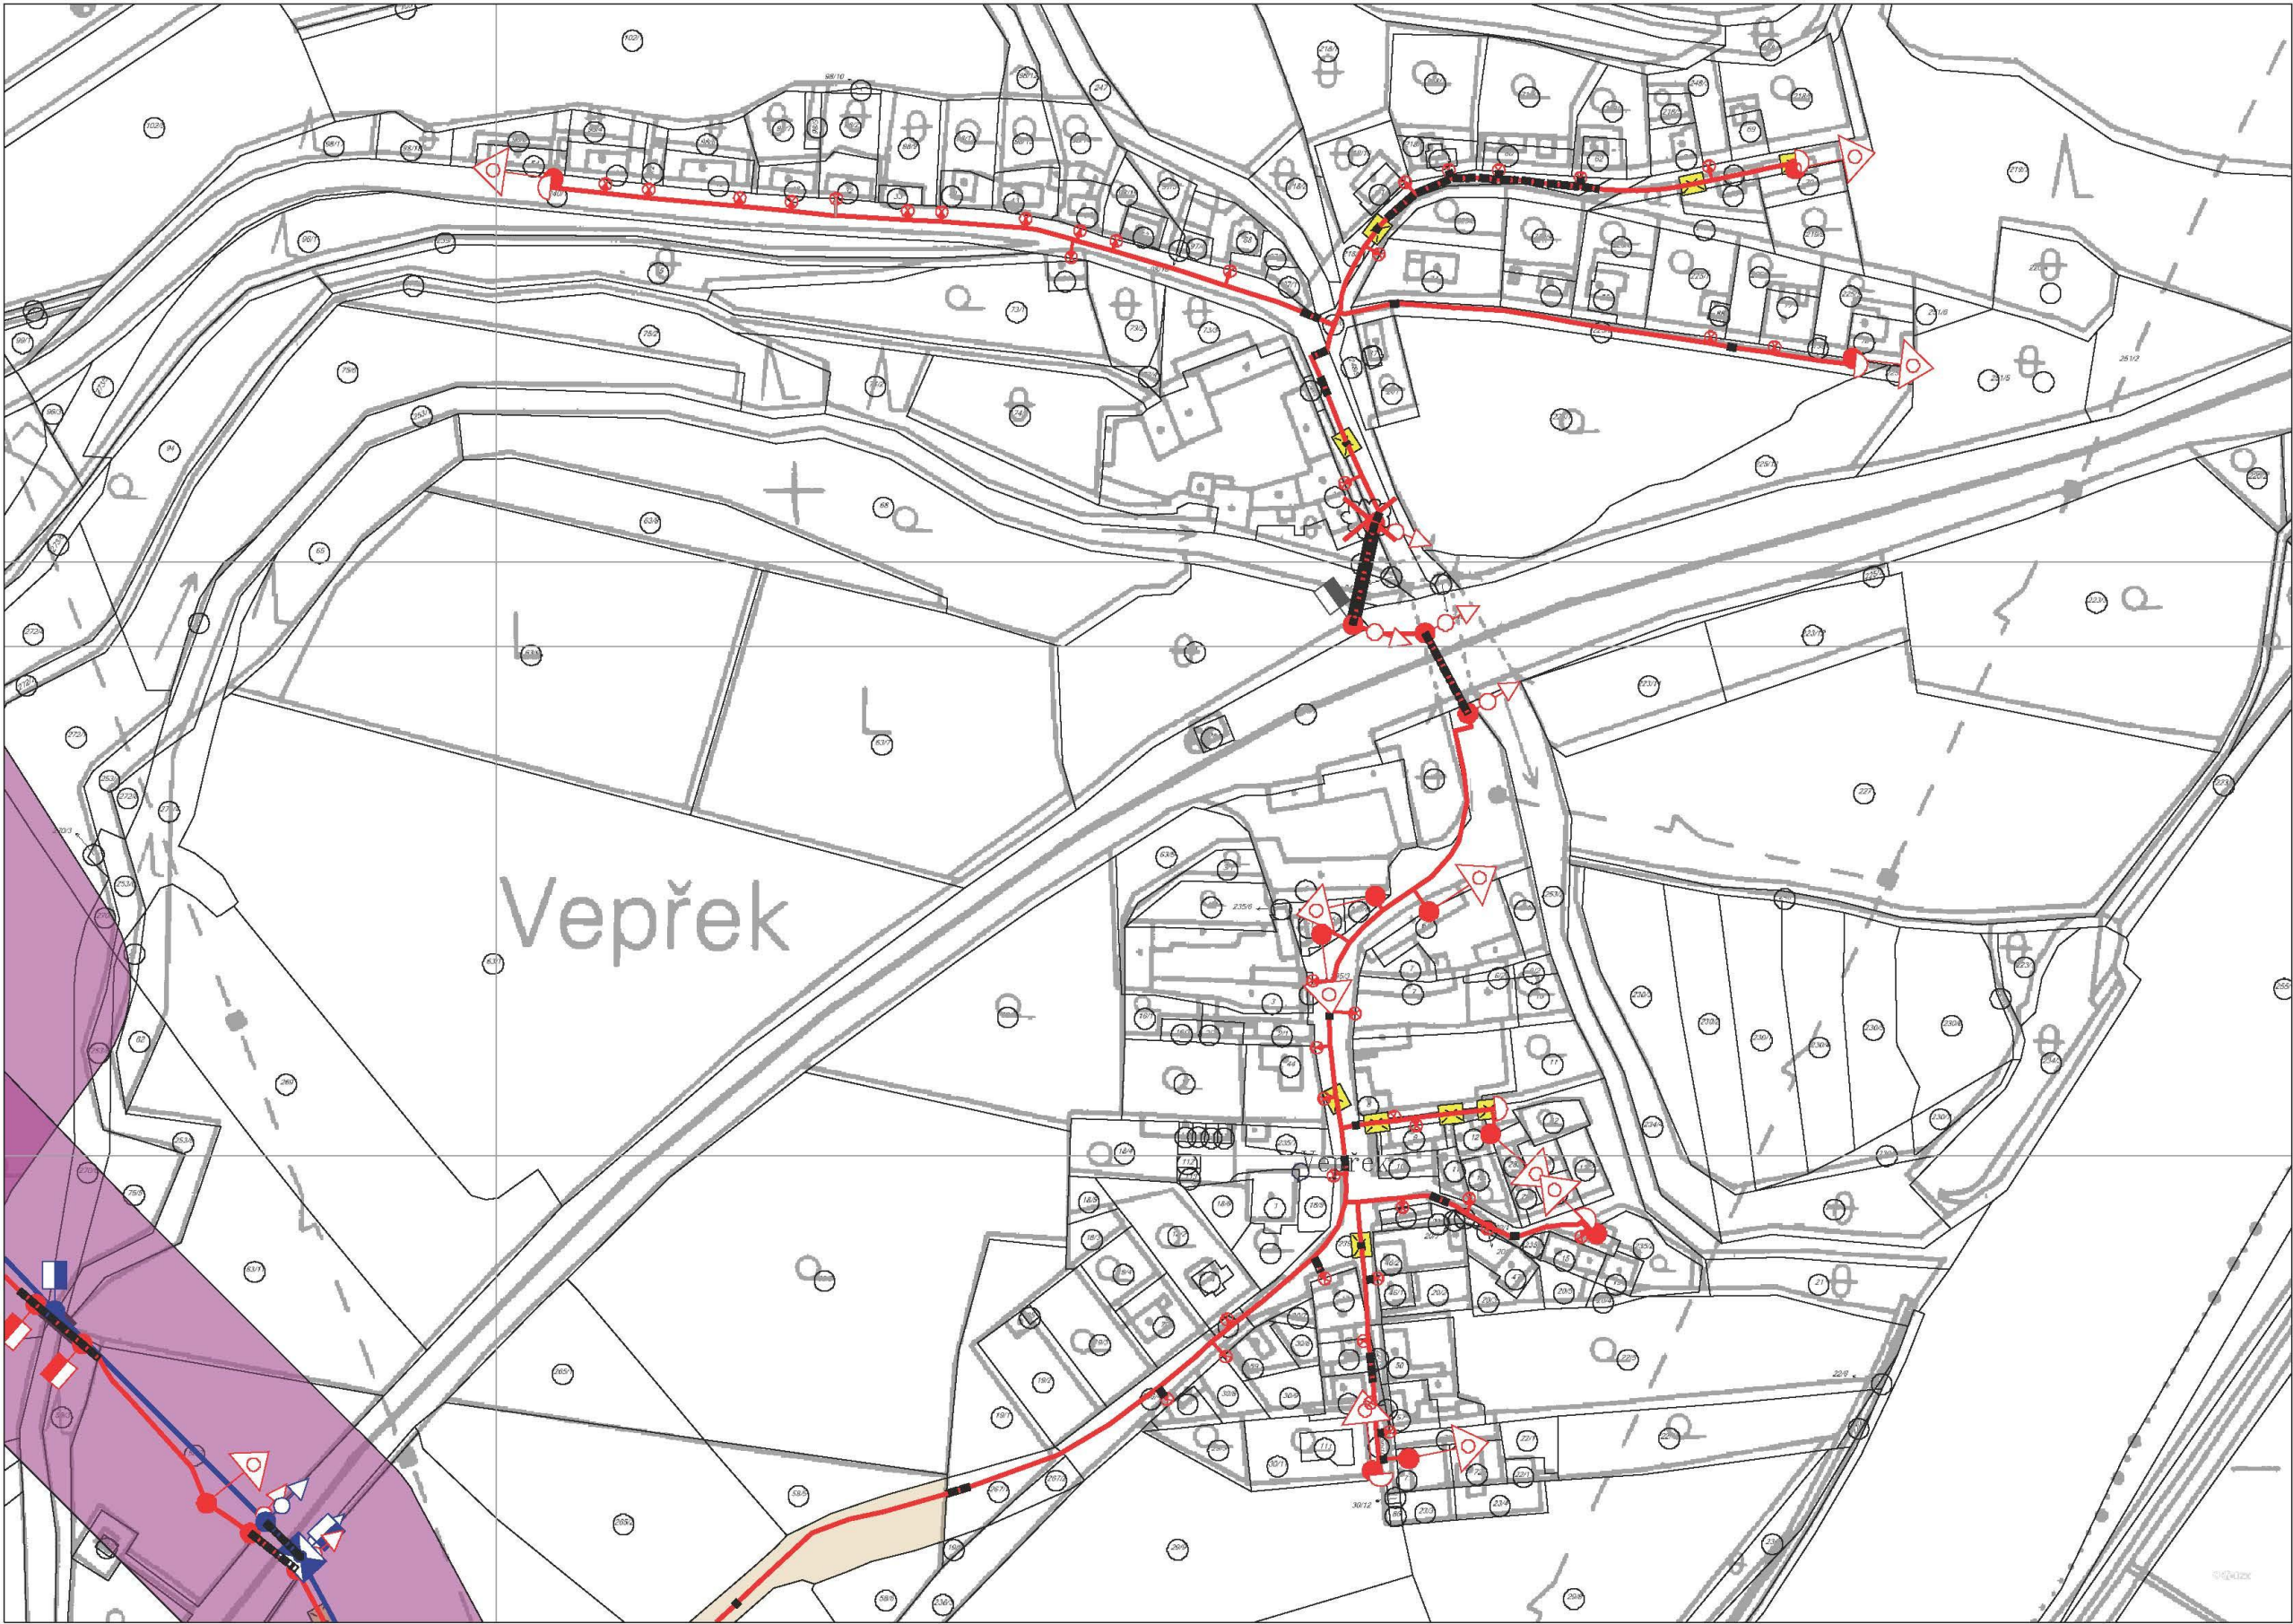


Legenda:

	linie plynovodu
	NTL
	STL
	VTL
	VWT
	nefunkční
	výstavba
	regulační stanice
	ochranné zařízení
	kabel
	elektropřípojka
	kabel protikorozní ochrany
	anodové uzemnění
	stanice katodové ochrany

Provozovatel DS: GasNet, s.r.o.; Stavebník: Obec Nová Ves , Nová Ves č.p. 154 , 27752 Nová Ves. K.ú.: Vepřek.

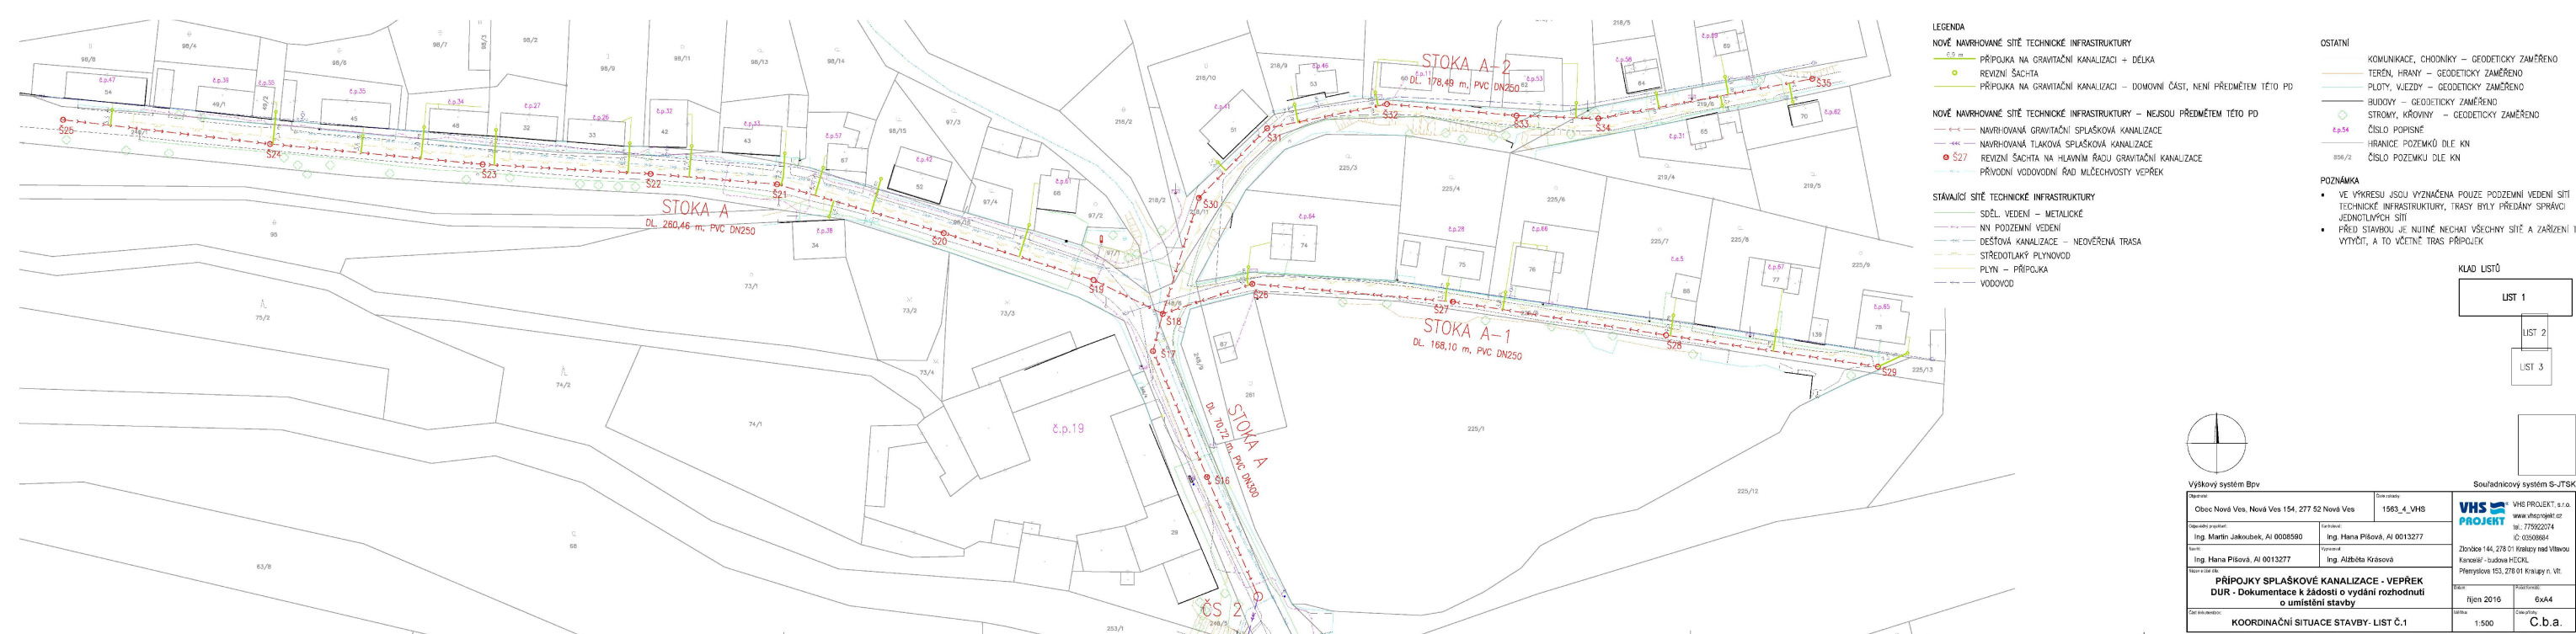

Provozovatel DS: GasNet, s.r.o.; Stavebník: Obec Nová Ves , Nová Ves č.p. 154 , 27752 Nová Ves. K.ú.: Vepřek.

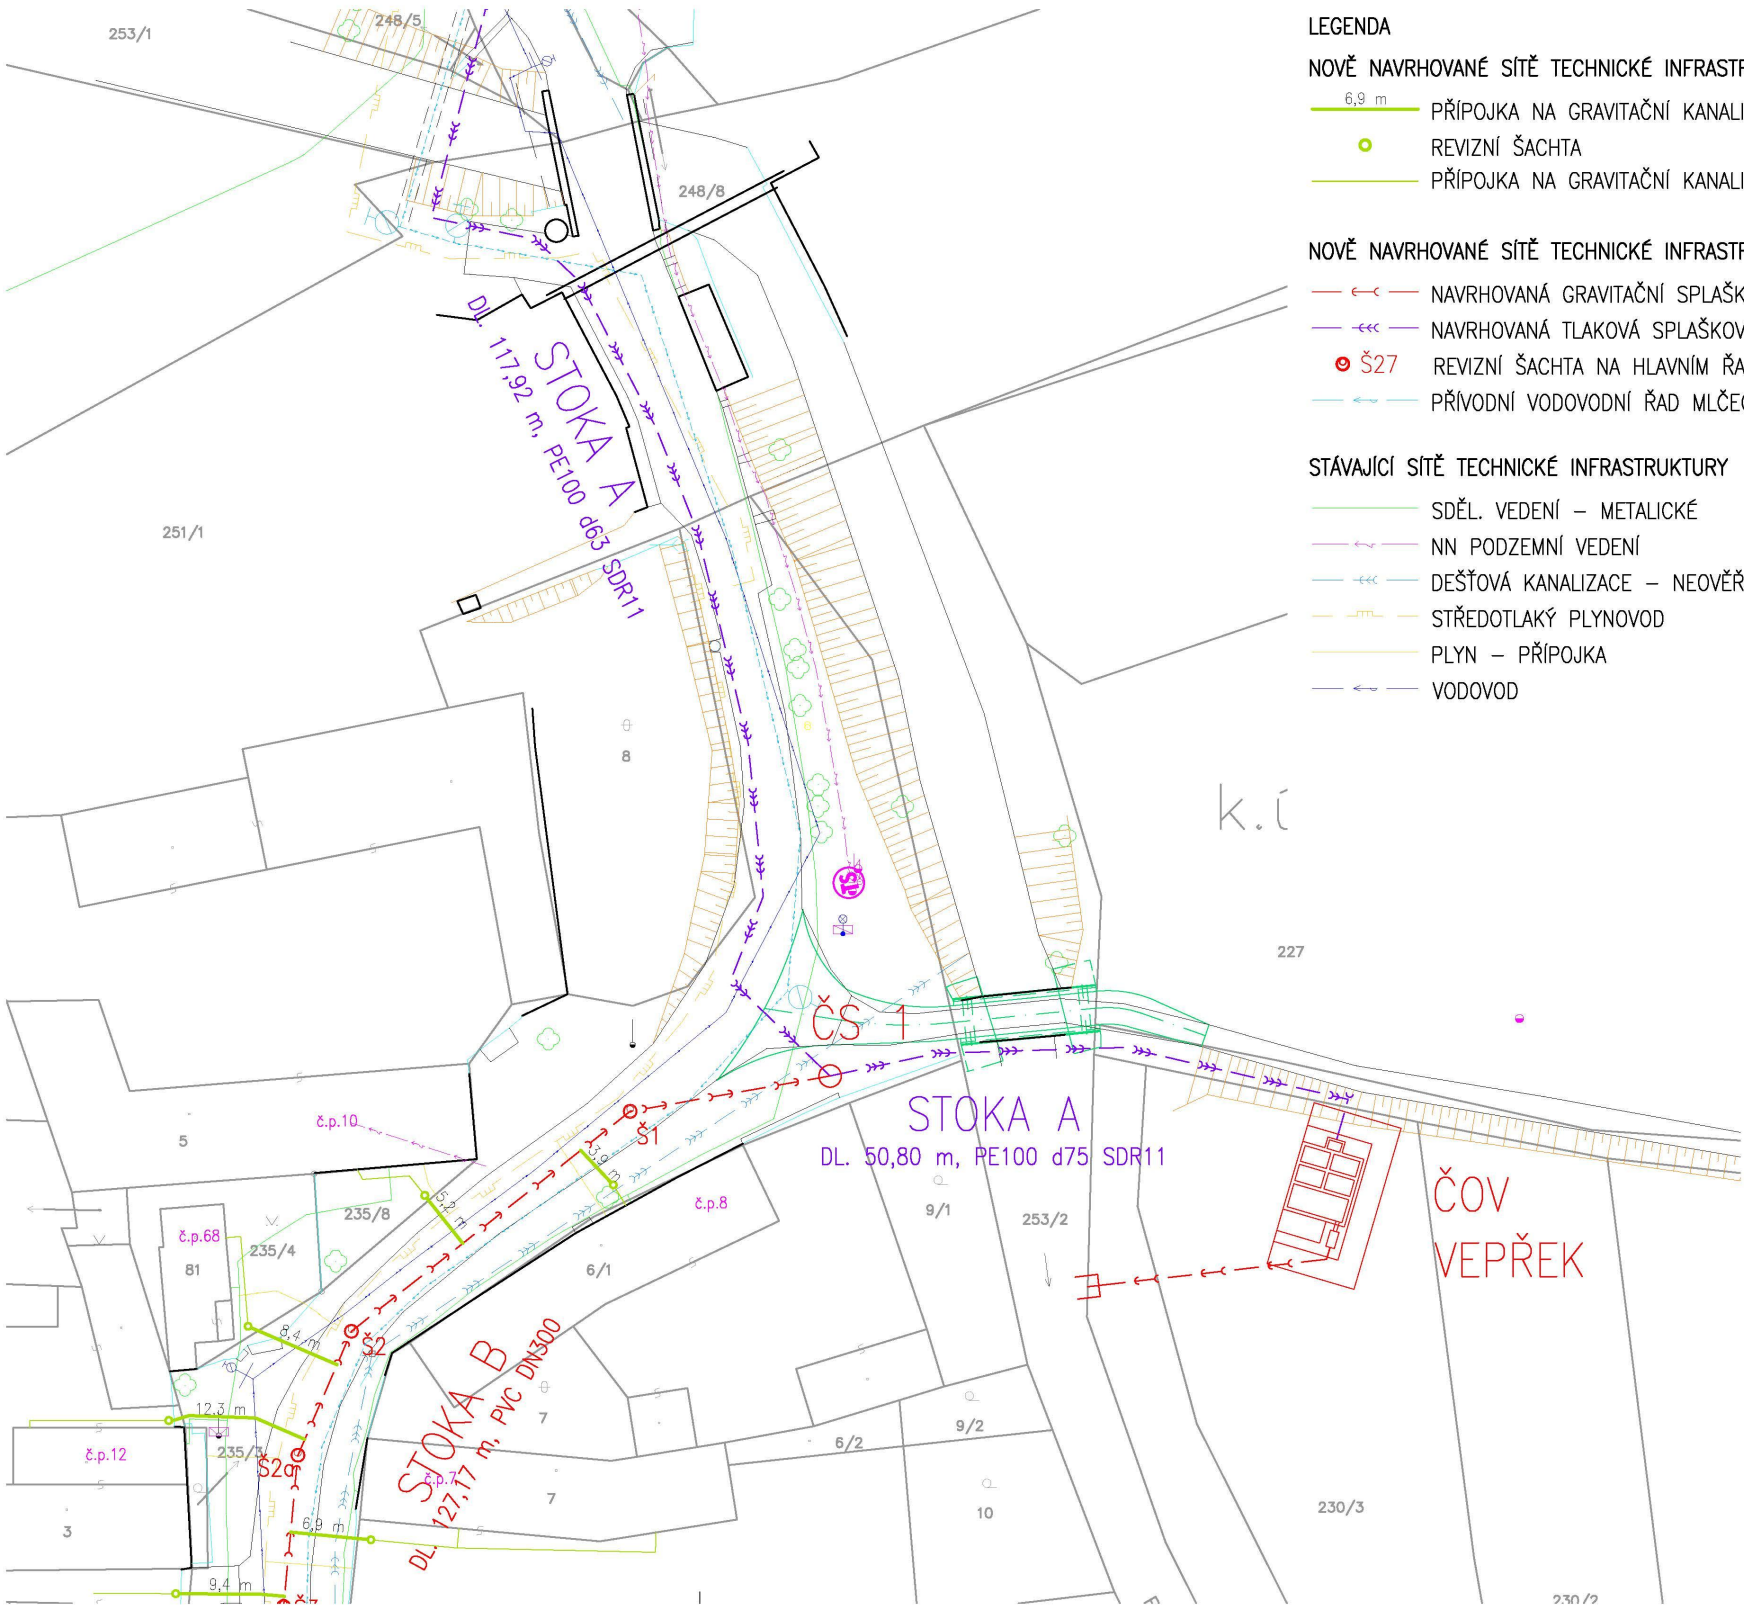

LEGENDA

NOVĚ NAVRHOVANÉ SÍTĚ TECHNICKÉ INFRASTRUKTURY

- 6,9 m PŘÍPOJKA NA GRAVITAČNÍ KANALIZACI + DÉLKA
- REVIZNÍ ŠACHTA
- PŘÍPOJKA NA GRAVITAČNÍ KANALIZACI – DOMOVNÍ ČÁST, NENÍ PŘEDMĚTEM TÉTO PD

NOVĚ NAVRHOVANÉ SÍTĚ TECHNICKÉ INFRASTRUKTURY – NEJSOU PŘEDMĚTEM TÉTO PD

- NAVRHOVANÁ GRAVITAČNÍ SPLAŠKOVÁ KANALIZACE
- NAVRHOVANÁ TLAKOVÁ SPLAŠKOVÁ KANALIZACE
- REVIZNÍ ŠACHTA NA HLAVNÍM ŘADU GRAVITAČNÍ KANALIZACE
- PŘÍRODNÍ VODOVODNÍ ŘAD MLČECHVOSTY VEPŘEK

STÁVAJÍCÍ SÍTĚ TECHNICKÉ INFRASTRUKTURY

- SDĚL. VEDENÍ – METALICKÉ
- NN PODZEMNÍ VEDENÍ
- DEŠŤOVÁ KANALIZACE – NEOVĚŘENÁ TRASA
- STŘEDOTLAKÝ PLYNOVOD
- PLYN – PŘÍPOJKA
- VODOVOD



OSTATNÍ

- KOMUNIKACE, CHODNÍKY – GEODETICKY ZAMĚŘENO
- TERÉN, HRANY – GEODETICKY ZAMĚŘENO
- PLOTY, VJEZDY – GEODETICKY ZAMĚŘENO
- BUDOVY – GEODETICKY ZAMĚŘENO
- STROMY, KŘOVINY – GEODETICKY ZAMĚŘENO
- č.p.54 ČÍSLO POPISNÉ
- 856/2 HRANICE POZEMKŮ DLE KN
- ČÍSLO POZEMKU DLE KN

POZNÁMKA

- VE VÝKRESU JSOU VYZNAČENA POUZE PODZEMNÍ VEDENÍ SÍTĚ TECHNICKÉ INFRASTRUKTURY, TRASY BYLY PŘEDÁNY SPRÁVCI JEDNOTLIVÝCH SÍTĚ
- PŘED STAVBOU JE NUTNÉ NECHAT VŠECHNY SÍTĚ A ZAŘÍZENÍ TI VYTÝČIT, A TO VČETNĚ TRAS PŘÍPOJEK

KLAD LISTŮ

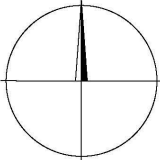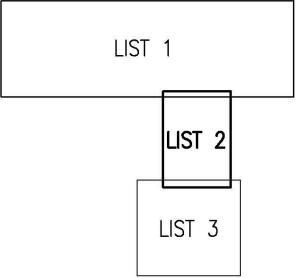

Výškový systém Bpv


Souřadnicový systém S-JTSK

Objednatel: Obec Nová Ves, Nová Ves 154, 277 52 Nová Ves		Číslo zakázky: 1563_4_VHS	
Odpovědný projektant: Ing. Martin Jakoubek, AI 0008590		Kontroloval: Ing. Hana Pišová, AI 0013277	
Navrhl: Ing. Hana Pišová, AI 0013277		Vyraboval: Ing. Alžběta Krásová	
Název a účel díla: PŘÍPOJKY SPLAŠKOVÉ KANALIZACE - VEPŘEK DUR - Dokumentace k žádosti o vydání rozhodnutí o umístění stavby			
Část dokumentace: KOORDINAČNÍ SITUACE STAVBY- LIST Č.2			

 VHS PROJEKT, s.r.o. www.vhsprojekt.cz tel.: 775922074 IČ: 03508684	
Zlončice 144, 278 01 Kralupy nad Vltavou Kancelář - budova HECKL Přemyslova 153, 278 01 Kralupy n. Vlt.	
Datum: říjen 2016	Počet formátů: 3x4
Měřítko: 1:500	Číslo přílohy: C.b.b.

VHS  VHS PROJEKT, s.r.o.
www.vhsprojekt.cz
tel.: 775922074
IČ: 03508684
Zlončice 144, 278 01 Kralupy nad Vltavou
Kancelář - budova HECKL
Přemyslova 153, 278 01 Kralupy n. Vlt.

Provozovatel DS: GasNet, s.r.o.; Stavebník: Obec Nová Ves , Nová Ves č.p. 154 , 27752 Nová Ves. K.ú.: Vepřek.

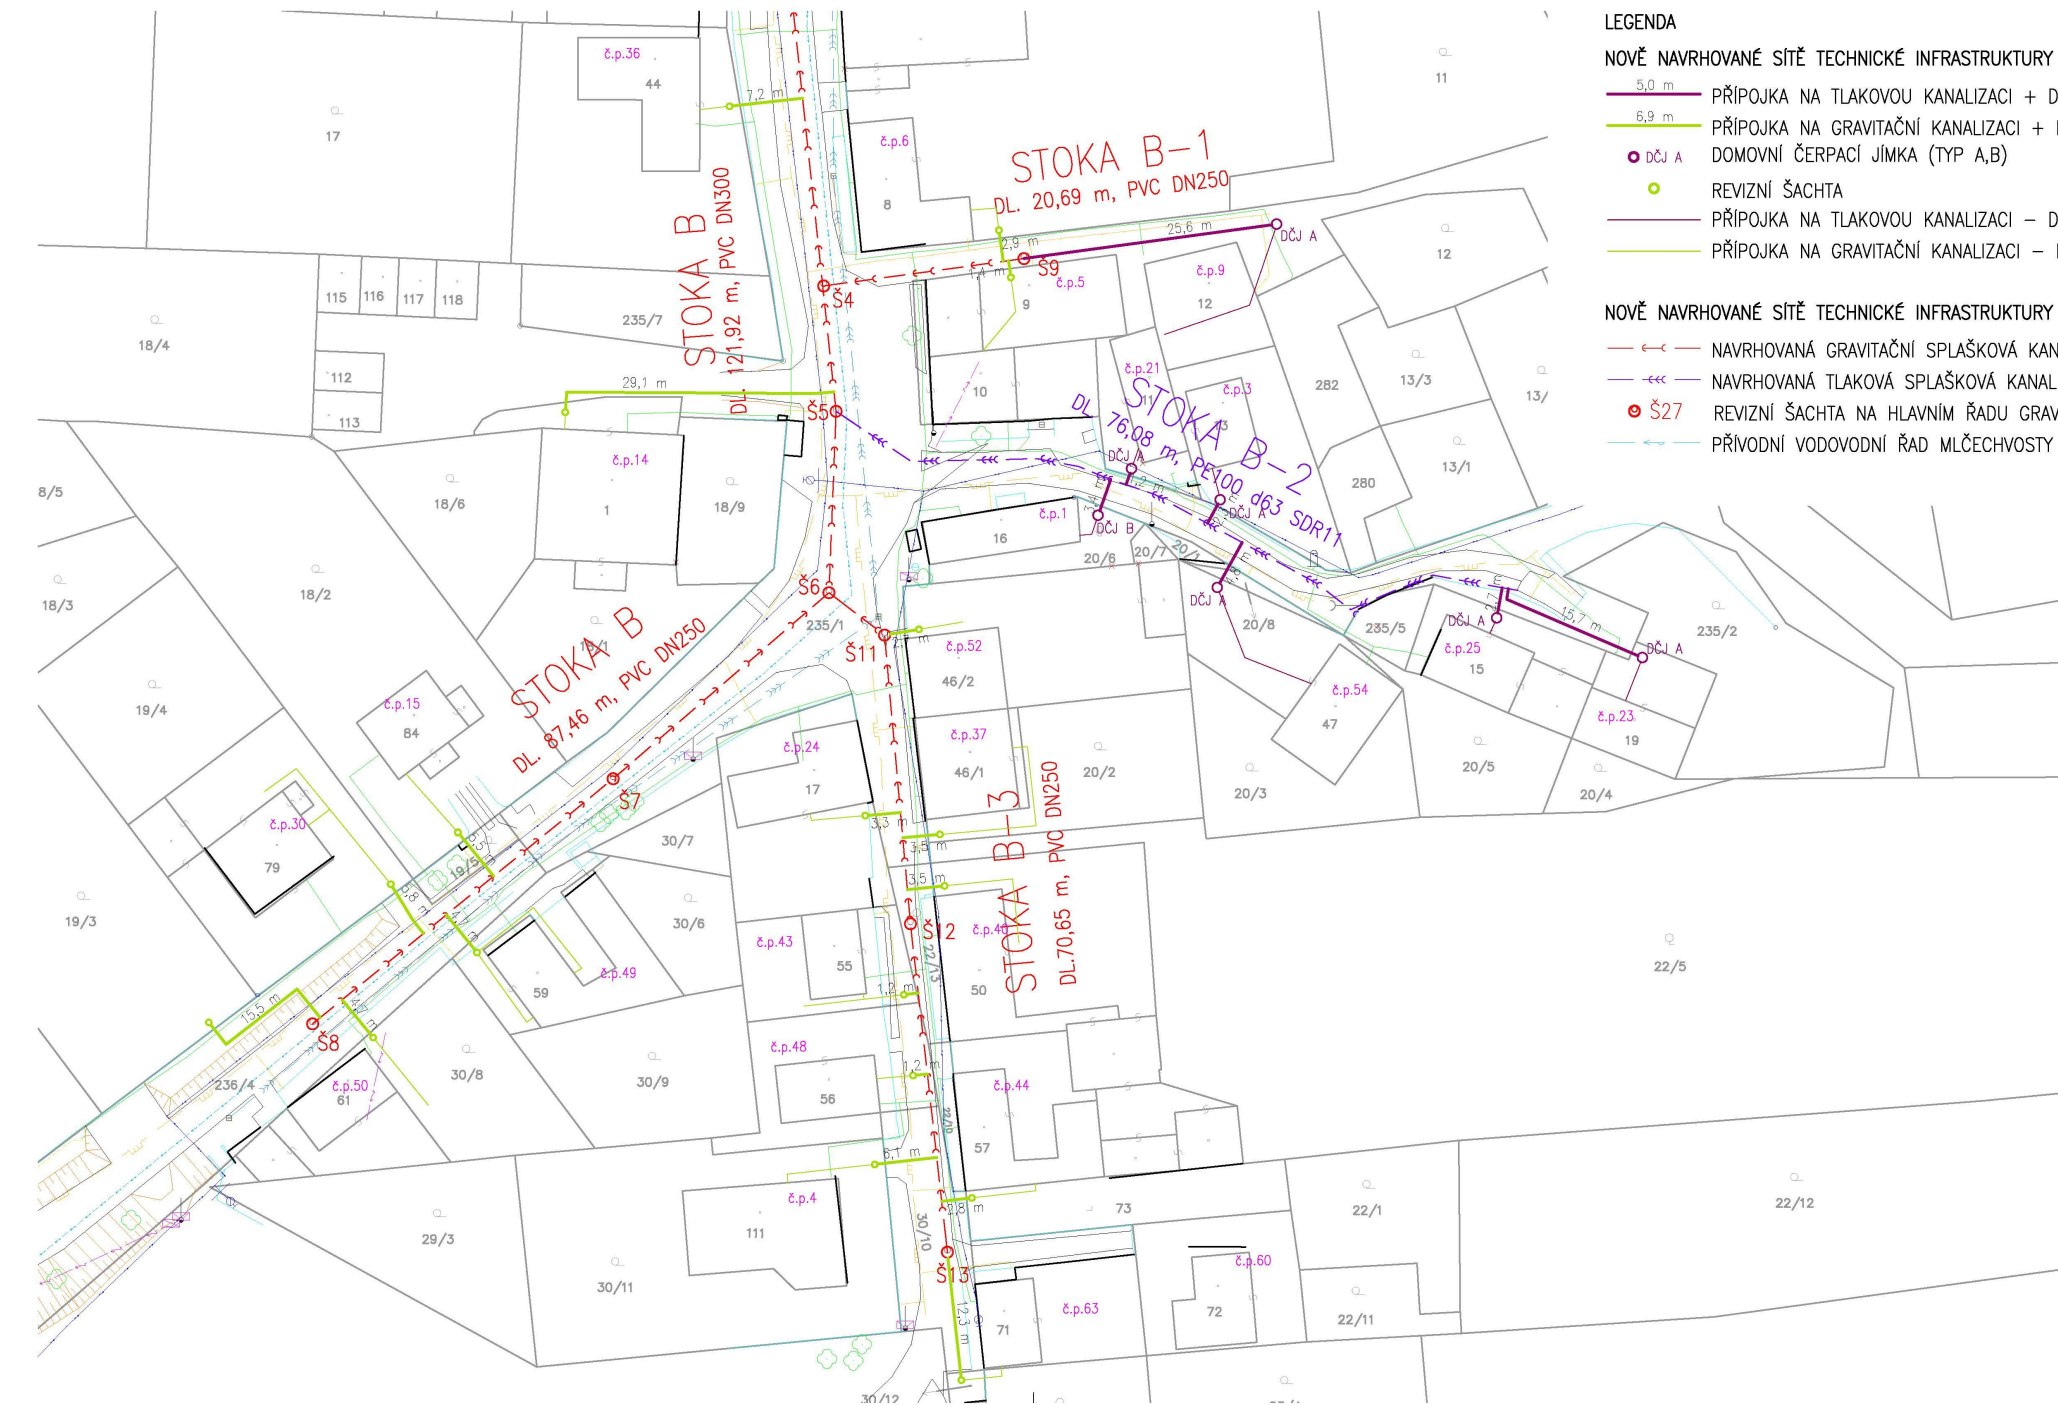

LEGENDA

NOVĚ NAVRHOVANÉ SÍTĚ TECHNICKÉ INFRASTRUKTURY

- 5,0 m PŘÍPOJKA NA TLAKOVOU KANALIZACI + DÉLKA
- 6,9 m PŘÍPOJKA NA GRAVITAČNÍ KANALIZACI + DÉLKA
- DOMOVNÍ ČERPACÍ JÍMKA (TYP A,B)
- REVIZNÍ ŠACHTA
- PŘÍPOJKA NA TLAKOVOU KANALIZACI – DOMOVNÍ ČÁST, NENÍ PŘEDMĚTEM TÉTO PD
- PŘÍPOJKA NA GRAVITAČNÍ KANALIZACI – DOMOVNÍ ČÁST, NENÍ PŘEDMĚTEM TÉTO PD

NOVĚ NAVRHOVANÉ SÍTĚ TECHNICKÉ INFRASTRUKTURY – NEJSOU PŘEDMĚTEM TÉTO PD

- NAVRHOVANÁ GRAVITAČNÍ SPLAŠKOVÁ KANALIZACE
- NAVRHOVANÁ TLAKOVÁ SPLAŠKOVÁ KANALIZACE
- REVIZNÍ ŠACHTA NA HLAVNÍM ŘADU GRAVITAČNÍ KANALIZACE
- PŘÍRODNÍ VODOVODNÍ ŘAD MLČECHVOSTY VEPŘEK

STÁVAJÍCÍ SÍTĚ TECHNICKÉ INFRASTRUKTURY

- SDĚL. VEDENÍ – METALICKÉ
- NN PODZEMNÍ VEDENÍ
- DEŠŤOVÁ KANALIZACE – NEOVĚŘENÁ TRASA
- STŘEDOTLAKÝ PLYNOVOD
- PLYN – PŘÍPOJKA
- VODOVOD



OSTATNÍ

- KOMUNIKACE, CHODNÍKY – GEODETICKY ZAMĚŘENO
- TERÉN, HRANY – GEODETICKY ZAMĚŘENO
- PLOTY, VJEZDY – GEODETICKY ZAMĚŘENO
- BUDOVY – GEODETICKY ZAMĚŘENO
- STROMY, KŘOVINY – GEODETICKY ZAMĚŘENO
- ČÍSLO POPISNÉ
- HRANICE POZEMKŮ DLE KN
- ČÍSLO POZEMKU DLE KN

POZNÁMKA

- VE VÝKRESU JSOU VYZNAČENA POUZE PODZEMNÍ VEDENÍ SÍTĚ TECHNICKÉ INFRASTRUKTURY, TRASY BYLY PŘEDÁNY SPRÁVCI JEDNOTLIVÝCH SÍTĚ
- PŘED STAVBOU JE NUTNÉ NECHAT VŠECHNY SÍTĚ A ZAŘÍZENÍ TI VYTÝČIT, A TO VČETNĚ TRAS PŘÍPOJEK

KLAD LISTŮ

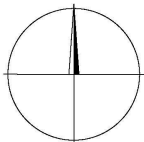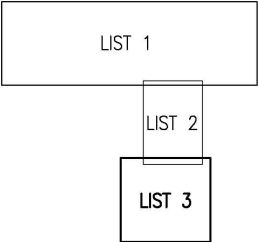

Výškový systém Bpv

Souřadnicový systém S-JTSK

Objednatel: Obec Nová Ves, Nová Ves 154, 277 52 Nová Ves		Číslo zakázky: 1563_4_VHS		 VHS PROJEKT, s.r.o. www.vhsprojekt.cz tel.: 775922074 IČ: 03508684 Zlončice 144, 278 01 Kralupy nad Vltavou Kancelář - budova HECKL Přemyslova 153, 278 01 Kralupy n. Vlt.
Odpovědný projektant: Ing. Martin Jakoubek, AI 0008590		Kontroloval: Ing. Hana Pišová, AI 0013277		
Navrhl: Ing. Hana Pišová, AI 0013277		Vypracoval: Ing. Alžběta Krásová		
Název a účel díla: PŘÍPOJKY SPLAŠKOVÉ KANALIZACE - VEPŘEK DUR - Dokumentace k žádosti o vydání rozhodnutí o umístění stavby				
Část dokumentace: KOORDINAČNÍ SITUACE STAVBY- LIST Č.3				
Datum: říjen 2016		Počet formátů: 3xA4		
Měřítko: 1:500		Číslo přílohy: C.b.c.		