


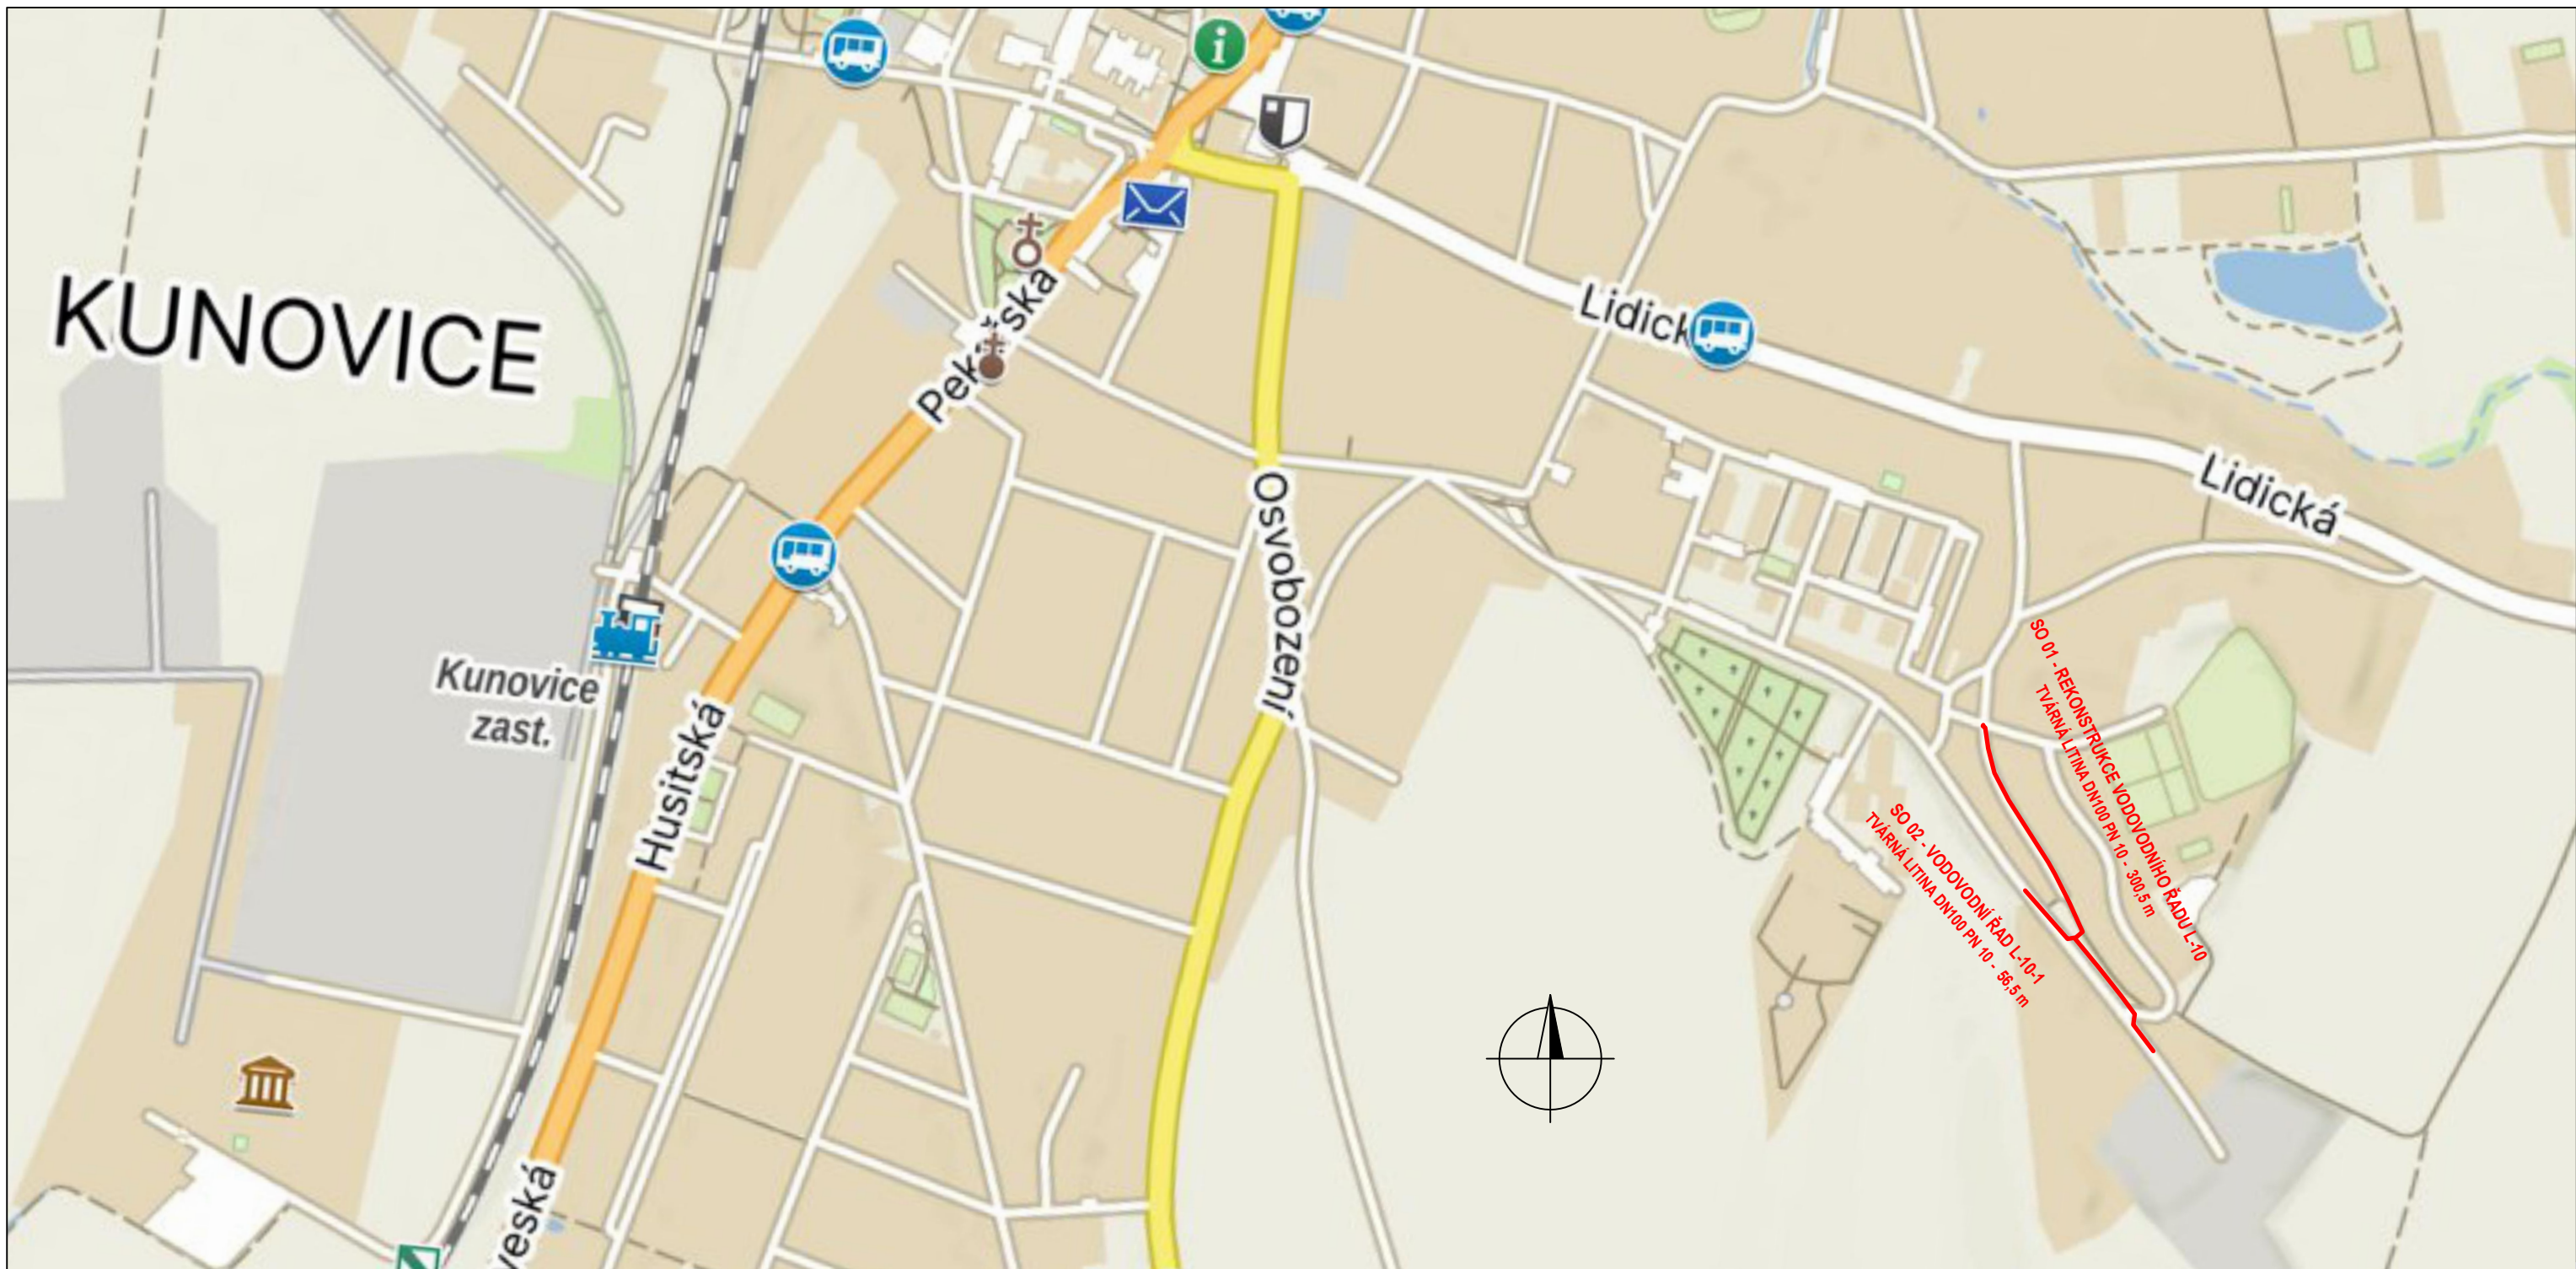

VYPRACOVAL : S. Krejčí		ODP. PROJEKTANT : S. Krejčí	ČÍSLO ZAKÁZKY: 2024-09	STANISLAV KREJČÍ PROJEKTOVÁ A INŽENÝRSKÁ ČINNOST VE VÝSTAVBĚ Dolany 601, 783 16 Dolany www.sk-projekt.cz
STAVEBNÍK: Slovácké vodárny a kanalizace, a.s. Za Olšávkou 290, Sady, 686 01 Uherské Hradiště				
AKCE: KUNOVICE, UL. NA KONCI REKONSTRUKCE ŘADU L-10				
PŘÍLOHA: SITUACE ŠIRŠÍCH VZTAHŮ				DATUM 08 / 2024
				FORMÁT 2 A4
				STUPEŇ DUSP+DPS
				MĚŘÍTKO: 1 : 5000
				PŘÍLOHA Č. C.1
				PARÉ Č.