


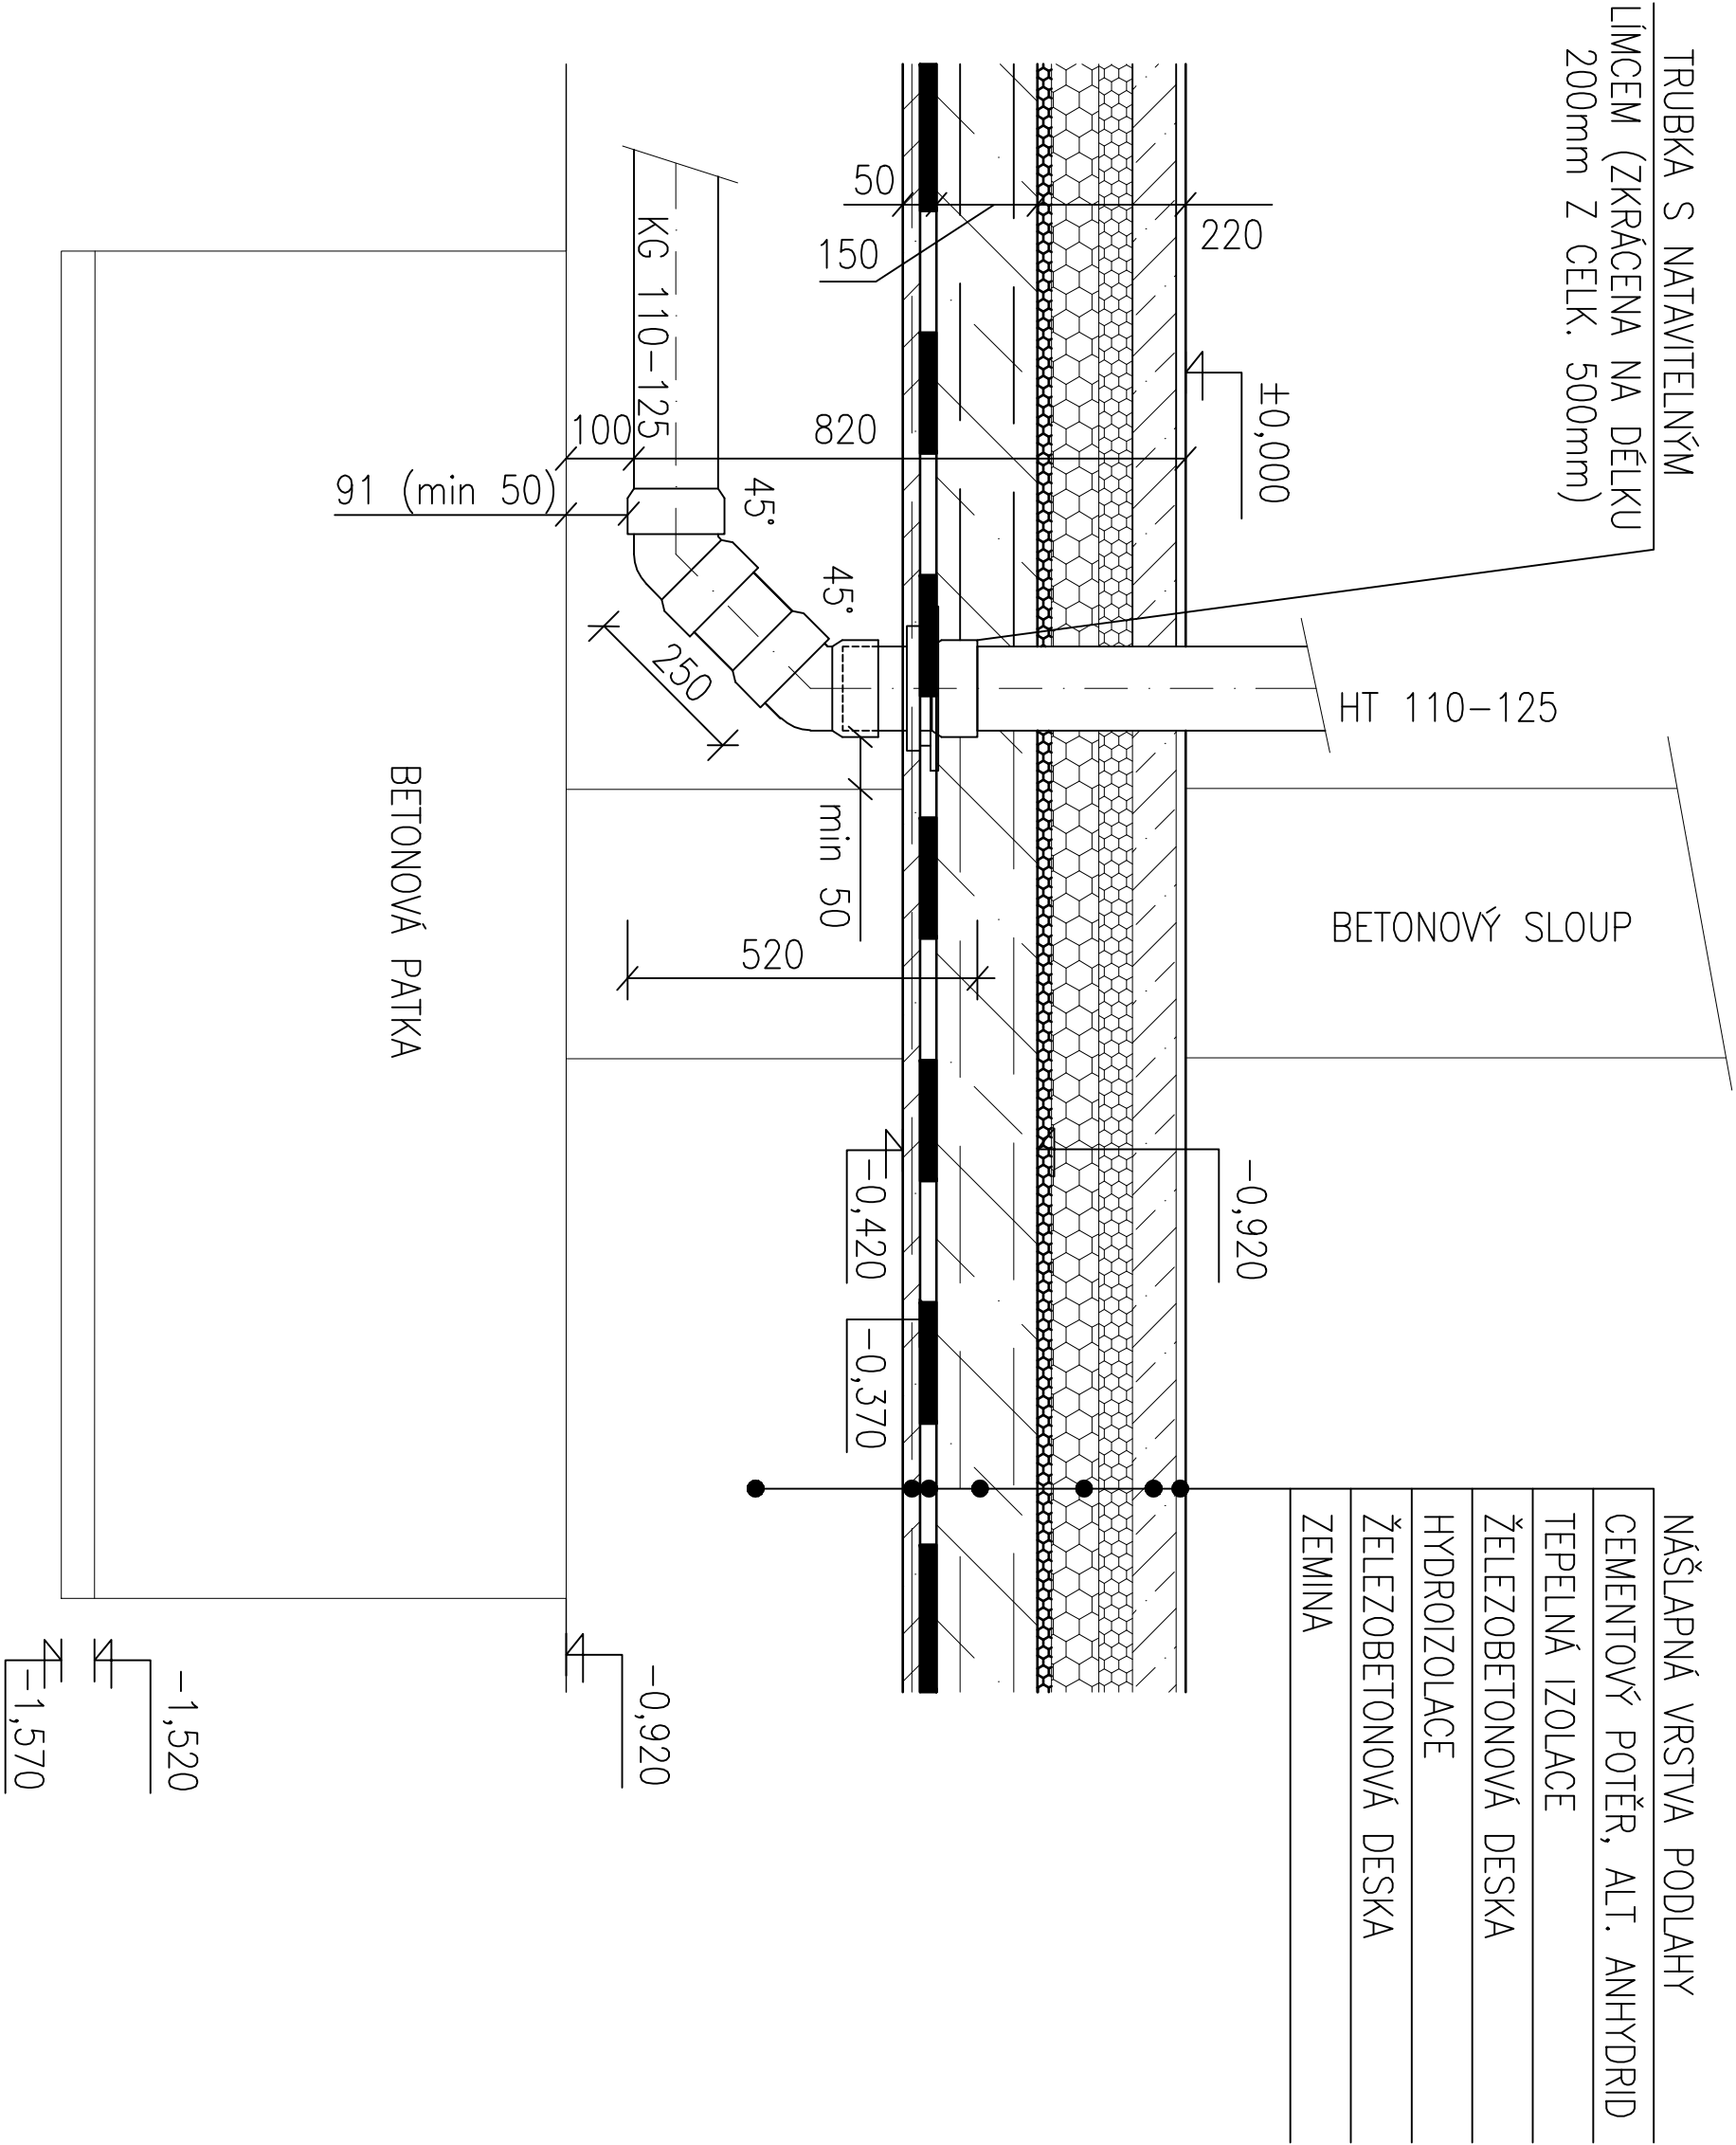

Projektant Ing.arch. Jan Linhart

Pulchrovo n. 4, 100 00, Praha 6
kancelář: ČO15, Křemova 5, 102 00, Praha 6
Tel: (+420) 777 644 325, e-mail: info@odf15.cz

Autor a tisk: J.Linhart
Investor: Obec Třebotov, Kůlná 69, 252 28 Třebotov IČ:00241741
Míst: Třebotov, Hlavní 180, 252 28 areál školy
Projektant částí: MAXXI – THERM s.r.o.
projekce vytápění a vzduchotechniky
Poděbrdova 2738/16, 702 00 OSTRAVA 2
tel./fax: 596 913 265 tel.: 736 163 711
IČO: 277 77 685, DIČ: CZ2777685
e-mail: maxxitherm@seznam.cz

ROZŠÍŘENÍ KAPACIT ZŠ A MŠ Třebotov

DOKUMENTACE PRO PROVÁDĚNÍ STAVBY

Objekt D.1.04 SO 04 Nová budova

Část 4 Technika prostředí staveb
4.5 ZTI

Zodpovědný projektant část: Ing. Michal Havlíček
Vyrobeno: Radim Bartek
Datum: 09/2016
Počet formátů A4: A4 x 4
Měřítko: 1:10
Příloha DETAIL NÁPOJENÍ SVODNÉHO POTRUBÍ
Číslo přílohy: 4.5 - B19