


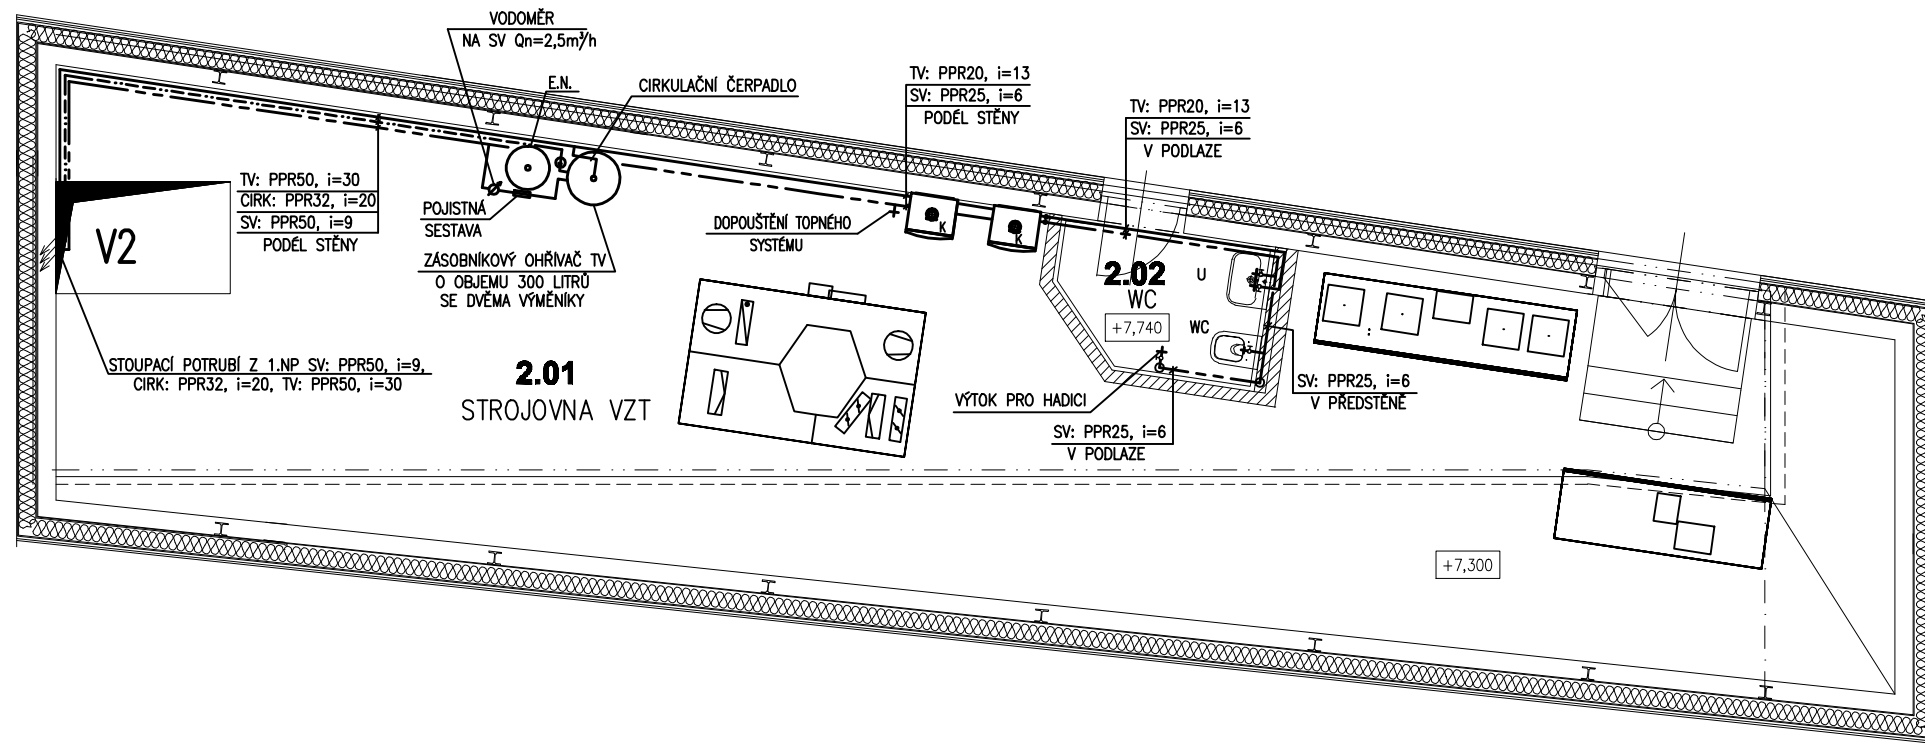

LEGENDA:

- V2** ... STOUPACÍ POTRUBÍ VNITŘNÍHO VODOVODU
U ... UMYVADLO
WC... KLOZETOVÁ MÍSA
EN... EXPANZNÍ NÁDOBA
R+S... ROZDĚLOVAČ A SBĚRAČ
- ... POTRUBÍ TEPLÉ VODY PPR PN20
- - - ... POTRUBÍ CÍRKULACE PPR PN20
- - - ... POTRUBÍ STUDENÉ VODY PPR PN20

POZN: ROZVODY ZTI KOORDINOVAT S ROZVODY ÚT A VZT
PROSTUPY POTRUBÍ ZTI BUDOU PROVEDENY V SOULADU S PLATNÝM PBŘ

Projektant	Ing.arch. Jan Linhart Puškinovo n. 4, 160 00, Praha 6 kancelář: C015, Křenova 5, 162 00 Praha 6 Tel: (+420) 777 644 325, e-mail: info@c015.cz
Autor a HIP:	J.Linhart
Investor:	Obec Třebotov, Klidná 69, 252 26 Třebotov IČ:00241741
Místo:	Třebotov, Hlavní 190, 252 26 areál školy
Projektant části	MAXXI — THERM s.r.o. projekce vytápění a vzduchotechniky Poděbradova 2738/16, 702 00 OSTRAVA 2 tel./fax: 596 913 265 tel.: 736 163 711 IČO: 277 77 685, DIČ: CZ27777685 e-mail: maxxitherm@seznam.cz
Razítko	

ROZŠÍŘENÍ KAPACIT ZŠ A MŠ Třebotov

DOKUMENTACE PRO PROVÁDĚNÍ STAVBY

Paré:

Objekt **D.1.04 SO 04 Nová budova**

Část **4 Technika prostředí staveb**

4.5 ZTI

Zodpovědný projektant části: Ing. Michal Havlíček

Vypracoval: Radim Bartek

Datum: 09/2016

Počet formátů A4: A4 x 2

Měřítko: 1:75

Příloha **PŮDORYS 2.NP - vnitřní vodovod**

Číslo přílohy: **4.5 - B3**