


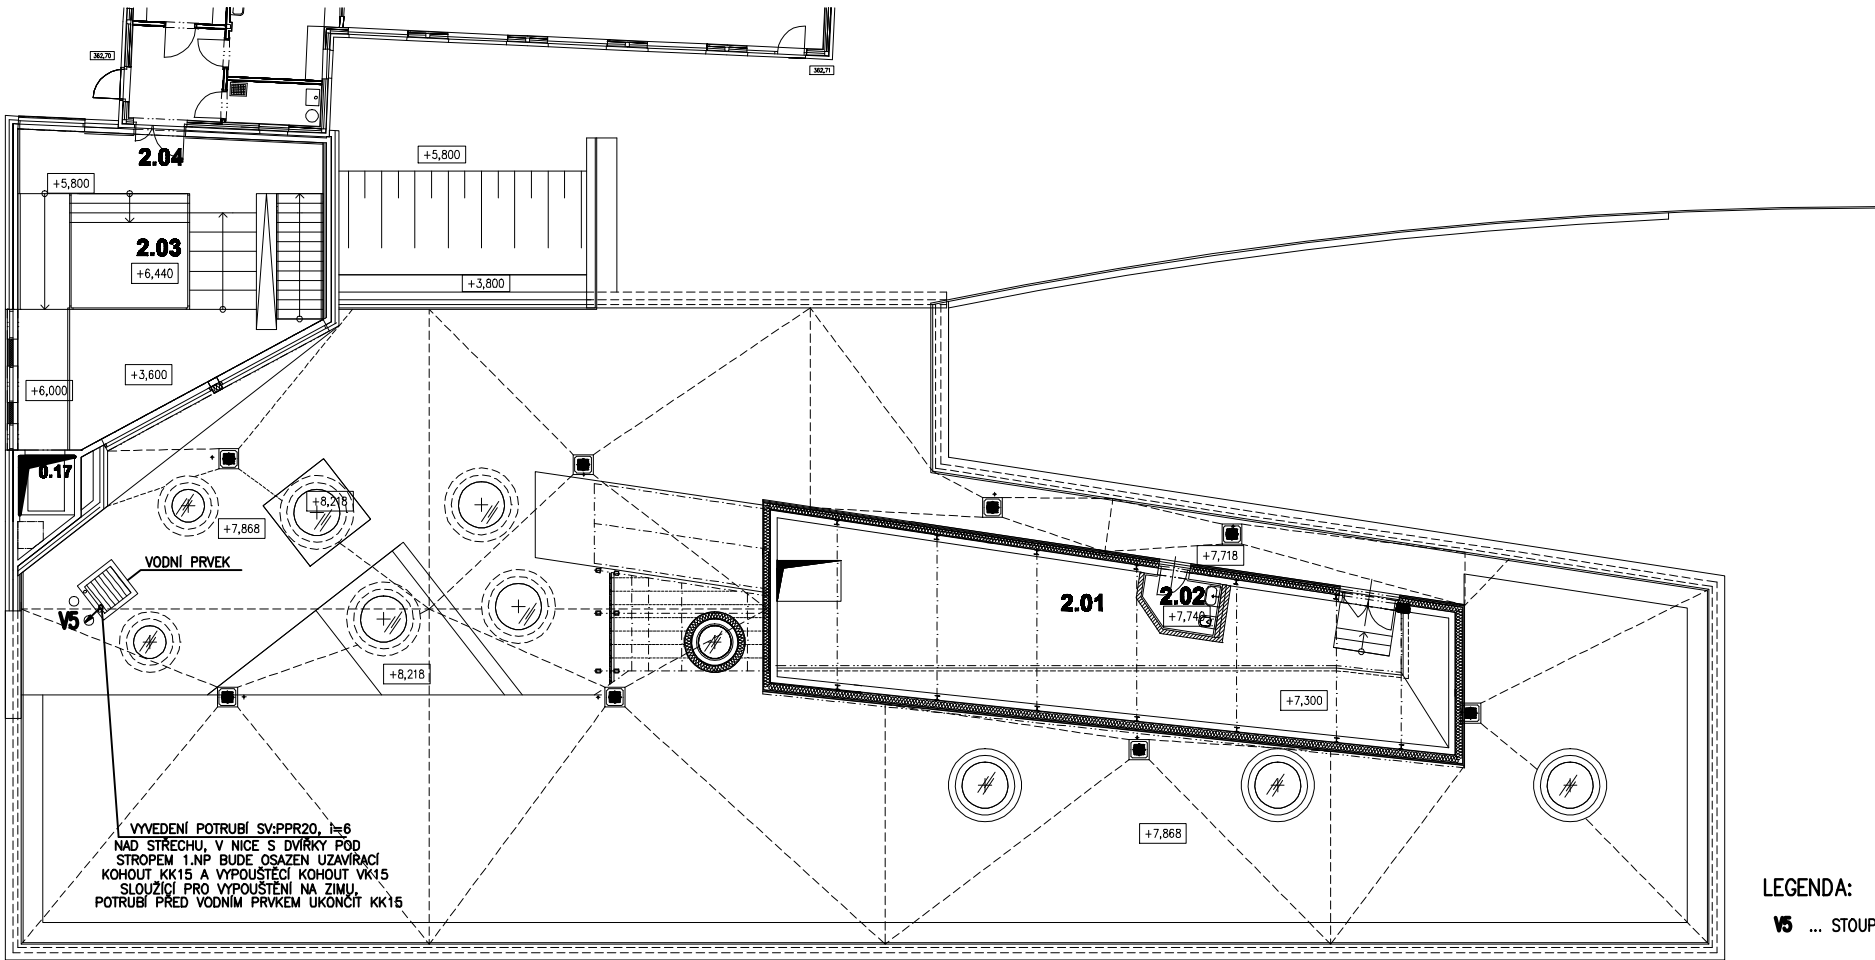

Legenda místností a úprav povrchů						
Óznačení na výkresu	Účel místnosti	Plocha [m²]	Podlaha	Stěny	Strop	Poznámka
0.17	VÝTAH	2.72	–	beton	–	–
2.01	STROJOVNA VZT	83.26	stěrka	beton nátěr OK	nátěr OK	SNÍŽENÁ VÝŠKA 48m2
2.02	WC	3.20	KO	KO	nátěr OK	PRO ZAHRADU
2.03	HERNA – VYHLÍDKA	11.95	vinyl	–	AP	PROSTOROVĚ SOUČÁSTÍ 1.NP
2.04	CHODBA – GALERIE	28.98	vinyl	omítka AO	AP	PROPOJENÍ S HORNÍM ODDĚLENÍM
		130.27				

Projektant

Ing.arch. Jan Linhart

Pulchínovo n. 4, 160 00, Praha 6
kancelář: C015, Křenova 6, 162 00 Praha 6
Tel: (+420) 777 644 325, e-mail: info@c015.cz

Autor a HIP:

J.Linhart

Investor:

Obec Třebotov, Kldná 69, 252 26 Třebotov IČ:00241741

Místo:

Třebotov, Hlavní 190, 252 26 areál školy

Projektant části

MAXXI – THERM s.r.o.
projekce vytápění a vzduchotechniky
Poděbradova 2738/16, 702 00 OSTRAVA 2
tel./fax: 596 913 265 tel.: 736 163 711
IČO: 277 77 685, DIČ: CZ27777685
e-mail: maxxitherm@seznam.cz

Razítko

ROZŠÍŘENÍ KAPACIT ZŠ A MŠ Třebotov

DOKUMENTACE PRO PROVÁDĚNÍ STAVBY

Paré:

Objekt

D.1.04 SO 04 Nová budova

Část

4 Technika prostředí staveb

4.5 ZTI

Zodpovědný projektant část:

Ing. Michal Havlíček

Vypracoval :

Radim Bartek

Datum:

09/2016

Počet formátů A4 :

A4 x 2

Měřítko :

1:200

Příloha

PŮDORYS STŘECHY - vnitřní vodovod

Číslo přílohy:

4.5 - B4