


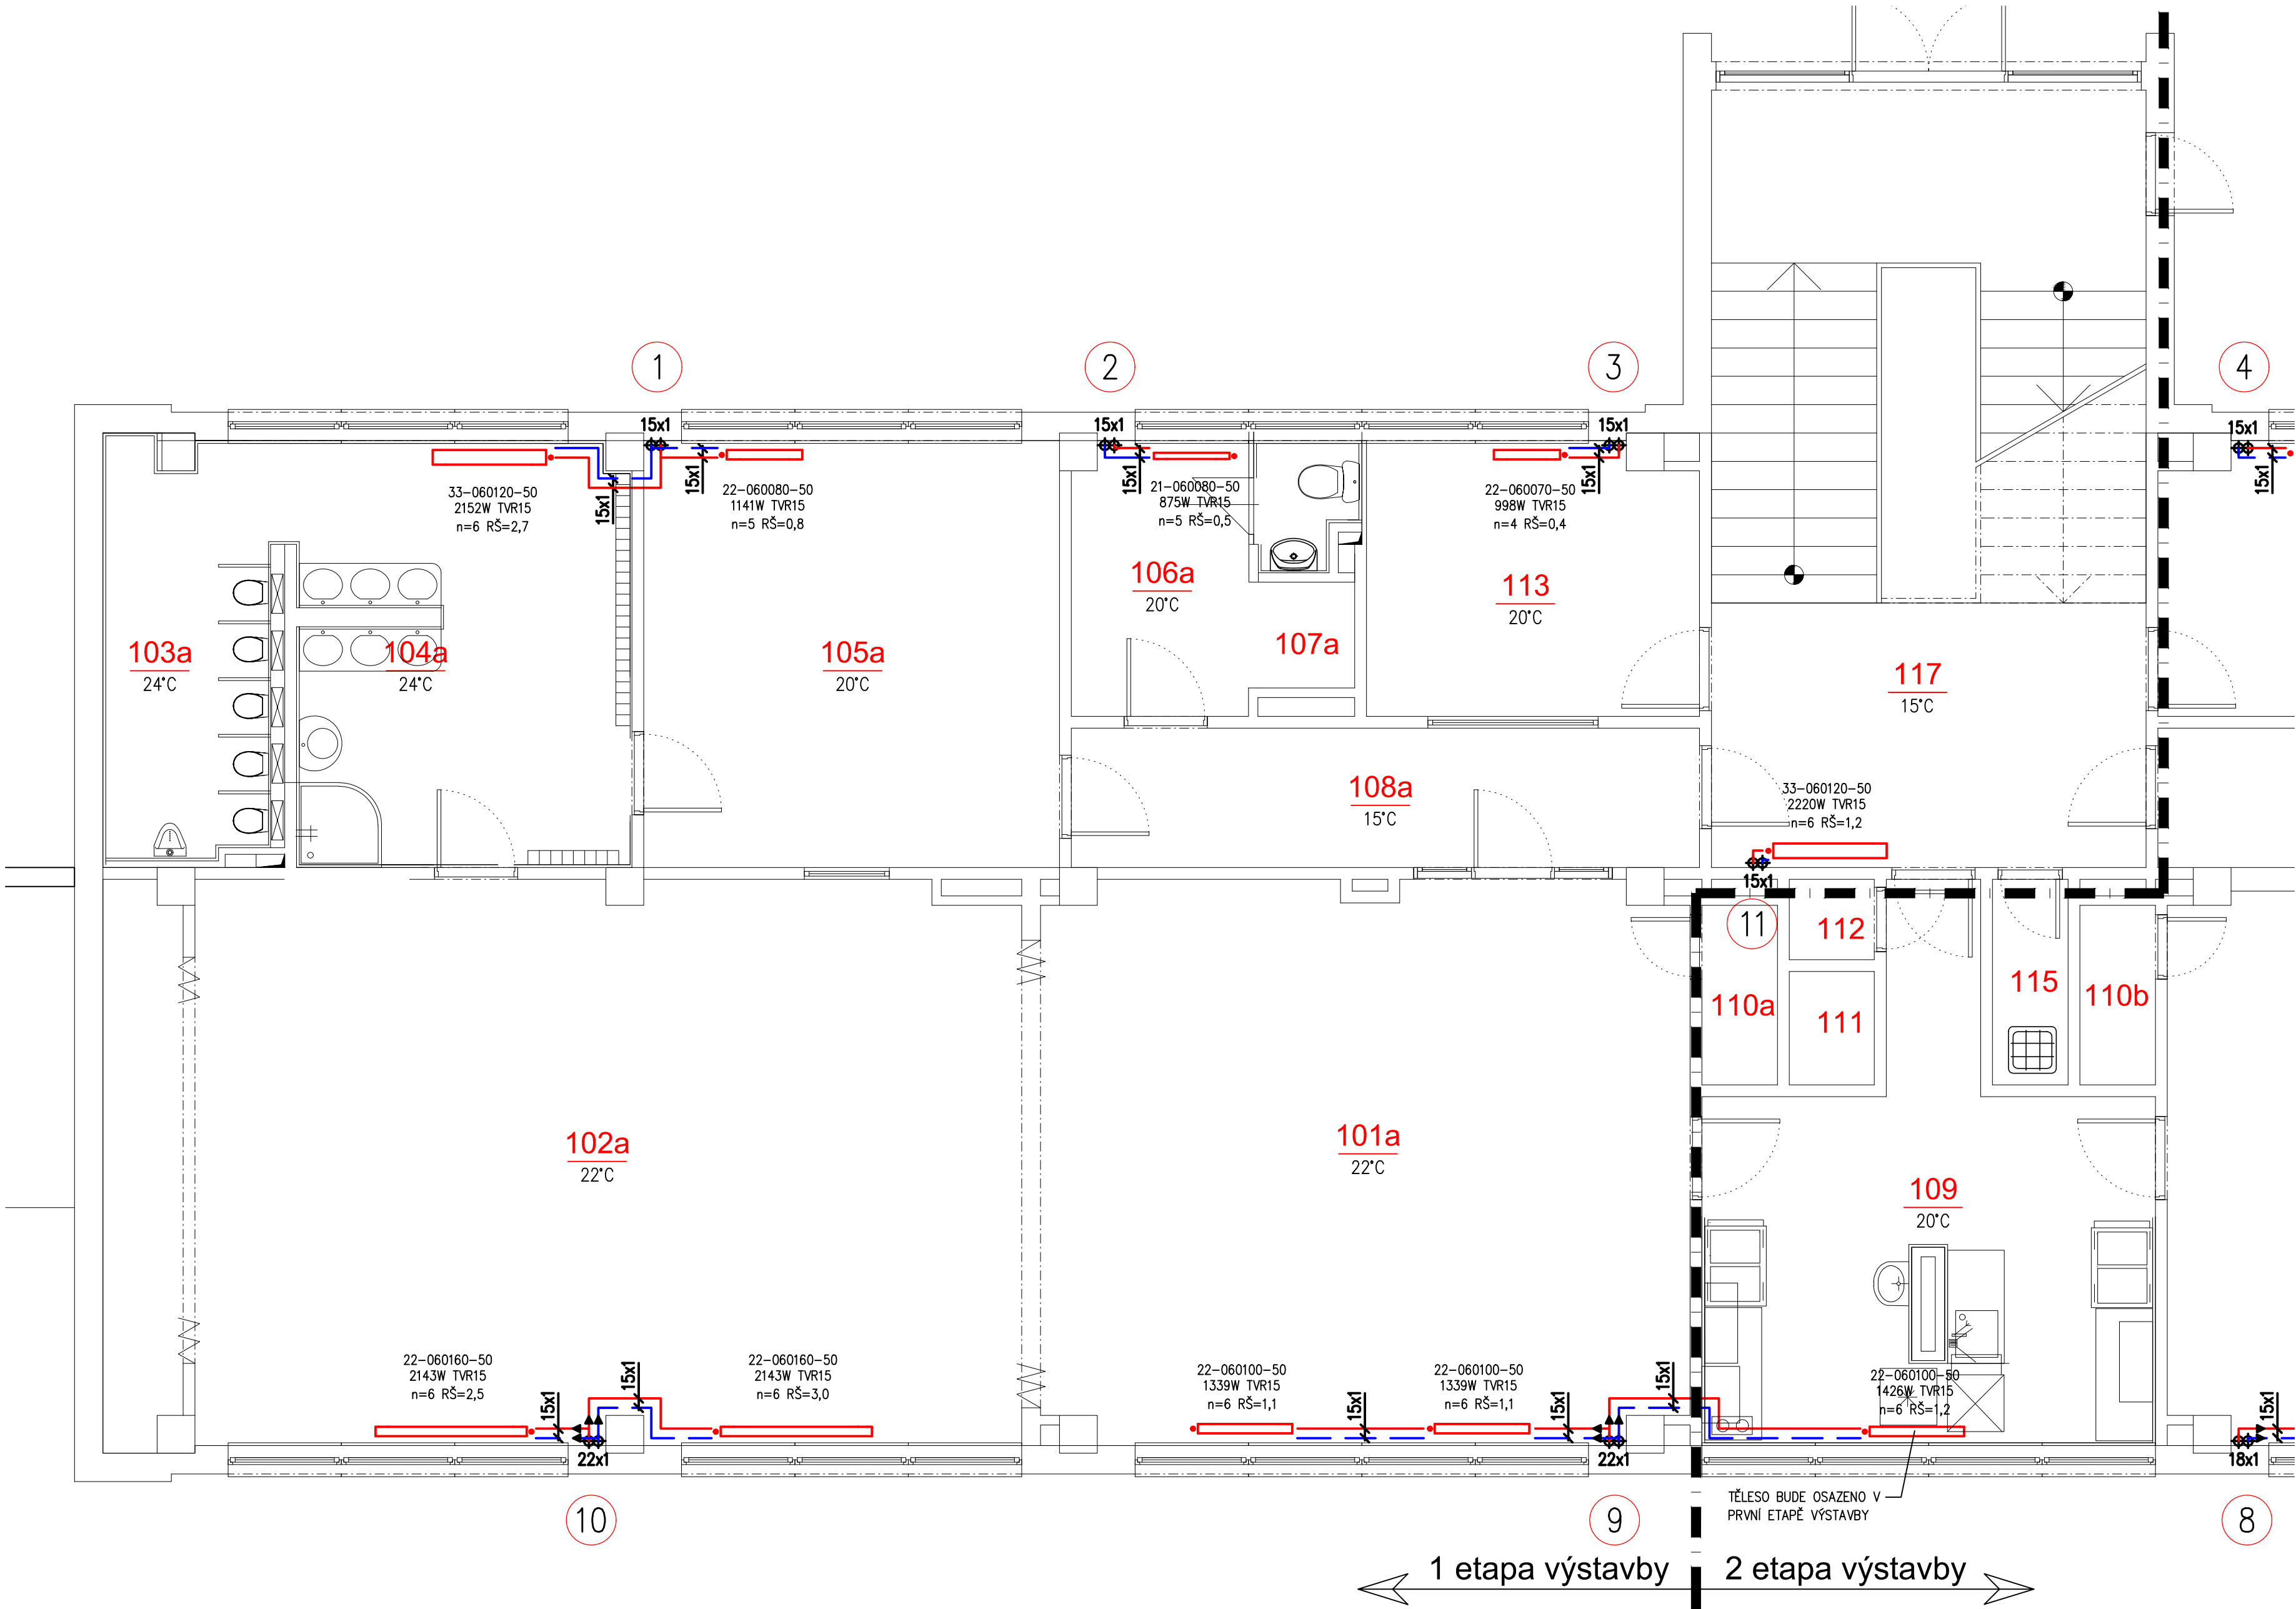

LEGENDA MÍSTNOSTÍ 1.NP

ODKAZ	ÚČEL
1.01a	PRACOVNA
1.02a	HERNA – UČEBNA
1.03a	WC DĚTÍ
1.04a	UMÝVÁRNA DĚTÍ
1.05a	ŠATNA DĚTÍ
1.06a	ŠATNA PERSONÁLU
1.07a	WC PERSONÁLU UMÝVÁRNA
1.08a	CHODBA
1.09	PŘÍPRAVNA JÍDEL
1.10a	SKLAD HRAČEK
1.11	VÝTAH
1.12	SKLAD
1.13	SKLAD
1.14	DENNÍ MÍST. ZAM.
1.15	ÚKLID. KOMORA
1.16	SCHODIŠTĚ
1.17	CHODBA


LEGENDA

- OTOPNÁ VODA PŘÍVODNÍ – NOVÉ POTRUBÍ
— OTOPNÁ VODA VRATNÁ – NOVÉ POTRUBÍ
- 22–HHHLLL–50 OTOPNÁ OCELOVÁ DESKOVÁ TĚLESA RADIK KLASIK, 22 POČET DESEK, HHH VÝŠKA TĚLESA V mm, LLL DÉLKA TĚLESA V cm, 50 OZNAČENÍ TYPU, TĚLESA S ODVZDUŠŇOVACÍM VENTILEM
- xxxW VÝKON OTOPNÉHO TĚLESA VE WATECH PŘI TEPLOTNÍM SPÁDU 75/55°C A PŘÍSLUŠNÉ TEPLOTĚ V INSTALOVANÉ MÍSTNOSTI
 - TRV TERMOSTATICKÝ VENTIL ROHOVÝ S PŘEDNASTAVENÍM V–EXAKT DN15 S TERMOSTICKOU HLAVICÍ
 - N=x STANOVENÍ STUPNĚ PŘEDNASTAVENÍ TERMOSTATICKÉHO VENTILU
 - RŠ=x,x REGULAČNÍ ŠROUBENÍ ROHOVÉ REGULUX DN15, NASTAVENÍ REGULAČNÍHO ŠROUBENÍ
- X STOUPACÍ VEDENÍ TOPNÉHO SYSTÉMU

POZNÁMKA

- MATERIÁLY JMENOVITĚ UVEDENÉ V PROJEKTU NEJSOU ZÁVAZNÉ, JSOU REPREZENTANTY URČENÉHO KVALITATIVNÍHO STANDARDU. ZHOTOVITEL MŮŽE POUŽÍT I JINÝCH KVALITATIVNĚ OBDOBNÝCH TECHNICKÝCH ŘEŠENÍ PŘIČEMŽ MUSÍ BÝT PROVEDEN PŘEPOČET JEJICH NASTAVENÍ
- HLAVNÍ LEŽATÉ ROZVODY JSOU VEDENY NAD PODLAHOU PO STĚNĚ, STOUPACÍ POTRUBÍ VEDENÉ PO STĚNĚ
 - ROZVODY VYTÁPĚNÍ VE SPÁDU OD MÍSTA VYPOUŠTĚNÍ
 - VE VYTÁPĚNÝCH MÍSTNOSTECH POTRUBÍ NEBUDE IZOLOVÁNO
 - PO INSTALACI NOVÝCH ROZVODŮ BUDOU PROVEDENY STAVEBNÍ ÚPRAVY DRÁŽEK, PROSTUPŮ STĚNAMI A STROPY. SOUČÁSTÍ DODÁVKY VYTÁPĚNÍ
 - PRO SPRÁVNOU FUNKCI OTOPNÉ SOUSTAVY MUSÍ BÝT PROVEDENO VYREGULOVÁNÍ TĚTO SOUSTAVY DLE PROJEKTOVÉ DOKUMENTACE. NASTAVENÍ JEDNOTLIVÝCH PRVKŮ OTOPNÉ SOUSTAVY (VENTILY, ŠROUBENÍ, ROZDĚLOVAČE POD. VYTÁPĚNÍ) JE VYPOČTENO PRO TYPY UVEDENÉ V PROJEKTOVÉ DOKUMENTACI. V PŘÍPADĚ JEJICH ZAMĚNY JE NUTNO PROVÉST PŘEPOČÍTÁNÍ TOHOTO NASTAVENÍ PRO NOVÉ TYPY.
 - PRŮCHODY POTRUBÍ HRANICEMI POŽÁRNÍCH ÚSEKŮ OPATŘIT POŽÁRNÍMI UCPÁVKAMI
 - NA NEJVVÝŠÍCH MÍSTECH JSOU OPATŘENY ROZVODY ODVZDUŠNĚNÍM A NA NEJNIŽŠÍCH VYPOUŠTĚNÍM
 - PROJEKT PROFESÍ NEŘEŠÍ SLED MONTÁŽNÍCH PRACÍ ANI POŘADÍ POSTUP JEDNOTLIVÝCH PROFESÍ
 - ROZVODY POTRUBÍ PŘED MONTÁŽÍ NUTNO KOORDINOVAT S OSTATNÍMI

- PROFESEMI
- MONTÁŽ POTRUBÍ VČETNĚ ULOŽENÍ DLE MONTÁŽNÍHO PŘEDPISU DODAVATELE POTRUBÍ
 - PŘED ZAHÁJENÍM MONTÁŽE JE TŘEBA PROVĚŘIT PROVEDITELNOST ŘEŠENÍ A V PŘÍPADĚ KOLIZÍ ŘEŠIT TOTO NEPRODLENĚ S GP ZA ÚČASTI VŠECH PROFESÍ

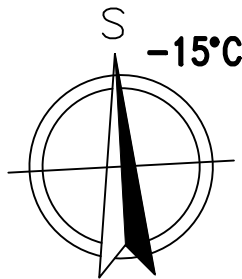

Vypracoval: Ing. Michal Albrecht		Odpovědný projektant: Ing. Michal Albrecht	Vedoucí projektant:	Ing. Michal Albrecht Projektová kancelář TZB Neklanova 375, 397 01 Písek Tel. : 777 580 081 E-MAIL: albrecht.tzb@gmail.com ICO: 86910876	
SÚ: Písek					
Investor: Základní škola Jana Husa a Mateřská škola Písek, Husovo nám. 725 Husovo nám. 725/5, 397 01 Písek					
Akce:				Datum: 12/2020	Měřítko: 1:50
REKONSTRUKCE STÁVAJÍCÍCH INSTALACÍ A SOC. ZAŘÍZENÍ 13. MŠ – 1. etapa D.1.4. TPS - Vytápění				Zakázkové číslo: 011U/21	Stupeň PD: DPS
				Paré č.	Formát: 6xA4
				C. výkresu	
Obsah:				03	
PŮDORYS 1.NP					