


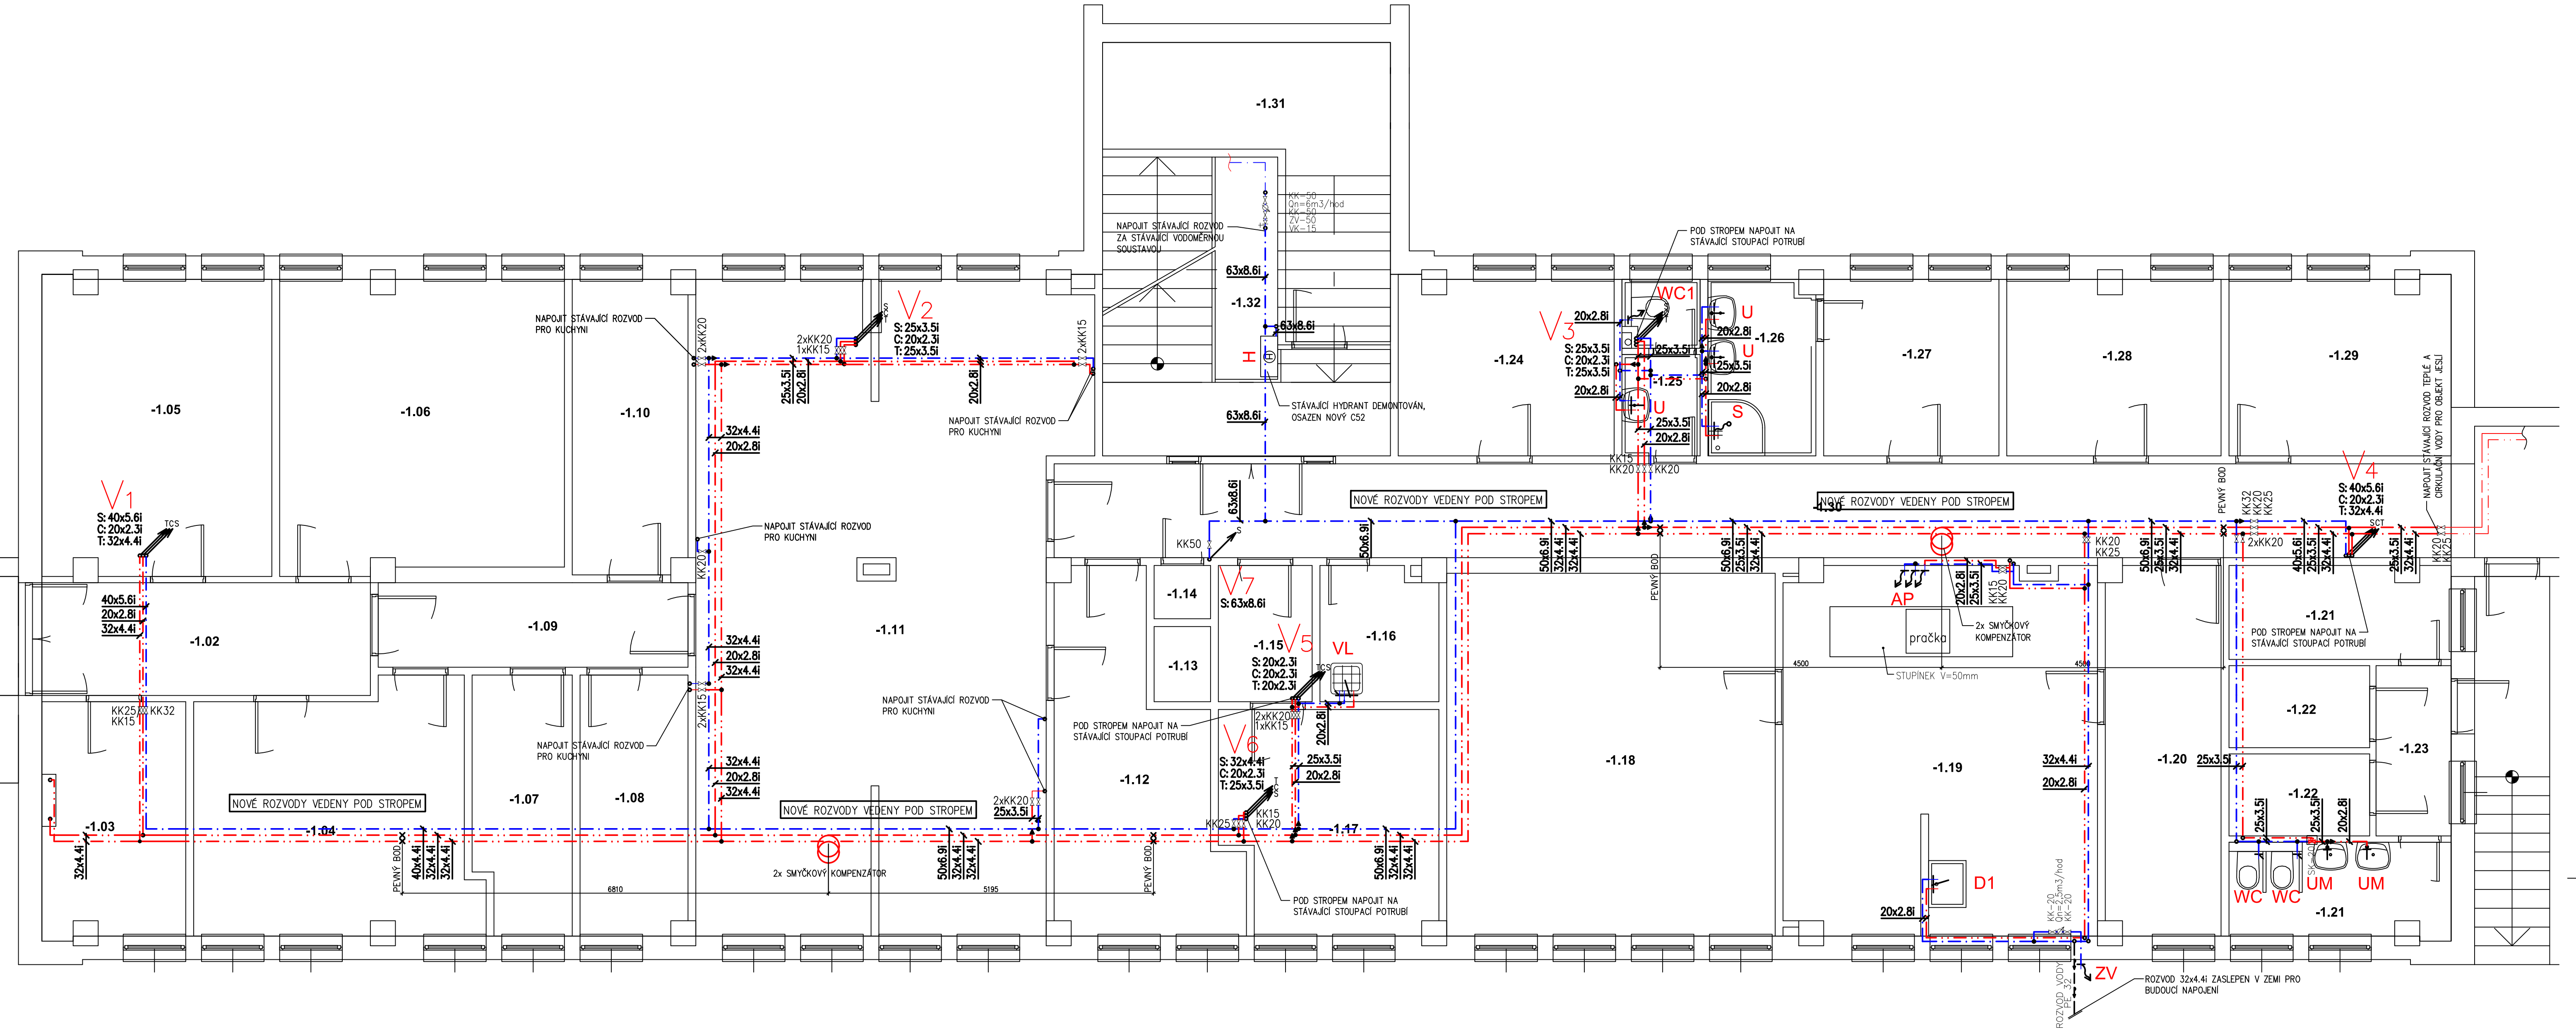

LEGENDA

- NOVÉ POTRUBÍ ROZVODŮ STUJENÉ VODY – POTRUBÍ PPR PN16
- NOVÉ POTRUBÍ ROZVODŮ TEPLÉ VODY – POTRUBÍ PPR PN16
- NOVÉ POTRUBÍ ROZVODŮ SMÍCHANÉ VODY – POTRUBÍ PPR PN16
- STÁVAJÍCÍ POTRUBÍ ROZVODŮ STUJENÉ VODY
- STÁVAJÍCÍ POTRUBÍ ROZVODŮ TEPLÉ VODY
- SK TERMOSTATICKÝ SMĚŠOVACÍ VENTIL TUV VČETNĚ DVOU ZPĚTNÝCH KLAPEK OSAZENÝCH NA PŘIVODECH+ PLASTOVÁ DVÍŘKA 300x300
- KK UZÁVÍRAČÍ KULOVÝ KOHOUT Z PPR

OZ.ZP	POPIS	PŘIPOJENÍ - VODOVOD
U	UMYVADLO DITURVITOVÉ 600MM	BATERIE NÁSTĚNNÁ UMYVADLOVÁ PÁKOVÁ DN15, SMĚŠOVACÍ
UM	UMYVADLO DITURVITOVÉ 450MM, VÝŠKA OSAZENÍ 650MM	BATERIE NÁSTĚNNÁ UMYVADLOVÁ PÁKOVÁ PRO JEDNU VODU DN15
WC	KLOZET ZÁVĚSNÝ DITURVITOVÝ ČÍSTKÝ, VČ. SEDÁTKA	PŘÍVOD VODY KE SPLACHOVACÍMU MODULU
WC1	KLOZET ZÁVĚSNÝ DITURVITOVÝ VČ. SEDÁTKA	PŘÍVOD VODY KE SPLACHOVACÍMU MODULU
VL	VÝLEVKKA DITURVITOVÁ S MŘÍŽKOU A SPLACHOVACÍ NÁDRŽKOU	NÁDRŽ PŘIPOJENA PŘES ROHOVÝ VENTIL PANCEROVOU HADICI
S	KERAMICKÁ SPRCHOVÁ VANIČKA ČTVRTKRUHOVÁ 900X900X1100M, TYČ VČ.ZABEZPEČENÍ PROTI ZPĚTNÉMU TOKU	SPRCHOVÁ BATERIE NÁSTĚNNÁ PÁKOVÁ + SPRCH. HLAVICE, PROPOJ. HADICE, POSUV. PLASTOVÁ ZASTĚNA, DOZDIT SOKL
D1	NEREZOVÝ VELKOKAPACITNÍ DŘEZ NA NOHU S OPLÁŠTĚNÍM SLUNIS	BATERIE NÁSTĚNNÁ DŘEZOVÁ DN15, SMĚŠOVACÍ
AP	AUTOMATICKÁ PRAČKA	3X VÝTOKOVÝ KOHOUT 1/2"
ZV	ZAHRADNÍ VENTIL NEZÁMRZNÝ BOČNÍ DN20	PŘÍVOD VODY DN20
H	NOVÝ HYDRANTOVÝ SYSTÉM C52 S HADICÍ O DÉLCE 20M	PŘÍVOD VODY DN50

POTRUBÍ PPR PN 16

16.....16x2,2 40.....40x5,5
20.....20x2,8 50.....50x6,9
25.....25x3,5 63.....63x8,6
32.....32x4,4
40.....40x5,5

IZOLACE POTRUBÍ

POTRUBÍ STUJENÉ VODY BUDE IZOLOVÁNO IZOLACÍ tl.13mm
POTRUBÍ TEPLÉ VODY BEZ CÍRKULACE BUDE IZOLOVÁNO IZOLACÍ tl.13mm
POTRUBÍ TEPLÉ VODY A CÍRKULACE BUDE IZOLOVÁNO IZOLACÍ tl.20mm

VZDÁLENOST ZÁVĚSŮ

20x2,8 0,8 M 40x5,5 1,0 M
25x3,5 0,9 M 50x6,9 1,2 M
32x4,4 1,0 M 63x8,6 1,3 M

POZNÁMKA

- VEŠKERÉ ROZVODY VODY V OBJEKTU IZOLOVÁNY (VIZ TABULKA)
- MATERIÁL VODOVODNÍHO POTRUBÍ STOUPAČÍHO I VODOROVNÉHO A JEDNOTLIVÝCH PŘÍPOJEK K ZAŘÍZOVACÍM PŘEDMĚTŮM BUDE PPR (HOSTALEN) PN16
- ROZVOD TEPLÉ A CÍRKULACNÍ VODY POD STROPEM VEDENY V NOVÉM PLASTOVÉM ŽLABU
- ROZVODY POTRUBÍ PŘED MONTÁŽÍ NUTNO KOORDINOVAT S OSTATNÍMI PROFESEMI
- PŘED ZAHÁJENÍM MONTÁŽE JE TŘEBA PROVĚRIT PROVEDITELNOST ŘEŠENÍ A V PŘÍPADĚ KOLIZÍ ŘEŠIT TOTO NEPRODLENĚ S GP ZA ÚČASTI VŠECH PROFESÍ
- MONTÁŽ POTRUBÍ VČETNĚ ULOŽENÍ DLE MONTÁŽNÍHO PŘEDPISU DODAVATELE POTRUBÍ
- UCHYČENÍ POTRUBÍ BUDE REALIZOVÁNO DLE PŘEDPISŮ VÝROBCE POTRUBÍ A IZOLACE
- VEŠKERÉ PROSTUPY, DRÁŽKY, NIKY, CHRÁNIČKY A.TD. NUTNO KOORDINOVAT S OSTATNÍMI NOVÝMI NEBO STÁVAJÍCÍMI TRUBNÍMI NEBO KABELOVÝMI VEDENÍMI!!!!

LEGENDA MÍSTNOSTÍ 1.PP

ODKAZ	ÚČEL
-1.01	RAMPA
-1.02	PŘÍJEM ZÁSOB
-1.03	SKLAD OBALŮ
-1.04	SKLAD CHLAZENÝCH POTRAVIN
-1.05	SKLAD SUCHÝCH POTRAVIN
-1.06	SKLAD CHLADNÝ
-1.07	SKLAD
-1.08	SKLAD
-1.09	CHODBA
-1.10	HRUBÁ PŘÍPRAVNA
-1.11	KUCHYNĚ
-1.12	EXPEDICE JÍDEL
-1.13	VÝTAH
-1.14	SKLAD ČISTIČÍCH PROSTŘEDKŮ
-1.15	PŘEDSÍŇ

-1.16	ÚKLIDOVÁ KOMORA
-1.17	VÝDEJ A SKLAD ČISTÉHO PRÁDLA
-1.18	SUŠARNA A ŽEHLÍRNA
-1.19	PRADELNA
-1.20	PŘÍJEM A SKLAD NEČIST. PRÁDL.
-1.21	LETNÍ UMYVÁRNA
-1.22	SKLAD ZAHRADNÍCH HRAČEK
-1.23	PŘEDSÍŇ
-1.24	KANCELÁŘ VEDENÍ KUCHYNĚ
-1.25	WC ZAMĚSTNANCŮ
-1.26	UMÝVÁRNA ZAMĚSTNANCŮ
-1.27	ŠATNA ZAMĚSTNANCŮ
-1.28	SPOLEČ. MÍSTNOST
-1.29	SKLAD
-1.30	CHODBA
-1.31	SKLAD
-1.32	SCHODIŠTĚ VSTUP

POZNÁMKA

- VEŠKERÉ ROZVODY VODY V OBJEKTU IZOLOVÁNY (VIZ TABULKA)
- MATERIÁL VODOVODNÍHO POTRUBÍ STOUPAČÍHO I VODOROVNÉHO A JEDNOTLIVÝCH PŘÍPOJEK K ZAŘÍZOVACÍM PŘEDMĚTŮM BUDE PPR (HOSTALEN) PN16
- ROZVOD TEPLÉ A CÍRKULACNÍ VODY POD STROPEM VEDENY V NOVÉM PLASTOVÉM ŽLABU
- ROZVODY POTRUBÍ PŘED MONTÁŽÍ NUTNO KOORDINOVAT S OSTATNÍMI PROFESEMI
- PŘED ZAHÁJENÍM MONTÁŽE JE TŘEBA PROVĚRIT PROVEDITELNOST ŘEŠENÍ A V PŘÍPADĚ KOLIZÍ ŘEŠIT TOTO NEPRODLENĚ S GP ZA ÚČASTI VŠECH PROFESÍ
- MONTÁŽ POTRUBÍ VČETNĚ ULOŽENÍ DLE MONTÁŽNÍHO PŘEDPISU DODAVATELE POTRUBÍ
- UCHYČENÍ POTRUBÍ BUDE REALIZOVÁNO DLE PŘEDPISŮ VÝROBCE POTRUBÍ A IZOLACE
- VEŠKERÉ PROSTUPY, DRÁŽKY, NIKY, CHRÁNIČKY A.TD. NUTNO KOORDINOVAT S OSTATNÍMI NOVÝMI NEBO STÁVAJÍCÍMI TRUBNÍMI NEBO KABELOVÝMI VEDENÍMI!!!!

Vypracoval: Ing. Jana Albrechtová	Odpovědný projektant: Ing. Michal Albrecht	Vedoucí projektant:	Ing. Michal Albrecht Projektová kancelář TZB Neklanova 375, 397 01 Písek Tel.: 777 580 081 E-MAIL: albrecht.michal@seznam.cz IČO: 86910876
SÚ: Písek	Investor: Základní škola Jana Husa a Mateřská škola Písek, Husovo nám. 725 Husovo nám. 725/5, 397 01 Písek	Datum: 12/2020 Zakázkové číslo: 0112/21 Pare č.	Měřítko: 1:50 Stupeň PD: DPS Formát: 8 xA4 Č. výkresu: 07
Obsah: REKONSTRUKCE STÁVAJÍCÍCH INSTALACÍ A SOC. ZAŘÍZENÍ 13. MŠ – 1. etapa D.1.4. TPS - Zdravotně technické instalace			PŮDORYS 1PP - VODOVOD