


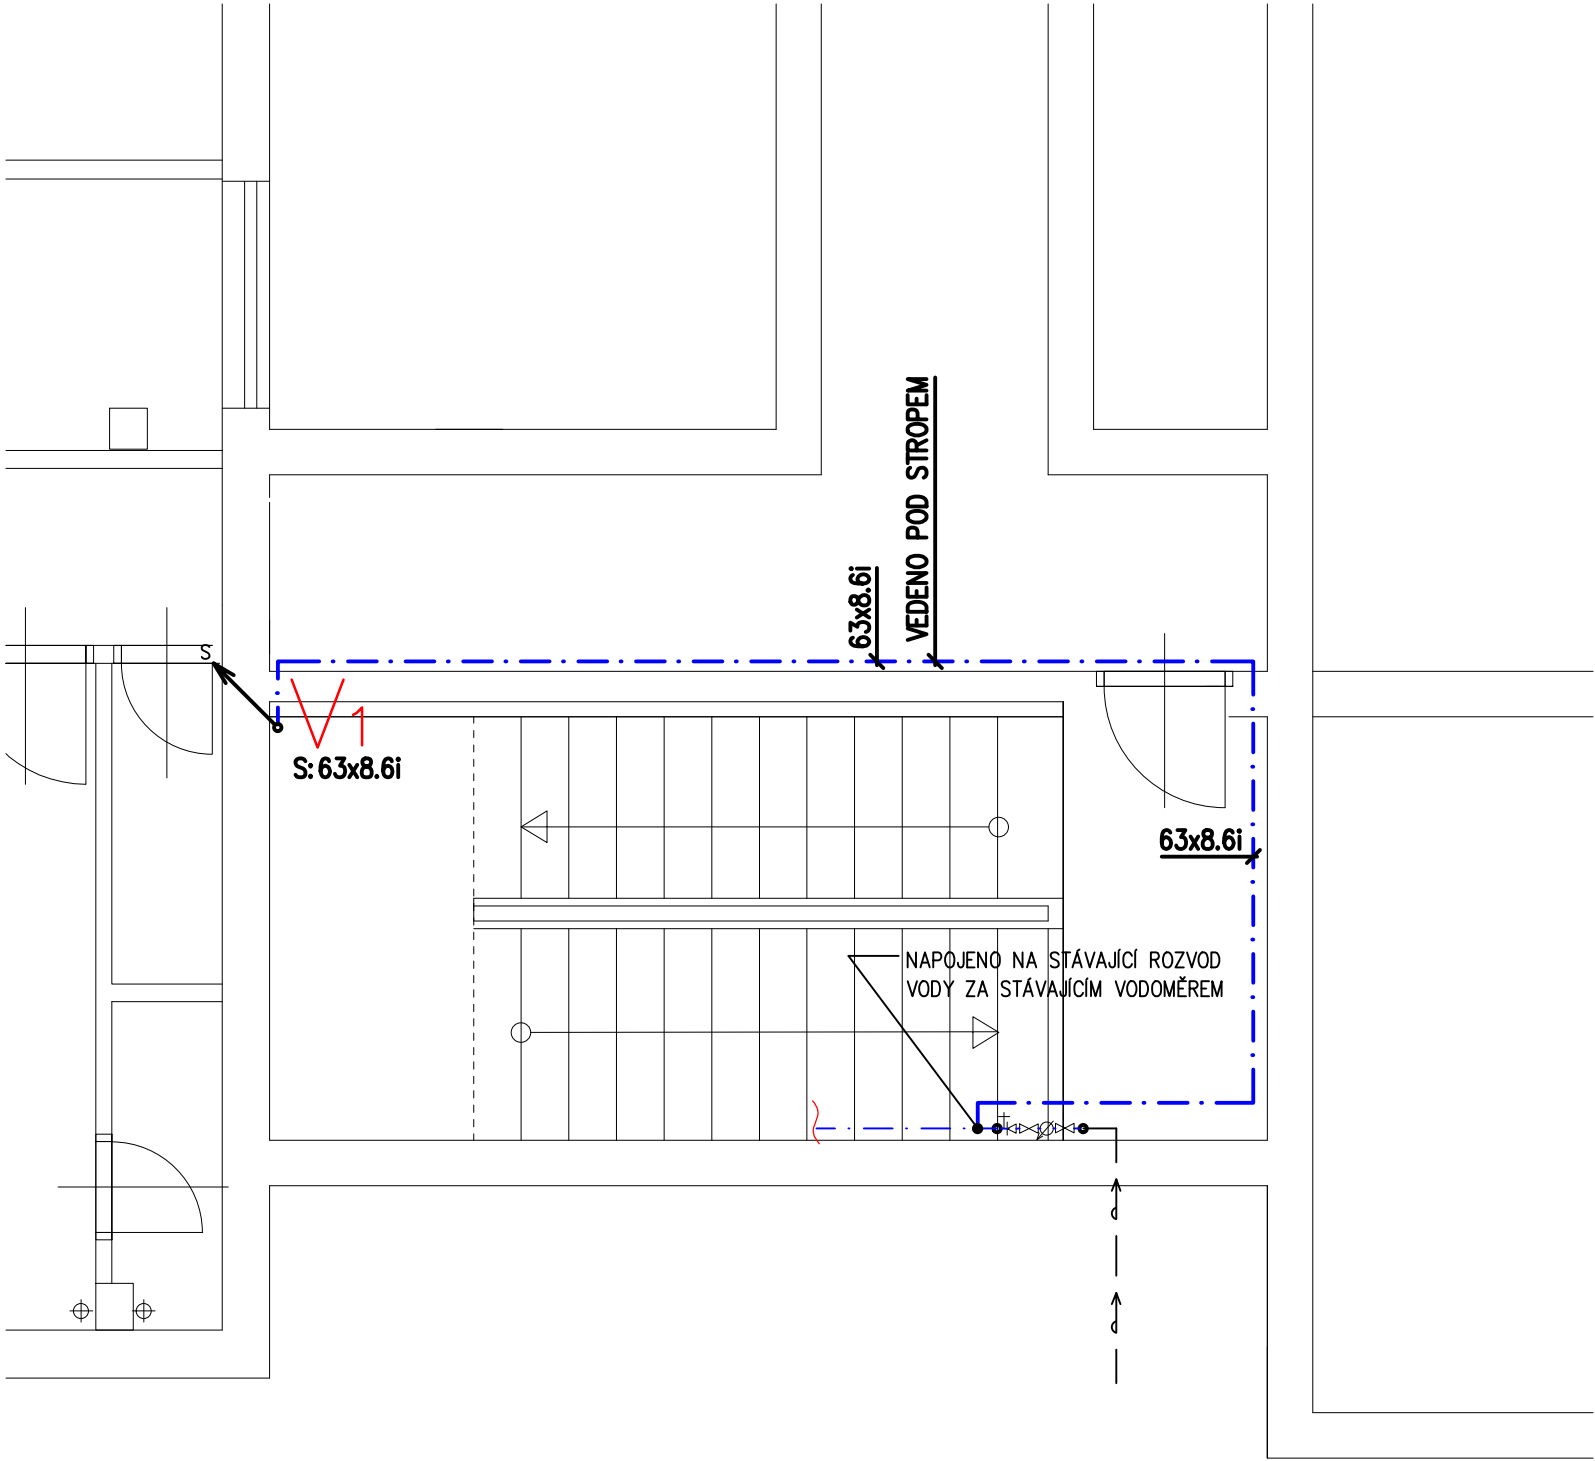

LEGENDA

- NOVÉ POTRUBÍ ROZVODŮ STUDENÉ VODY – POTRUBÍ PPR PN16
- STÁVAJÍCÍ POTRUBÍ ROZVODŮ STUDENÉ VODY – POTRUBÍ PPR PN16
- STÁVAJÍCÍ VENKOVNÍ ROZVOD STUDENÉ VODY

POTRUBÍ PPR PN 16

16.....16x2,2 40.....40x5,5
20.....20x2,8 50.....50x6,9
25.....25x3,5 63.....63x8,6
32.....32x4,4
40.....40x5,5

IZOLACE POTRUBÍ

POTRUBÍ STUDENÉ VODY BUDE IZOLOVÁNO IZOLACÍ tl.13mm
POTRUBÍ TEPLÉ VODY BEZ CÍRKULACE BUDE IZOLOVÁNO IZOLACÍ tl.13mm
POTRUBÍ TEPLÉ VODY A CÍRKULACE BUDE IZOLOVÁNO IZOLACÍ tl.20mm

VZDÁLENOST ZÁVĚSŮ

20x2,8 0,8 M 40x5,5 1,0 M
25x3,5 0,9 M 50x6,9 1,2 M
32x4,4 1,0 M 63x8,6 1,3 M

POZNÁMKA

- VEŠKERÉ ROZVODY VODY V OBJEKTU IZOLOVÁNY (VIZ TABULKA)
- MATERIÁL VODOVODNÍHO POTRUBÍ STOU PACÍHO I VODOROVNÉHO A JEDNOTLIVÝCH PŘÍPOJEK K ZAŘIZOVACÍM PŘEDMĚTŮM BUDE PPR (HOSTALEN) PN16
- ROZVOD TEPLÉ A CÍRKULAČNÍ VODY POD STROPEM VEDENÝ V NOVÉM PLASTOVÉM ŽLABU
- ROZVODY POTRUBÍ PŘED MONTÁŽÍ NUTNO KOORDINOVAT S OSTATNÍMI PROFESEMI
- PŘED ZAHÁJENÍM MONTÁŽE JE TŘEBA PROVĚŘIT PROVEDITELNOST ŘEŠENÍ A V PŘÍPADĚ KOLIZÍ ŘEŠIT TOTO NEPRODLENĚ S GP ZA ÚČASTI VŠECH PROFESÍ
- MONTÁŽ POTRUBÍ VČETNĚ ULOŽENÍ DLE MONTÁŽNÍHO PŘEDPISU DODAVATELE POTRUBÍ
- UCHYCENÍ POTRUBÍ BUDE REALIZOVÁNO DLE PŘEDPISŮ VÝROBCE POTRUBÍ A IZOLACE
- VEŠKERÉ PROSTUPY, DRÁŽKY, NIKY, CHRÁNIČKY ATD. NUTNO KOORDINOVAT S OSTATNÍMI NOVÝMI NEBO STÁVAJÍCÍMI TRUBNÍMI NEBO KABELOVÝMI VEDENÍMI!!!

Vypracoval: Ing. Jana Albrechtová	Odpovědný projektant: Ing. Michal Albrecht	Vedoucí projektant:	Ing. Michal Albrecht Projektová kancelář TZB Neklanova 375, 397 01 Písek Tel. : 777 580 081 E-MAIL: albrecht.tzb@seznam.cz IČO: 86910876	
SÚ:	Písek			
Investor:	Základní škola Jana Husa a Mateřská škola Písek, Husovo nám. 725 Husovo nám. 725/5, 397 01 Písek			
Akce: REKONSTRUKCE STÁVAJÍCÍCH INSTALACÍ A SOC. ZAŘÍZENÍ 13. MŠ – 1. etapa D.1.4. TPS - Zdravotně technické instalace			Datum: 12/2020	Měřítko: 1:50
			Zakázkové číslo: 011z/21	Stupeň PD: DPS
Obsah: PŮDORYS VODOV.- JESLE SUTER.			Paré č.	Formát: 2xA4
				Č. výkresu 10