



VODOMĚRNÁ ŠACHTA 1200x3000

M 1:50


PŮDORYSNÝ ŘEZ 1–1

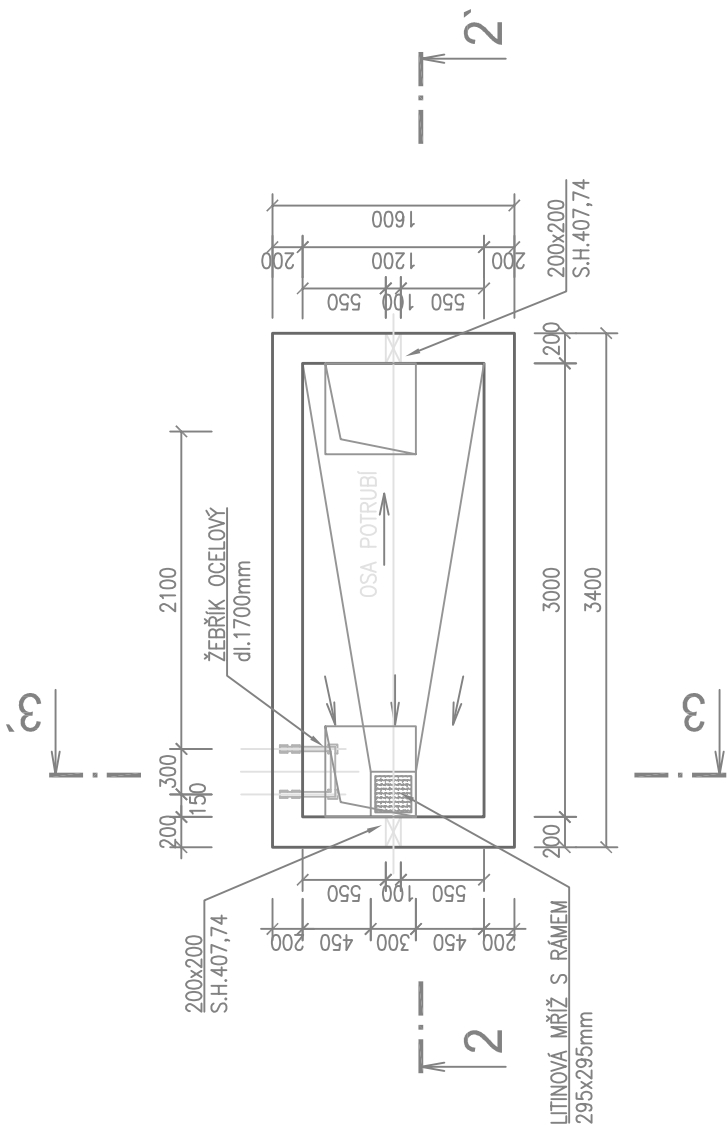

POHLED NA STROP

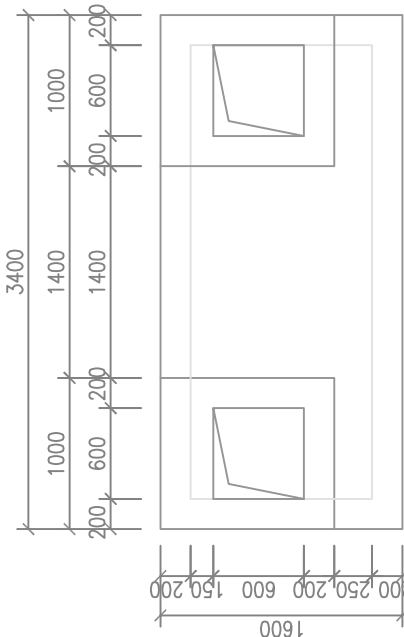


VÝZTUŽ STROPU

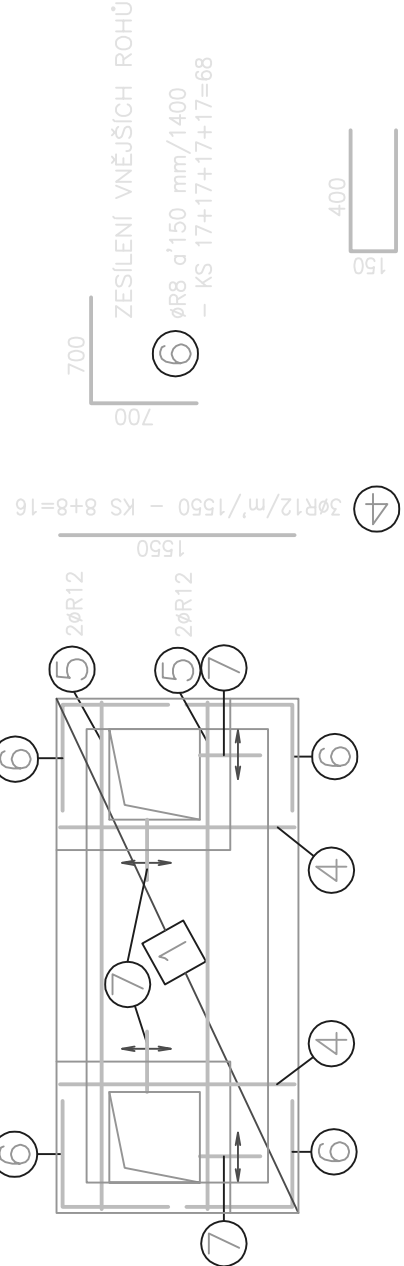


OCEL : B500B (R10505)
KARI

BETON : C25/30-XC2-XF2-Ci0,2-D_{max}22-S3
NORMALIZOVANÝ BETON TŘÍDY BS1 A PODLE TP ČBS-02-BILÉ VANY
NAVRŽENO DLE ČSN EN 206-01/Z3
MAX. PRŮSAK 50mm DLE ČSN EN 12 390-8
JIMENOVITÉ KRYTÍ VÝZTUŽE 30mm


ŘEZ 2–2'

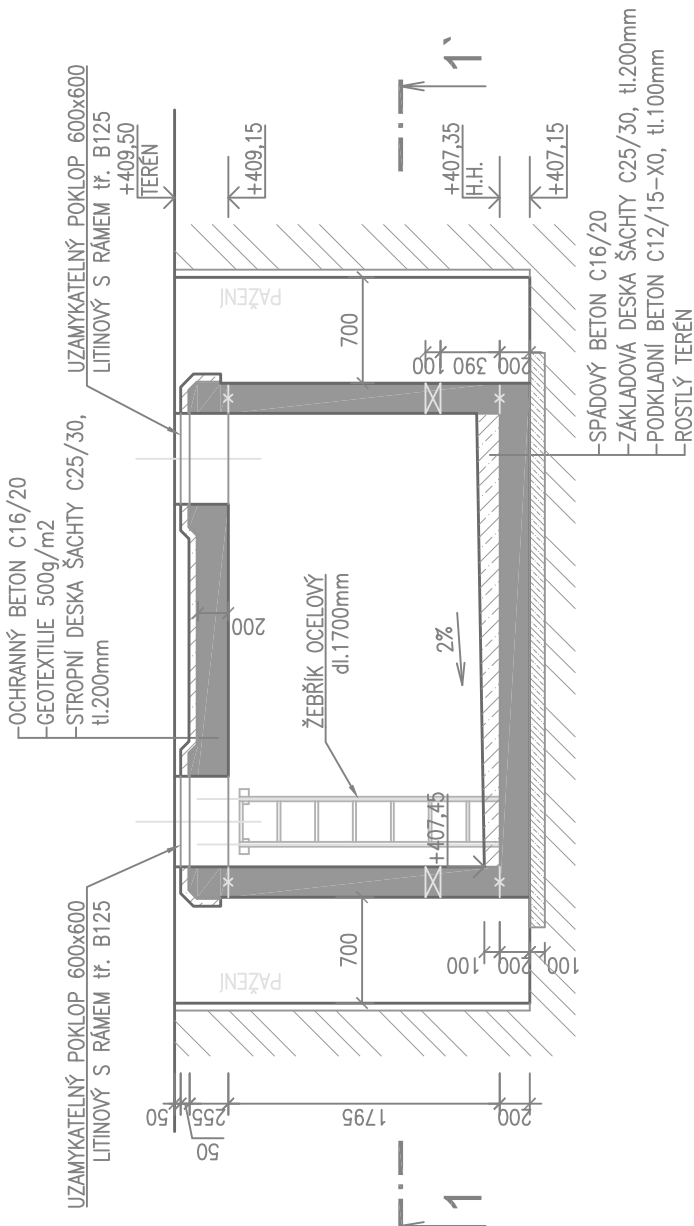


ŘEZ 3–3'

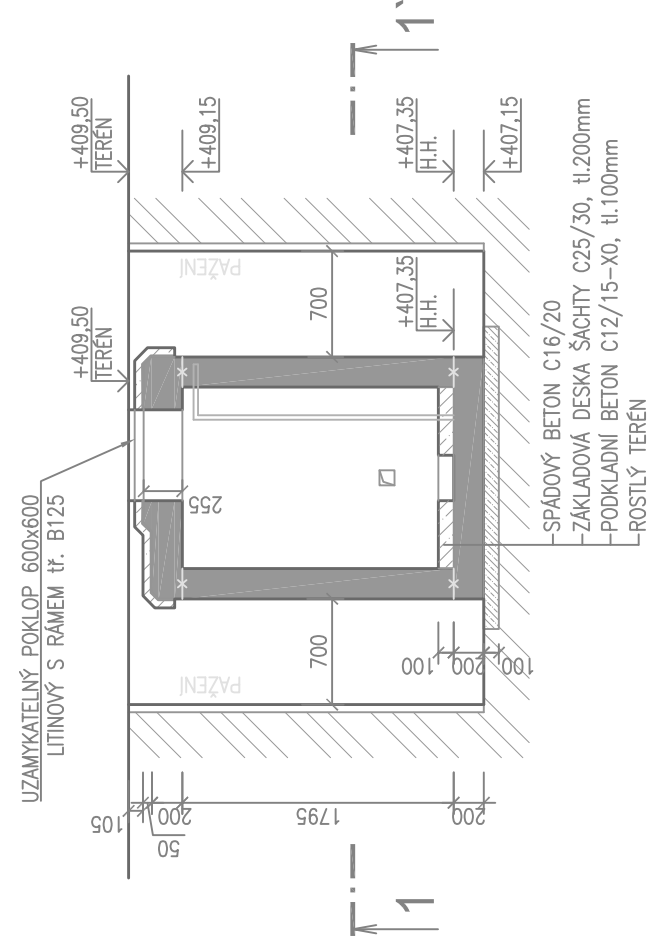

ŘEZ 2–2' –VÝZTUŽ

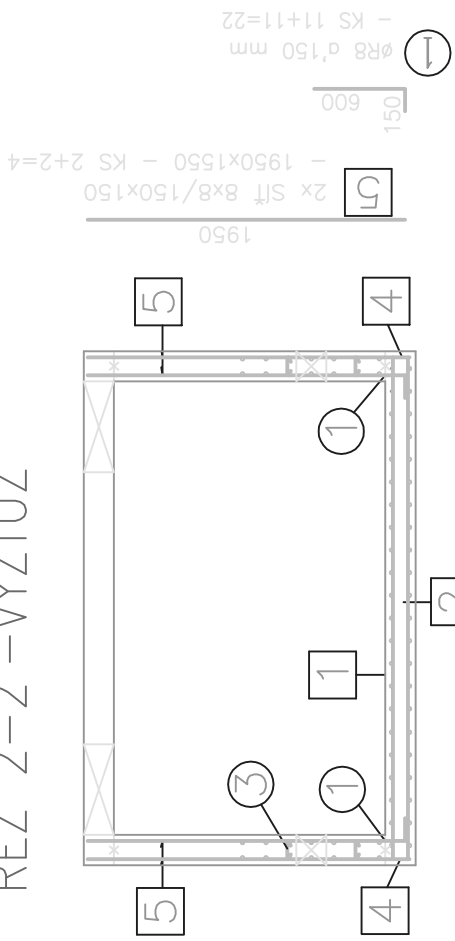

ŘEZ 3–3' –VÝZTUŽ

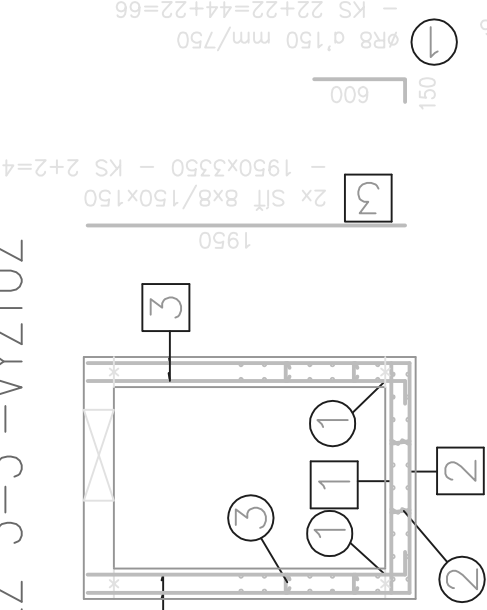

POZNÁMKA :

- PRACOVNÍ SPÁRY BUDOU OŠETŘENY KRystalizačním náterem + pásek ADEKA ULTRA SEAL
- ŽEBŘÍKY, POKLOPY A VSTUPNÍ OTVORY DLE ČSN 75 0748
- LITINOVÁ MŘÍŽ DLE ČSN 13 6320
- PŘED ZAPOČETÍM PRACÍ NUTNO VYTÝČIT VEŠKERÉ STÁVAJÍCÍ SÍTĚ KŘÍŽENÍ DLE ČSN 73 6005 !!!

Investor:	Město Lysá nad Labem Husovo nám. 23, 289 22 Lysá n/L	Odpovědný projektant:	DPS Ing. Vítězslav Honsl	Stupeň:	Datum: 01/2017
Název díla:	BYŠČIKY – KANALIZACE SPLAŠKOVÁ TLAKOVÁ A VODOVOD				
Název části díla:	VODOVOD		D.2.2		
Název přílohy:	VODOMĚRNÁ ŠACHTA – VÝKRES TVARU A VÝZTUŽE	018		Měřítko: 1:50	