


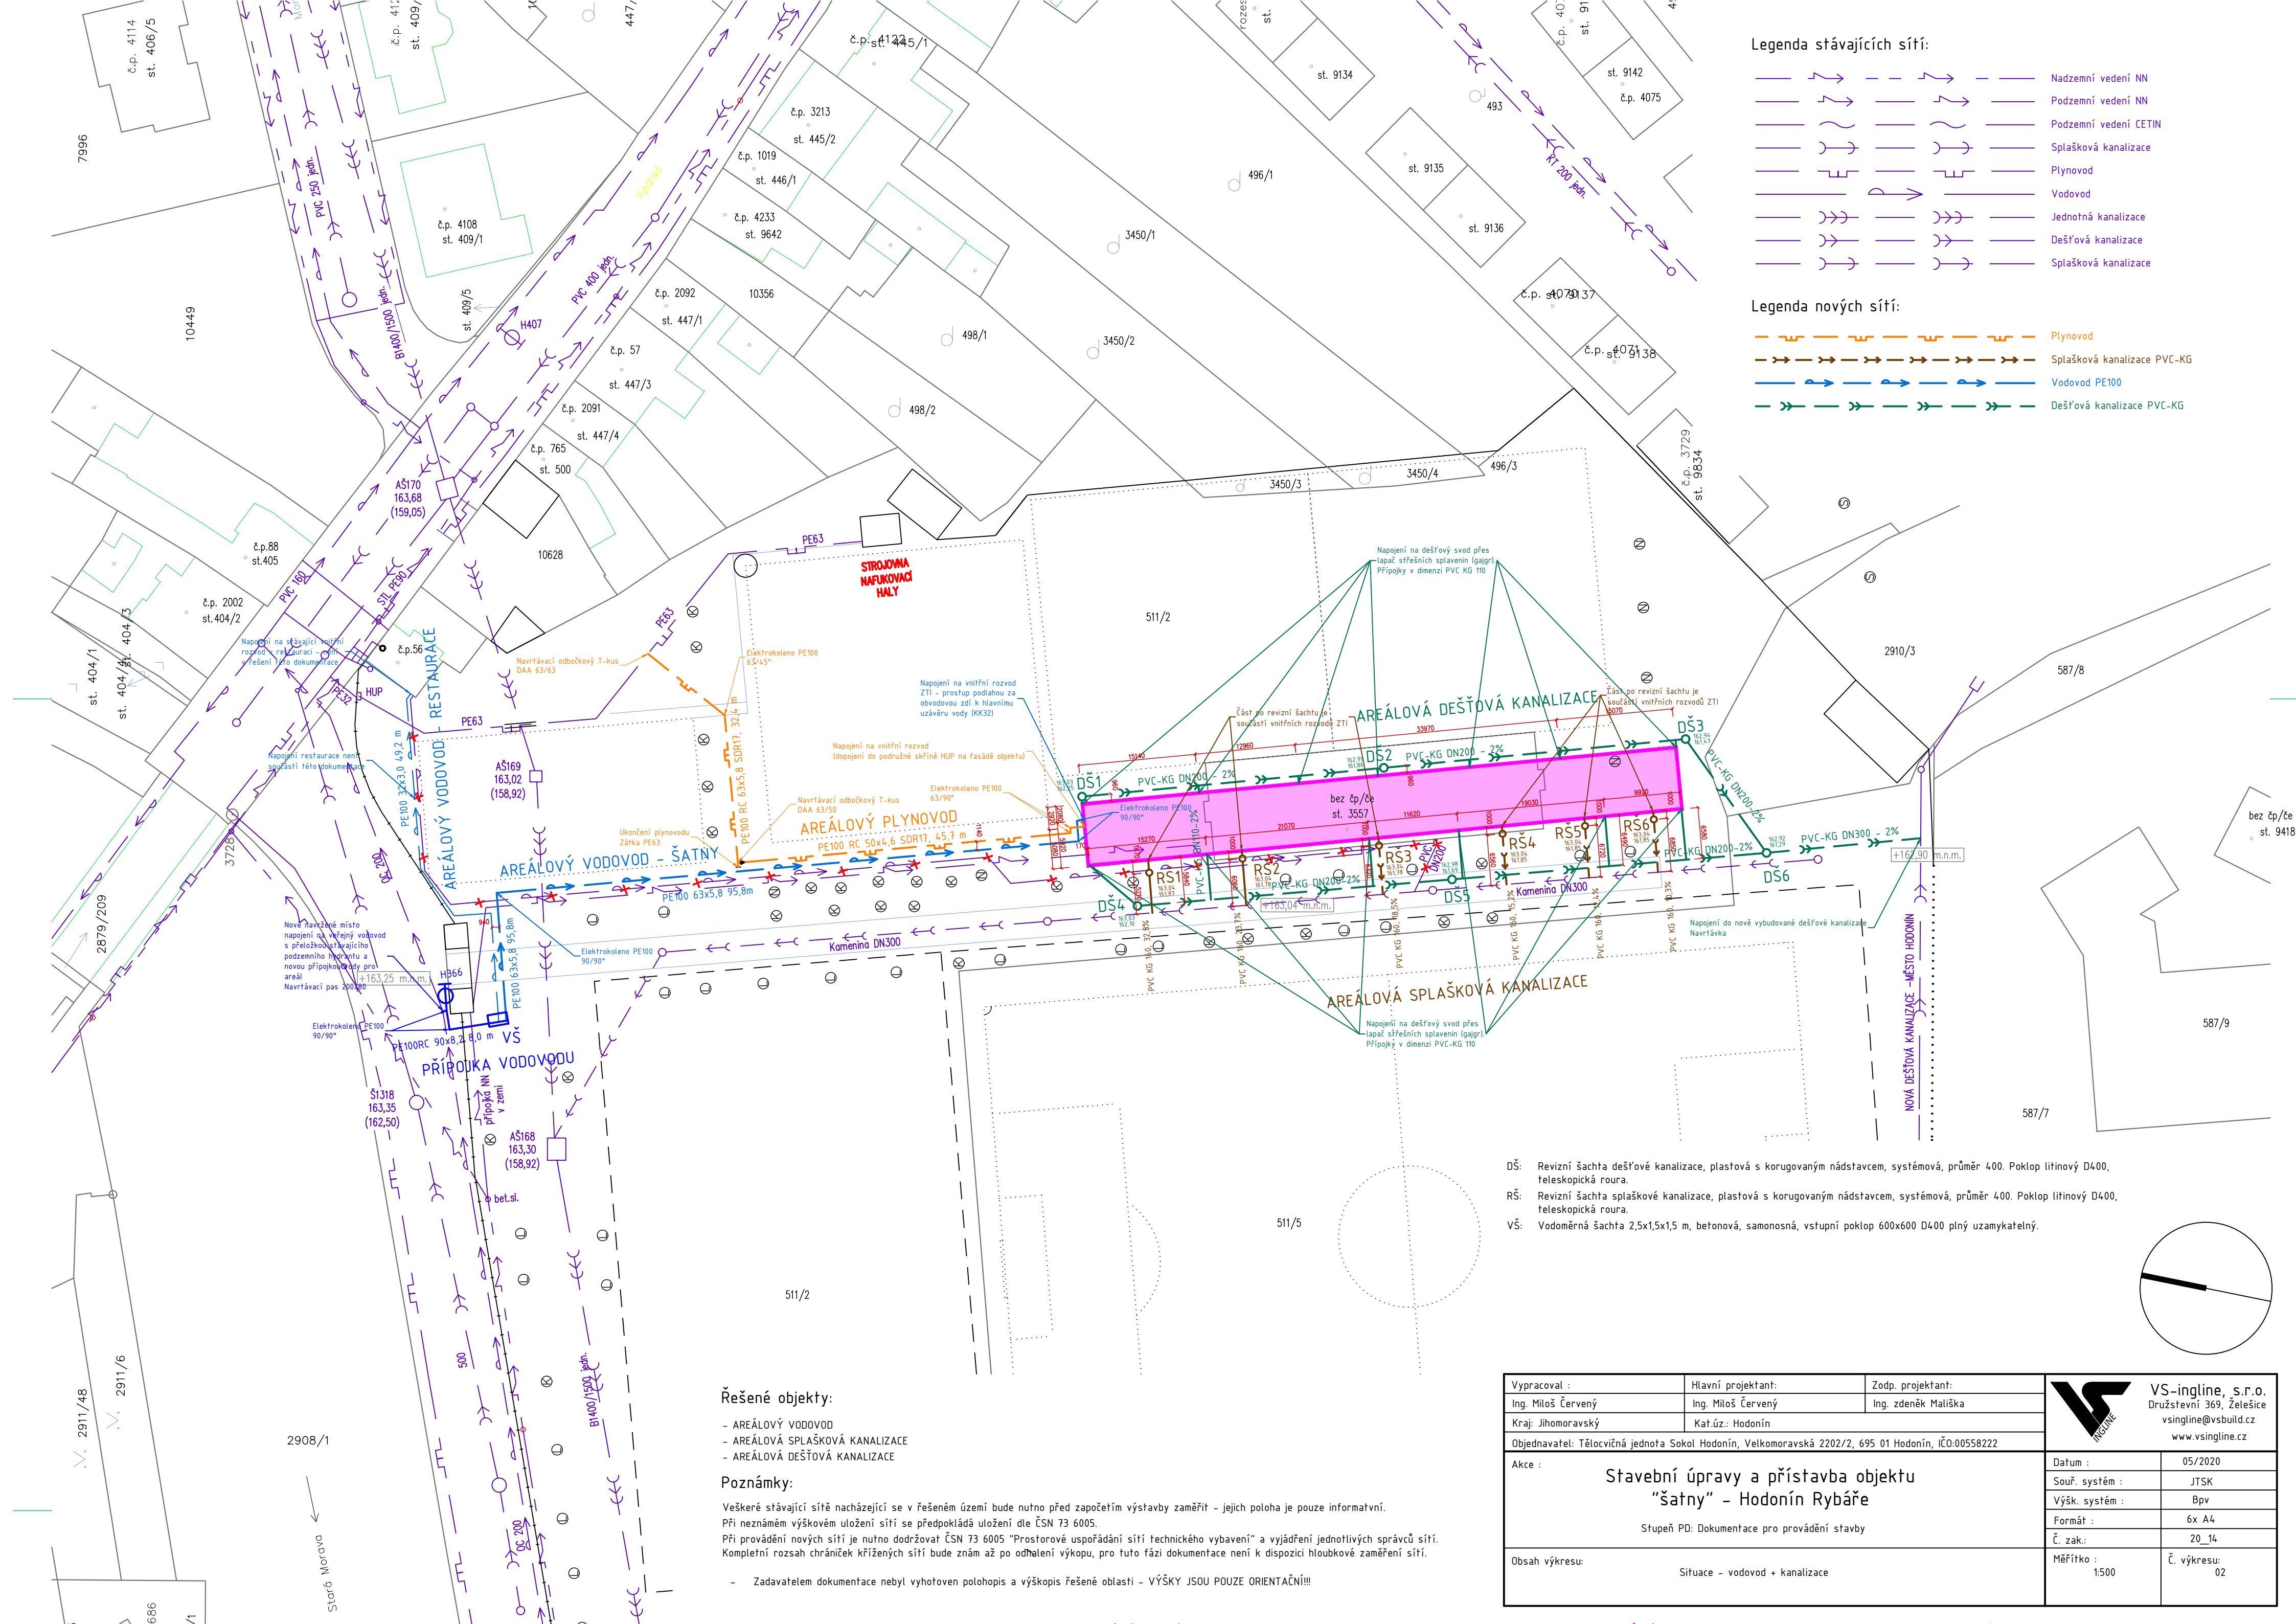

Legenda stávajících sítí:

	Nadzemní vedení NN
	Podzemní vedení NN
	Podzemní vedení CETIN
	Splašková kanalizace
	Plynovod
	Vodovod
	Jednotná kanalizace
	Dešťová kanalizace
	Splásková kanalizace

Legenda nových sítí:

	Plynovod
	Splásková kanalizace PVC-KG
	Vodovod PE100
	Dešťová kanalizace PVC-KG

- DŠ: Revizní šachta dešťové kanalizace, plastová s korugovaným nástavcem, systémová, průměr 400. Poklop litinový D400, teleskopická roura.
- RŠ: Revizní šachta splaškové kanalizace, plastová s korugovaným nástavcem, systémová, průměr 400. Poklop litinový D400, teleskopická roura.
- VŠ: Vodoměrná šachta 2,5x1,5x1,5 m, betonová, samonosná, vstupní poklop 600x600 D400 plný uzamykatelný.

Řešené objekty:

- AREÁLOVÝ VODOVOD
- AREÁLOVÁ SPLAŠKOVÁ KANALIZACE
- AREÁLOVÁ DEŠŤOVÁ KANALIZACE

Poznámky:

Veškeré stávající sítě nacházející se v řešeném území bude nutno před započatím výstavby zaměřit – jejich poloha je pouze informatvní. Při neznámém výškovém uložení sítí se předpokládá uložení dle ČSN 73 6005.

Při provádění nových sítí je nutno dodržovat ČSN 73 6005 "Prostorové uspořádání sítí technického vybavení" a vyjádření jednotlivých správců sítí. Kompletní rozsah chráničků křížených sítí bude znám až po odhalení výkopu, pro tuto fázi dokumentace není k dispozici hloubkové zaměření sítí.

- Zadavatelem dokumentace nebyl vyhotoven polohopis a výškopis řešené oblasti - VÝŠKY JSOU POUZE ORIENTAČNÍ!!!

Vypracoval : Ing. Miloš Červeník	Hlavní projektant: Ing. Miloš Červeník	Zodp. projektant: Ing. Zdeněk Malíška
Kraj: Jihočeský	Kat.ú: Hodonín	
Objednavatel: Tělocvičná jednota Sokol Hodonín, Velkomoravská 2202/2, 695 01 Hodonín, IČO:00558222		
Akce : Stavební úpravy a přístavba objektu "šatny" – Hodonín Rybáře		
Stupeň PD: Dokumentace pro provádění stavby		
Obsah výkresu: Situace – vodovod + kanalizace		
Datum : 05/2020		
Souř. systém : JTSK		
Výšk. systém : Bpv		
Formát : 6x A4		
Č. zak.: 20_14		
Měřítko : 1:500		
Č. výkresu: 02		

VS-ingline, s.r.o.
Družstevní 369, Želešice
vsingline@vsbuild.cz
www.vsingline.cz