


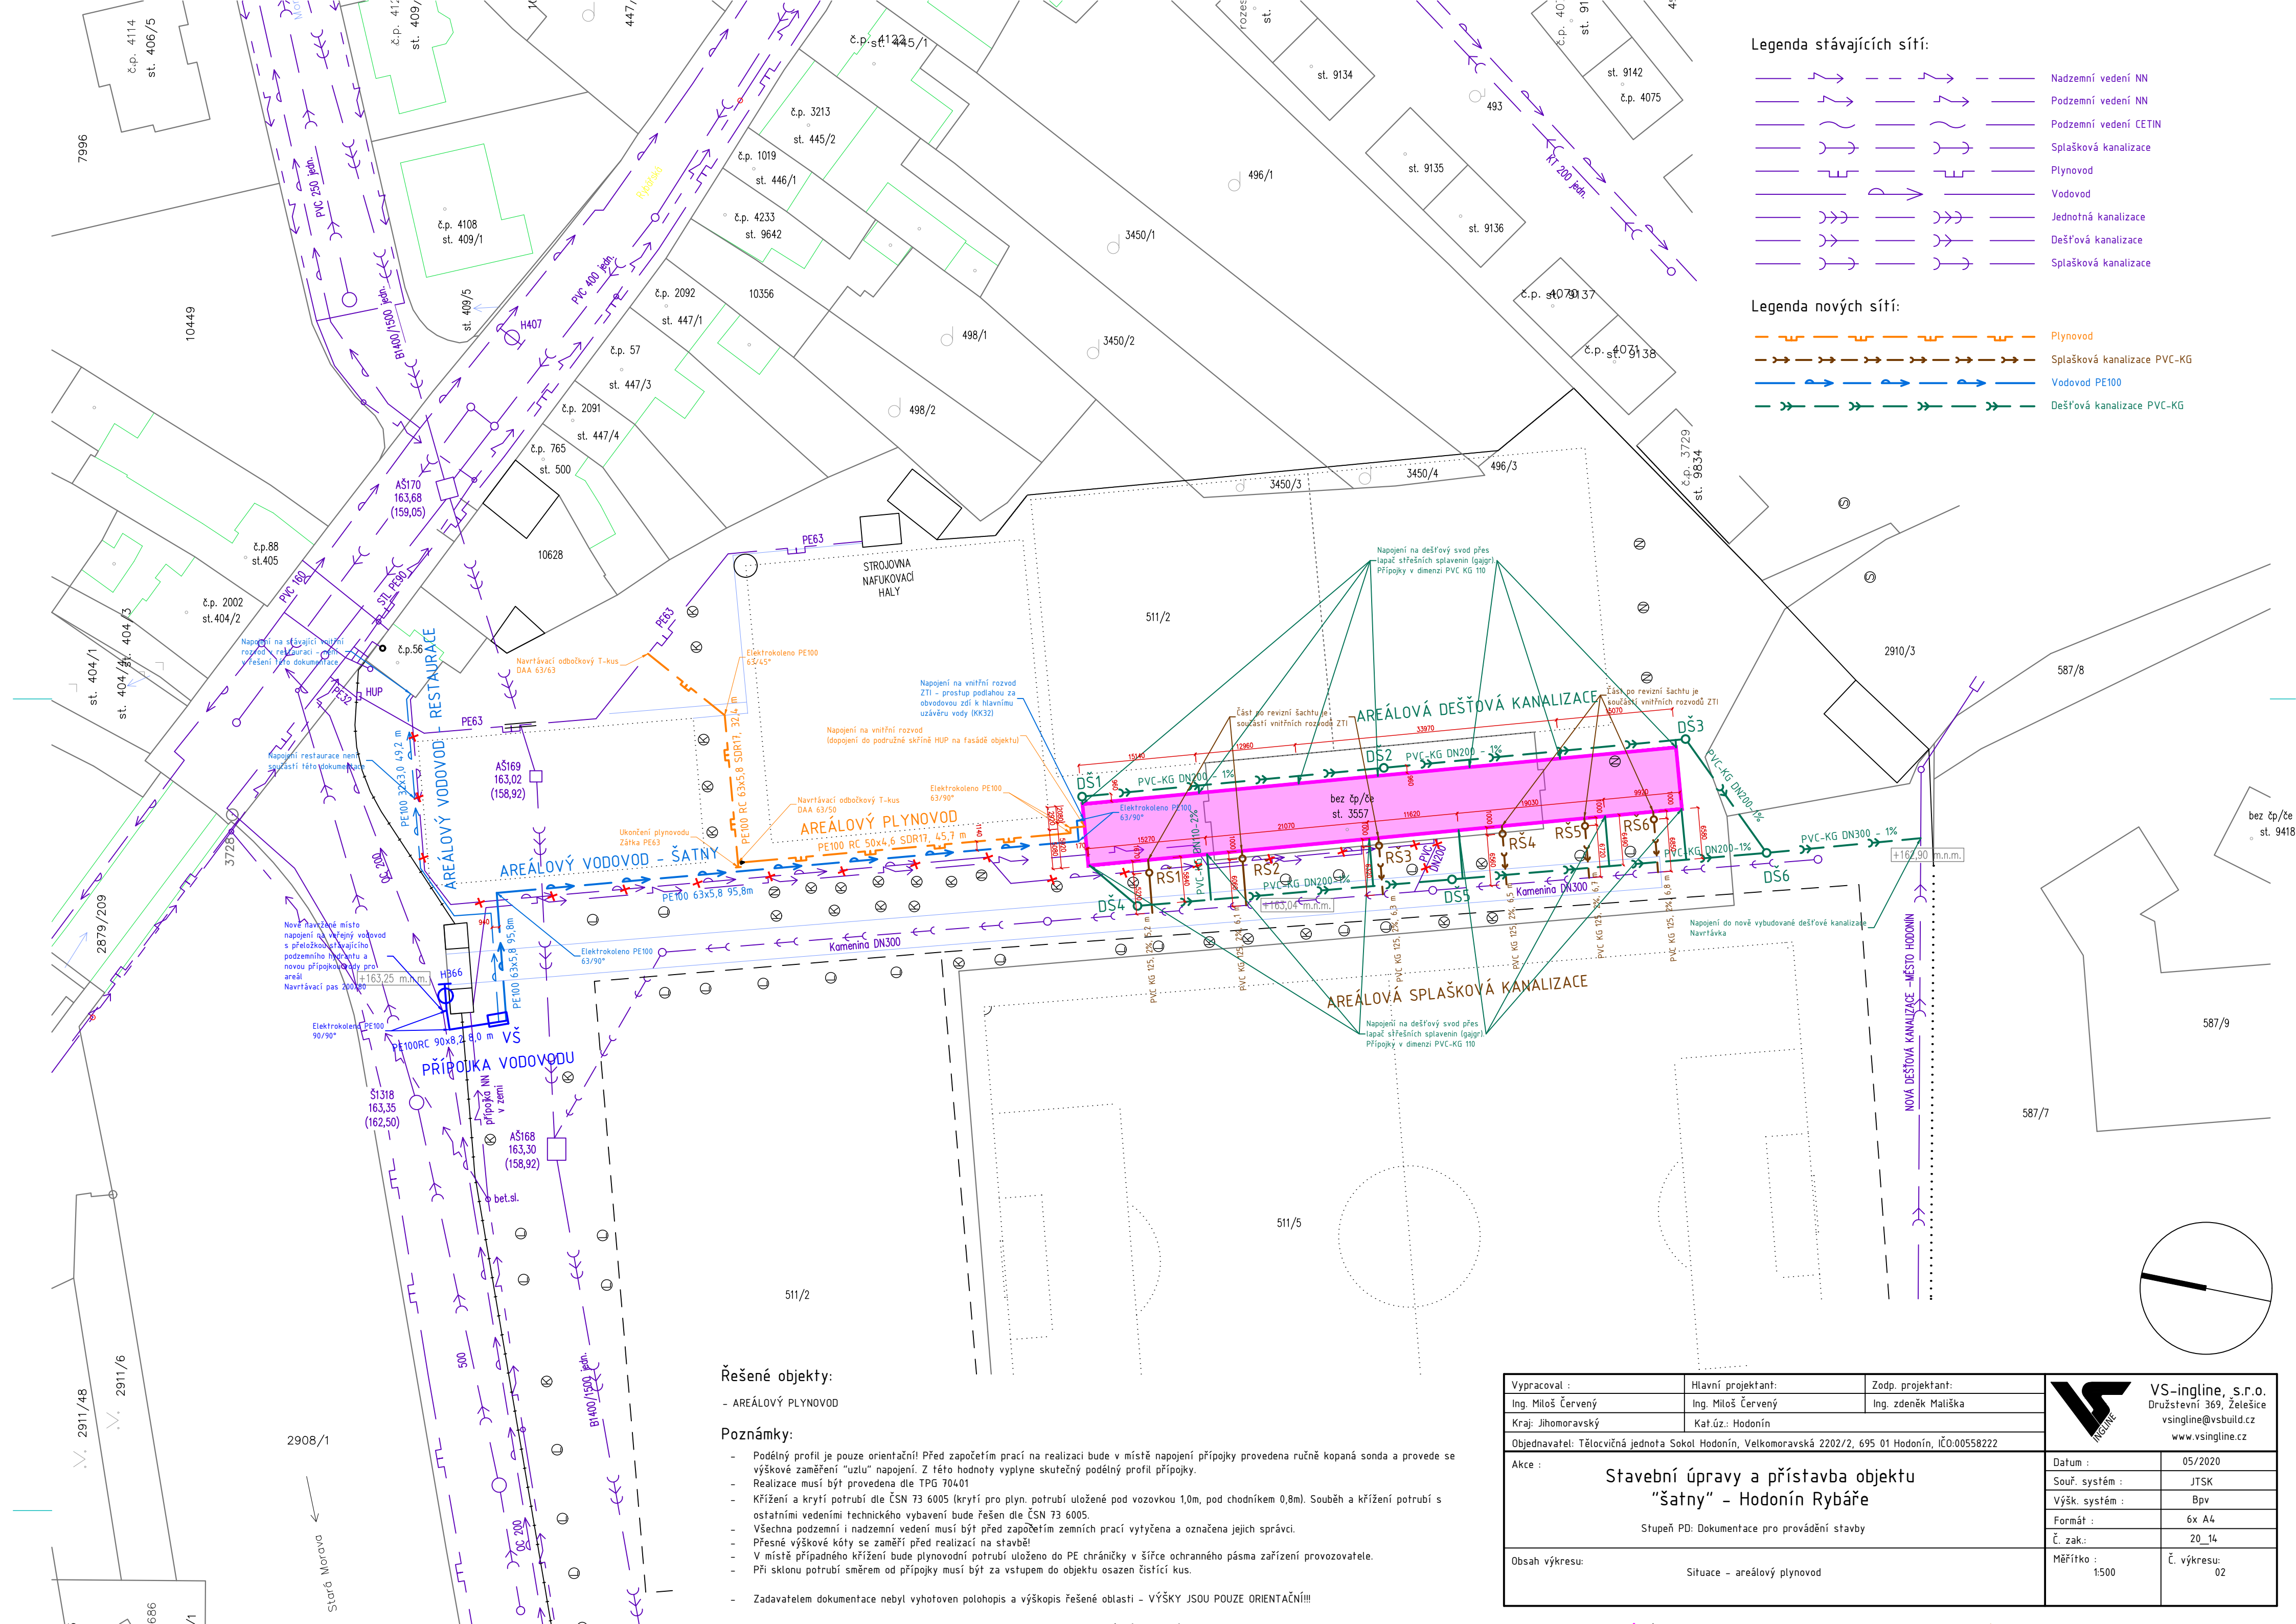

Legenda stávajících sítí:

	Nadzemní vedení NN
	Podzemní vedení NN
	Podzemní vedení CETIN
	Splašková kanalizace
	Plynovod
	Vodovod
	Jednotná kanalizace
	Dešťová kanalizace
	Splásková kanalizace

Legenda nových sítí:

	Plynovod
	Splásková kanalizace PVC-KG
	Vodovod PE100
	Dešťová kanalizace PVC-KG

Řešené objekty:

- AREÁLOVÝ PLYNOVOD

Poznámky:

- Podélný profil je pouze orientační! Před započítáním prací na realizaci bude v místě napojení přípojky provedena ručně kopaná sonda a provede se výškové zaměření "uzlu" napojení. Z této hodnoty vyplne skutečný podélný profil přípojky.
- Realizace musí být provedena dle TPG 70401
- Křížení a krytí potrubí dle ČSN 73 6005 (krytí pro plyn, potrubí uložené pod vozovkou 1,0m, pod chodníkem 0,8m). Souběh a křížení potrubí s ostatními vedeními technického vybavení bude řešen dle ČSN 73 6005.
- Všechna podzemní i nadzemní vedení musí být před započítáním zemních prací vytyčena a označena jejich správci.
- Přesné výškové kóty se zaměří před realizací na stavbě!
- V místě případného křížení bude plynovodní potrubí uloženo do PE chráničky v šířce ochranného pásma zařízení provozovatele.
- Při sklonu potrubí směrem od přípojky musí být za vstupem do objektu osazen čistící kus.
- Zadavatelem dokumentace nebyl vyhotoven polohopis a výškopis řešené oblasti - VÝŠKY JSOU POUZE ORIENTAČNÍ!!!!

Vypracoval :	Hlavní projektant:	Zodp. projektant:
Ing. Miloš Červení	Ing. Miloš Červení	Ing. Zdeněk Mališka
Kraj: Jihomoravský	Kať.úz.: Hodonín	
Objednatel: Tělocvičná jednota Sokol Hodonín, Velkomoravská 2202/2, 695 01 Hodonín, IČO:00558222		
Akce : Stavební úpravy a přístavba objektu "šatny" - Hodonín Rybáře		
Stupeň PD: Dokumentace pro provádění stavby		
Obsah výkresu: Situace - areálový plynovod		
VS-ingline, s.r.o. Družstevní 369, Želešice vsingline@vsbuild.cz www.vsingline.cz		
Datum :	05/2020	
Souř. systém :	JTSK	
Výšk. systém :	Bpv	
Formát :	6x A4	
Č. zak.:	20_14	
Měřítko : 1:500	Č. výkresu:	02