


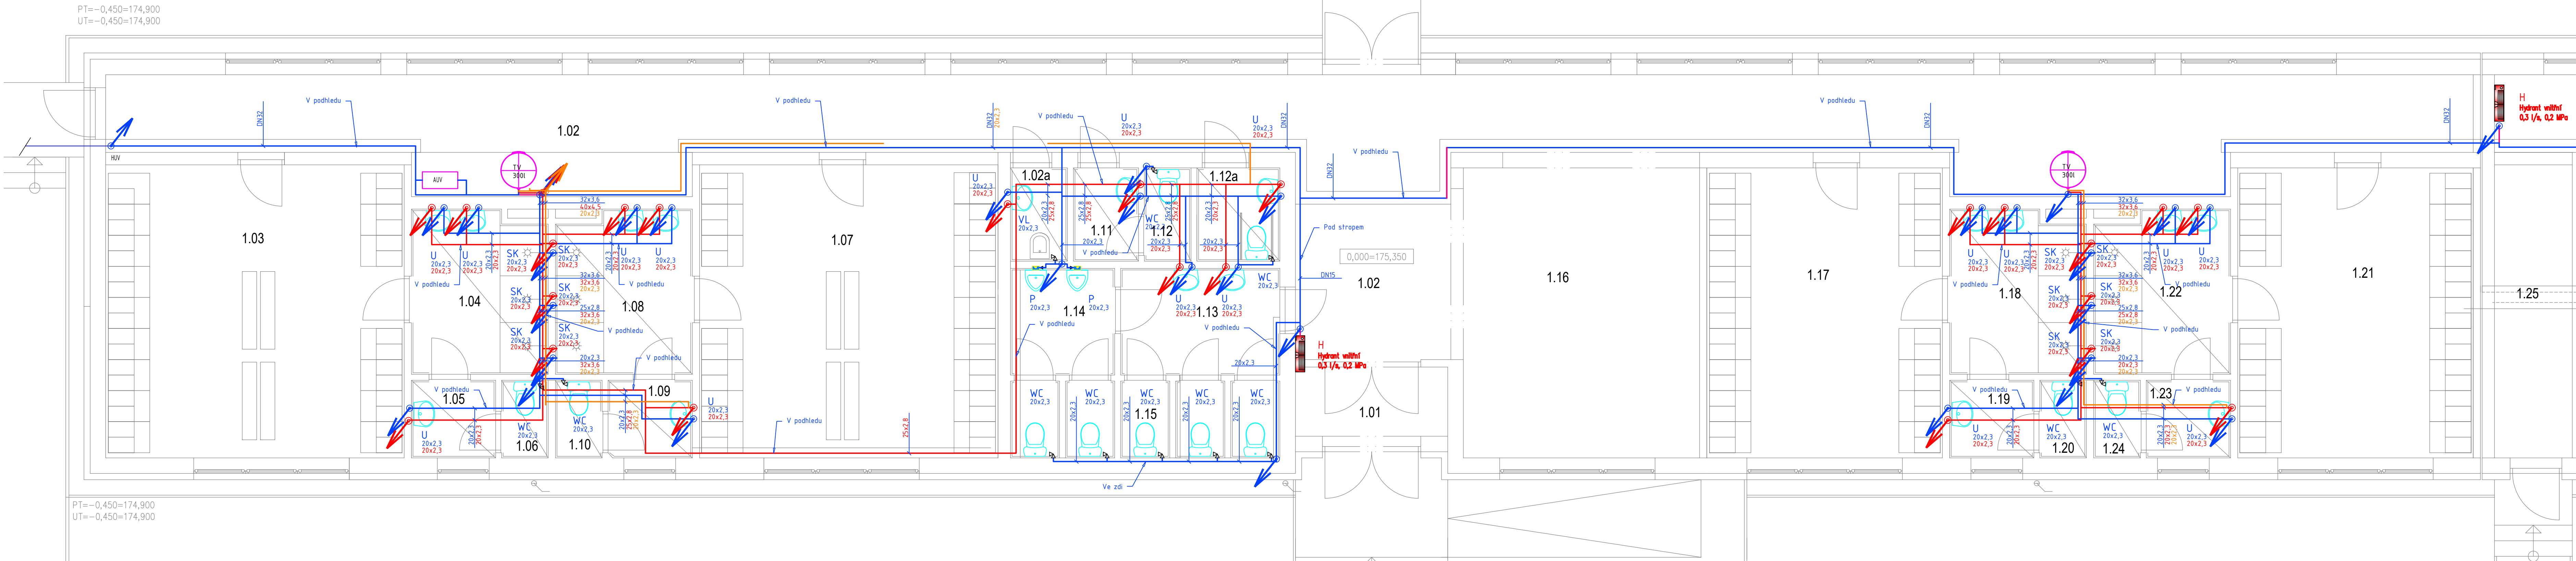

ZAŘÍZOVACÍ PŘEDMĚTY:

WC - Závěsný klozet na předstěnový systém, nádržkový splachovač,
P - Pisoir, nádržkový splachovač,
U - Umyvadlo s pákovou baterií,
SK - Sprchový kout, směšovací baterie,
VL - Výlečka stojící,
U - Umyvadlo pro invalidy, směšovací baterie
WC - Závěsný klozet pro invalidy, nádržkový splachovač

připojení S DN15
připojení S DN15
připojení T+S DN15
připojení T+S DN15
připojení T+S DN15
připojení S DN15

jmenovitý výkon 0,1 l/s
jmenovitý výkon 0,1 l/s
jmenovitý výkon 0,2 l/s
jmenovitý výkon 0,1 l/s
jmenovitý výkon 0,1 l/s
jmenovitý výkon 0,1 l/s

VÝŠKY ZAŘÍZOVACÍCH PŘEDMĚTŮ:

WC - výška horní hrany klozetu 400 mm nad podlahou
VÝLEVKA - výška horní hrany klozetu 400 mm nad podlahou
SPRCHA - výška baterie 1150 mm od váníčky
UMYVADLO - výška baterie 1150 mm od podlahy, výška ventilu 580 mm s rozteží 100 mm

TYPY ČAR:

Studená voda, 5-10°C, PP-RCT PN20
Cirkulační teplota vody, 55°C, PP-RCT PN20
Teplá voda, 55°C, PP-RCT PN20
Požární vodovod, Ocel - pozink
Připojení vodovodu pro vestavky, pod zemí, PE (řeší projekt venkovních IS)

TV - Zásobníkový ohřev, Buderus Logalux SU 200 (dodává profese ÚTI)

BARVNÉ ROZLIŠENÍ:

Stavební konstrukce
Studená voda
Teplá voda
Cirkulační teplota vody
Požární vodovod
Připojení vody z areálového rozvodu do vestavky

POZNÁMKA:

- Veškeré míry budou upřesněny při realizaci, je nutno koordinovat práce a umístění rozvodů ostatních profesí.
- Rozvody budou provedeny z materiálu PP-RCT PN22, vedeny v příčkách, instalačních předstěnách, volně zavěšené pod stropem.
- Požární vodovod se realizuje z pozinkovaného ocelového potrubí. Oddělení požární vody musí být přes potrubní oddělovače.
- Potrubí bude ke stropu upevněno potrubními objímky výrobního průřezu dle předpisu výrobce potrubí.
- Zařizovací předměty budou bližší specifikovány v technické zprávě v příloze se standardy.
- Jakost veškerého použitého materiálu musí odpovídat nejvyšší možné kvalitě a doložena atestem výrobce.
- Potrubí vodovodu, mimo požární vody, bude kompletně izolováno náliekovou tepelnou izolací dle tab. v TZ.
- Cirkulační ventily CRV (ICCom) budou nastaveny na otevírací hodnotu 50°C.

Vypracoval : Eliška Varmužová Kraj: Jihomoravský Investor: TĚLOVÝCHNÁ JEDNOTA SOKOL HODONÍN Akce : STAVEBNÍ ÚPRAVY A PŘÍSTAVBA OBJEKTU "ŠATNY" - HODONÍN RYBÁŘE D.14.1 - ZTI DPS Obsah výkresu: PŮDORYS 1NP - VODOVOD	Hlavní projektant: Ing. Miloš Červný Kat.úř.: Hodonín Zodp. projektant: Ing. Zdeněk Malíška Ing. Zdeněk Malíška Datum : 05/2020 Souř. systém : JTSK Výš. systém : Bpv Formát : A4 Č. zak. : 20_14 Měřítko : 1:50 Č. výkresu : 01	VS-ingline, s.r.o. Družstevní 369, Zelešice vsingline@vsbuld.cz www.vsingline.cz
---	---	---