


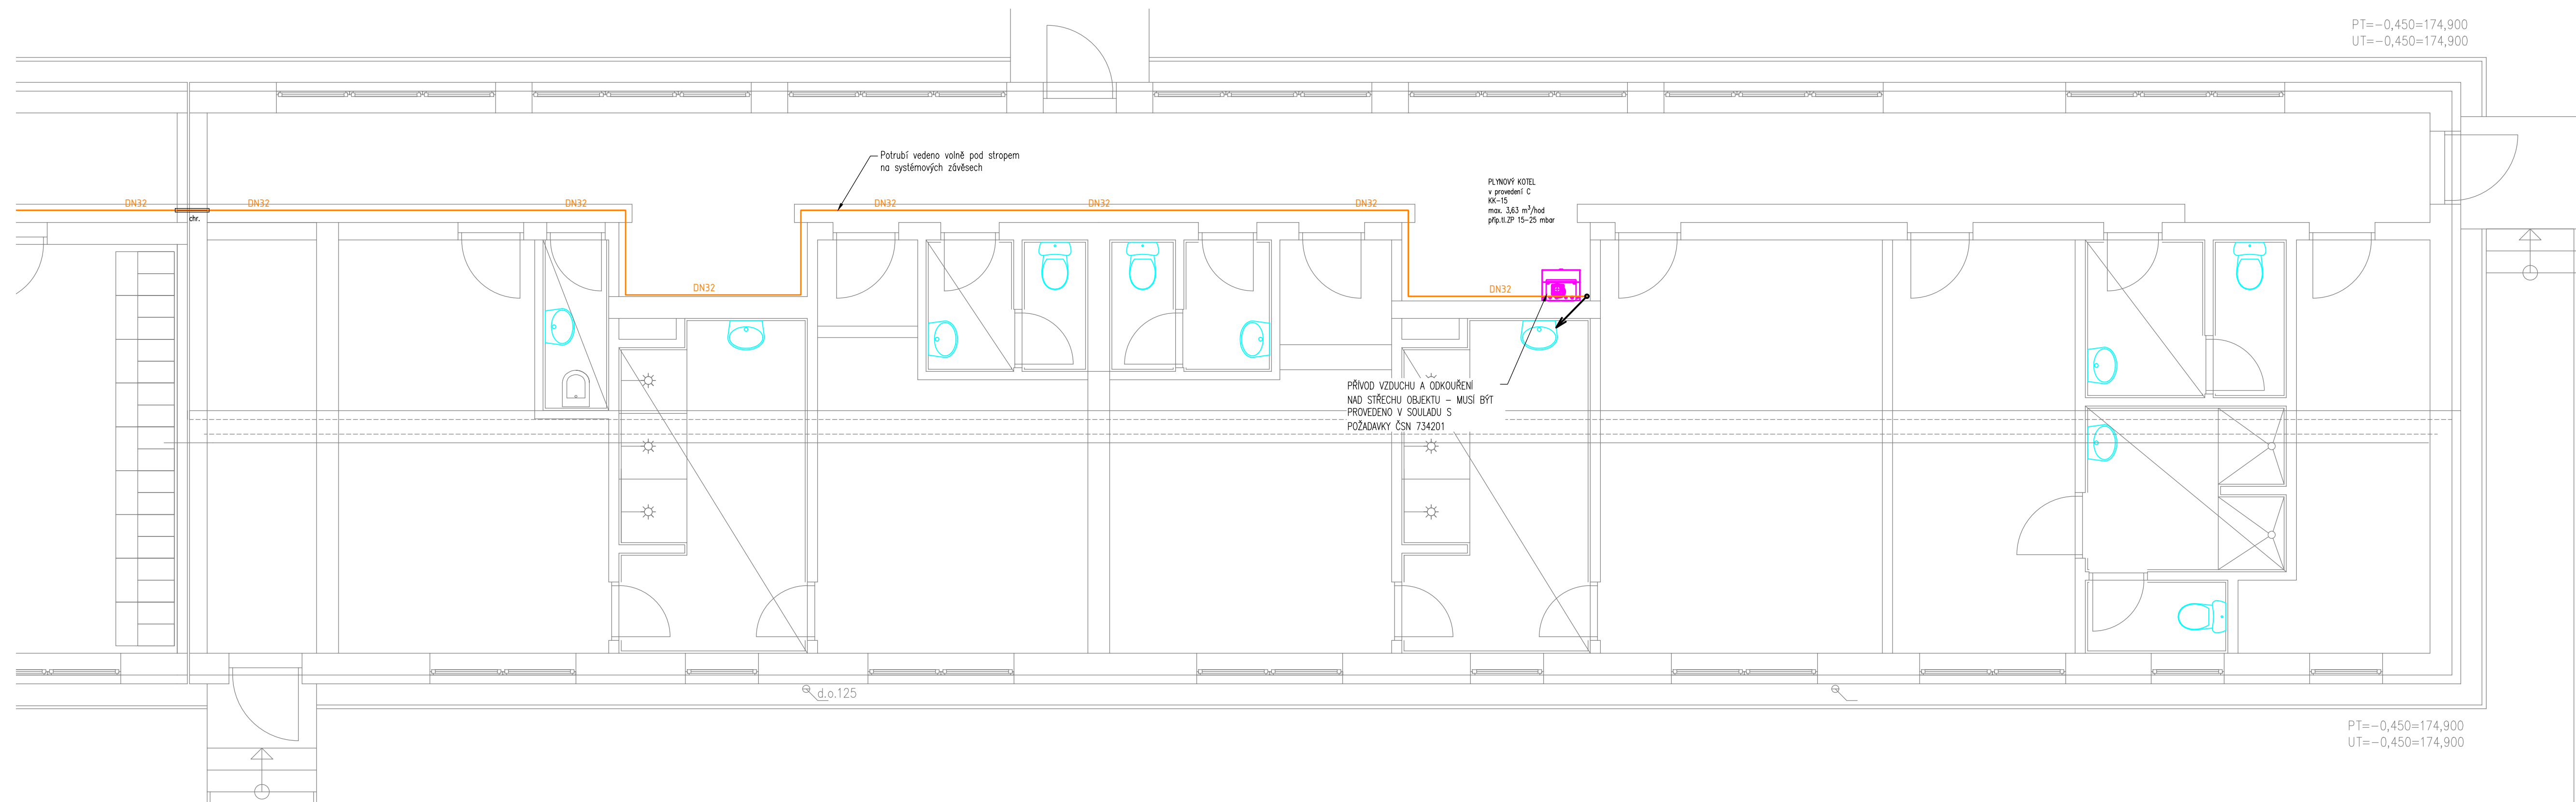

Vypracoval: _____ Eliška Varmužová Křepelka Jihomoravský kraj		Hlavní projektant: _____ Ing. Miloš Červný Kat.úř. Hodonín		Zodp. projektant: _____ Ing. Zdeněk Malíška		 VS-ingline, s.r.o. Družstevní 369, Telčovice vsingline@druzstevni.cz www.vsingline.cz	
Investor: TĚLOCVIČNÁ JEDNOTA SOKOL HODONÍN							
Akce: STAVEBNÍ ÚPRAVY A PŘÍSTAVBA OBJEKTU "ŠATNY" - HODONÍN RYBARE D.1.4.2 - PLYNOVOD DPS				Datum: 05/2020 Souř. systém: JTSK Výš. systém: Bp měřít: 10 AK Č. úsk: 20_M			
Obsah výkresu: _____ PŮDORYS 1NP				MĚŘÍTKO: 1:50 Č. výkresu: 01			