


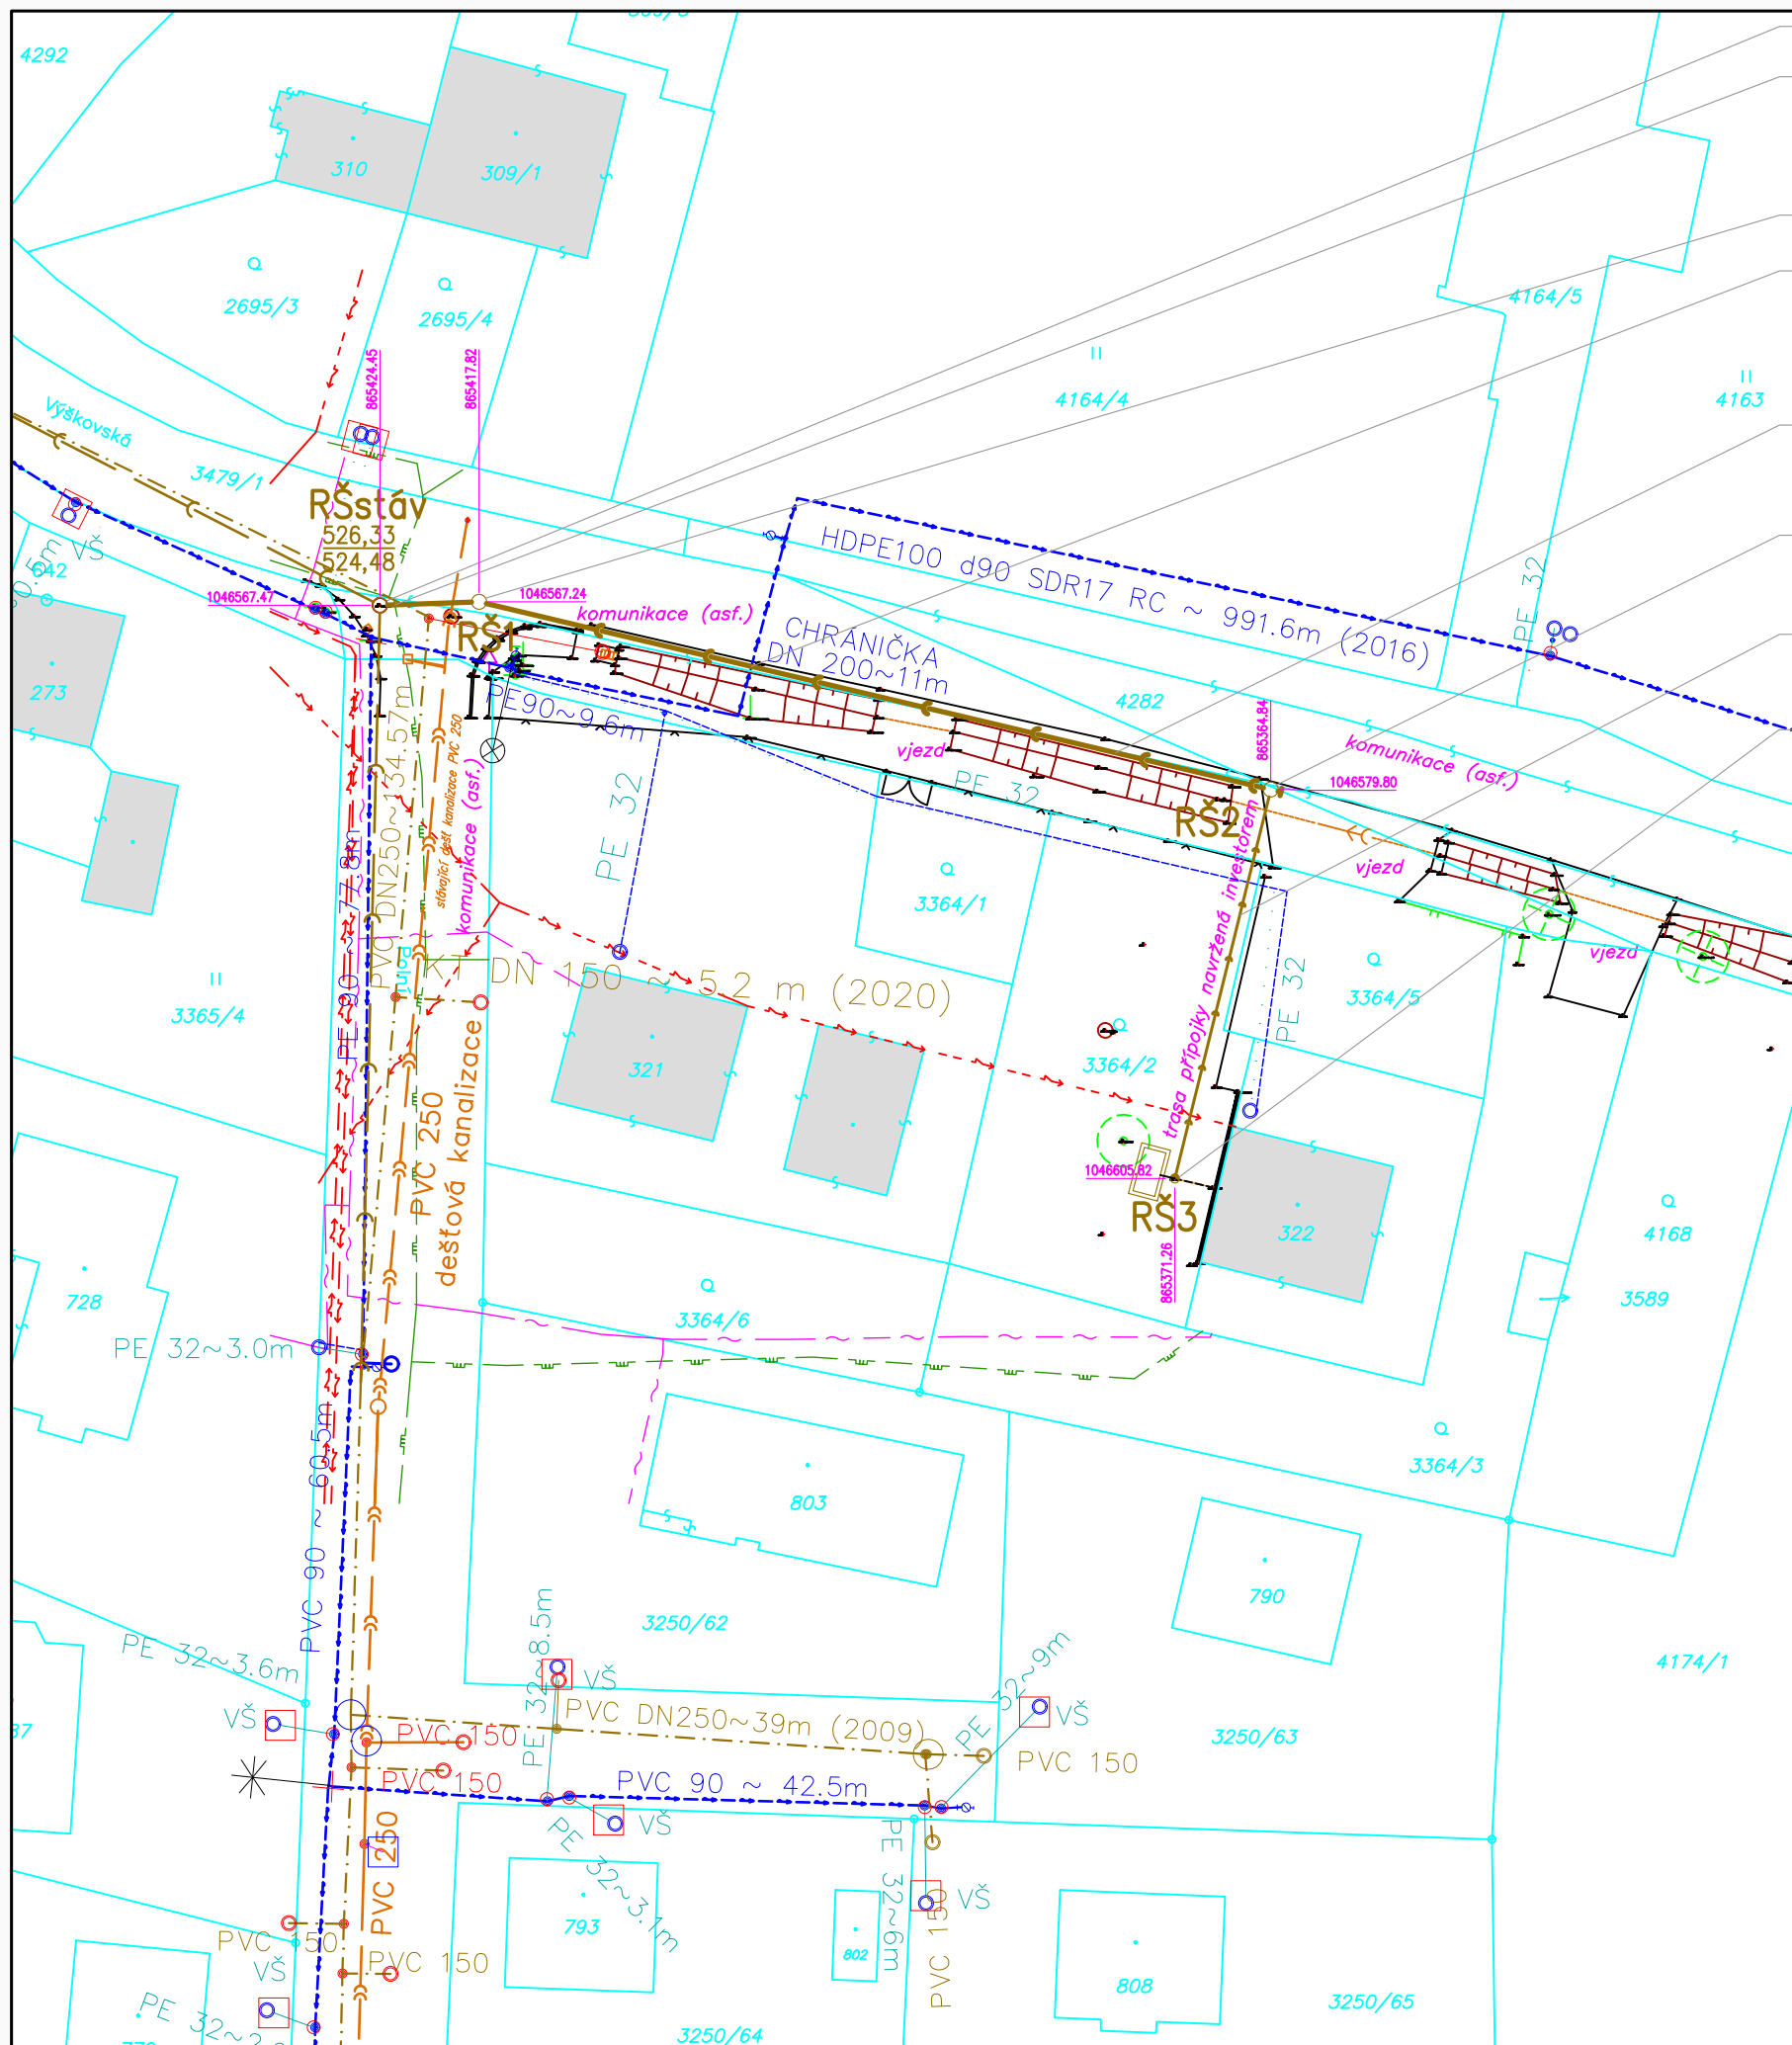

NAPOJENÍ NA STÁV. KANALIZACI NABOURÁNÍM DO RŠstáv KŘÍŽENÍ STÁV. STL PLYNOVODU S PROJ. KANALIZACÍ

- terén cca 526,37
- dno potrubí kanalizace cca 524,50, vrch potrubí kanalizace cca 524,76
- dno potrubí stáv. STL plynovodu cca 525,25, vrch potrubí stáv. STL plynovodu cca 525,31

RŠ1 – např. BETONIKA 1000 $\frac{526,55}{524,60}$

KŘÍŽENÍ STÁV. VODOVODU S PROJ. KANALIZACÍ

- terén cca 526,85
- dno potrubí kanalizace cca 524,94, vrch potrubí kanalizace cca 525,20
- dno potrubí stáv. vodovodu cca 525,25, vrch potrubí stáv. vodovodu cca 525,51

PRODLOUŽENÍ KANALIZACE 61,80 M KT 250; SKLON 1,8%

RŠ2 – např. BETONIKA 1000 $\frac{527,70}{525,58}$

VYSADÍ SE ZASLEPENÁ ODBOČKA KT DN 250 PRO MOŽNOST DALŠÍHO ROZVOJE

KANALIZAČNÍ PŘÍPOJKA 26,80 M PVC 150; SKLON 6,72% (MIN. 2,0%)


PODCHYCENÍ DOMOVNÍ KANALIZACE PŘED STÁVAJÍCÍ JÍMKOU RŠ3 – např. TEGRA 600 $\frac{528,38}{527,38}$

POLOHA I HLOUBKA SE UPŘESNÍ PŘI PROVÁDĚNÍ DLE SKUT. STAVU PO ODKRYTÍ STÁV. POTRUBÍ
Stávající jímka bude vyčerpána, vyčištěna a dezinfikována.
Jímka bude po úroveň potrubí zasypána inertním materiálem.
Hloubka potrubí se přizpůsobí skutečné hloubce stáv. domovní kanalizace.
Podchycení stáv. potrubí se přizpůsobí skutečnému stavu.

LEGENDA SÍTÍ

- Projektované prodloužení kanalizace KT DN 250
- Projektovaná přípojka splaškové kanalizace PVC 150
- > Stávající přípojka splaškové kanalizace PVC 150
- - - Stávající kanalizace jednotná (dle podkladu VODAKVA)
- > Stávající kanalizace jednotná (zaměřeno geometrem)
- > Stávající kanalizace dešťová
- - - Stávající vodovod
- - - Stávající vodovodní přípojky
- - - Stávající STL plynovod
- - - Stávající podzemní vedení NN
- - - Stávající nadzemní vedení NN
- - - Stávající telefonní kabely

Měřítko 1:500

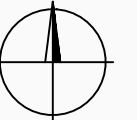

POZN.: PŘED ZAHÁJENÍM STAVBY INVESTOR ZAJISTÍ VYTYČENÍ PODZEMNÍCH PŘEKÁŽEK A SÍTÍ !!!
VÝŠKOVÉ ÚDAJE JSOU ZISKÁNY ZE SERVERU <http://ags.cuzk.cz/dmr/>

Stav KN byl převzat z katastrální mapy platné k 1.7.2022.

AKCE: PRODLOUŽENÍ KANALIZACE A KANALIZAČNÍ PŘÍPOJKA RD čp. 321, Výškovská ulice, k.ú. Chodová Planá		ING. JAROSLAV KRÝSTYŇÍK IČO 432 742 85 DVOŘÁKOVA 533/2 353 01 MARIÁNSKÉ LÁZNĚ TELEFON: 723647047, E-MAIL: jkrystynik@tiscali.cz PROJEKCE VODOHOSPODÁŘSKÝCH ZAŘÍZENÍ	
SITUACE 1 : 500		STUPEŇ DOK.	PROJ. PRO SPOL. ŘÍZENÍ
INVESTOR: Městys Chodová Planá, Pohraniční stráž 129, 348 13 Chodová Planá		PROJEKTANT:	ING. JAROSLAV KRÝSTYŇÍK
		ČÍSLO ZAKÁZKY:	4773/2022
		ČÍSLO PŘÍLOHY:	D.1
		DATUM:	08 - 2022
		ČÍSLO PARÉ	7