

projektant

Projektil architekti s.r.o.

Malátova 13

150 00 Praha 5  cz

hlavní architekt

Ing. arch. Adam Halíř

projektant části dokumentace

Geosan s.r.o.

Karlovotýnská 49

252 19 Rudná u Prahy cz

vypracoval

Michal Višňa

kontroloval

Ing. arch. Pavel Cihelka

odpovědný projektant

Ing. arch. Pavel Cihelka

objednatel

Obec Líbeznice

Mělnická 43

250 65, Líbeznice

IČO 002 40 427

projekt

**PAVILON PRVNÍHO
STUPNĚ ZÁKLADNÍ
ŠKOLY V LÍBEZNICÍCH**

Měšická

250 65, Líbeznice

stupeň dokumentace

Dokumentace pro provedení stavby

část dokumentace

Dokumentace objektů

stavební objekt

SO01 PAVILON základní školy

profesní část

Primární okruh TČ

datum

31.7.2014

měřítko

počet formátů

-

revize

00

geodetické údaje

Souřadnicový systém JTSK

Výškový systém BpV

$\pm 0,000 = 226,650$

jméno přílohy

SITUACE VRTŮ TČ

stupeň

DPS

stavební objekt

SO 01

kód profese


-

část \ číslo výkresu

D1.1.4.i.2.01

paré



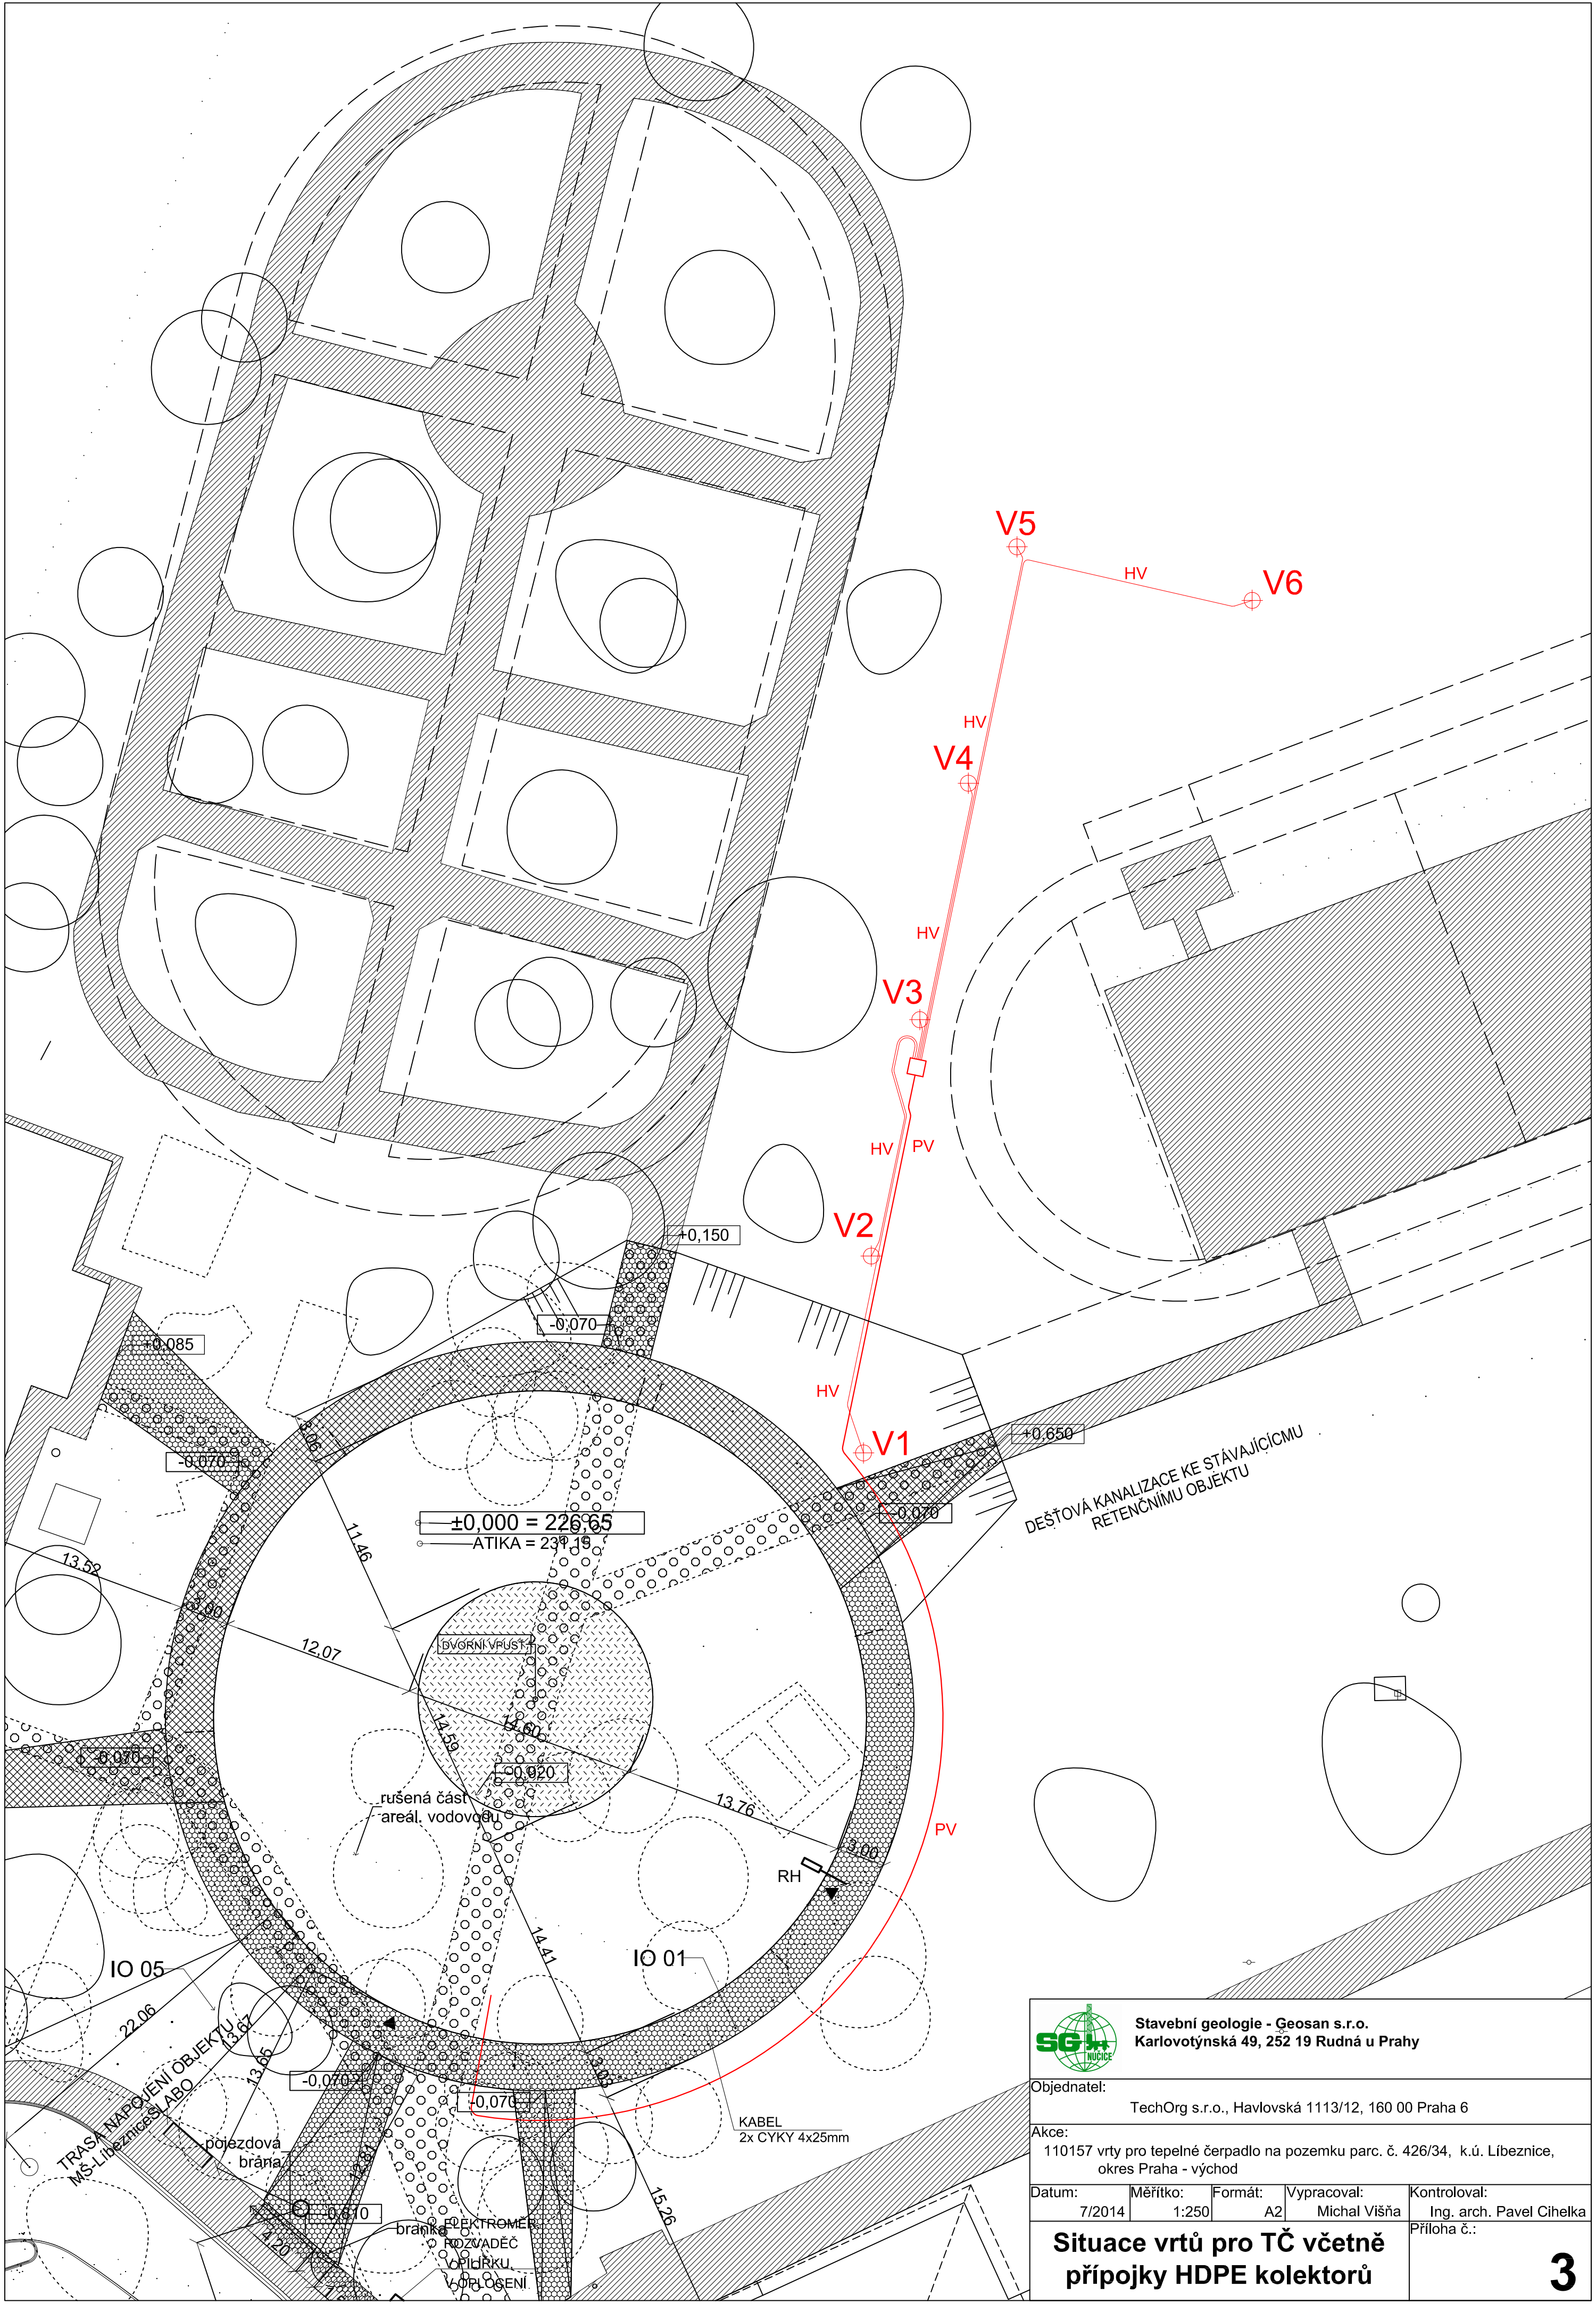

SG LI NUČICE Stavební geologie - Geosan s.r.o. Karlovtýnská 49, 252 19 Rudná u Prahy			
Objednatel: TechOrg s.r.o., Havlovská 1113/12, 160 00 Praha 6			
Akce: 110157 vrtů pro tepelné čerpadlo na pozemku parc. č. 426/34, k.ú. Líbeznice, okres Praha - východ			
Datum: 7/2014	Měřítko: 1:250	Formát: A2	Kontroloval: Ing. arch. Pavel Cihelka
Situační vrtů pro TČ včetně přípojky HDPE kolektorů			Příloha č.: 3