


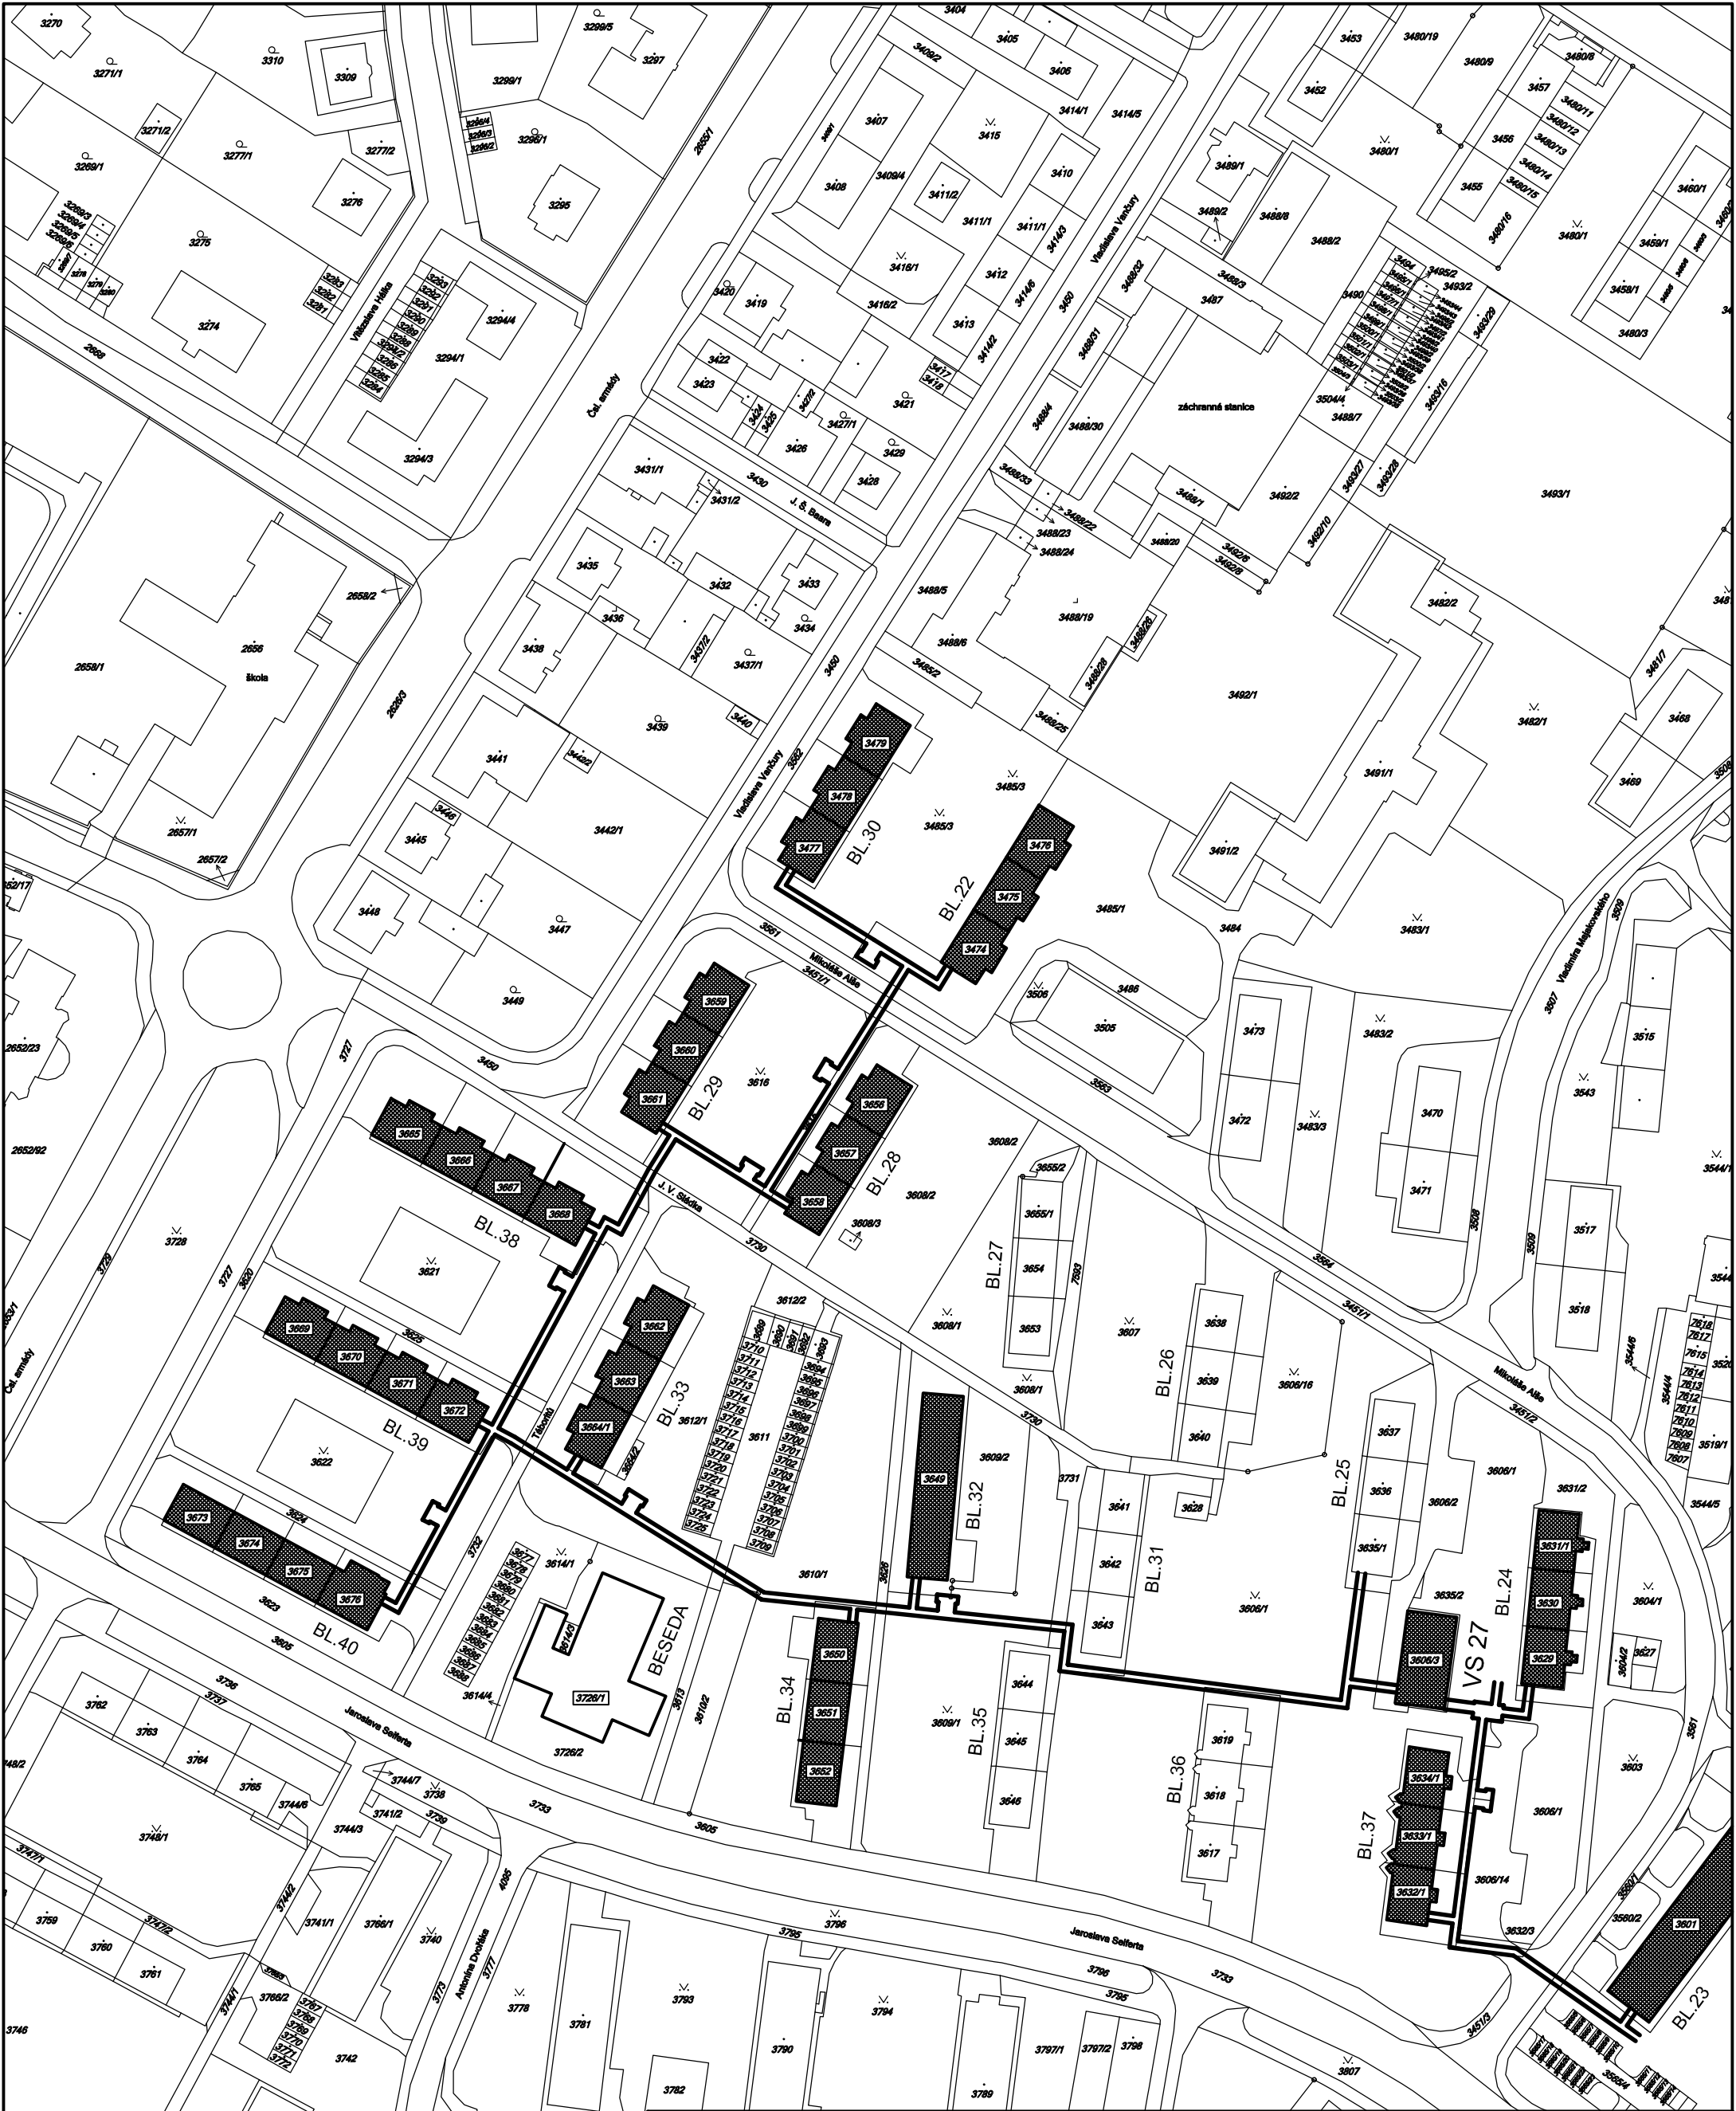

ZODPOVĚDNÝ PROJEKTANT	ING. VÁCLAV REMUTA		Ing. VÁCLAV REMUTA PRŮBĚŽNÁ 3372 434 01 MOST IČ: 63756617 DIČ: CZ6812161521	
VYPRACOVAL	ING. VÁCLAV REMUTA			
KRAJ: ÚSTECKÝ		OBEC: MOST		
INVESTOR: SEVEROČESKÁ TEPLÁRENSKÁ, a.s., TEPLÁRENSKÁ 2, KOMOŘANY				
AKCE			FORMÁT: 2A4	DATUM: 09/2015
REKONSTRUKCE POTRUBÍ TEPLÉ VODY V KOLEKTORU Z VS 27, MOST C SITUACE			STUPEŇ: PD PRO PROVÁDĚNÍ STAVBY	
			ČÍSLO ZAKÁZKY: 08-2015-407	
OBSAH VÝKRES			MĚŘÍTKO: 1 : 1000	ČÍSLO VÝKRESU: 407.C1-A3-01
C. SITUACE				