
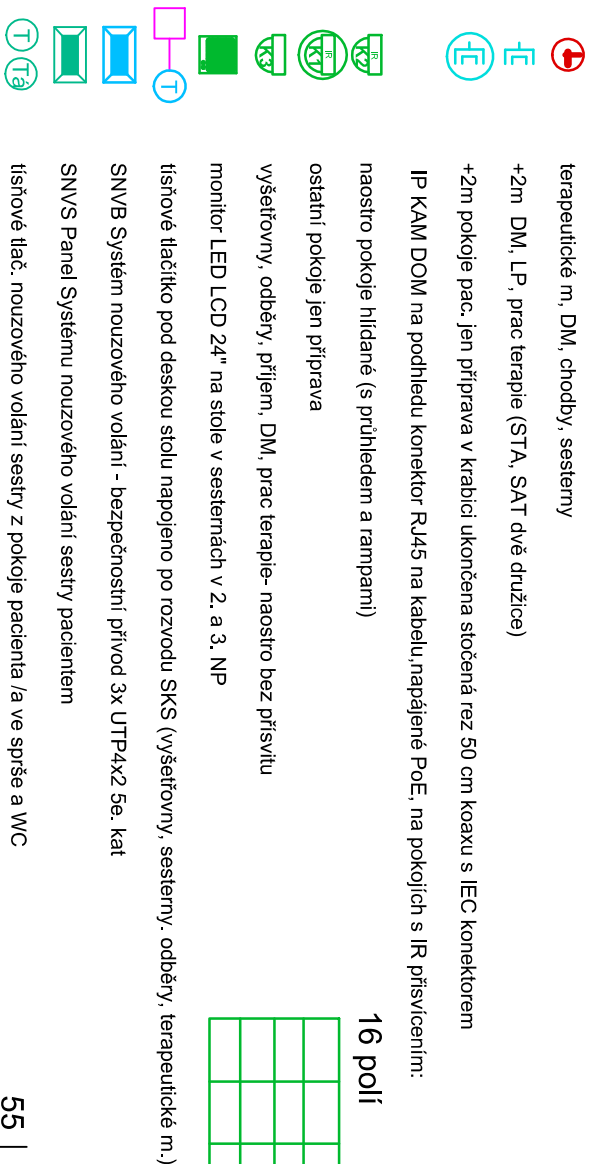


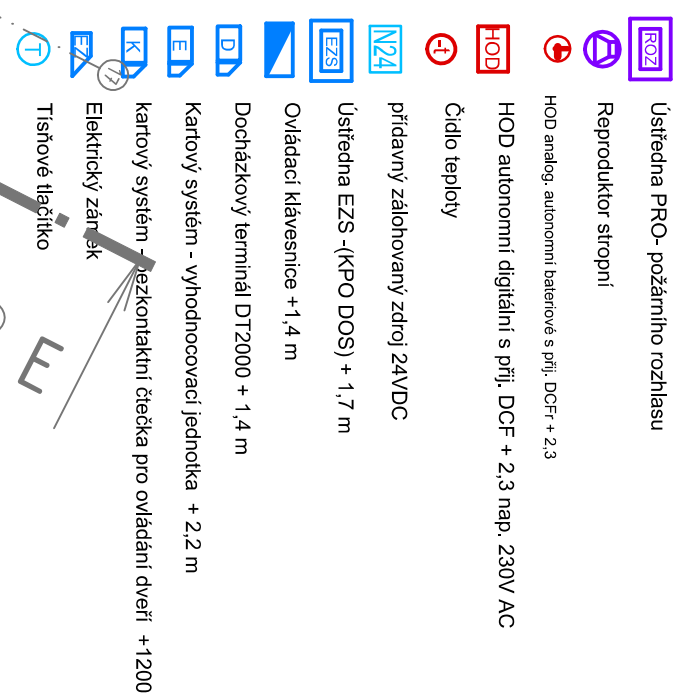

Qm	Wzrost	Prosta	Położenie	Reakcja
4/3	stojąca t/c	6/5	-	3/0
4/4	stojąca t/c	11/50	-	3/0
4/1	stojąca	8/33	tył G	5/0
4/2	położenie stojąca	6/5	-	3/0

Pozornost na KAM:
Kabelové rozčepí (P. KAM jsou realizovány kabelem UTP 4x2 5, e kat. A, v nabídce pod omítkou, případně v elektroinstalatelské síťovce meziostupy.
Kameru jsou typu DOOM a budou napájeny PoE.
Napájení kamer, monitorů a záznamového zařízení bude realizováno z jediné lišty.

Posuzování EFS:
Kvalitativní rozbor (inšpekce vedení) EFS jsou realizovány ohledně neefektivit
kvalitativní bezpředmětovými J+H(S) H - 2x20,8
Ověřování (VVP) ohledně inženýring kvalitativní bezpředmětovými JE-H(S) H - 2x20,8
Pr. množství dodatek CSN 34 2710

Vedení vystupných (H(S) H - 2x20,8) je realizováno ohledně inženýring kvalitativní bezpředmětovými JE-H(S) H - 2x20,8 je v mezinárodním porovnání na úrovni
vývozních přídatků.

Vývod signálu "POZDRA" do rozvodu SPR, který zajišťuje napájení a ovládání
podstavce kapes a vyplnění vzduchotěsnosti.
pro EFS část od 1.2.2009 nové harmonizované normy.

[illegible][illegible]

Další GSM-SZS zařízení (frekvence) je vodorovně položením svisle odlehklý. Zásuvné kabel GSM 900 MHz, kabel 1800 MHz, je učen do mista, kde vyčnívá. Všechny kabely jsou připevněny k kabelu, který hlavě svisle.

Rozebrání uvnitřní modulu nastavení výkonu (důležité) je to záležitost pro uplnění a kontrolu GSM 900 MHz, tak záležitost pro úplnou kontrolu DCS 1800 MHz. Tímto způsobem nastavení výkonu (vlastnosti) hmoty (materiálu) operátorů zaručuje, že výkon záložní baterie je vylučován LED detekcí indukční jazy (indukční jazyk) a detekce indukční jazy (indukční jazyk) je v tomto případě.

Výkon dostatečný výkonu uvnitř modulu, i to není z pohledu budoucí. Naše zařízení se může spolehnout, při větším množství součástí elektronických zařízení, které je umístěna v mikrofonu použitého drátu je zapojeno do soustavy, která je vlnová, je navíc výkonu vlastní ventilace.

 $\pm 0,000 = 444,050 \text{ m.n.m. B.p.v}$

OBJEDNÁTEĽ: UNIMEDICA s.r.o., IČ:26095203, DIČ:CZ26095203, Kof. Jarná 2000, 350 02 Tábor		ZHOVDYTEL: Ing. arch. Jan Holmberg - Aláček H. a dalsí členovia architekta ČKA 00762, IČ: 11015802 Kof. Jarná 1656/05, 50008 Hrádek Králové, 8		SPOLUPRÁCE: Ing. arch. Petr Zádachovský, IČ: 67483629		ZHOVDYTEL ODBIŤ:	EPOS PRO, s.r.o. Průmyslová 333, Pardubice	
NOVÁ PSYCHIATRIE - NEMOCNICE TÁBOR		STAVENÍ						
STAVEBNÍ OBJEKT	STAVENÍŠŤ A, SO OI BUDOVA (NOVÁ PSYCHIATRIE)	Dátum: 30.3.2015						
PROJEKTE	ELEKTROINŽERINĀ KOMUNIKACE	PÁŘEČ: 1						
ODPOVĚDNÝ PROJEKTANT	Ing. Karel Páruš, ČKA1 00710371, IČ: 26262584	MĚŘÍTKO: 1:100						
OBŠAH VÝKRESU	DISPOZICE, ROZMĚRY STŘEŠKA	Číslo v.: D1.4.5.5						