


ČOV TIŠNOV - BŘEZINA - SITUACE ČOV
MĚŘITKO 1:200

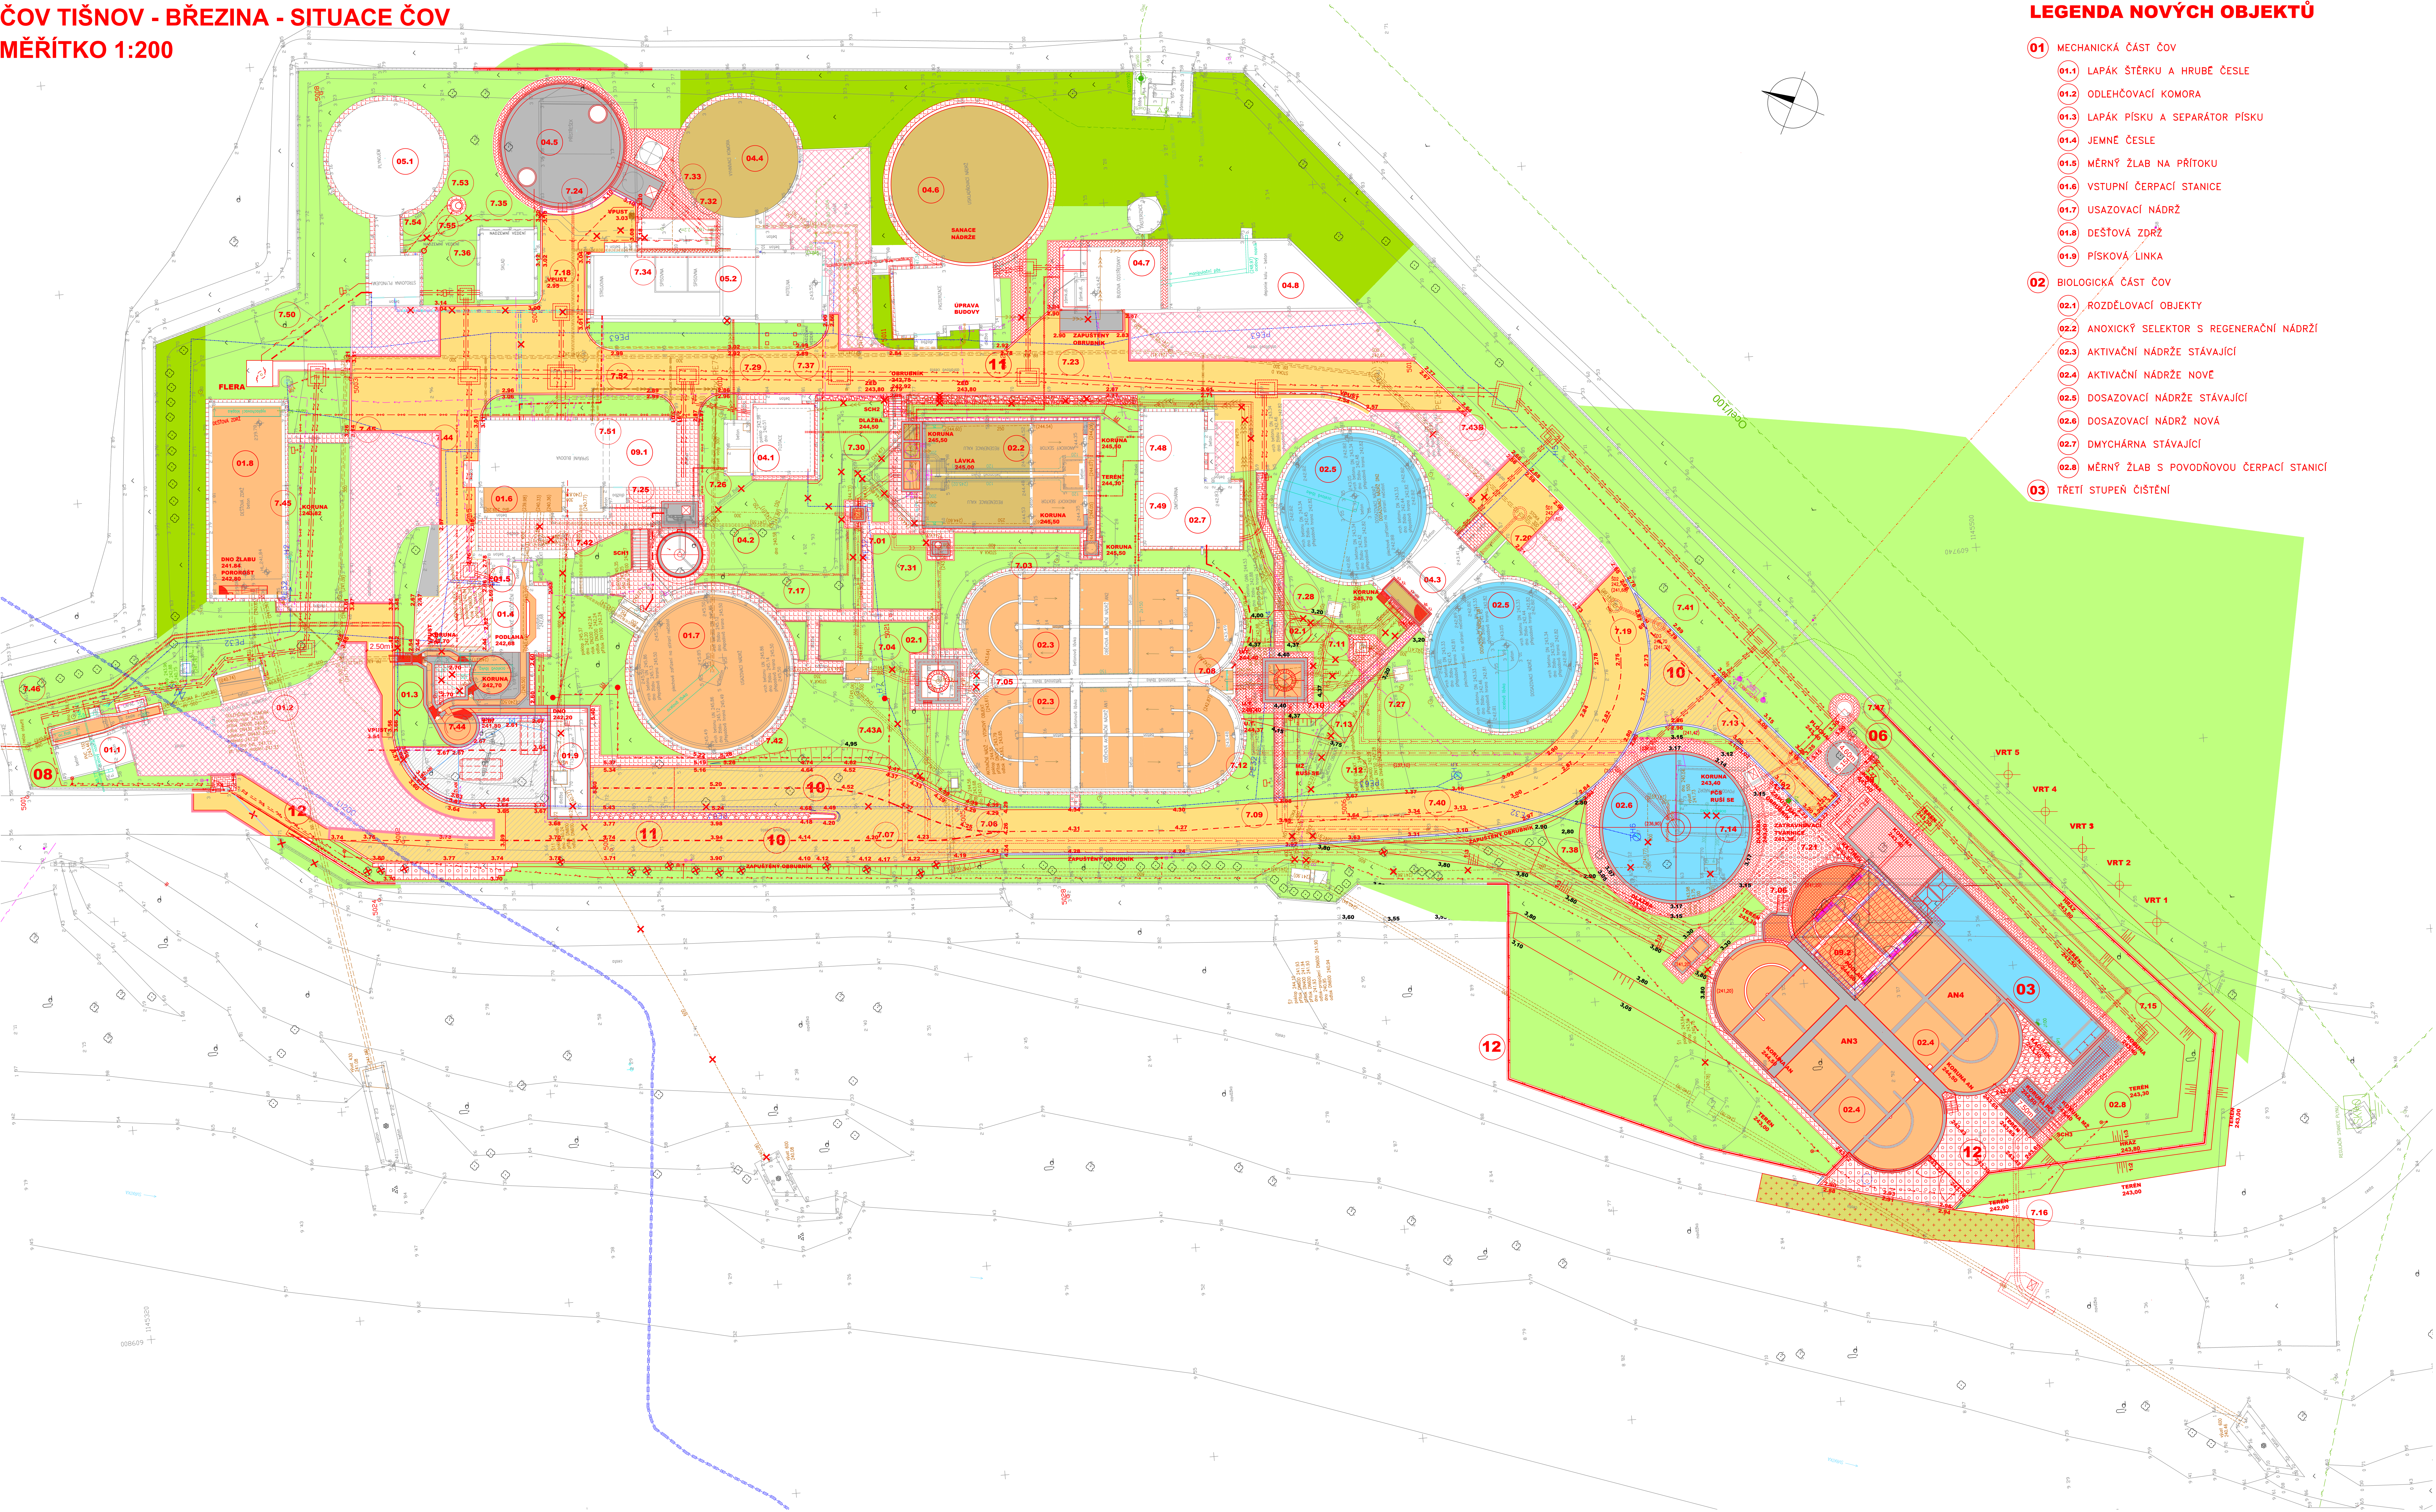

LEGENDA NOVÝCH OBJEKTŮ

- 01MECHANICKÁ ČÁST ČOV
- 01.1LAPÁK ŠTERKU A HRUBÉ ČESLE
- 01.2ODLEHČOVACÍ KOMORA
- 01.3LAPÁK PÍSKU A SEPARÁTOR PÍSKU
- 01.4JEMNÉ ČESLE
- 01.5MĚRNÝ ŽLAB NA PŘÍTOKU
- 01.6VYSTUPNÍ ČERPAČÍ STANICE
- 01.7USAZOVACÍ NÁDRŽ
- 01.8DEŠŤOVÁ ZDRŽ
- 01.9PÍSKOVÁ LINKA
- 02BIOLOGICKÁ ČÁST ČOV
- 02.1ROZDĚLOVACÍ OBJEKTY
- 02.2ANOXICKÝ SELEKTOR S REGENERAČNÍ NÁDRŽÍ
- 02.3AKTIVAČNÍ NÁDRŽE STÁVAJÍCÍ
- 02.4AKTIVAČNÍ NÁDRŽE NOVE
- 02.5DOSAZOVACÍ NÁDRŽE STÁVAJÍCÍ
- 02.6DOSAZOVACÍ NÁDRŽ NOVA
- 02.7DMYCHÁRNA STÁVAJÍCÍ
- 02.8MĚRNÝ ŽLAB S POVODŇOVOU ČERPAČÍ STANICÍ
- 03TŘETÍ STUPEŇ ČISTĚNÍ

- 04KALOVÉ HOSPODÁŘSTVÍ ČOV
- 04.1ZAHUSTĚNÍ PŘEBYTEČNÉHO KALU
- 04.2ZAHUSTĚNÍ PRIMÁRNÍHO KALU
- 04.3ČERPAČÍ STANICE KALU
- 04.4VYHNÍVACÍ NÁDRŽ VN1 STÁVAJÍCÍ
- 04.5VYHNÍVACÍ NÁDRŽ VN2 NOVA
- 04.6USKLADŇOVACÍ NÁDRŽ
- 04.7ODVODNĚNÍ KALU S HOMOGENIZAČNÍ NÁDRŽÍ
- 04.8DEPONIE KALU
- 05PLYNOVÉ HOSPODÁŘSTVÍ
- 05.1PLYNOJEM A ARMATURNÍ KOMORA
- 05.2KOTELNA
- 06CHEMICKÉ HOSPODÁŘSTVÍ
- 07SPOJOVACÍ POTRUBÍ
- 08VENKOVNÍ OSVĚTLENÍ A KABELOVÉ TRASY
- 09PROVOZNÍ OBJEKTY
- 09.1PROVOZNÍ BUDOVA
- 09.2DMYCHÁRNA SE STROJOVNOU
- 10KOMUNIKACE VNITŘNÍ

- STÁVAJÍCÍ BETONOVÉ PLOCHY
- NOVÉ AB VOZOVKY A ZPEVNĚNÉ PLOCHY
- NOVÉ BETONOVÉ PLOCHY
- ASFALTOVÁ KOMUNIKACE OBNOVA POVRCHU TL. 500mm
- OBROUS POVRCHU TL. 50mm
- OBNOVA PLOCH BETONOVÝCH U HČ
- ZPEVNĚNÁ PLOCHA Z TRÁVOBETONOVÝCH TVÁRNIC
- OBNOVA ŠTERKOVANÉ CESTY
- NAPOJENÍ NA STÁVAJÍCÍ VRSTVY TL. 50mm

- 11TERÉNNÍ A SADOVÉ ÚPRAVY
- STÁVAJÍCÍ ZELENÉ PLOCHY
- OSETÍ A OHUMUSOVÁNÍ
- CHODNÍKY ZÁMKOVÁ DLAŽBA
- CHODNÍKY DLAŽBA 50/50cm (30/30cm)
- PŘELOŽENÍ CHODNÍKŮ POJÍZDĚNÁ ZÁMKOVÁ DLAŽBA
- OPĚRNÁ GABIONOVÁ ZEĎ/PLOCHA VYPLNĚNÁ KAČÍRKEM

- 12OPLOCNÍ

- LEGENDA STÁVAJÍCÍ STAV
- PŘÍPOJKA VN
- PŘÍPOJKA TELEFON
- PŘÍPOJKA VODY
- KANALIZAČNÍ POTRUBÍ
- OPLOCNÍ ČOV

DOKUMENTACE STAVEBNÍCH OBJEKTŮ

Dov. č. _____ Datum _____ Schvál. _____		Stavby podle změny _____	
KOOPERACE V PROFESI _____		Jméno _____	
PROJEKTANT S.R.O. _____		Stavba _____	
DUIS s.r.o. inženýring a projektování Svatováclavská 1546/27, 612 00 Brno E-mail: dusa@duis.cz www.duis.cz		Projektant Ing. Hana Hájková Ing. Václav Hájek Ing. Václav Hájek	
Objekt ČOV TIŠNOV, BŘEZINA - INTENZIFIKACE A ROZŠÍŘENÍ		Dokumentace 8. A4	
Datum 05/2022		Stavba DPS	
Měřítko 1:200		Číslo výtisku 1256	
Příloha KOORDINAČNÍ SITUACE ČOV		Číslo výtisku C.2	