



REKONSTRUKCE ULICE TOVÁRNÍ


MONTÁŽ VO V ULICI TOVÁRNÍ - M=1:500

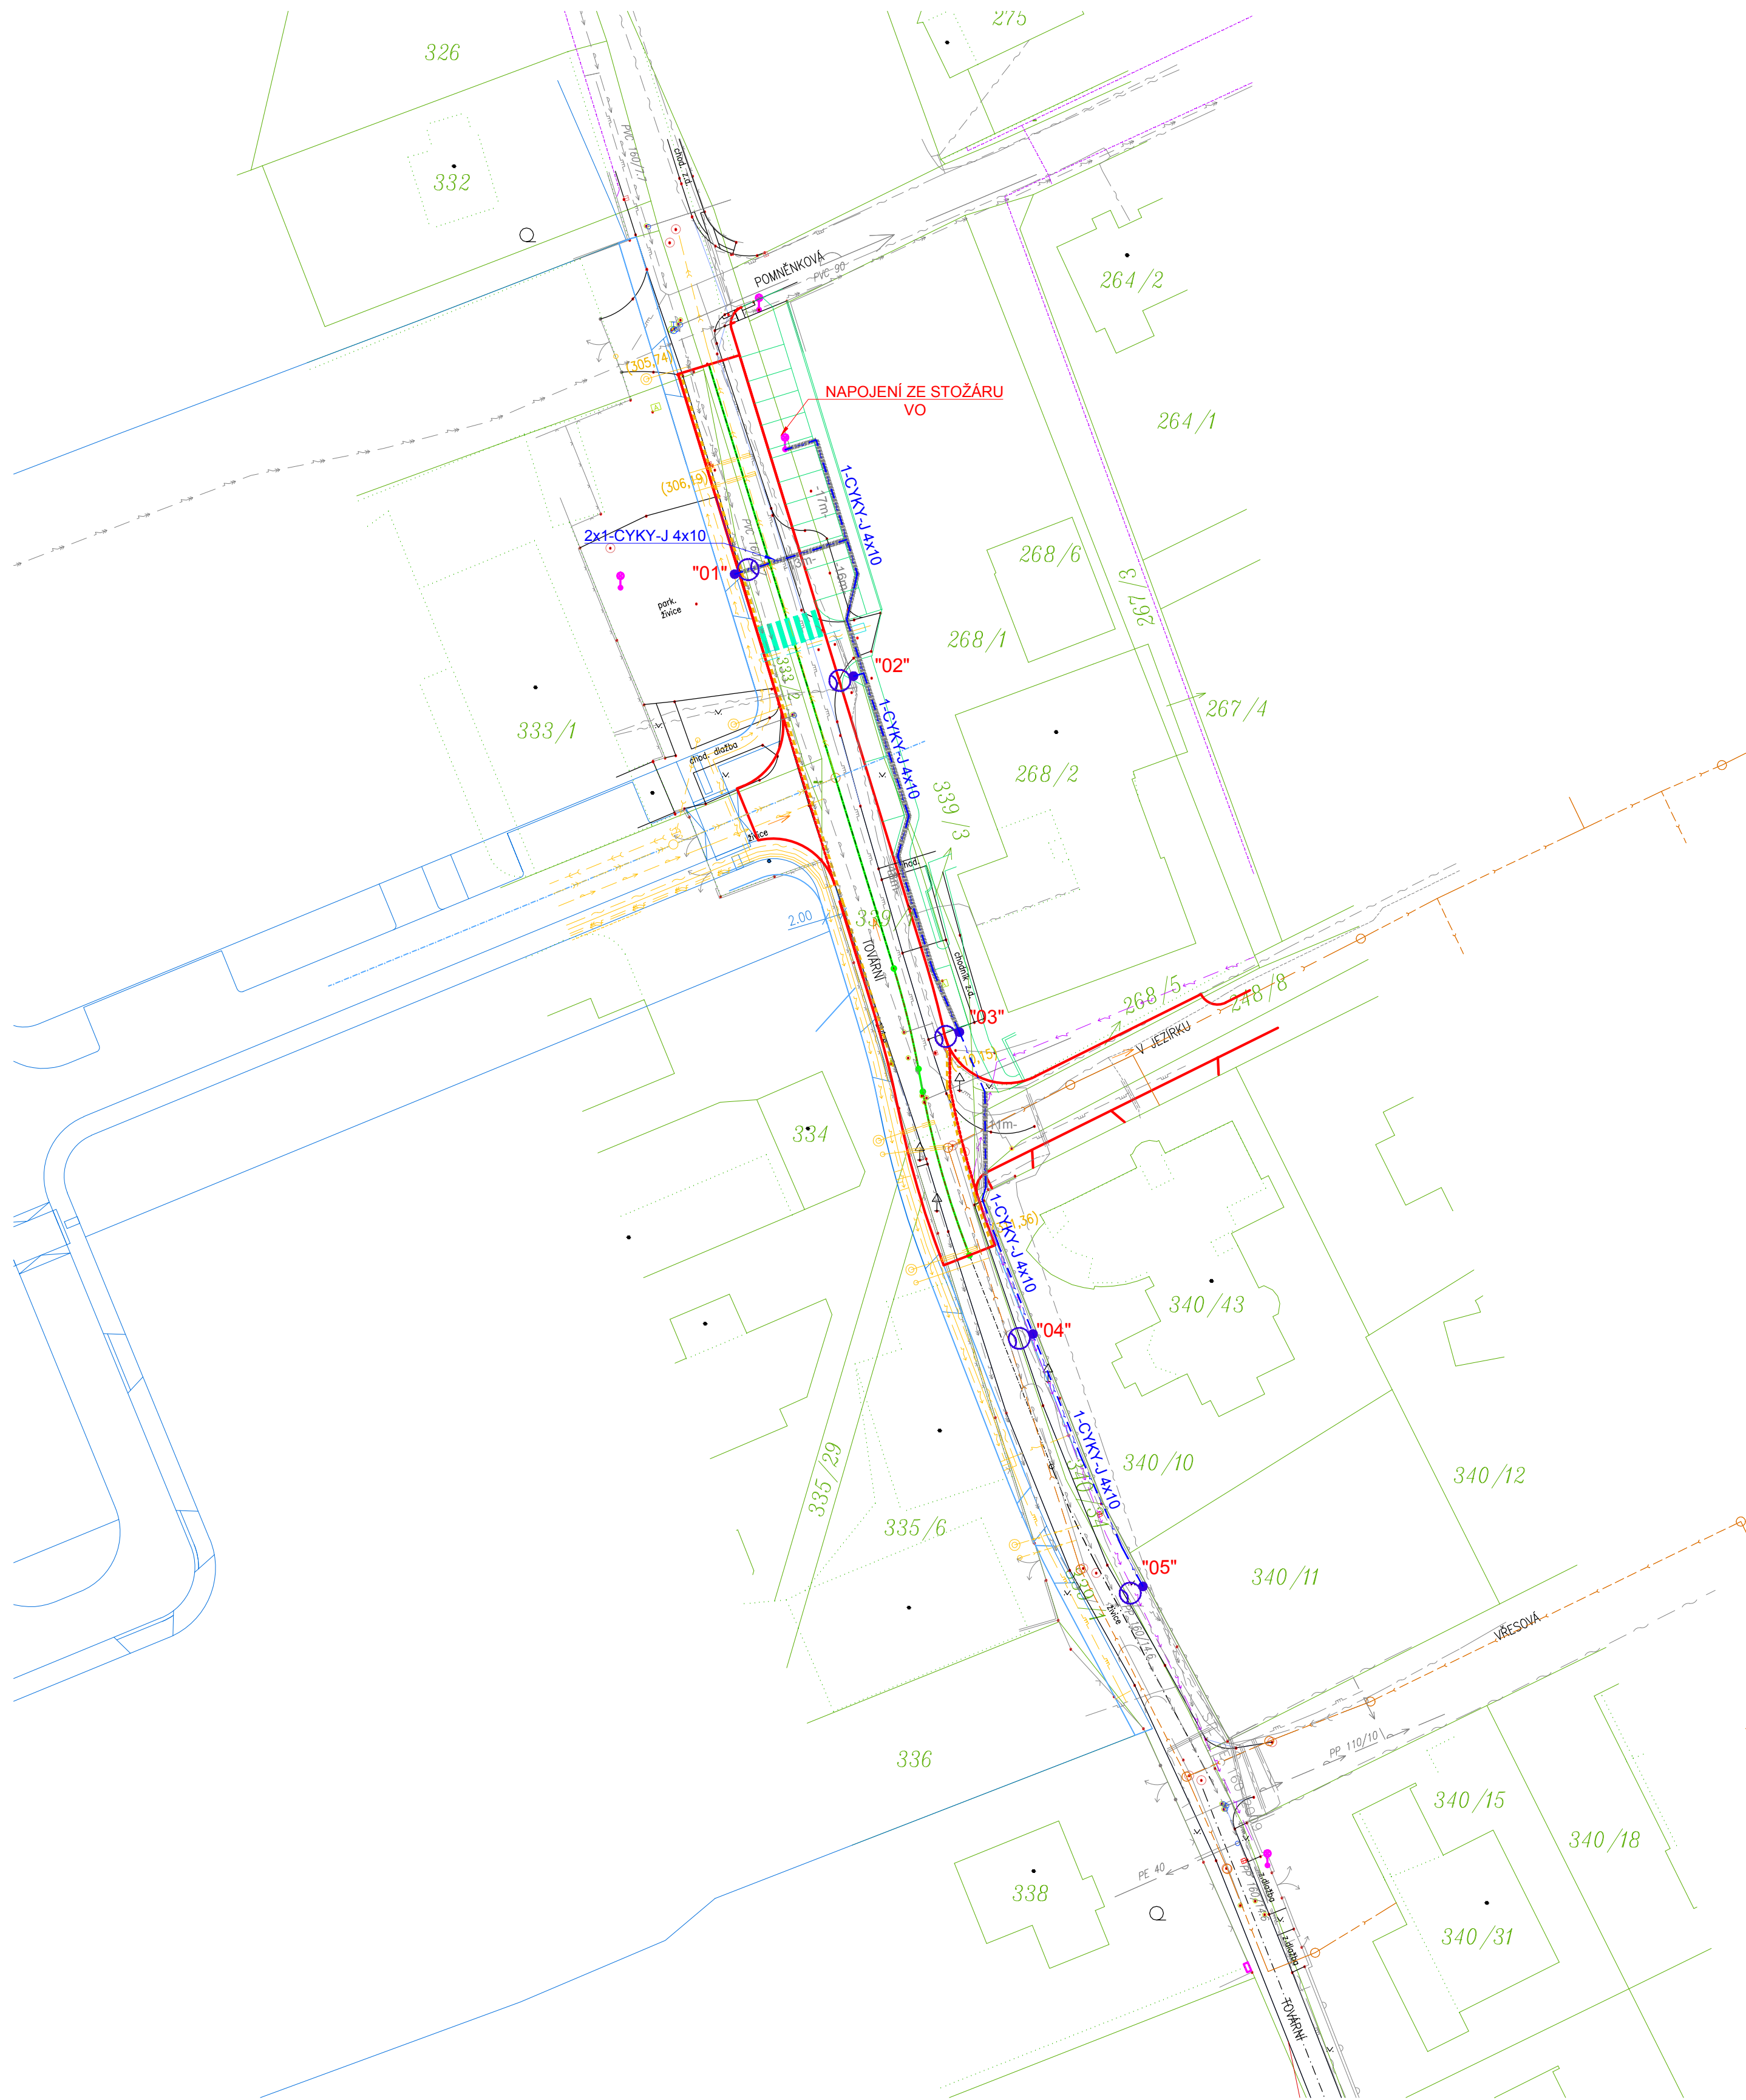

ULOŽENÍ KABELU - KABELOVÉ ŘEZY VE SPOLEČNÉM VÝKOPU

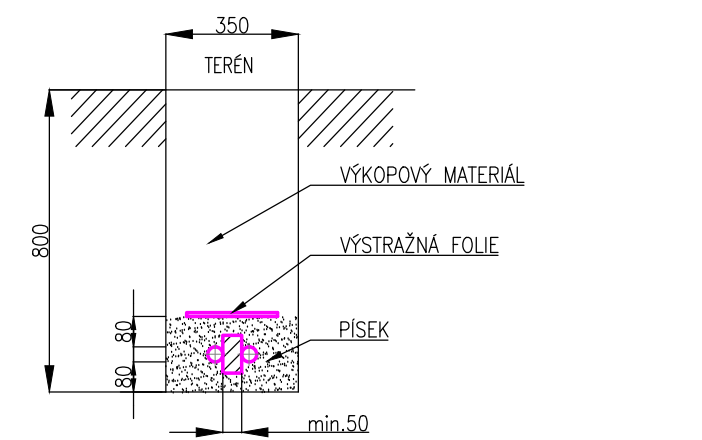


VE VOLNÉM TERÉNU

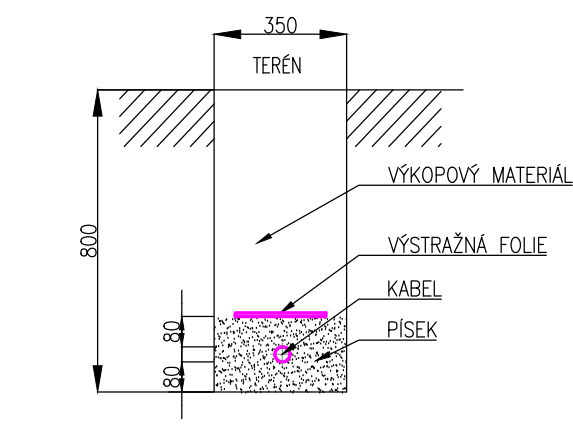


TYPICKÝ ŘEZ KABELOVOU TRASOU SOUBĚH KABELŮ NN S INŽENÝRSKÝMI SÍTĚMI


* HLOUBKA ULOŽENÍ 350mm SE POUŽÍJE PŘI POKLADCE KABELU POD CHODNÍK

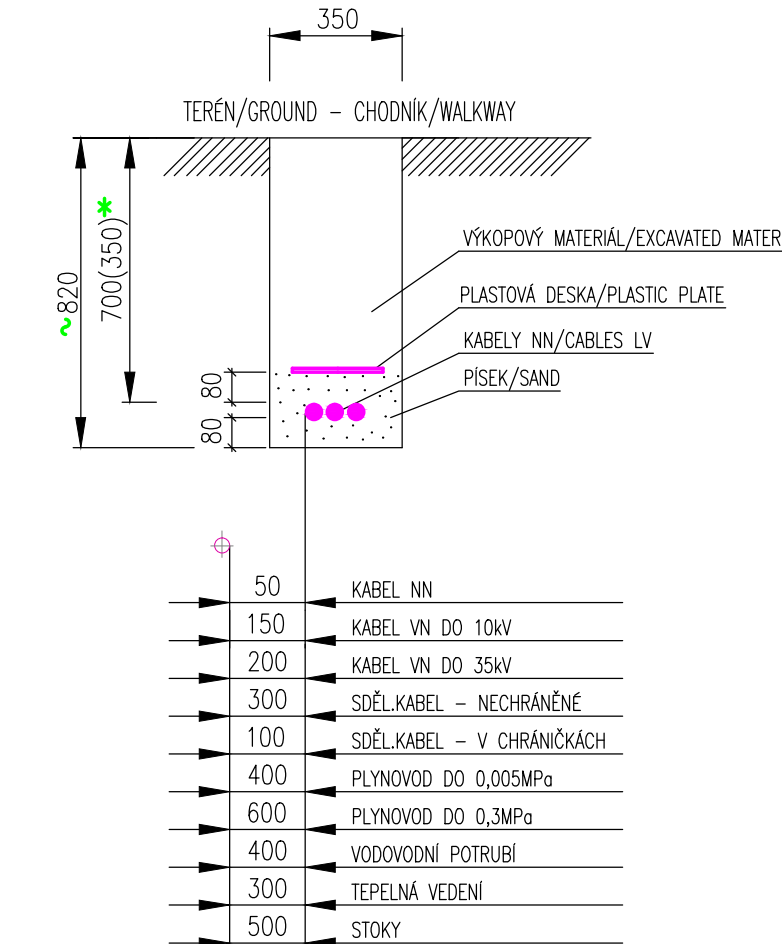


PŘES VJEZDY

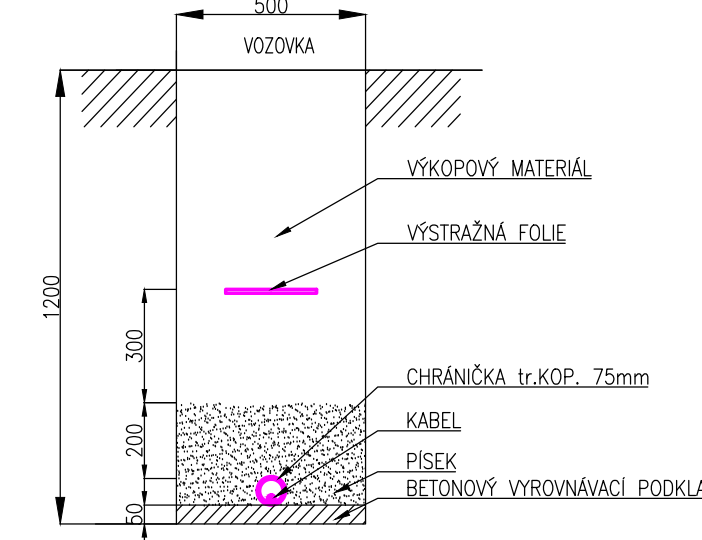


PŘES KOMUNIKACI

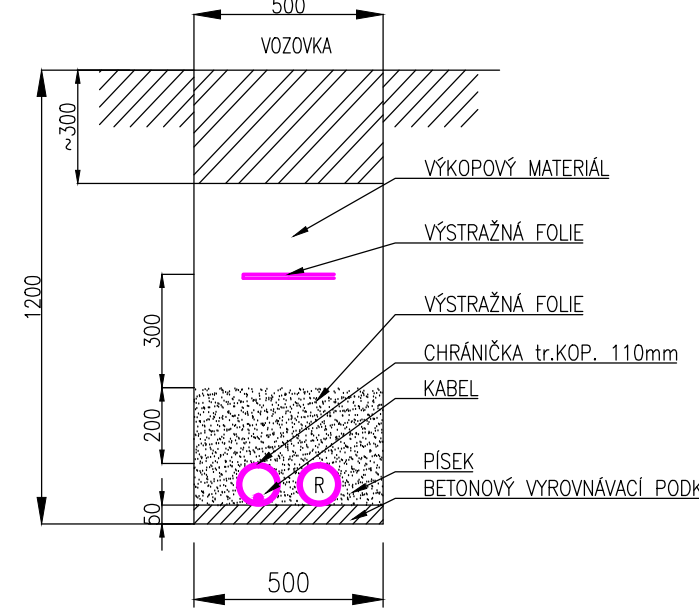

BETONOVÝ ZÁKLAD PRO BOD Č.01,02,03

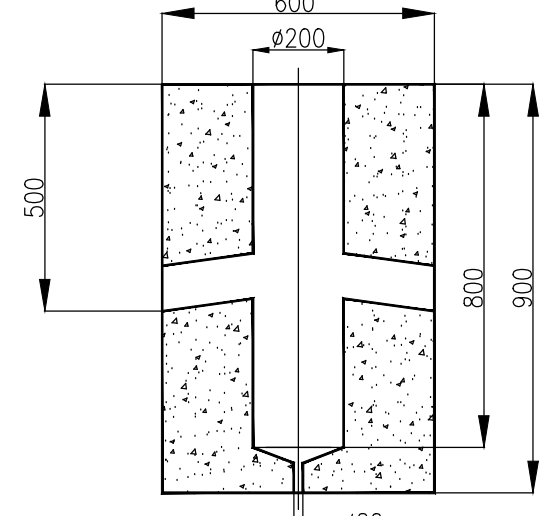


BETONOVÝ ZÁKLAD PRO BOD Č.04,05

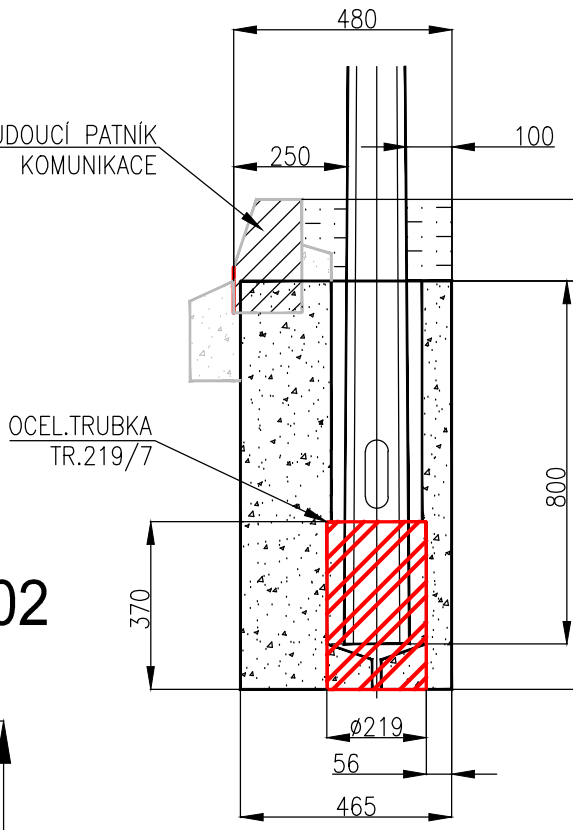


LEGENDA:

- NOVÝ KABEL VENKOVNÍHO OSVĚTLENÍ NN - V ZEMI
- STÁVAJÍCÍ KABEL VENKOVNÍHO OSVĚTLENÍ NN - V ZEMI
- CHRÁNIČKY
- STOŽÁR VO, IP65
- NAPOJENÍ ZE STÁVAJÍCÍHO STOŽÁRU VO

SESTAVA STOŽÁRU VO BOD Č.03,04,05

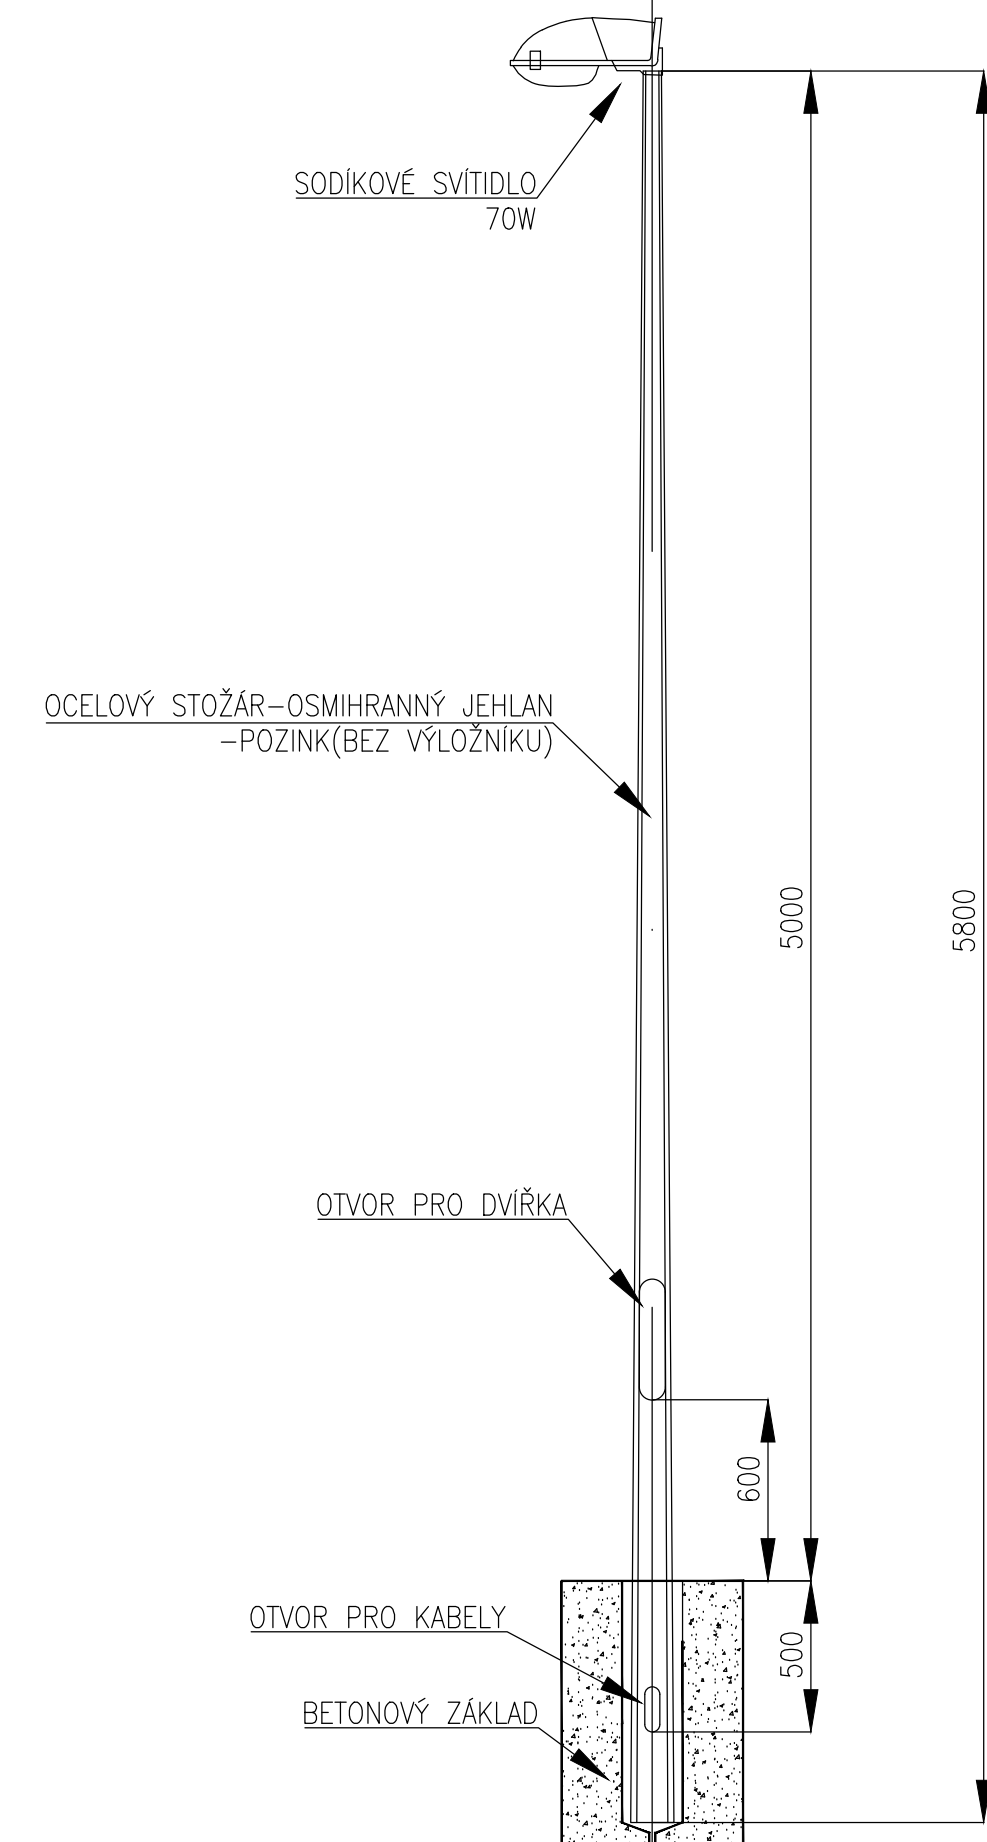

SESTAVA STOŽÁRU VO BOD Č.01,02

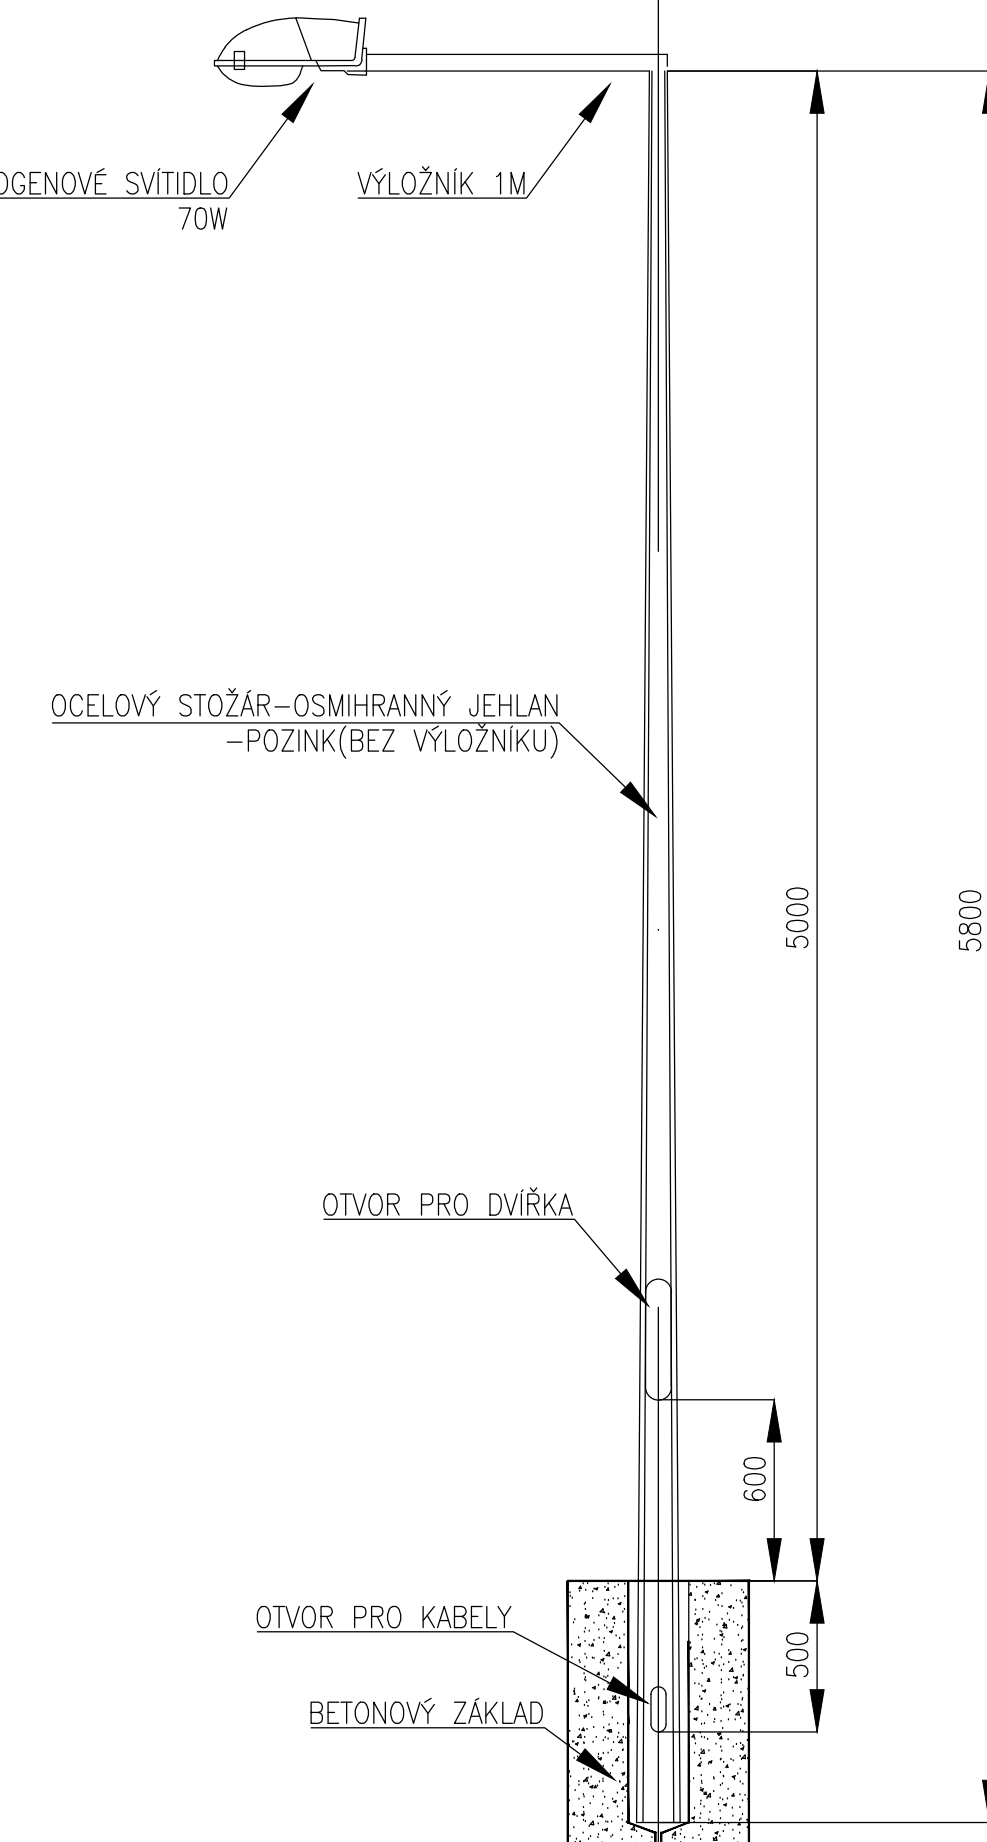

SOUŘADNICOVÝ SYSTÉM JTSK		VÝŠKOVÝ SYSTÉM BALZ	
A		OSVĚTLENÍ PŘECHODU	
		7.3.2014	
Index	Změna / Revision	Datum / Date	
Tento výkres je duševním vlastnictvím firmy Tebodin Czech Republic s.r.o. This drawing is intellectual property of the company Tebodin Czech Republic s.r.o.			
Všechna data na magnetických či optických nosičích jsou platná pouze ve spojení s uvolňovací dokumentací. All data of magnetic and optical disks are valid only together with approved documentation			
Project / Project			
REKONSTRUKCE ULICE TOVÁRNÍ			
Zakazník / Client			
OBEC PRŮHONICE KVĚTNOVÉ NÁMĚSTÍ 73			
Výpracoval / Elaborated by		Zpracoval / Conceived by	
Z. SVOBODA		 Tebodin Czech Republic s.r.o. Průhonice ul.ka 20 188 00 Praha 8 - Kladná	
Zodpovědný projektant / Checked by			
Ing. V. MAREK			
Kontrola / Controlled by			
Ing. V. MAREK			
Uložení / Approved by:		Datum / Date	
ING. P. ROTHE		07/2013	
Technická zpráva / Report No.		Soubor .dwg / File .dwg	
6577-202-51/4181 001A		4183_002A.dwg	
Skartační znak / Discard		Počet A4 / Number A4	
S10		8	
Stupeň / Phase		Měřítko / Scale	
DPS		1:500	
Objekt / Building			
SÍŤ VEŘEJNÉ OSVĚTLENÍ			
Část / Part			EL
SILNOPROUDÁ ELEKTROINSTALACE			
Název výkresu / Drawing Title			
MONTÁŽ VO V ULICI TOVÁRNÍ			
Archivní číslo / Drawing No.			
6577-202-51 / 4183 002A			
Kopie			Číslo
Číslo			