


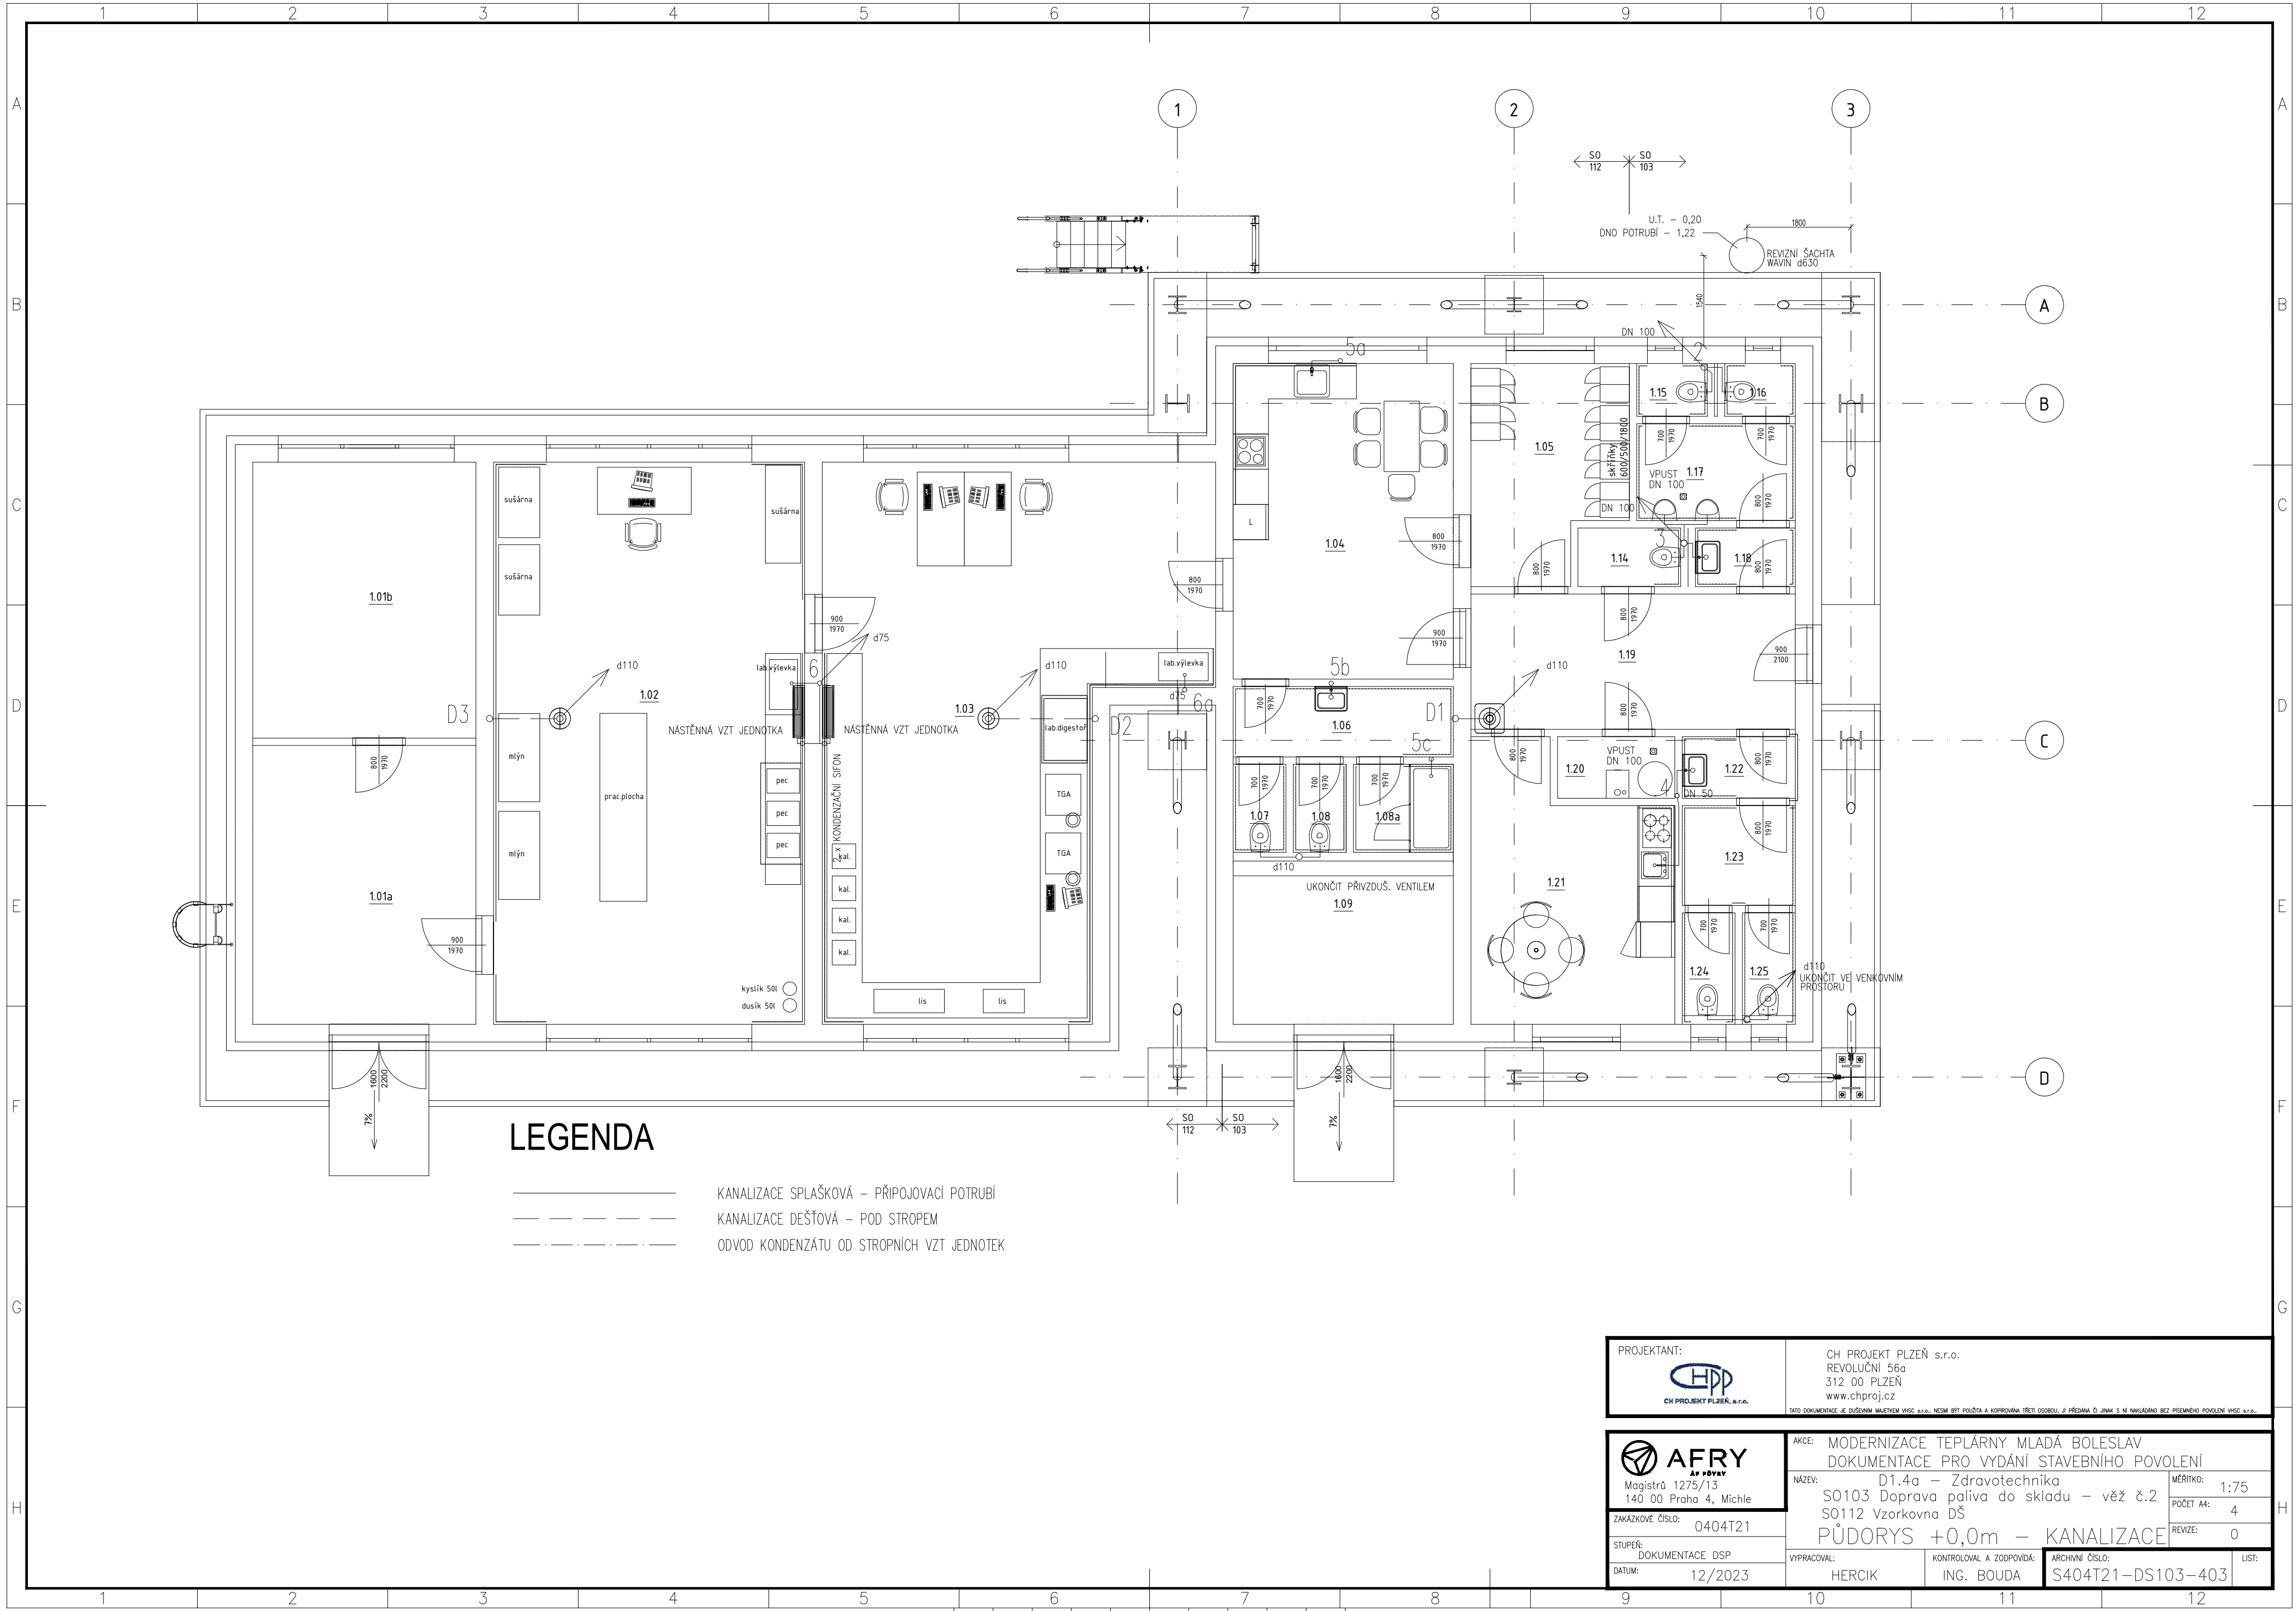

LEGENDA

- _____ KANALIZACE SPLAŠKOVÁ – PŘIPOJOVACÍ POTRUBÍ
- KANALIZACE DEŠŤOVÁ – POD STROPEM
- ODVOD KONDENZÁTU OD STROPNÍCH VZT JEDNOTEK

PROJEKTANT:  CH PROJEKT PLZEŇ, s.r.o.		CH PROJEKT PLZEŇ s.r.o. REVOLUČNÍ 56a 312 00 PLZEŇ www.chproj.cz TATO DOKUMENTACE JE DUŠEVNÍM VLASTNÍCTVEM CH PROJEKT PLZEŇ, s.r.o. NESMÍ BÝT POUŽITA A KOPÍROVÁNA TŘETÍ OSOBOU, JIŽ PŘEDÁVA O JINAK S NI NAKLÁDANÉ BEZ PŘESNÉHO POVOLENÍ VŠEC s.r.o.	
 Magistrů 1275/13 140 00 Praha 4, Michle		AKCE: MODERNIZACE TEPLÁRNY MLADÁ BOLESLAV DOKUMENTACE PRO VYDÁNÍ STAVEBNÍHO POVOLENÍ	
ZAKÁZKOVÉ ČÍSLO: 0404T21		NÁZEV: D1.4a – Zdravotechnika S0103 Doprava paliva do skladu – věž č.2 S0112 Vzorkovna DŠ	
STUPEŇ: DOKUMENTACE DSP		PŮDORYS +0,0m – KANALIZACE	
DATUM: 12/2023		VYPRACOVAL: HERCIK	KONTROLOVAL A ZODPOVÍDÁ: ING. BOUDA
		ARCHIVNÍ ČÍSLO: S404T21-DS103-403	
		LIŠT:	MĚŘÍTKO: 1:75 POČET A4: 4 REVIZE: 0