


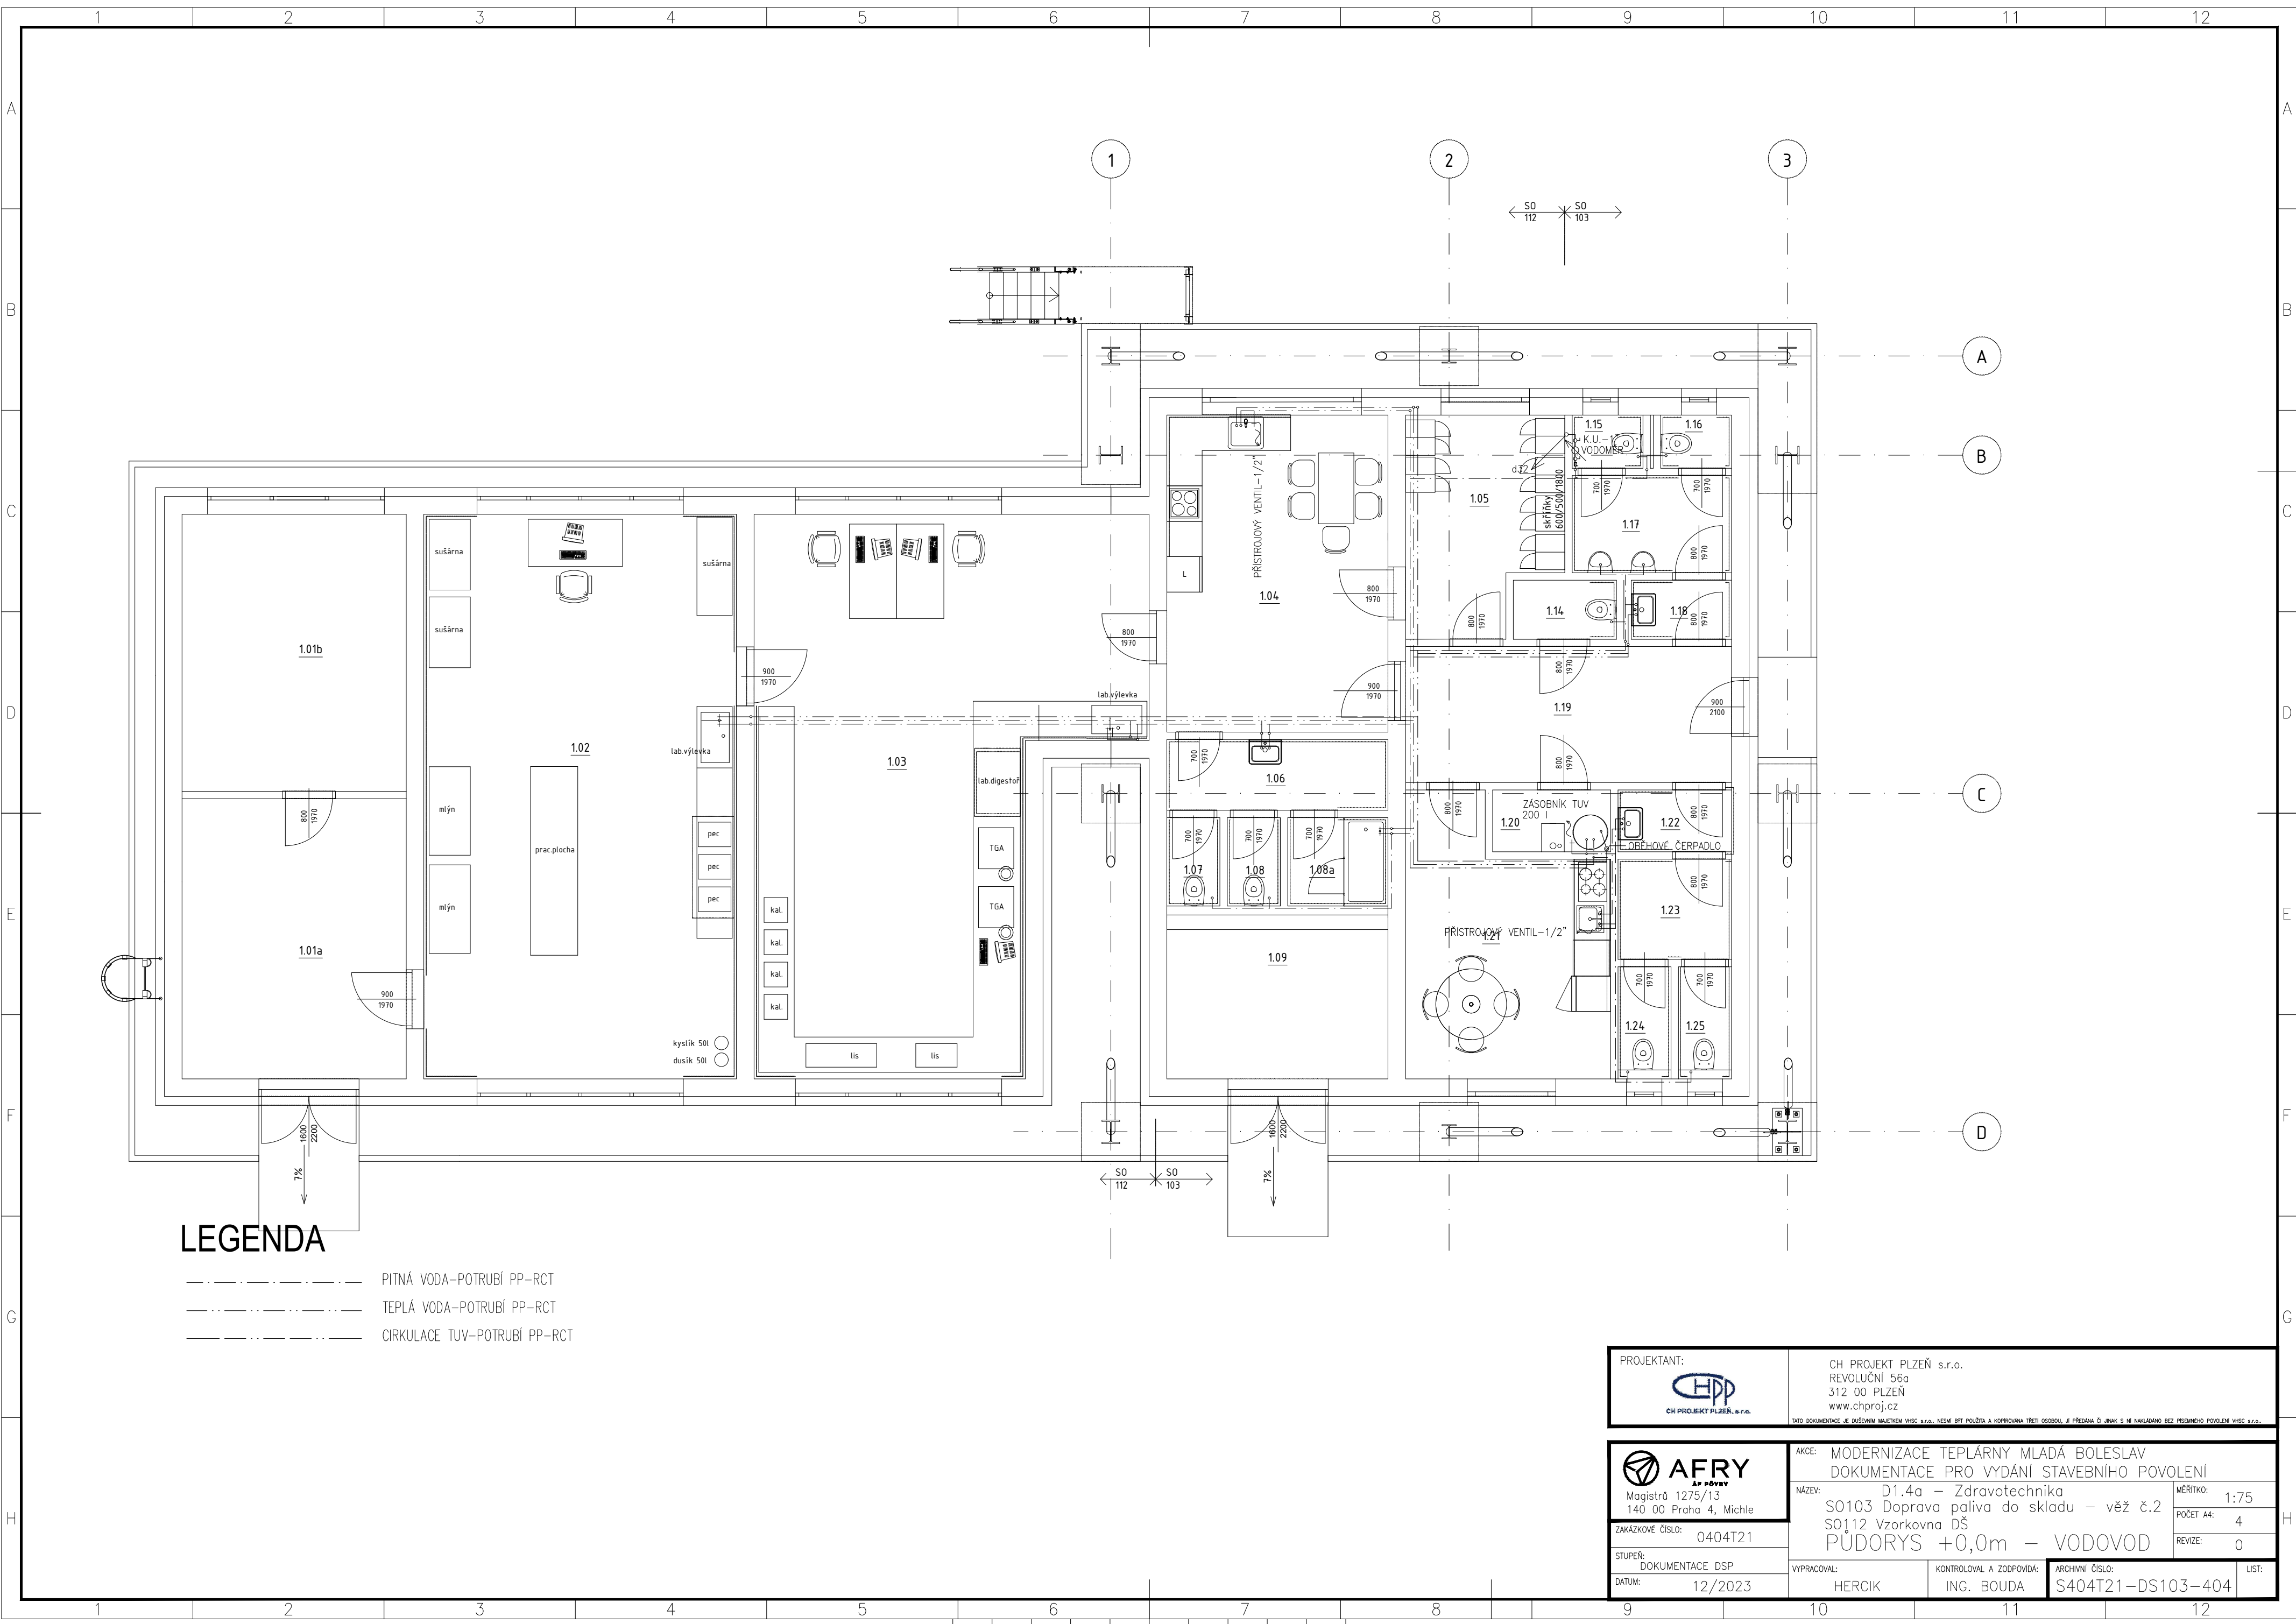

LEGENDA

- PITNÁ VODA-POTRUBÍ PP-RCT
- TEPLÁ VODA-POTRUBÍ PP-RCT
- CÍRKULACE TUV-POTRUBÍ PP-RCT

PROJEKTANT:  CH PROJEKT PLZEŇ, s.r.o.		CH PROJEKT PLZEŇ s.r.o. REVOLUČNÍ 56a 312 00 PLZEŇ www.chproj.cz TATO DOKUMENTACE JE DUŠEVNÍM VLASTNÍCTVEM VHSČ s.r.o. NESMÍ BÝT POUŽITA A KOPÍROVÁNA TŘETÍ OSOBOU, JI PŘEDÁNÁ ČI INAK S NÍ NAKLÁDANO BEZ PŘESNÉHO POVOLENÍ VHSČ s.r.o.	
 Magistrá 1275/13 140 00 Praha 4, Michle		AKCE: MODERNIZACE TEPLÁRNY MLADÁ BOLESLAV DOKUMENTACE PRO VYDÁNÍ STAVEBNÍHO POVOLENÍ	
ZAKÁZKOVÉ ČÍSLO: 0404T21		NÁZEV: D1.4a – Zdravotechnika S0103 Doprava paliva do skladu – věž č.2 S0112 Vzorkovna DŠ PŮDORYS +0,0m – VODOVOD	
STUPEŇ: DOKUMENTACE DSP		MĚŘÍTKO: 1:75	
DATUM: 12/2023		POČET A4: 4	
VYPRACOVAL: HERCIK		REVIZE: 0	
KONTROLOVAL A ZODPOVÍDÁ: ING. BOUDA		ARCHIVNÍ ČÍSLO: S404T21-DS103-404	
		LIST: 1	