


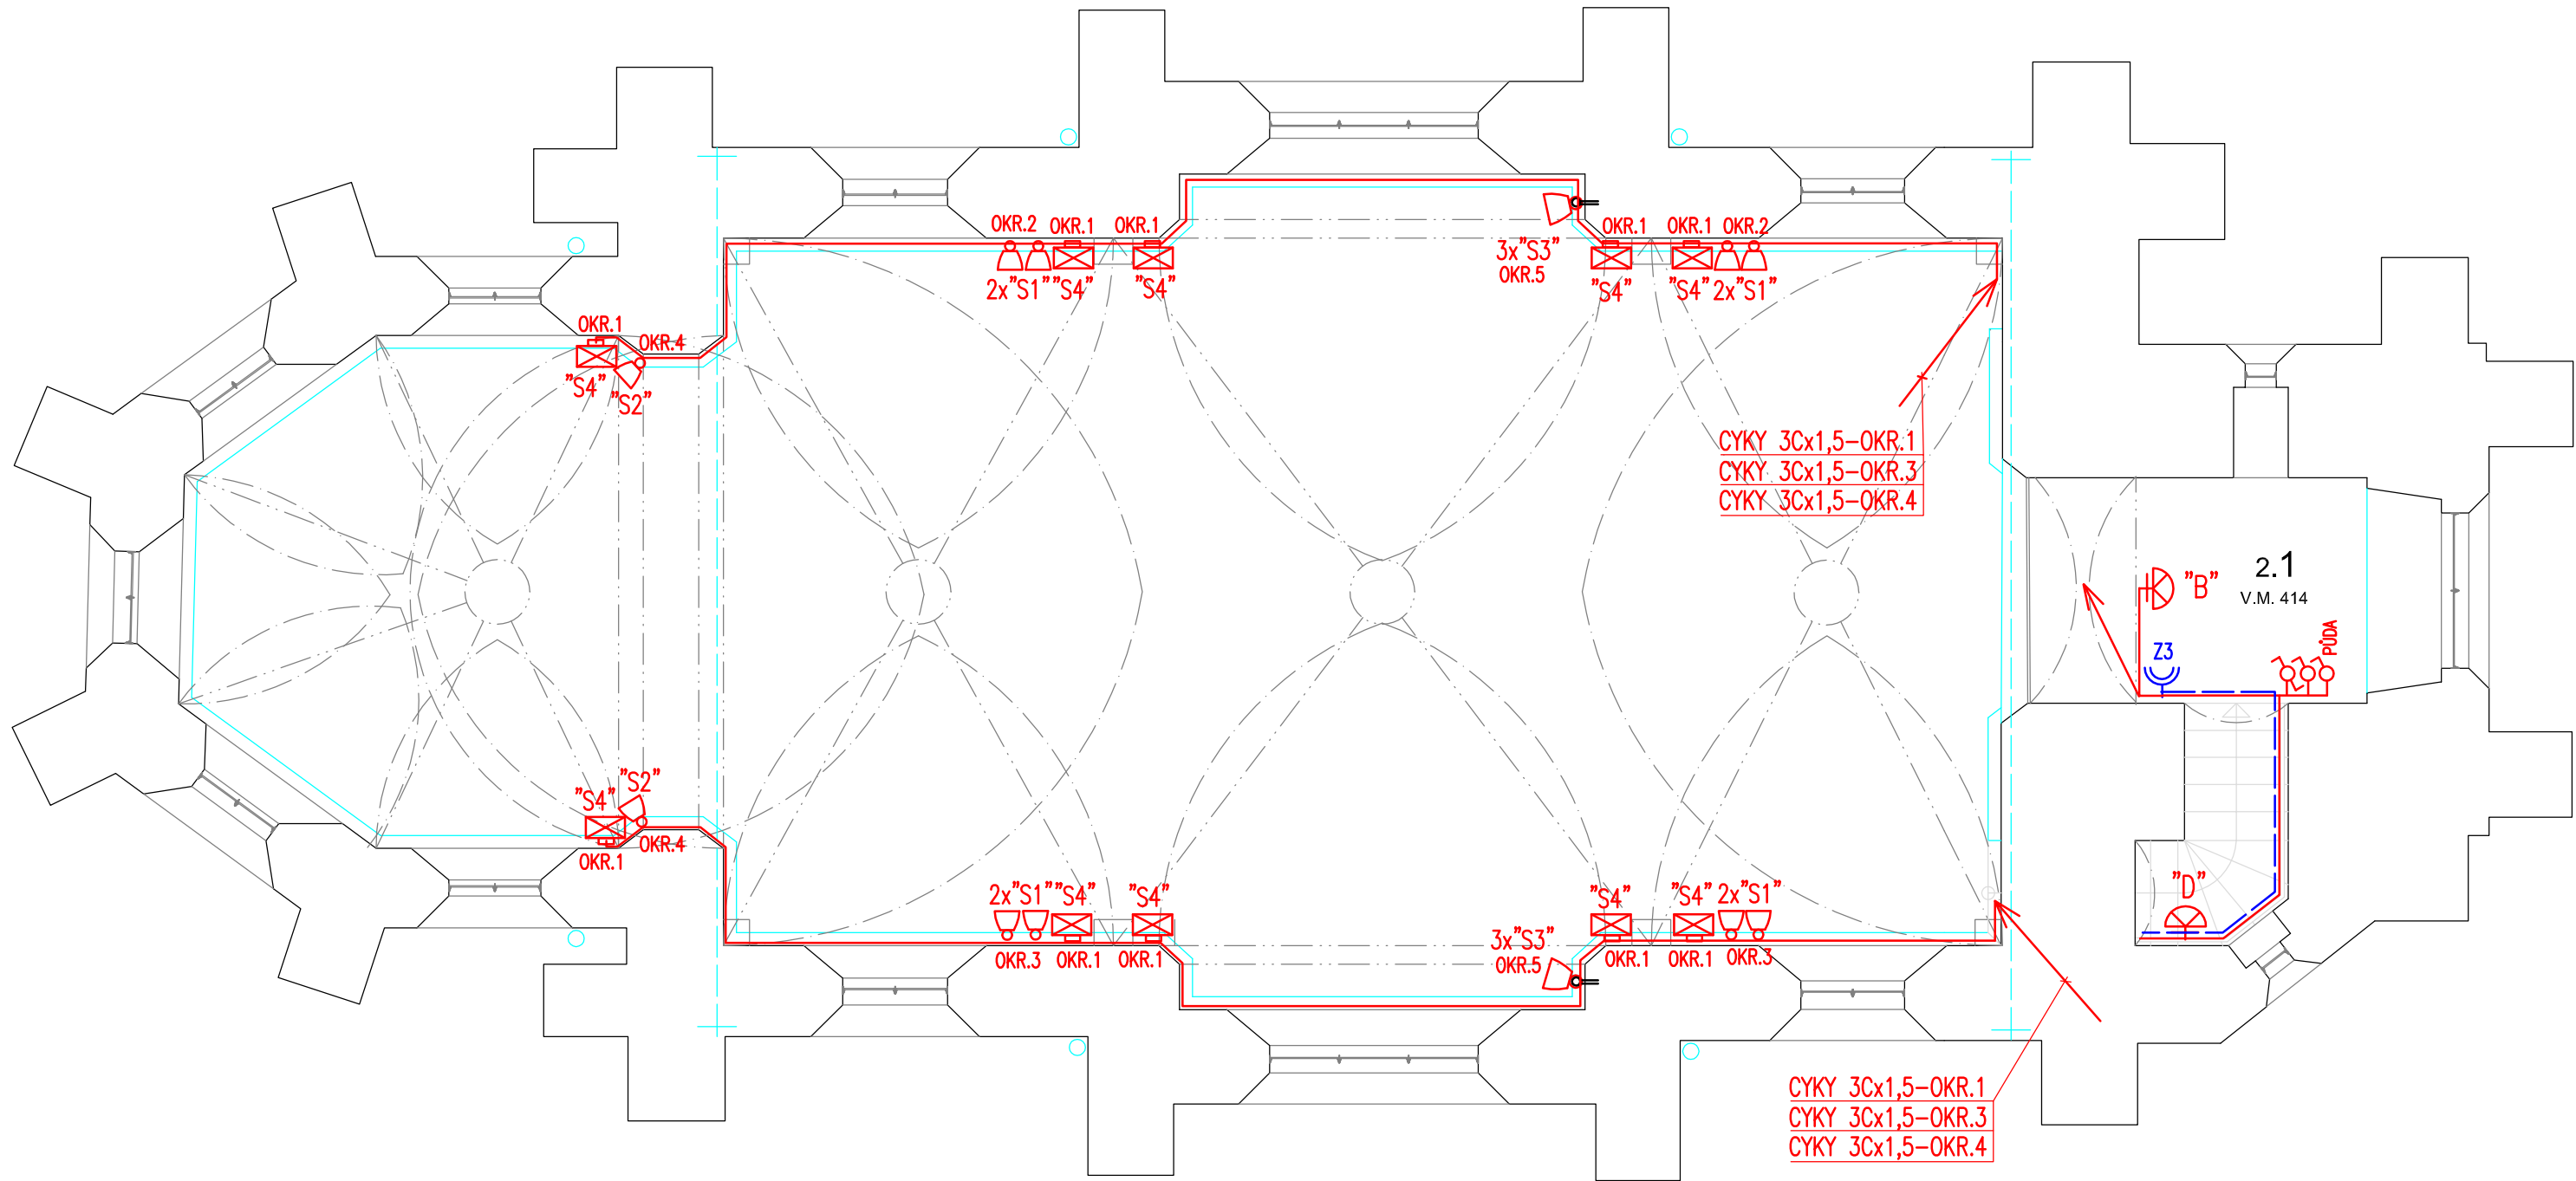

TABULKA MÍSTNOSTÍ

Č.M.	MÍSTNOST	V.MÍSTN. (m)	PLOCHA (m²)	PODL. č.	PODLAHA	POZNÁMKA
2.1	GALERIE		4,6	P3	RUČNÍ CIHLOVÁ DLAŽBA	NOVÁ

LEGENDA ELEKTROINSTALACE


- "S1" SVÍTIDLO REFLEKTOROVÉ SMĚROVATELNÉ 150W
SMĚROVATELNÝ REFLEKTOR PRO NASVĚTLENÍ DETAILU
- "S2" SVÍTIDLO REFLEKTOROVÉ SMĚROVATELNÉ 70W
SMĚROVATELNÝ REFLEKTOR PRO NASVĚTLENÍ DETAILU
- "S3" SVÍTIDLO REFLEKTOROVÉ SMĚROVATELNÉ 250W
OSAŽENÉ NA SVISLOU TYČ, ÚZKÝ SMĚROVÝ KUŽEL
- "S4" SVÍTIDLO REFLEKTOROVÉ SMĚROVATELNÉ 250W
ŠIROKÝ ASYMETRICKÝ VYZAŘOVACÍ ÚHEL
- "A" SVÍTIDLO STROPNÍ BÍLÉ KRUHOVÉ-2x18W
- "B" SVÍTIDLO NÁSTĚNNÉ OVÁLNÉ-1x13W
- "C" SVÍTIDLO NÁSTĚNNÉ VENKOVNÍ-BÍLÉ-1x18W
- "D" SVÍTIDLO NÁSTĚNNÉ KRUHOVÉ-1x18W
- "E" PRŮMYSLOVÉ SVÍTIDLO S OCHRANNÝM KOŠEM, IP65

⚡ VYPÍNAČE, PŘEPÍNAČE ZAPUŠTĚNÉ


⚡ ČIDLO POHYBU

⚡ ZÁSUVKA 230V/16A JEDNONÁSOBNÁ

⚡ ZÁSUVKA 230V/16A DVOJITÁ

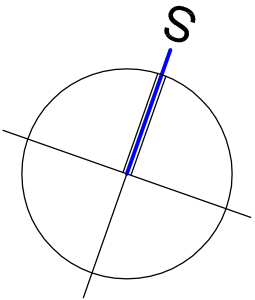

ING. JOSEF ADENSAM , ELEKTRO-PROJEKCE
BRIGADNICKÁ č.16 , ČESKÉ BUDĚJOVICE

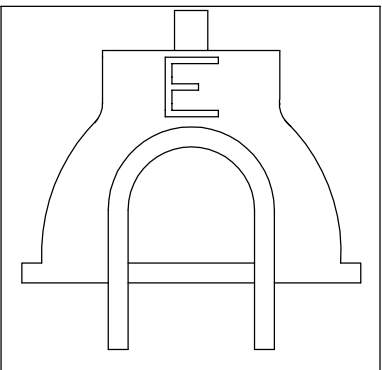

Vedoucí projektant : ING. Lubor GREGORA	Vypracoval: ING. Josef ADENSAM	Profese EI	Vyhotovení
Zodpovědný projektant: ING. Josef ADENSAM	Kreslil: ING. Josef ADENSAM		
Investor: Město Pelhřimov, Masarykovo náměstí 1,393 01 Pelhřimov	Datum: 12/2013		
Stavba - Objekt PELHŘIMOV kaple svatého Kříže - Kalvárie stavební úpravy objektu a přístupového schodiště	Formát A4 3		
	Stupeň: DPS		
	Číslo zak.: 1347		
Výkres: OBJEKT KAPLE-půdorys 2.výšk.úrovně -SILNOPROUD	Měřítko: 1:50	Číslo výkr.: E2	