
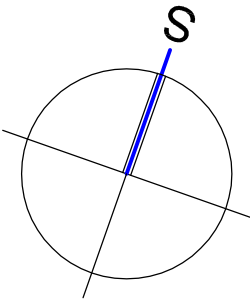



PŮDORYS - LOŽ + PRESBYTÁŘ

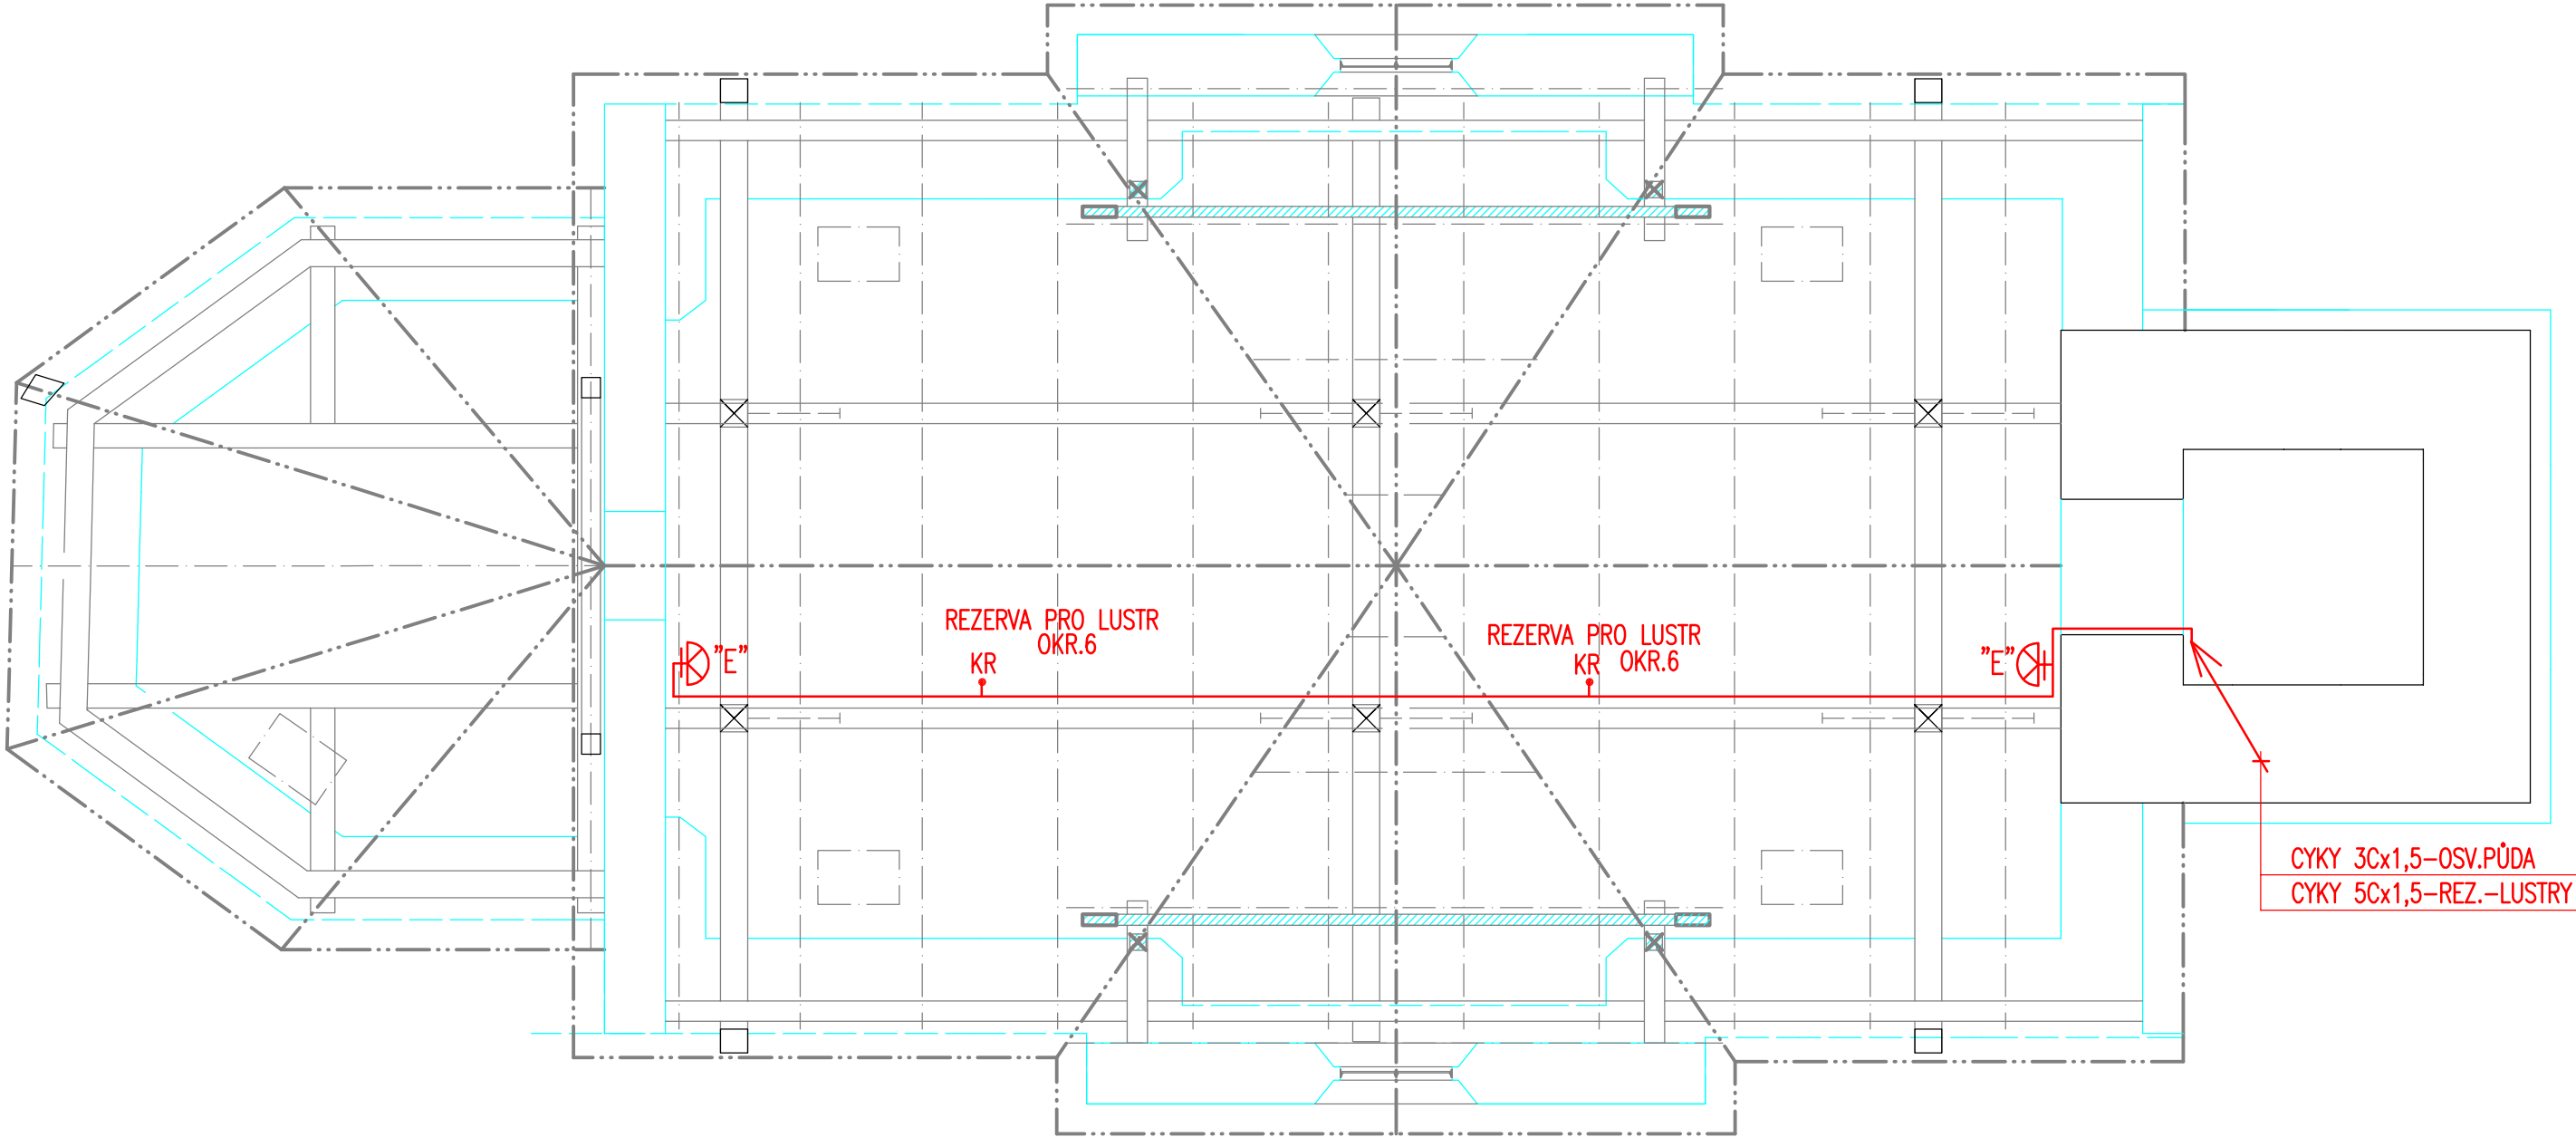

LEGENDA ELEKTROINSTALACE

"E" PRŮMYSLOVÉ SVÍTIDLO S OCHRANNÝM KOŠEM,IP65
— EL.INSTALACE VEDENA V TRUBKÁCH NA PŘÍCHYTKÁCH
PO KONSTRUKCI KROVU

ING. JOSEF ADENSAM , ELEKTRO-PROJEKCE
BRIGÁDNICKÁ č.16 , ČESKÉ BUDĚJOVICE

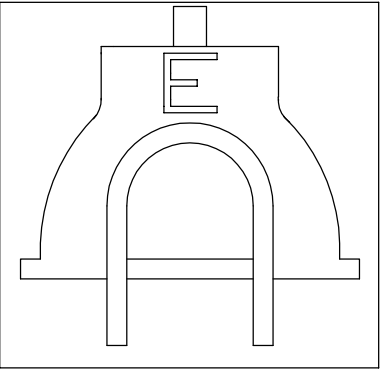

Vedoucí projektant : ING.Lubor GREGORA	Vypracoval: ING. Josef ADENSAM	Profese EI	Vyhotovení
Zodpovědný projektant: ING. Josef ADENSAM	Kreslil: ING. Josef ADENSAM		
Investor: Město Pelhřimov,Masarykovo náměstí 1,393 01 Pelhřimov		Datum:	12/2013
Stavba – Objekt PELHŘIMOV kaple svatého Kříže - Kalvárie stavební úpravy objektu a přístupového schodiště		Formát A4	3
		Stupeň:	DPS
		Číslo zak.:	1347
Výkres: OBJEKT KAPLE–půdorys KROV –SILNOPROUD		Měřítko: 1:50	Číslo výkr.: E3