


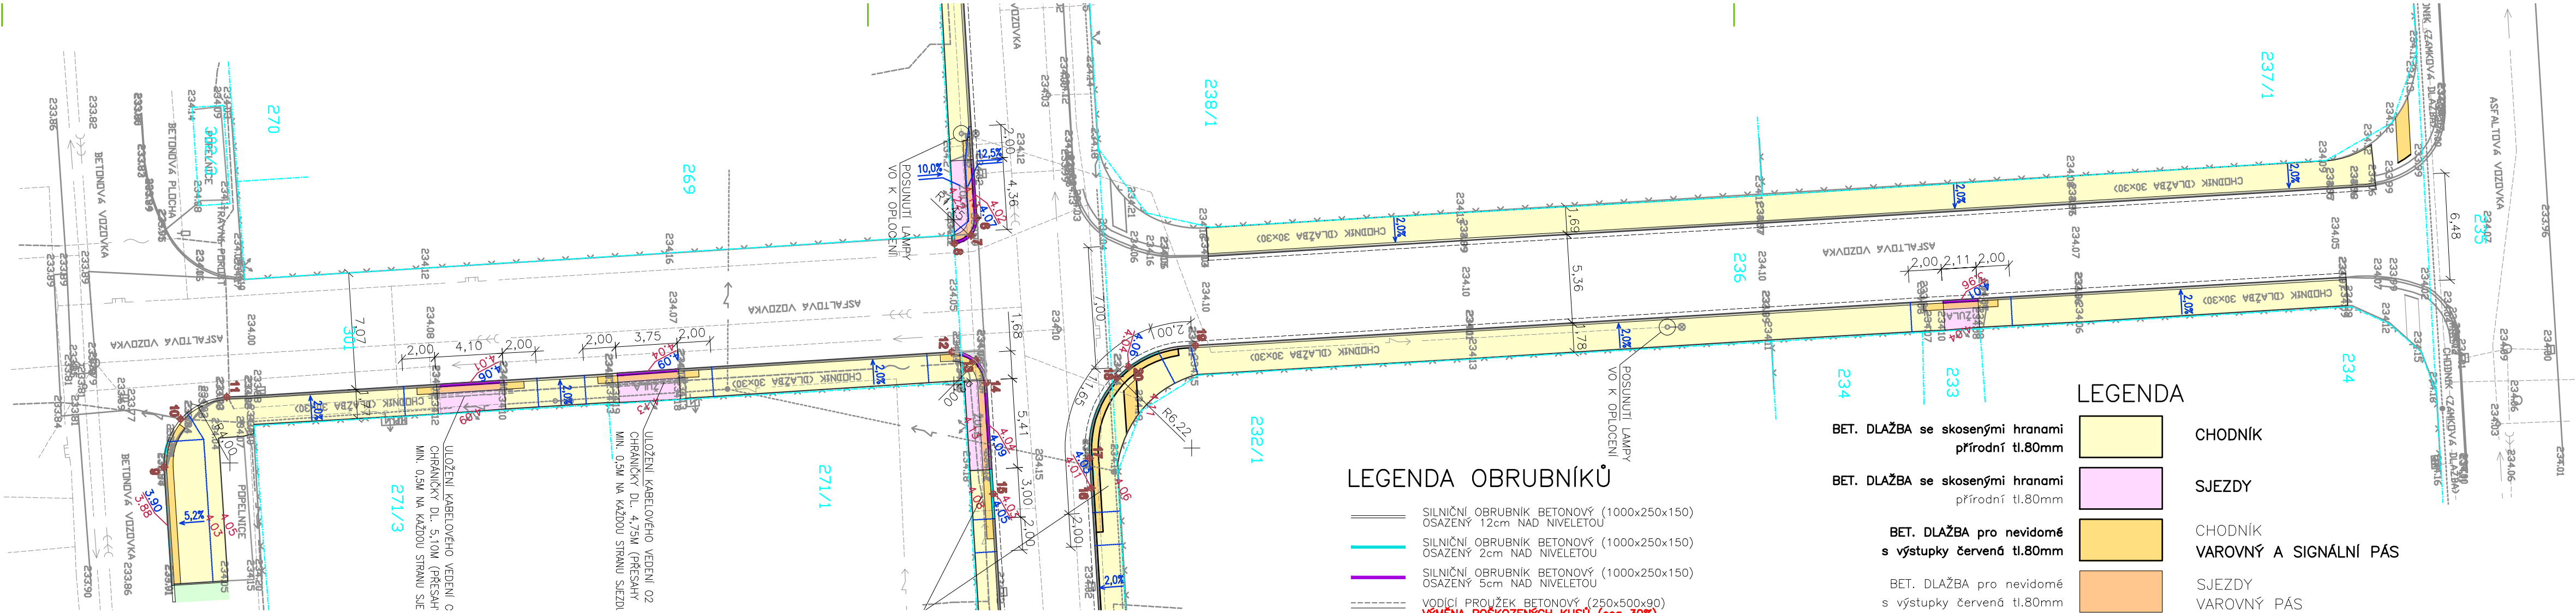

LEGENDA OBRUBNÍKŮ

- SILNIČNÍ OBRUBNÍK BETONOVÝ (1000x250x150) OSAZENÝ 12cm NAD NIVELETOU
- SILNIČNÍ OBRUBNÍK BETONOVÝ (1000x250x150) OSAZENÝ 2cm NAD NIVELETOU
- SILNIČNÍ OBRUBNÍK BETONOVÝ (1000x250x150) OSAZENÝ 5cm NAD NIVELETOU
- VODÍČÍ PROUŽEK BETONOVÝ (250x500x90) **VÝMĚNA POŠKOZENÝCH KUSŮ (cca 30%)**

LEGENDA


- BET. DLAŽBA se skosenými hranami přírodní tl.80mm
- BET. DLAŽBA se skosenými hranami přírodní tl.80mm
- BET. DLAŽBA pro nevidomé s výstupky červená tl.80mm
- BET. DLAŽBA pro nevidomé s výstupky červená tl.80mm
- ASFALTOBETON
- CHODNÍK
- SJEZDY
- CHODNÍK VAROVNÝ A SIGNÁLNÍ PÁS
- SJEZDY VAROVNÝ PÁS
- KOMUNIKACE

- 15
- 2.97
- 2.99
- VYTYČOVACÍ BOD
- NOVÁ VÝŠKA
- VÝŠKA OBRUBNÍKU

KLAD LISTŮ:
C1.2a C1.2b

UPOZORNĚNÍ :
PRŮBĚH PODZEMNÍCH SÍTÍ JE ZAKRESLEN POUZE INFORMATIVNĚ PODLE VYJÁDRĚNÍ JEJICH SPRÁVČŮ. PRO ZJIŠTĚNÍ PŘESNÉ POLOHY SÍTĚ JE NUTNÉ POŽÁDAT SPRÁVCE O VYTÝČENÍ, HLUBKA BUDE OVĚŘENA KOPANÝMI SONDAMI.

DO SITUACE BYL ZAKRESLEN PRŮBĚH HRANIC DLE ČÍSELNÉ MAPY KATASTRU NEMOVITOSTÍ.


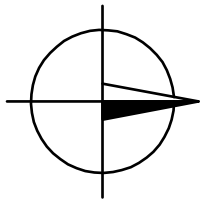


Vypracoval Ing. F. Šartner	Ing. František Šartner Pod Zámečkem 1730/36 50012 Hradec Králové	
Akce : HRADEC KRÁLOVÉ – PLAČICE ULICE KUBCOVA OPRAVA CHODNÍKU	č.zakázky	
	souřad.syst.	JTSK
	výškový syst.	Bpv
	datum	
ZAMĚŘENÍ SKUTEČNÉHO STAVU TERÉNU	formát	
	WinGEUS 15	
	Měřítko 1:250	

LEGENDA

VODOVOD: → NEROZLIŠENÝ → PITNÁ VODA → ÚŽITKOVÁ VODA → ŠOUPĚ → HYDRANT NADZEMNÍ → HYDRANT PODZEMNÍ → ŠACHTA	TELEKOMUNIKACE: → SDĚLOVACÍ VEDENÍ → TELEFONNÍ AUTOMAT → ROZVADĚČ
KANALIZACE: → NEROZLIŠENÁ → JEDNOTNÁ → DEŠŤOVÁ → SPLAŠKOVÁ → PRŮMYSLOVÁ → ŠACHTA → VPUŠŤ	ZELEŇ: → STROM LISTNATÝ → STROM JEHLIČNATÝ → KEŘE, KŘOVINY
PLYNOVOD: → NEROZLIŠENÝ → NÍZKOTLAKÝ → STŘEDOTLAKÝ → VYSOKOTLAKÝ → ŠOUPĚ → SKŘIŇ PLYN	OSTATNÍ: → STOŽAR → STOŽAR PŘÍHRADOVÝ → DOPRAVNÍ ZNAČKA → MÍSTNÍ TABULE → SVĚTELNÁ SIGNALIZACE → ZASTÁVKA → ORIENTAČNÍ TABULKA → STOJAN PHM → VSTUP, VJEZD → BUDOVY → KATASTR NEMOVITOSTÍ → POZEMKOVÝ KATASTR → VÝŠKOPIS → PODZEMNÍ VEDENÍ → NADZEMNÍ VEDENÍ
SILOVÉ VEDENÍ: → NEROZLIŠENÉ → NÍZKÉ NAPĚTÍ → VYSOKÉ NAPĚTÍ → VELMI VYSOKÉ NAPĚTÍ → SKŘIŇ ELEKTRO → VENKOVNÍ SVÍTIDLO	TEPELNÉ VEDENÍ: → NEROZLIŠENÉ → TEPLOVOD → HORKOVOD → PAROVOD

SITUACE ŠIRŠÍCH VZTAHŮ

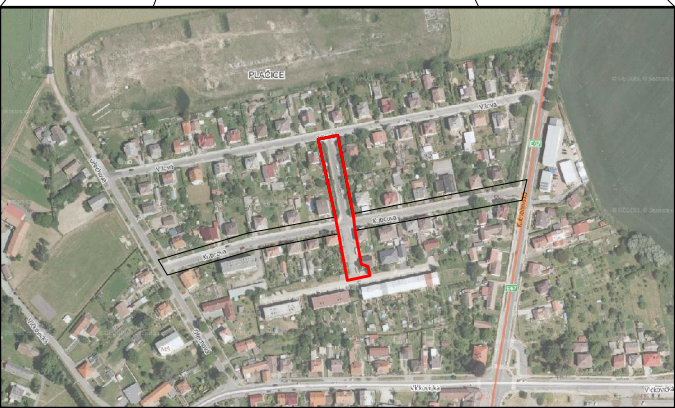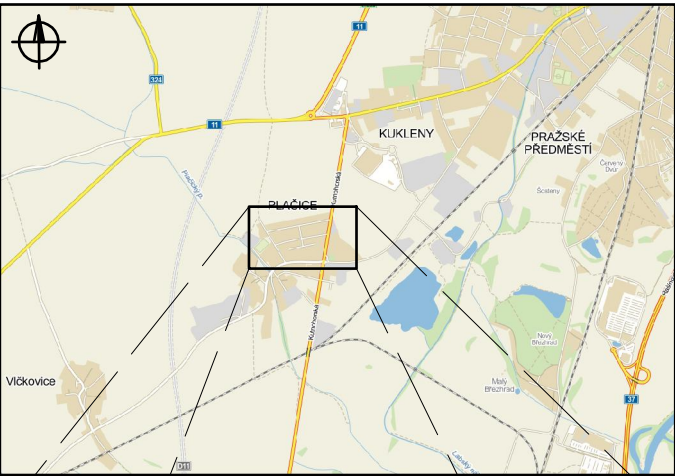

ZODPOVĚDNÝ PROJEKTANT:	VYPRACOVAL:	STANISLAV STEJSKAL DOPRAVNÍ PROJEKCE IČ 155 86 677 JIŽNÍ 870 500 03 HRADEC KRÁLOVÉ	
ST. STEJSKAL	ST. STEJSKAL T. KOHOUT	ZAK.ČÍSLO	0613
INVESTOR: TECHNICKÉ SLUŽBY HRADEC KRÁLOVÉ		DRUH PD	DSP
AKCE:		DATUM	03/2013
HRADEC KRÁLOVÉ – PLAČICE ULICE KUBCOVA OPRAVA CHODNÍKU		POČET A4	4
PŘÍLOHA:		MĚŘITKO	1:250
VYTYČOVACÍ SITUACE		ČÍSLO PŘÍLOHY	C1.2c