


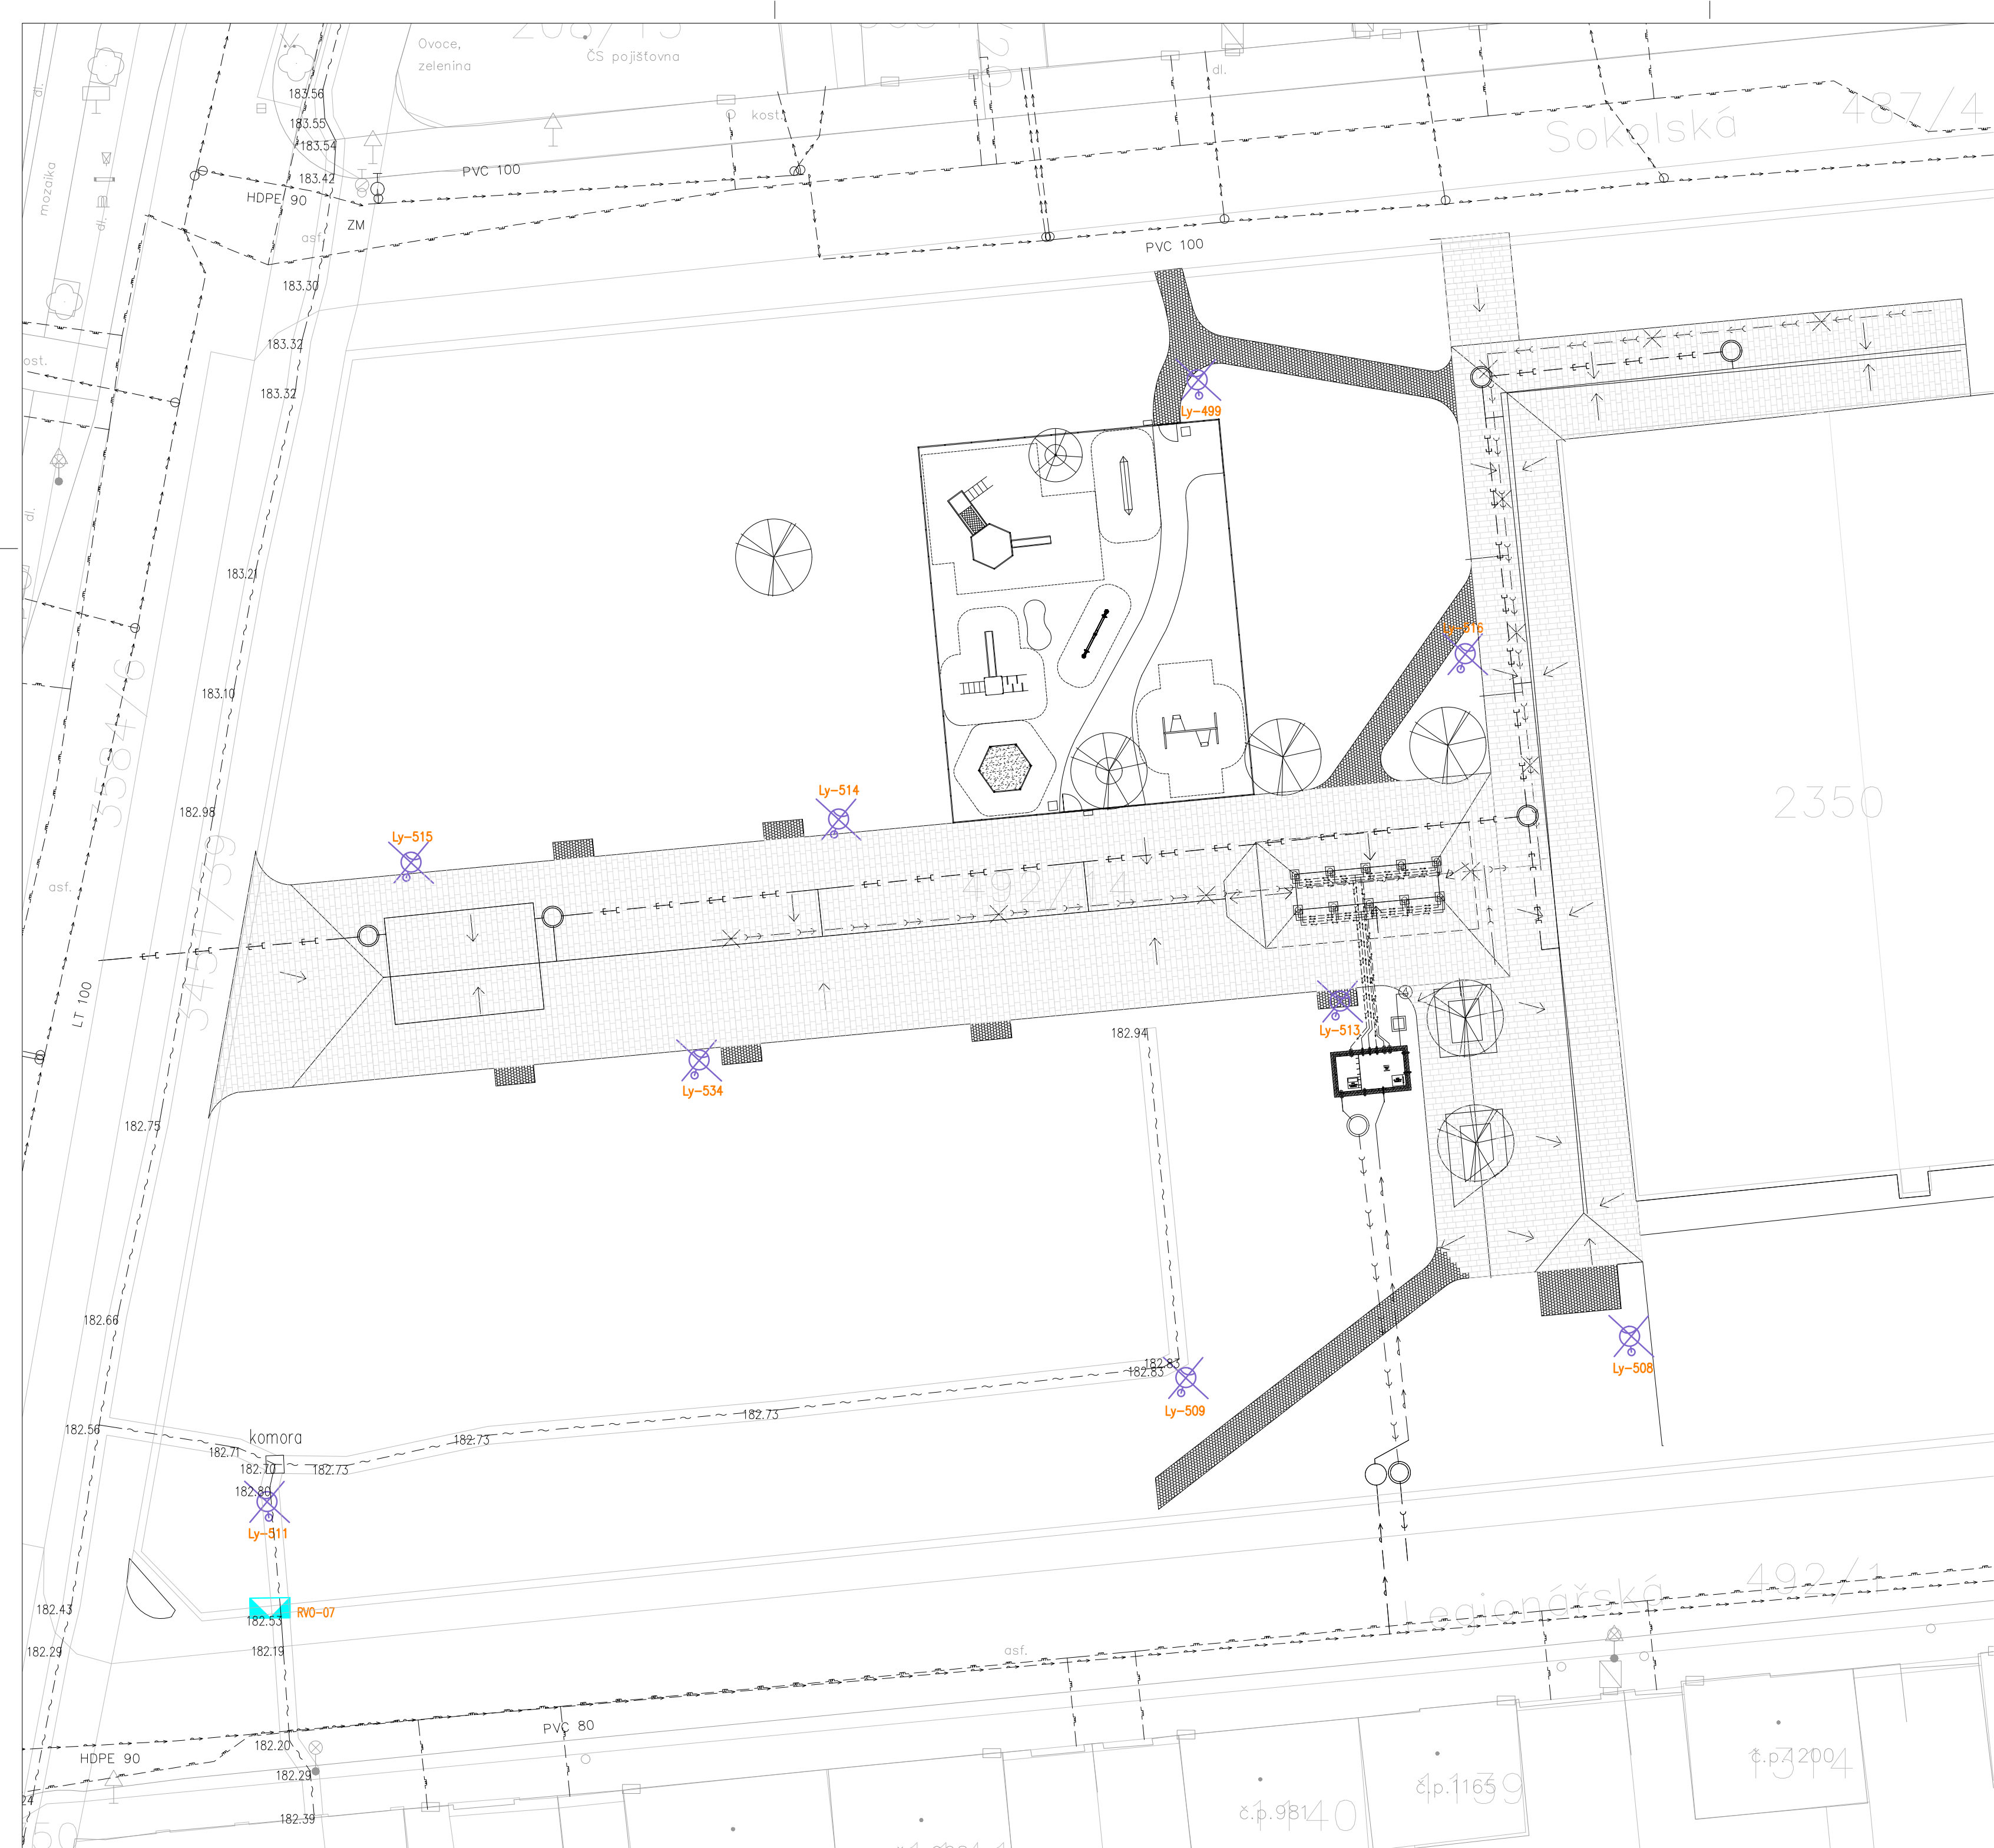


LEGENDA:

-  STÁVAJÍCÍ LAMPA VO–RUŠENÁ
-  RVO–07 ZAPÍNAČÍ BOD VEŘEJNÉHO OSVĚTLENÍ

POZNÁMKA:

ROZVODNÁ SOUSTAVA: 3+PEN, ~ 50Hz, 400V TN–C/S
OCHRANA PŘED ÚRAZEM EL.PROUDEM: AUTOMATICKÝM ODPOJENÍM OD ZDROJE

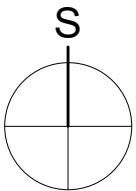

±0,000=183,700 Bpv

Rekonstrukce Parku 30. výročí osvobození

	Investor:
	Město Lysá nad Labem Husovo náměstí 23/1 Lysá nad Labem
	Generální projektant:
	Senovážná 996/6, Praha 1, 110 00 tel.: 222 311 691, 602 686 933 email: stary@staryapartner.cz

DOKUMENTACE PRO PROVEDENÍ STAVBY

Zpracovatel části:		ONDŘEJ ZACH Čechova 1434, 256 01 Benešov tel.: 602 769 897 email: zach@seznam.cz	
Vypracoval: Ondřej Zach		Zakázka č.: Datum: 07/2021	
Projektant: Ondřej Zach		Počet formátů: 6XA4 Měřítko: 1:250	
Část dokumentace: ELEKTROINSTALACE		Č. části: D.1.4.02	Stav objekt
Obsah výkresu: Veřejné osvětlení - demontáže		Č.výkresu: 1	Paré: