


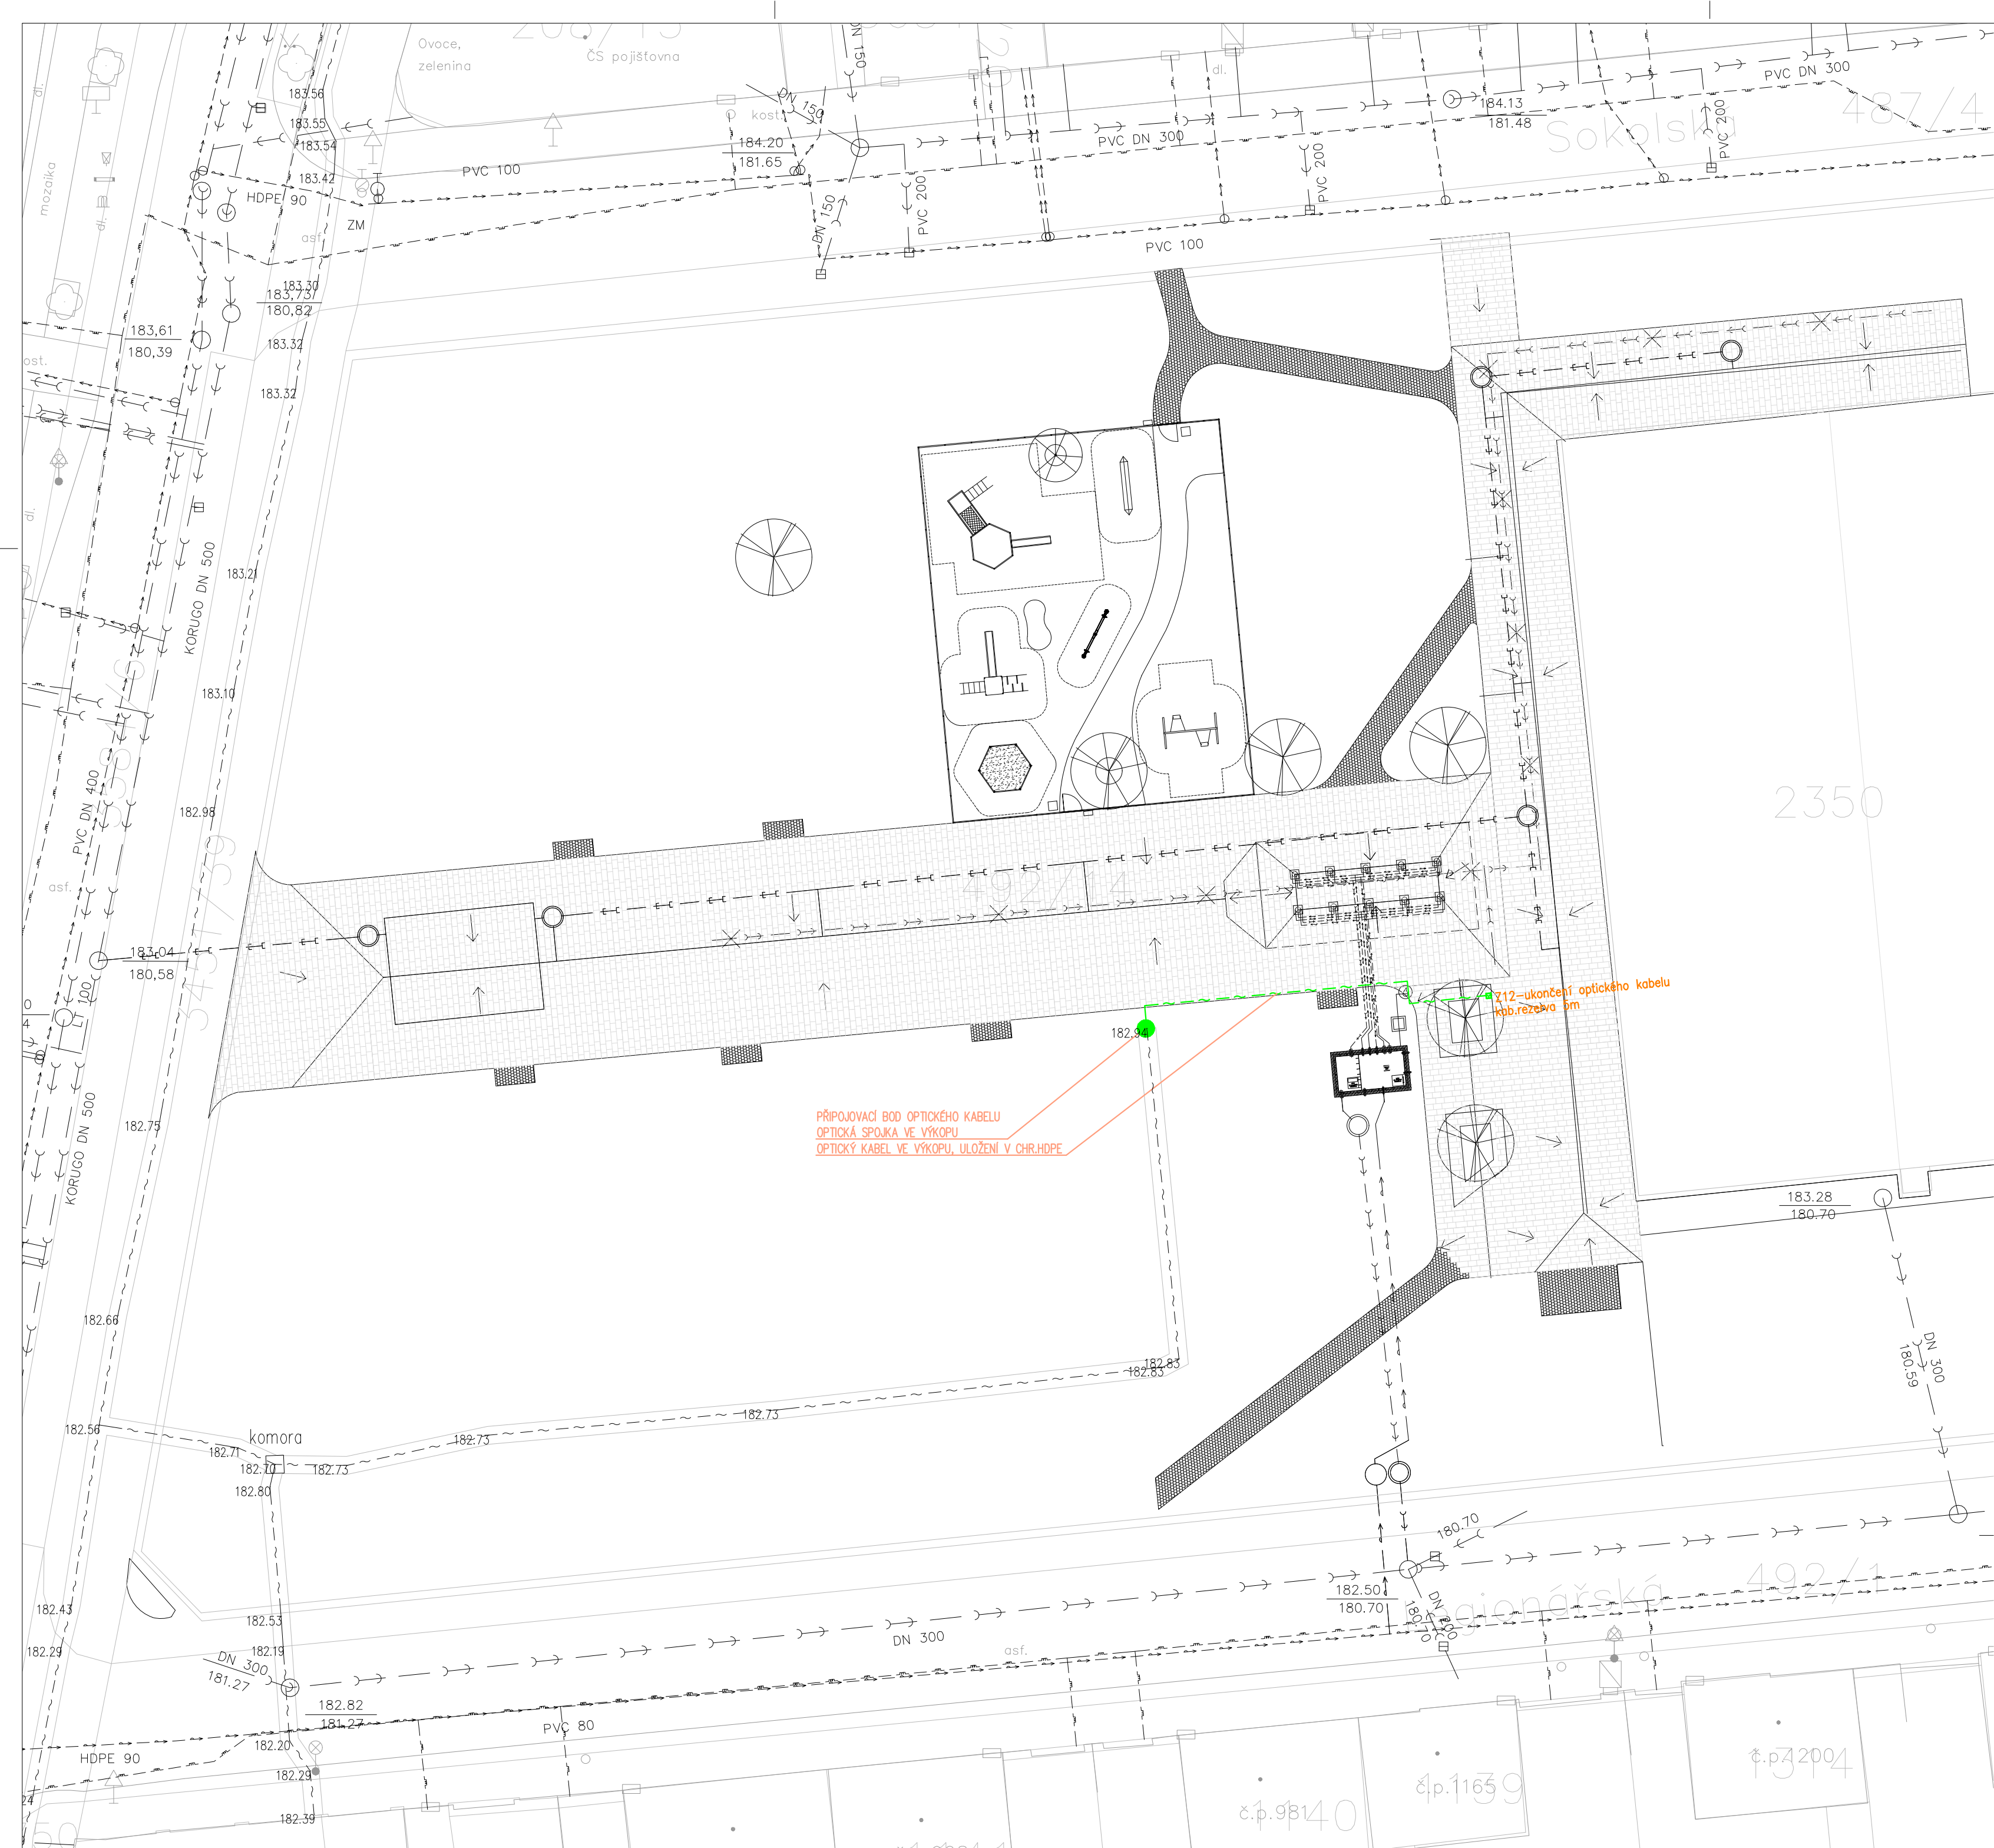

LEGENDA:

- KABELOVÁ TRASA OPTICKÉHO KABELU FIRMY LYSAFREE z.s., KRYTÍ 700mm
- ZB ☒ ZÁSUVKOVÝ BOX URČENÝ PRO MONTÁŽ DO ZEMĚ, IP67
- VÝZBROJ: 2x ZÁSUVKA 400V/16A, 1x DATOVÁ ZÁSUVKA RJ45 CAT.5e
- KABELOVÁ SPOJKA OPTICKÉHO KABELU

POZNÁMKA:

ROZVODNÁ SOUSTAVA: 3+PEN, ~ 50Hz, 400V TN-C/S

OCHRANA PŘED ÚRAZEM EL.PROUDEM: AUTOMATICKÝM ODPOJENÍM OD ZDROJE

±0,000=183,700 Bpv

Rekonstrukce Parku 30. výročí osvobození

Investor:



Město Lysá nad Labem  
Husovo náměstí 23/1  
Lysá nad Labem

Generální projektant:

**STARÝ PARTNER**

Senovážná 996/6, Praha 1, 110 00  
tel.: 222 311 691, 602 686 933  
email: stary@staryapartner.cz

DOKUMENTACE PRO PROVEDENÍ STAVBY

Zpracovatel části:

ONDŘEJ ZACH  
Čechova 1434, 256 01 Benešov  
tel.: 602 769 897  
email: zach@seznam.cz

Vypracoval:

ONDŘEJ ZACH

Zakázka č.:

Datum: 07/2021

Projektant:

ONDŘEJ ZACH

Počet formátů: 6XA4

Měřítko: 1:250

Část dokumentace:

ELEKTROINSTALACE

Č. části:

D.1.4.02

Stav objekt

Obsah výkresu:

Venkovní rozvody slb.technologie

Č.výkresu:

4

Paré: