



PŮDORYS

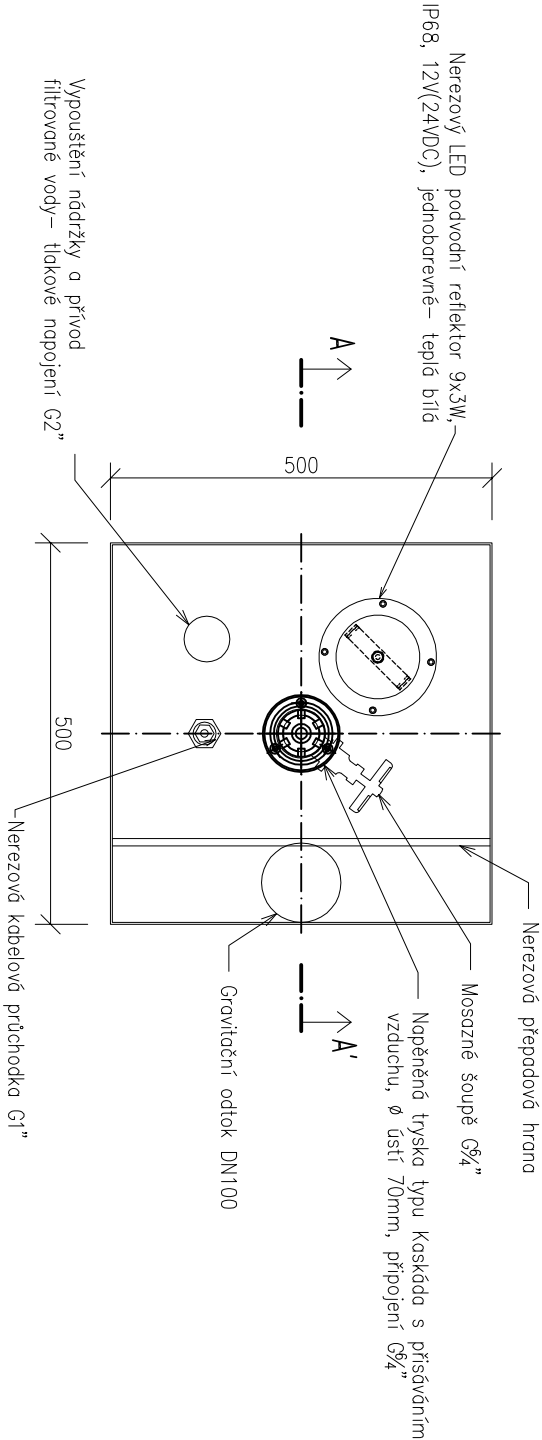

ŘEZ A-A'

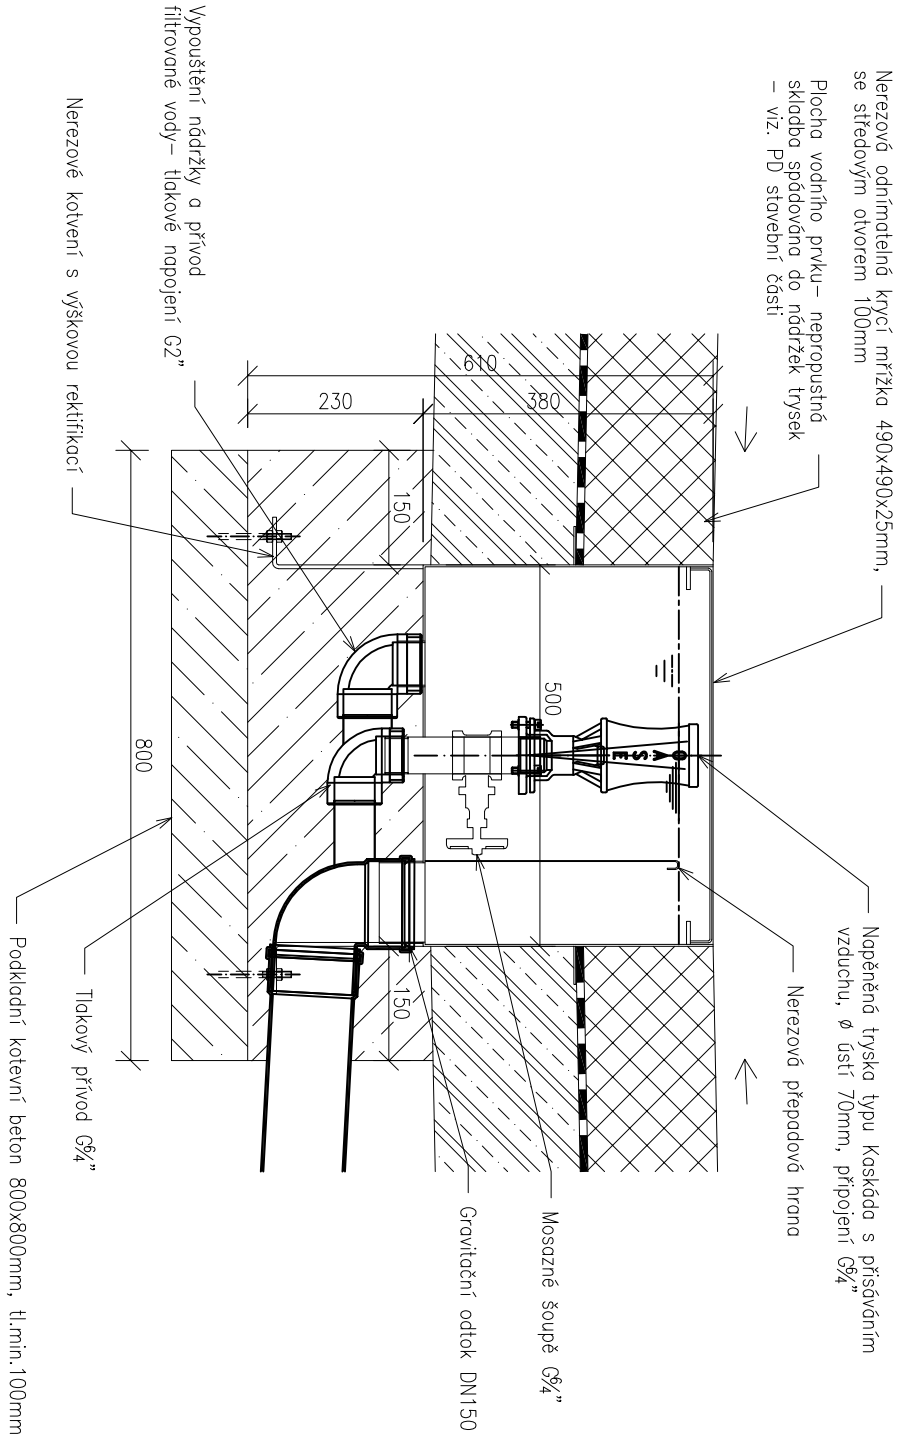

POZNÁMKA:

- veřřkerě nerezově prvky, kterě přřřdou do styku s chemickř upravenou vodou fontřny musř břř vyrobenř z materiřř se zvyřřenou odolnostř proti korozi v přřřmnosti chloridů– nerezovř ocel 1.4404 (AISI 316L) nebo 1.4571 (AISI 316Ti)
- vřřecknř viditelně řástř nerezovřch prvř technologie budou povrchově upravenř tryskřnřm baliřřnou
- přřřlořenř dokumentace nenahrřzuje vřřrobnř dokumentaci nerezovřch vřřrobků, kterř bude zpracovřna dodavateřem technologie a odsouhlasena zpracovřteřem DPS

Rekonstrukce Parku 30. výročí osvobození			
Investor: 		Město Lysá nad Labem Husovo náměstí 23/1 Lysá nad Labem	
Generální projektant: STARÝ PARTNER 		Senovážná 996/6, Praha 1, 110 00 tel.: 222 311 691, 602 686 933 email: starý@starypartner.cz	
DOKUMENTACE PRO PROVEDENÍ STAVBY			
Zpracovatel části: 		Školní 809, 691 10 Kobylí tel.: 519 431 417 email: lentus@lentus.cz	
Vypracovali: Ing. Petr Jeřábek	Zakázka č.:		
Projektant: Ing. Libor Loveček	Datum: 07/2021		
	Počet formátů: 2xA4		
	Měřítko: 1:10		
Část dokumentace: Řešení vodních prvků	Č. části: D.2.1	Stav objekt SO 303	
Obsah výkresu: Nádržka trysky	Č. výkresu: 02	Paré:	