


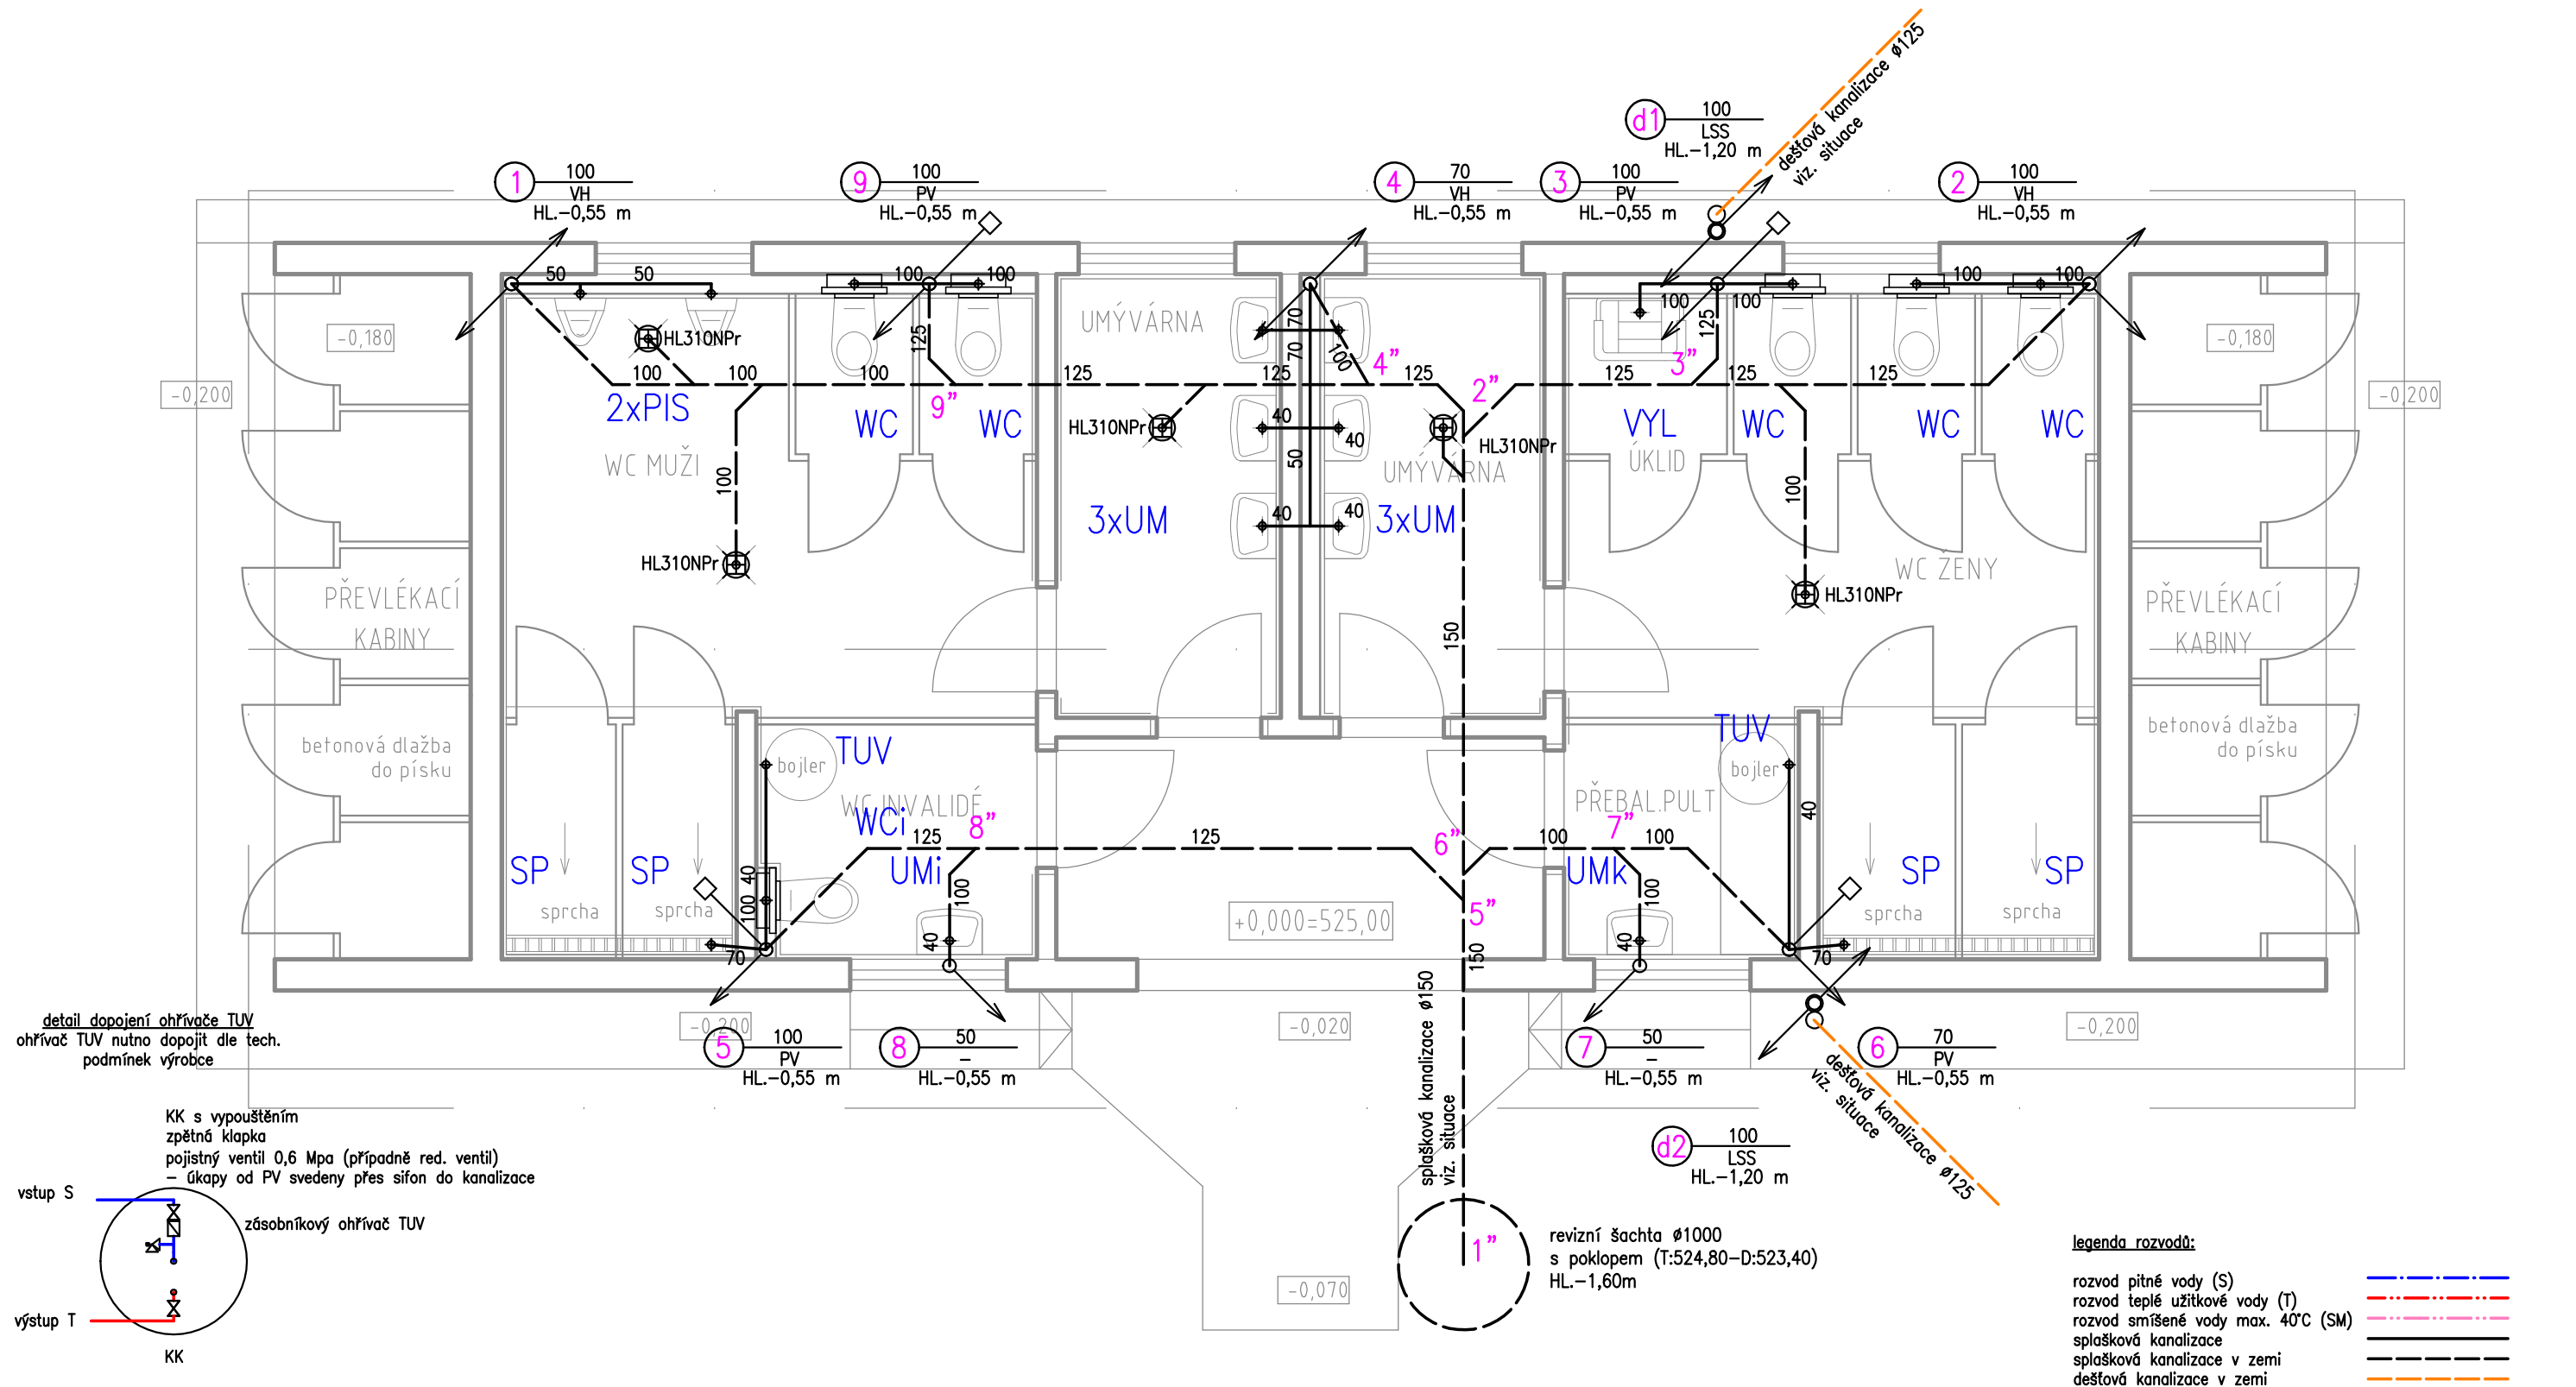

Legenda zařizovacích předmětů:

- WC WC v závěsném provedení, prkénko, tlačítko, předstěnový modul, 1x RV
WCi WC invalidní v závěsném provedení, prkénko, oddálené pneumatické splachování, madla, předstěnový modul, 1x RV
UM umyvadlo s tlačným ventilem, odpadní sifon, 1x RV (vč. přípojovacích hadic)
UMk umyvadlo s pákovou baterií, odpadní sifon, 2x RV (vč. přípojovacích hadic)
UMi umyvadlo invalidní s pákovou baterií (prodloužená páka), snížený odpadní sifon, madla, 2x RV (vč. přípojovacích hadic)
PIS pisoár se senzorovým splachováním, odpad
SP sprcha zděná, nerezový žlab (pro dvě sprchy), tlačný ventil se sprchou
VYL závěsná výlevka s mříží, nástěnná dřezová baterie, závěsný splachovač, 1x RV
TUV el. zásobníkový ohřev TUV – 120l–2,0kW–230V – viz. detail napojení
na SV osadit pojistnou (bezpečnostní) skupinu (KK,vyp.,filtr,ZK,RV,PV,M,vyp.), na TV osadit KK
úkapy od PV svedeny do kanalizace – sifon+kalich

Přesný typ zařizovacích předmětů viz výkaz výměr (rozpočet). Zařizovací předměty technologie a jejich napojení na ZTI (dimenze, umístění, armatury) jsou specifikovány v PD technologii. Dodavatel ZTI musí zajistit splnění ČSN EN 1717 a ČSN 73 6660 o ochraně vnitřního vodovodu proti zpětnému nasátí vody, ochranné jednotky (zpětné klapky, přívzdušňovací ventily, atd.) mohou být buď součástí zařízení (výtokové armatury, atd.) připojovaných na vnitřní vodovod, nebo se musejí instalovat před tato zařízení.

Ved. projektant	Zodp. projektant	Vypracoval	Ing. Zbyněk Jablonka projekční a inženýrská činnost stavby zdravotnětechnické a vodohospodářské Spolková 2, 312 00, Plzeň – Lobzy IČ: 72228512 e-mail: zbynek@jablonka.eu tel: 736 268 489	
	Ing. Jablonka	Ing. Jablonka		
Investor	Město Planá, náměstí Svobody 1, 348 15 Planá		Formát – A4	Stupeň
Stavba – objekt	SOCIÁLNÍ ZAŘÍZENÍ KOUPALIŠTĚ PLANÁ pozemky p.č. 3136/2, 3136/4 a 3124/2, k.ú. Planá u Mariánských Lázní		A3	DPS
Obsah	D.1.4.e ZAŘÍZENÍ ZDRAVOTNĚ TECHNICKÝCH INSTALACÍ půdorys 1.NP – kanalizace		Datum únor 2015	Číslo zakázky 15011
			Měřítko 1:50	Č. výkresu 15011/3