


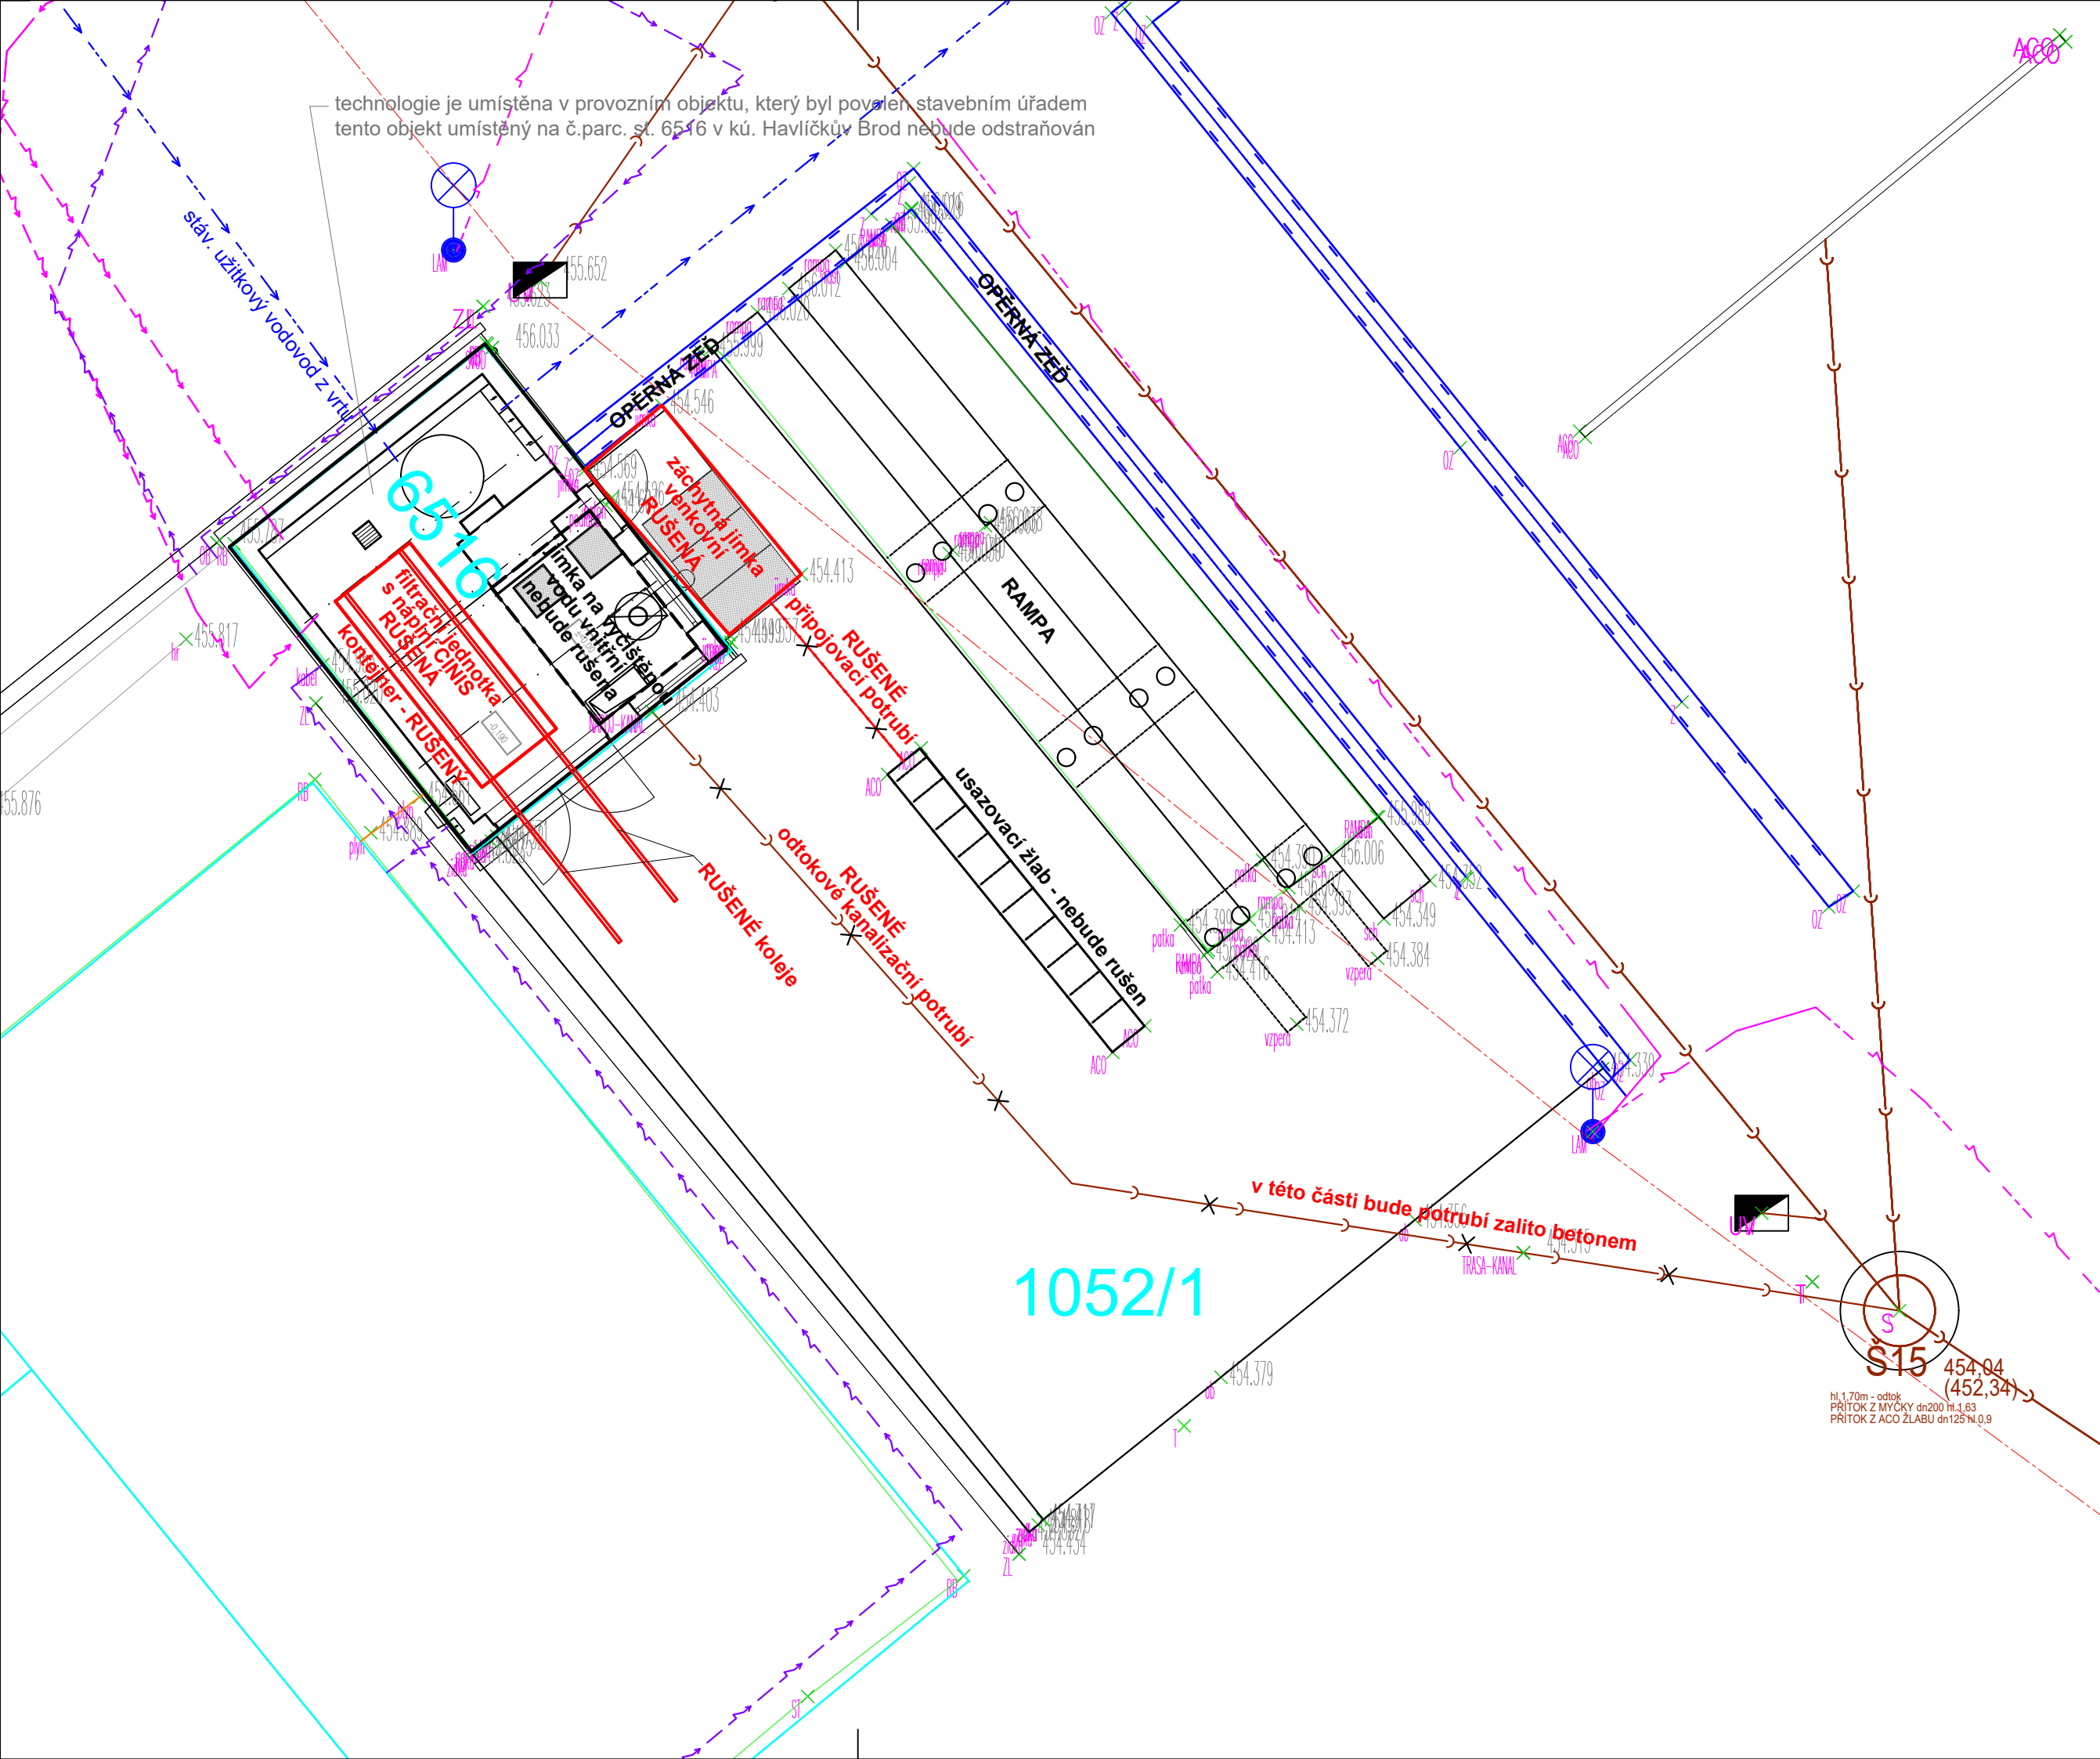

INŽENÝRSKÉ SÍŤ:

- STÁVAJÍCÍ KABELOVÉ VEDEDENÍ NN PODZ. DO 1KV VE SPRÁVĚ ČEZ DISTRIBUCE A.S.
- STÁVAJÍCÍ KABELOVÉ VEDEDENÍ NN NADZ. DO 1KV VE SPRÁVĚ ČEZ DISTRIBUCE A.S.
- STÁVAJÍCÍ KABELOVÉ VEDEDENÍ VN NADZ. DO 35KV VE SPRÁVĚ ČEZ DISTRIBUCE A.S.
- STÁVAJÍCÍ VODOVODNÍ POTRUBÍ - VE SPRÁVĚ VAK HB
- STÁVAJÍCÍ VODOVODNÍ POTRUBÍ - VE SPRÁVĚ TS HB
- STÁVAJÍCÍ VODOVODNÍ POTRUBÍ - UŽITKOVÝ VODOVOD VE SPRÁVĚ TS HB
- STÁVAJÍCÍ VNIOTROAREÁLOVÁ TRASA ROZVODŮ ELEKTRIKY PODZEMNÍ VEDENÍ - VE SPRÁVĚ TSHB
- STÁVAJÍCÍ VNIOTROAREÁLOVÁ TRASA ROZVODŮ ELEKTRIKY NADZEMNÍ VEDENÍ - VE SPRÁVĚ TSHB
- STÁVAJÍCÍ VNIOTROAREÁLOVÁ TRASA ROZVODŮ OSVĚTLENÍ PODZEMNÍ VEDENÍ - VE SPRÁVĚ TSHB
- STÁVAJÍCÍ VNIOTROAREÁLOVÁ TRASA ROZVODŮ OSVĚTLENÍ NADZEMNÍ VEDENÍ - VE SPRÁVĚ TSHB
- STÁVAJÍCÍ VNIOTROAREÁLOVÁ TRASA ROZVODŮ DATOVÉHO KABELU PODZEMNÍ VEDENÍ - VE SPRÁVĚ TSHB
- STÁVAJÍCÍ VNIOTROAREÁLOVÁ TRASA ROZVODŮ PŘÍVODNÍHO KABELU PODZEMNÍ VEDENÍ - VE SPRÁVĚ TSHB
- STÁVAJÍCÍ VNIOTROAREÁLOVÁ TRASA ROZVODŮ PRO KAMEROVÝ SYSTÉM NADZEMNÍ VEDENÍ - VE SPRÁVĚ TSHB
- STÁVAJÍCÍ KANALIZACE TS HB
- STÁVAJÍCÍ KANALIZACE TS HB
- STÁVAJÍCÍ TRASA ROZVODŮ NN - VE SPRÁVĚ TSHB

LEGENDA:

- rušené části, objekty, potrubí
- rušené odtokové kanalizační potrubí
- rušená technologie je umístěna v provozním objektu na č.parc. st. 6516 v kú. Havlíčkův Brod


POZNÁMKA:

- STÁVAJÍCÍ SÍŤ JSOU ZAKRESLENY POUZE ORIENTAČNĚ!!! (NEJSOU ZNÁMÝ HLUBKY ULOŽENÍ STÁV. SÍTÍ ANI PŘESNÉ TRASY)
- PŘED ZAHÁJENÍM ZEMNÍCH PRACÍ NUTNO VYTÝČIT VEDENÍ VŠECH INŽENÝRSKÝCH SÍTÍ!!!
- VEŠKERÉ ROZMĚRY OVĚRIT PŘI PROVÁDĚNÍ !!!
- VÝKOPY NUTNO PAŽIT!!!
- PAŽENÍ BUDE ODSTRAŇOVÁNO S POSTUPUJÍCÍM ZÁSYPEM
- PŘI PROVÁDĚNÍ NUTNO DODRŽOVAT ZÁSADY BEZPEČNOSTI A OCHRANY ZDRAVÍ !!!
- V PŘÍPADĚ NEJASNOSTÍ, NEPŘEDVÍDANÝCH OKOLNOSTÍ ČI ZMĚN NUTNO PŘIZVAT PROJEKTANTA K POSOUZENÍ RESP. UPŘESNĚNÍ DALŠÍHO POSTUPU PRACÍ NA STAVBĚ.
- NEDÍLNOU SOUČÁSTÍ VÝKRESU JSOU OSTATNÍ VÝKRESY, TECHNICKÁ ZPRÁVA, VYJÁDRĚNÍ - DOKLADOVÁ ČÁST A DALŠÍ DOKUMENTACE DLE SEZNAMU PŘÍLOH.

- ODSTRAŇOVÁNÍ STÁVAJÍCÍHO ČISTÍCIHO ZAŘÍZENÍ MUSÍ BÝT KOORDINOVÁNO SE STAVBOU „PROSTOR MYTÍ, OBJEKT MYČKY A OLK – ROZŠÍŘENÍ -1.ETAPY STAVBY: REVITALIZACE AREÁLU TECHNICKÝCH SLUŽEB U CIHLÁŘE, HAVLÍČKŮV BROD“ (SE STAVBOU KANALIZACE, VODOVODU, OLK, S REKONSTRUKCÍ OBJEKTU MYČKY, S REKONSTRUKCÍ ZPEVNĚNÝCH PLOCH A S OPRAVOU OPĚRNÝCH ZDÍ).

- PŘED ZAHÁJENÍM ODSTRANĚNÍ ČISTÍCIHO ZAŘÍZENÍ VČ. PŘÍSLUŠENSTVÍ BUDE ZÁCHYTNÁ JÍMKA A FILTRAČNÍ JEDNOTKA VYČERPÁNY, OBSAH BUDE PŘEDÁN FIRMĚ OPRAVNĚNÉ K NAKLÁDÁNÍ S NEBEZPEČNÝMI ODPADY. BUDE PROVEDENA LIKVIDACE DLE VŠECH PLATNÝCH ZÁKONŮ A VYHLÁŠEK!

- PŘED ZAHÁJENÍM ODSTRANĚNÍ ČISTÍCIHO ZAŘÍZENÍ VČ. PŘÍSLUŠENSTVÍ BUDE PROVEDENO ODPOJENÍ OD EL.ROZVODŮ V PROVOZNÍM OBJEKTU, ODPOJENÍ OD UŽITKOVÉHO VODOVODU A OD KANALIZACE. BUDOU ZDEMONTOVÁNA STÁV.ČERPADLA.

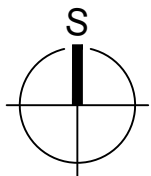

VYPRACOVAL: MARTA NOVOTNÁ		MARTA NOVOTNÁ	
INVESTOR: TECHNICKÉ SLUŽBY HAVLÍČKŮV BROD NA VALECH 3523, 580 01 HAVLÍČKŮV BROD IČ: 70188041		U NOVÉ SILNICE 3732 580 01 HAVLÍČKŮV BROD tel. 608 580 690 IČ: 71770526 e-mail: info@martanovotna.cz	
MÍSTO STAVBY: Č.PARC. 1052/1, ST. 6516 KÚ. HAVLÍČKŮV BROD		DATUM: DUBEN 2026	
		STUPEŇ: PDPS	
NÁZEV STAVBY: Odstranění stávajícího čistícího zařízení v areálu Technických služeb Havlíčkův Brod		ZAKÁZKOVÉ ČÍSLO: 01/2025	
		MĚŘÍTKO: 1:100	Č.VÝKRESU: D.1.02
VÝKRES: SITUACE, PŮDORYS			