



Šumperská provozní vodohospodářská společnost, a.s.
Jílová 2769/6, 787 01 Šumperk

IČ: 47674911, DIČ: CZ47674911

zapsaná v obchodním rejstříku u Krajského soudu v Ostravě v odd. B, vložka 699

Tel: 583 317 111
Fax: 583 214 845
e-mail: spvs@spvs.cz
<http://www.spvs.cz/>
Bankovní spojení:
Komerční banka, a.s.
č.ú. 2603841/0100

Jan Zbožínek
Janáčkova 47
787 01 Šumperk

Váš dopis značky/ze dne
2021/2025

Naše značka
107/10/2025

e-mail
gaier@spvs.cz

Vyřizuje / telefon
Jiří Gaier/583317218

Šumperk
29.10.2025

Věc:

"VIKÝŘOVICE - Tribuna na p.č. 1099/1, k.ú. Vikýřovice" – Povolení záměru

Souhlasíme se stavbou *Tribuna na p.č. 1099/1, k.ú. Vikýřovice* na parcelním čísle 1099/1 v katastrálním území Vikýřovice dle předložené situace. Při výstavbě **NEDOJDE** ke styku se zařízením v naší správě a před zahájením stavebních prací **NENÍ** nutné požádat o jeho místní vytyčení.

Upozorňujeme, že v lokalitě se mohou nacházet vodovodní a kanalizační přípojky. Doporučujeme kontaktovat vlastníky dotčených nemovitostí.


Platnost vyjádření je 1 rok od data vydání. Při změně v projektové dokumentaci je nutné si vyžádat nové vyjádření.

Za ŠPVS, a.s. Šumperk
Jiří Gaier
technik vyjadřování

Šumperská provozní
vodohospodářská společnost, a.s.
Šumperk, čp. 2769, Jílová 6, PS 787 01
IČ 47674911, DIČ CZ47674911
51

Přílohy:

1. Situace se zákresem IS

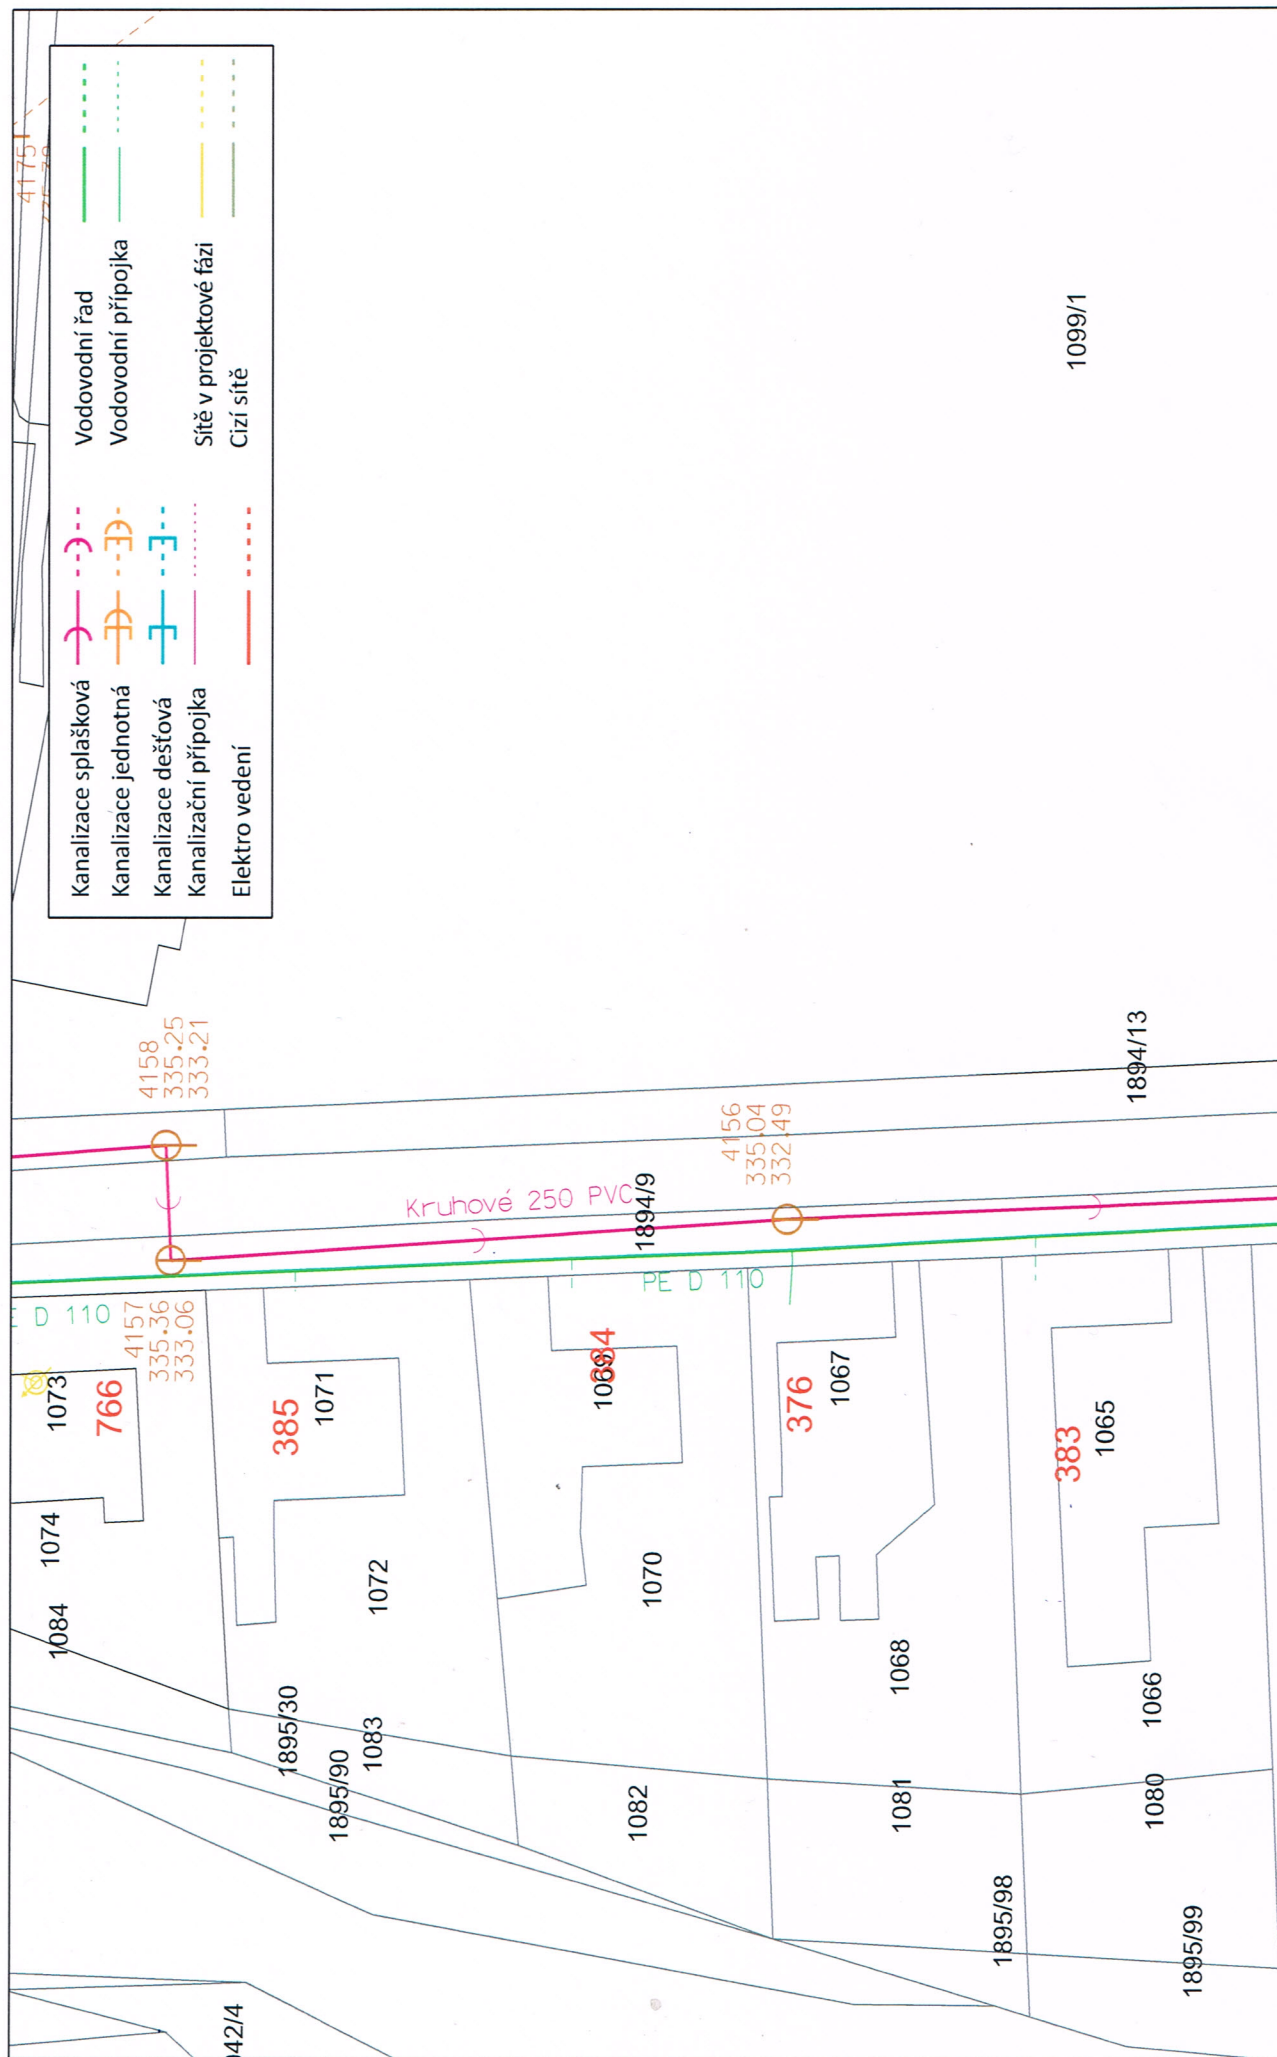

Datum: 29.10.2025

Vytiskl: GAIER Jiří

čj. 107/10/2025

Měřítko: 1 : 600

Katastr: Vikýřovice

Šumerská provozní
vodoohospodářská společnost, s.r.o.
Šumperk, čp. 2769, Jilová 6, PSČ 787 01
IČ 47674911, DIČ CZ47674911
- 51