


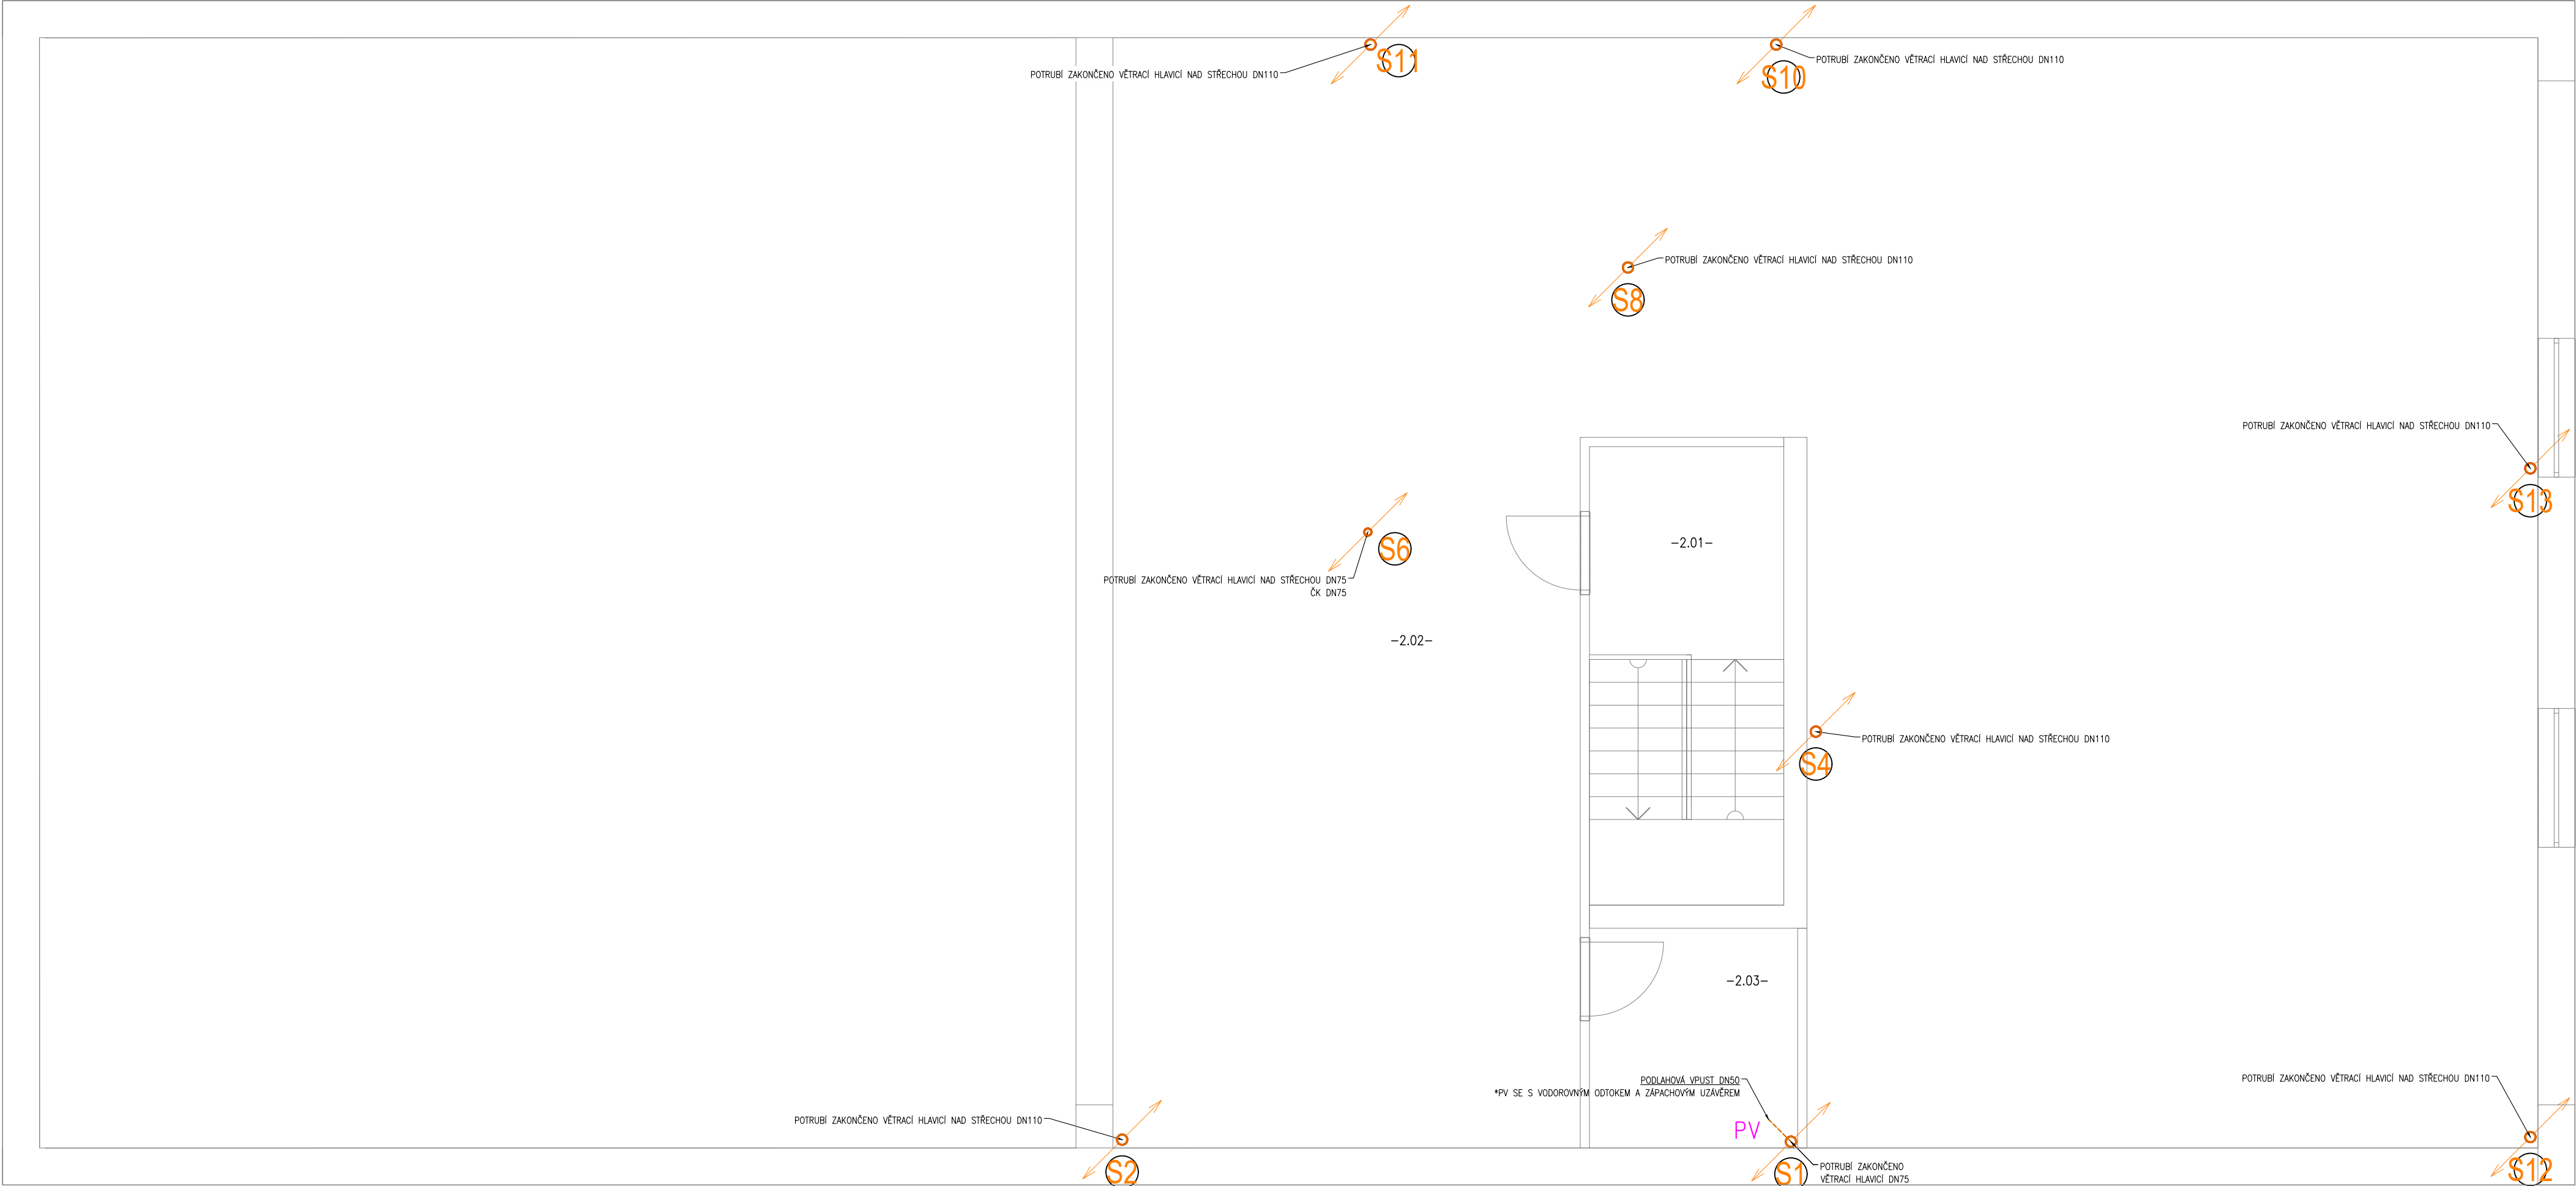

LEGENDA:

- SVODNÁ SPLAŠKOVÁ KANALIZACE
- PŘIPOJOVACÍ A ODPADNÍ SPLAŠKOVÁ KANALIZACE
- PŘIPOJOVACÍ SPLAŠKOVÁ KANALIZACE VEDENÁ POD STROPEM
- HADICE PRO ODVOD KONDENZÁTU (GRAVITAČNÍ/ČERPANÝ)
- SVODNÁ DEŠŤOVÁ KANALIZACE

U, WC, VA.... OZNAČENÍ ZAŘIZOVACÍCH PŘEDMĚTŮ

POZNÁMKY:

- VÝŠKY NÁPOJENÍ ODPADU NA ZAŘIZOVACÍ PŘEDMĚTY SE MŮŽOU LIŠIT PODLE VÝBĚRU KONKRÉTNÍHO VÝROBKU.
- PROSTUPY ROZVODŮ A INSTALACI POŽÁRNĚ DĚLICÍMI KONSTRUKCEMI MUSÍ BÝT UTĚSNĚNY POMOCÍ MANŽET, TMELŮ A JINÝCH VÝROBKŮ, JEJICHŽ POŽÁRNÍ ODOLNOST JE URČENA POŽÁRNÍ ODOLNOSTÍ PROSTUPOVÉ KONSTRUKCE – DLE PBŘ
- PROVEDENÍ POKLÁDKY, KŘÍŽENÍ TRAS A HLOUBKOVÉ POMĚRY MUSÍ BÝT PROVEDENY DLE ČSN 73 6005 A SOUVISEJÍCÍCH PŘEDPISŮ, PŘÍPADNĚ DLE STANOVISEK DOTČENÝCH ORGÁNŮ.
- STAVBA JE POVINNA ŘIDIT SE VYHLÁŠKOU Č. 268/2009 SB. A STAVEBNÍM ZÁKONEM Č. 183/2006 SB. A DALŠÍMI PLATNÝMI PLATNÝMI NORMAMI ČR.
- PŘÍPADNÉ ODSKOKY STOUPACÍHO POTRUBÍ BUDE PROVEDENO KOLENY 45° S MEZIKUSEM 250 mm.
- NA STAVBĚ JE NUTNÁ KOORDINACE SE VŠEMI PROFESEMI !!

 Vrchlického 1590 Ládvov 436 01 e-mail: josef.holub@hlprojekt.cz Mobi: +420 721 027 692 web: www.hlprojekt.cz	Vypracoval: Ing. Martin Pleskot	Číslo zakázky: 2021_00147
	Zodpovědný projektant: Ing. Josef Holub ČKAIT 0013883	Stupeň dokumentace: DPS
Název akce: NOVOSTAVBA HASIČSKÉ ZBRojNICE V ČÍHANI		Měřítko: 1:50
Místo stavby: ČÍHAŇ 26, 341 42 ČÍHAŇ		Formát: 594x420
Investor: OBEC ČÍHAŇ, ČÍHAŇ 26, 341 42 ČÍHAŇ		Datum: 05/2022
Profese: D.1.4.c ZDRAVOTECHNIKA	Číslo paré: 0 1 2 3 4 5 6 7 8 9	
Název výkresu: KANALIZACE - PŮDORYS 2.NP	Číslo výkresu: 04	