


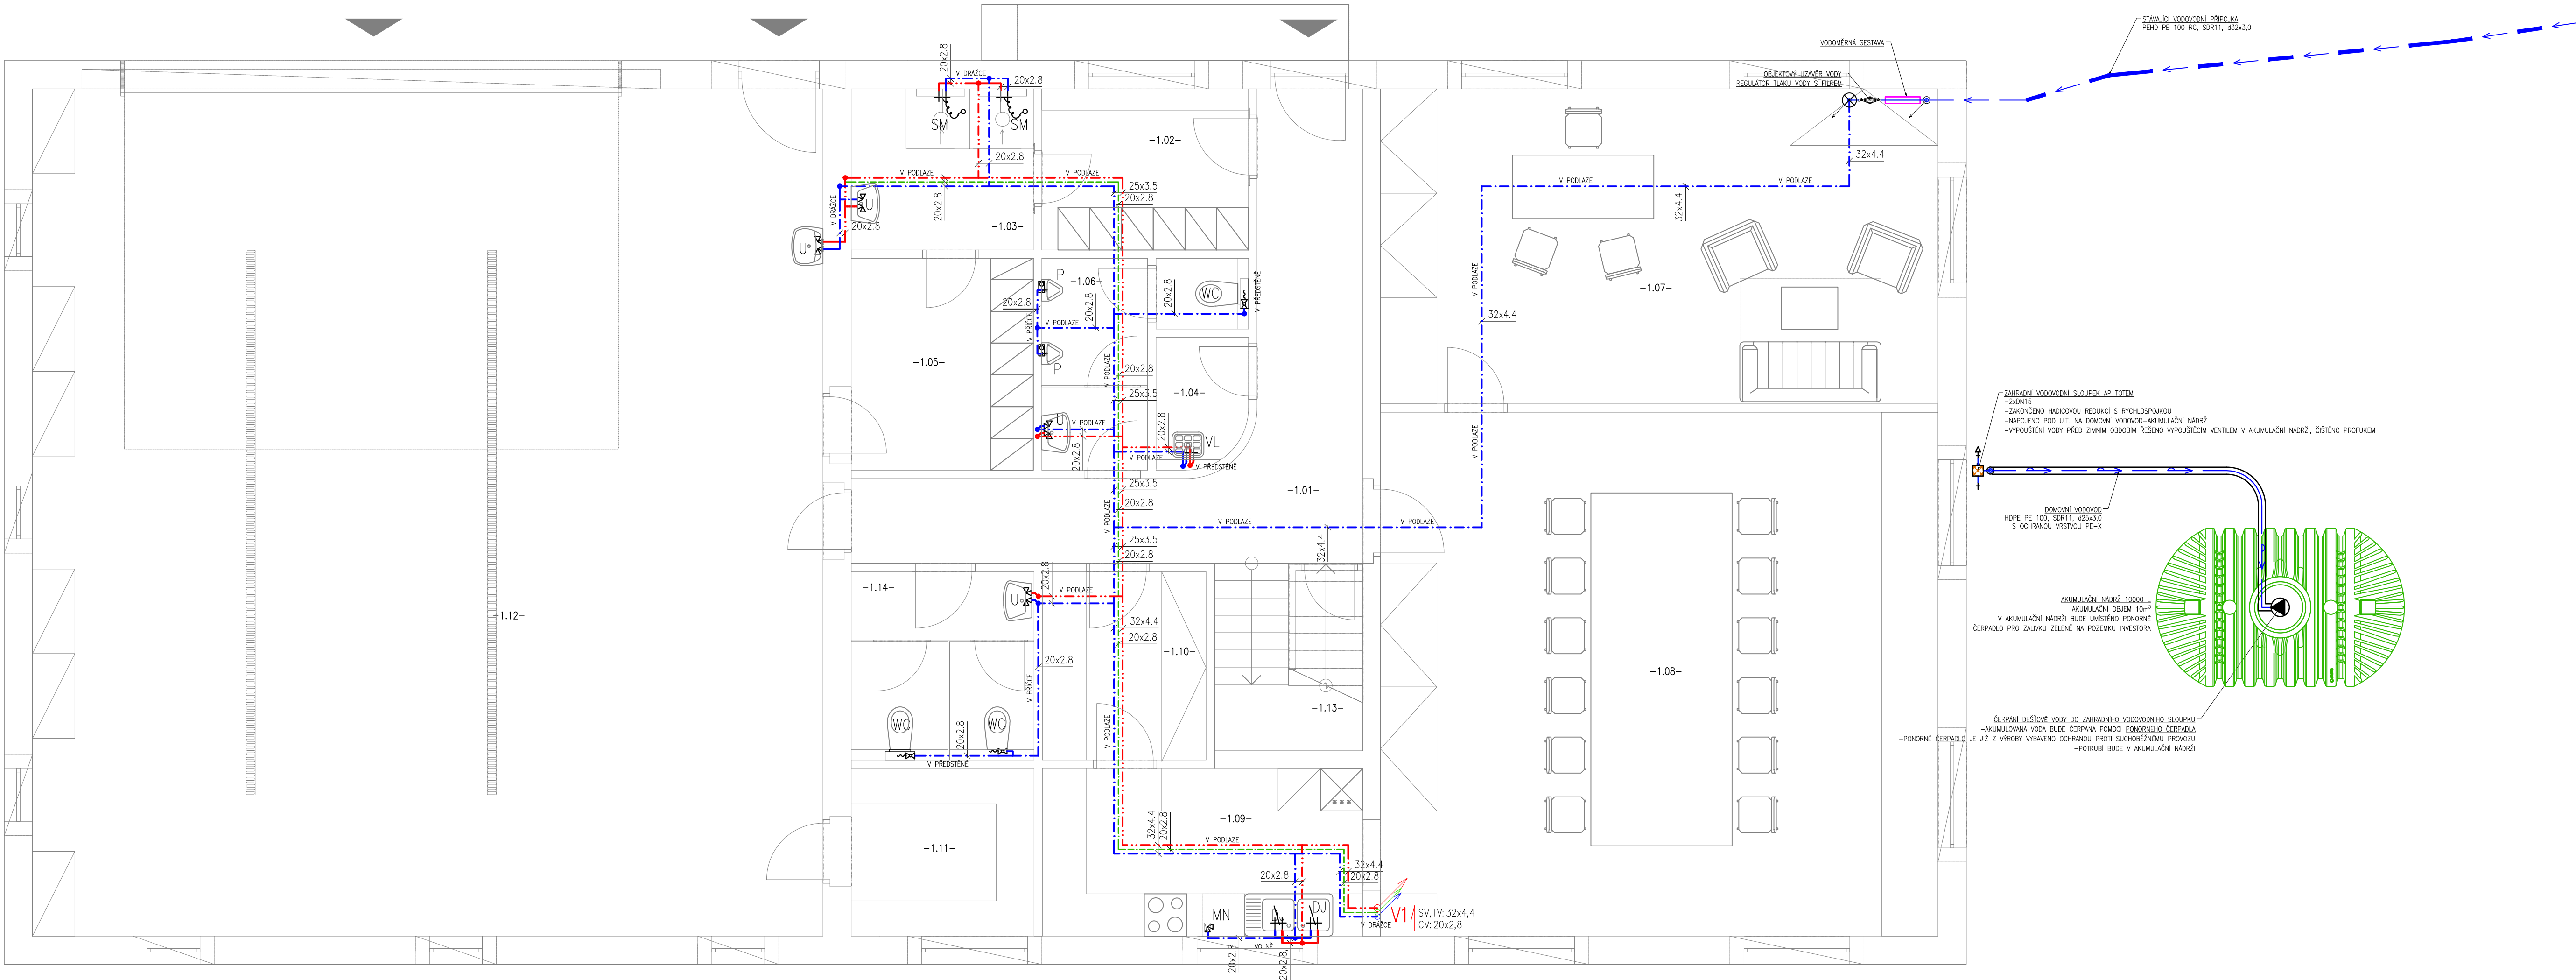

ZAŘÍZOVACÍ PŘEDMĚTY:

- U** UMYVADLO
- odpad 530 mm nad č.p. – sifon chrom DN40
- U1: voda SV+TV 580 mm nad č.p. – 2x RV 1/2"x3/8"; rozteč 100 mm + umyv. stojánková baterie
- U2: voda SV+TV 1150 mm nad č.p. – nástěnná podomítková baterie
- WC** KLOZET
- zvěšený klozet a nádržka do lehké stěny – výška sedáku 365 mm nad č.p.
- odpad cca 225 mm nad č.p.
- voda SV cca 1000 mm nad č.p. napřímo
- S** SPRCHOVÝ KOUT
- S: bezbariérový žlab
- odpad na ose pod žlabem vodorovný cca 80 mm pod č.p. – sifon DN50
- nástěnná sprchová baterie napojení 1150 mm nad č.p. + přepínač + hlavová sprcha ze stěny
- D** DŘEZ
- odpad na dno kuch. skříně – sifon chrom DN50
- voda SV + TV na dno kuch. skříně – 2x RV 1/2"x3/8"; rozteč 100 mm
- MN** MYČKA
- odpad 400 mm nad č.p. – myčkový sifon
- voda SV 400 mm nad č.p. myčkový ventil RV 1/2"
- PS** PISOÁR
- odpad cca 350 mm nad č.p. – sifon DN50
- voda SV 1080 mm nad č.p.
- VL** VÝLÉVKY
- odpad cca 100 mm nad č.p. – sifon DN50
- voda SV+TV 750 mm nad č.p. – baterie podomítková

* výšky napojení odpadu a vody na zařizovací předměty se mohou lišit podle výběru konkrétního výrobku či projektu interiéru.

LEGENDA:

- NOVÝ DOMOVNÍ VODOVOD – HDPE PE100 SN11
- POTRUBNÍ ROZVODY STUDENÉ PÍTNÉ VODY
- POTRUBNÍ ROZVODY TEPLÉ VODY
- POTRUBNÍ ROZVODY CÍRKULACE
- U, WC, VA, ...** OZNAČENÍ ZAŘÍZOVACÍCH PŘEDMĚTŮ

POZNÁMKY:

- VŠECHY NÁPOJENÍ VODY NA ZAŘÍZOVACÍ PŘEDMĚTY SE MŮŽOU LIŠIT PODLE VÝBĚRU KONKRÉTNÍHO VÝROBKU
- PROSTUPY ROZVODŮ A INSTALACI POŽÁRNĚ DĚLICÍMI KONSTRUKCEMI MUSÍ BÝT UTĚSNĚNY POMOCÍ MANŽET, TMELŮ A JINÝCH VÝROBKŮ, JEJICHŽ POŽÁRNÍ ODOLNOST JE URČENA POŽÁRNÍ ODOLNOSTI PROSTUPOVÉ KONSTRUKCE – DLE PBR
- VŠECHNA POTRUBNÍ VEDENÍ JSOU PROVEDENA V MINIMALNÍM SPADU 0,3% SMĚREM K VÝTOKOVÉ ARMATUŘE
- NA STAVBĚ JE NUTNÁ KOORDINACE SE VŠEMI PROFESEMI !!



Vozíkova 1000
Lázně nad Sázavou
e-mail: psaf.holub@hlprojekt.cz
tel: +420 721 027 882
web: www.hlprojekt.cz

Vypracoval: Ing. Martin Pleskot
Zodpovědný projektant: Ing. Josef Holub
ČKAIT 0013883

Číslo zakázky: 2021_00147
Stupeň dokumentace: DPS
Měřítko: 1:50
Formát: 841x594
Datum: 05/2022

Název akce: NOVOSTAVBA HASIČSKÉ ZBRŮJNICE V ČÍHAŇI

Místo stavby: ČÍHAŇ 26, 341 42 ČÍHAŇ

Investor: OBEC ČÍHAŇ, ČÍHAŇ 26, 341 42 ČÍHAŇ

Profese: D.1.4.c ZDRAVOTECHNIKA

Číslo paré: 0123456789

Název výkresu: VODOVOD - PŮDORYS 1.NP

Číslo výkresu: 09