


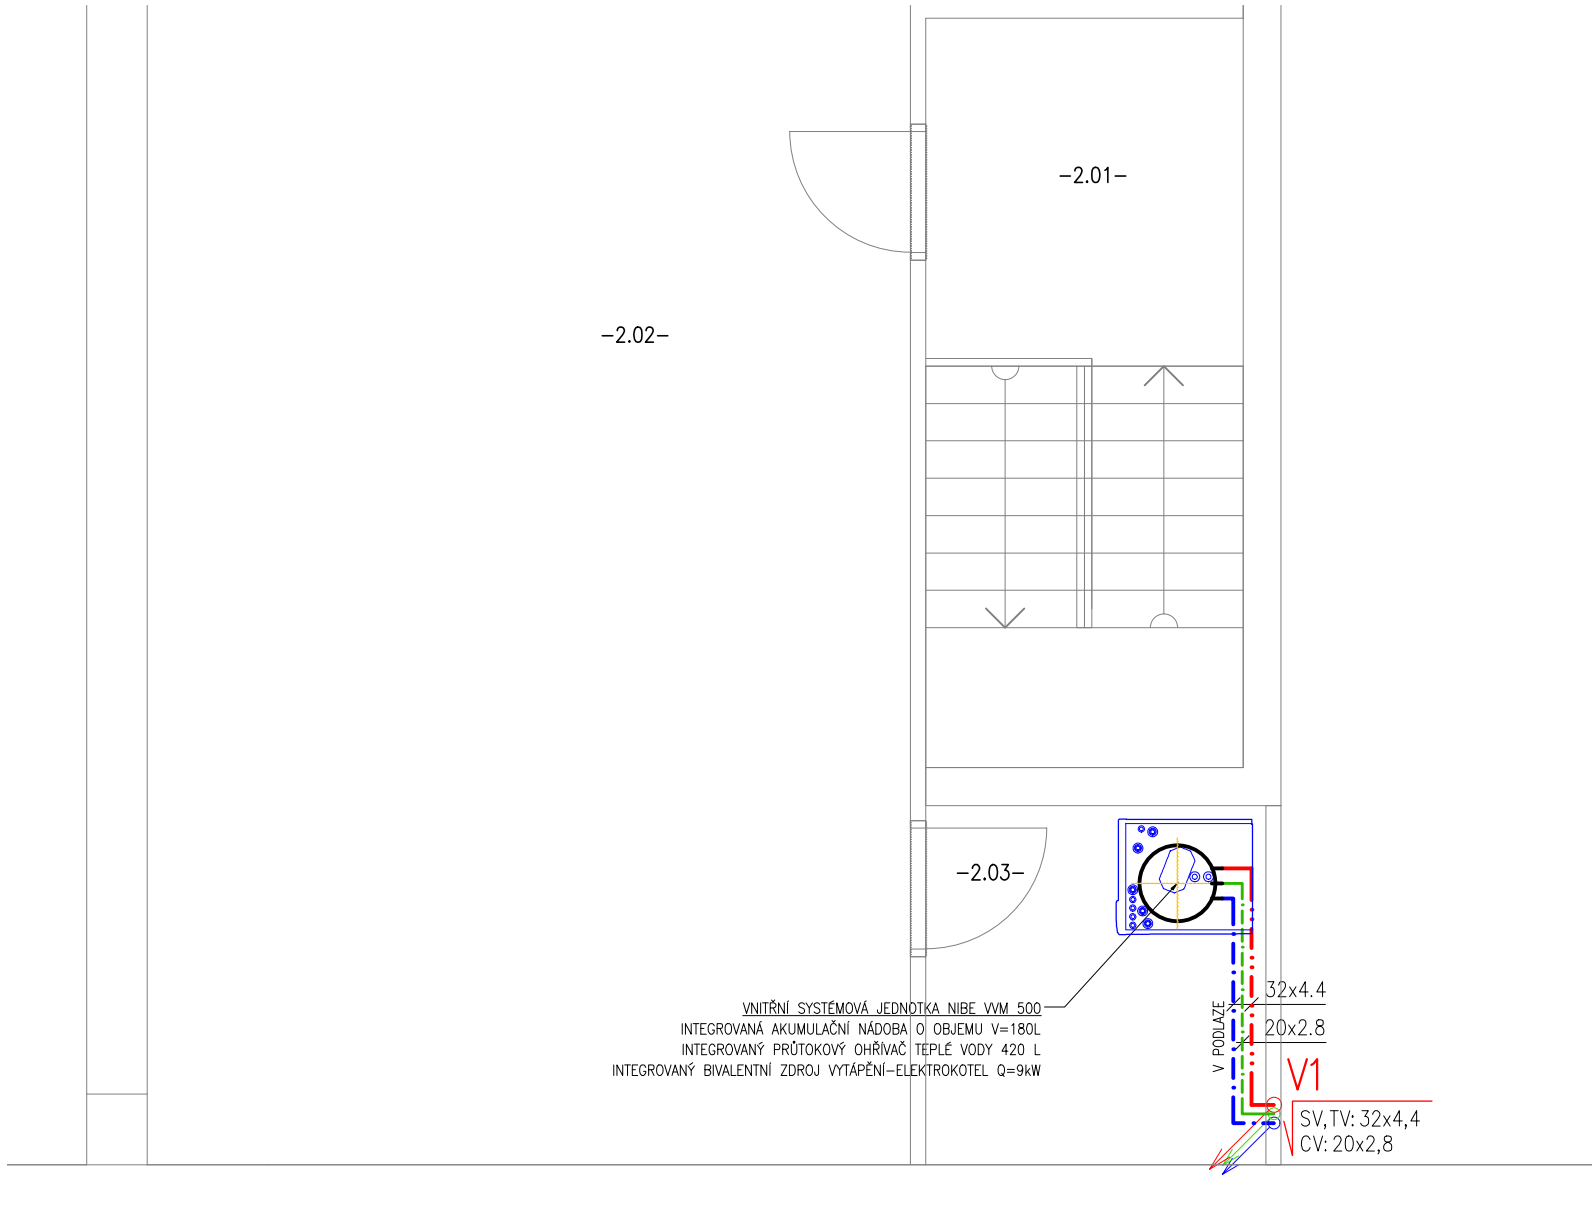

ZAŘIZOVACÍ PŘEDMĚTY:

- U** UMYVADLO
– odpad 530 mm nad č.p. – sifon chrom DN40
– U1: voda SV+TV 580 mm nad č.p. – 2x RV 1/2"x3/8"; rozteč 100 mm + umyv. stojánková baterie
– U2: voda SV+TV 1150 mm nad č.p. – nástěnná podomítková baterie
- WC** KLOZET
– závěsný klozet a nádržka do lehké stěny – výška sedáku 365 mm nad č.p.
– odpad cca 225 mm nad č.p.
– voda SV cca 1000 mm nad č.p. napřímo
- S** SPRCHOVÝ KOUT
– S: bezbariérový žlab
– odpad na ose pod žlabem vodorovný cca 80 mm pod č.p. – sifon DN50
– nástěnná sprchová baterie napojení 1150 mm nad č.p. + přepínač + hlavová sprcha ze stěny
- D** DŘEZ
– odpad na dno kuch. skříně – sifon chrom DN50
– voda SV + TV na dno kuch. skříně – 2x RV 1/2"x3/8"; rozteč 100 mm
- MN** MYČKA
– odpad 400 mm nad č.p. – myčkový sifon
– voda SV 400 mm nad č.p. myčkový ventil RV 1/2"
- PS** PISOÁR
– odpad cca 350 mm nad č.p. – sifon DN50
– voda SV 1080 mm nad č.p.
- VL** VÝLEVKA
– odpad cca 100 mm nad č.p. – sifon DN50
– voda SV+TV 750 mm nad č.p. – baterie podomítková

* výšky napojení odpadu a vody na zařizovací předměty se mohou lišit podle výběru konkrétního výrobku či projektu interiéru.

LEGENDA:

- NOVÝ DOMOVNÍ VODOVOD – HDPE PE100 SN11
- POTRUBNÍ ROZVODY STUDENÉ PITNÉ VODY
- POTRUBNÍ ROZVODY TEPLÉ VODY
- POTRUBNÍ ROZVODY CÍRKULACE
- U, WC, VA,....** OZNAČENÍ ZAŘIZOVACÍCH PŘEDMĚTŮ

POZNÁMKY:

- VÝŠKY NAPOJENÍ VODY NA ZAŘIZOVACÍ PŘEDMĚTY SE MŮŽOU LIŠIT PODLE VÝBĚRU KONKRÉTNÍHO VÝROBKU
- PROSTUPY ROZVODŮ A INSTALACÍ POŽÁRNĚ DĚLICÍMI KONSTRUKCEMI MUSÍ BÝT UTĚSNĚNY POMOCÍ MANŽET, TMELŮ A JINÝCH VÝROBKŮ, JEJICHŽ POŽÁRNÍ ODOLNOST JE URČENA POŽÁRNÍ ODOLNOSTÍ PROSTUPOVÉ KONSTRUKCE – DLE PBŘ
- VŠECHNA POTRUBNÍ VEDENÍ JSOU PROVEDENA V MINIMÁLNÍM SPÁDU 0,3% SMĚREM K VÝTOKOVÉ ARMATUŘE
- NA STAVBĚ JE NUTNÁ KOORDINACE SE VŠEMI PROFESEMI !!



Vrchlického 1590
Litvínov 436 01
e-mail: josef.holub@hlprojekt.cz
Mob: +420 721 027 892
web: www.HLprojekt.cz

Vypracoval: Ing. Martin Pleskot

Zodpovědný projektant: Ing. Josef Holub
ČKAIT 0013883

Číslo zakázky: 2021_00147
Stupeň dokumentace: DPS
Měřítko: 1:50
Formát: 420x297
Datum: 05/2022

Název akce: NOVOSTAVBA HASIČSKÉ ZBROJNICE V ČÍHAŇI

Místo stavby: ČÍHAŇ 26, 341 42 ČÍHAŇ

Investor: OBEC ČÍHAŇ, ČÍHAŇ 26, 341 42 ČÍHAŇ

Profese: D.1.4.c ZDRAVOTECHNIKA

Číslo paré: 0 1 2 3 4 5 6 7 8 9

Název výkresu: VODOVOD - PŮDORYS 2.NP

Číslo výkresu: 10