


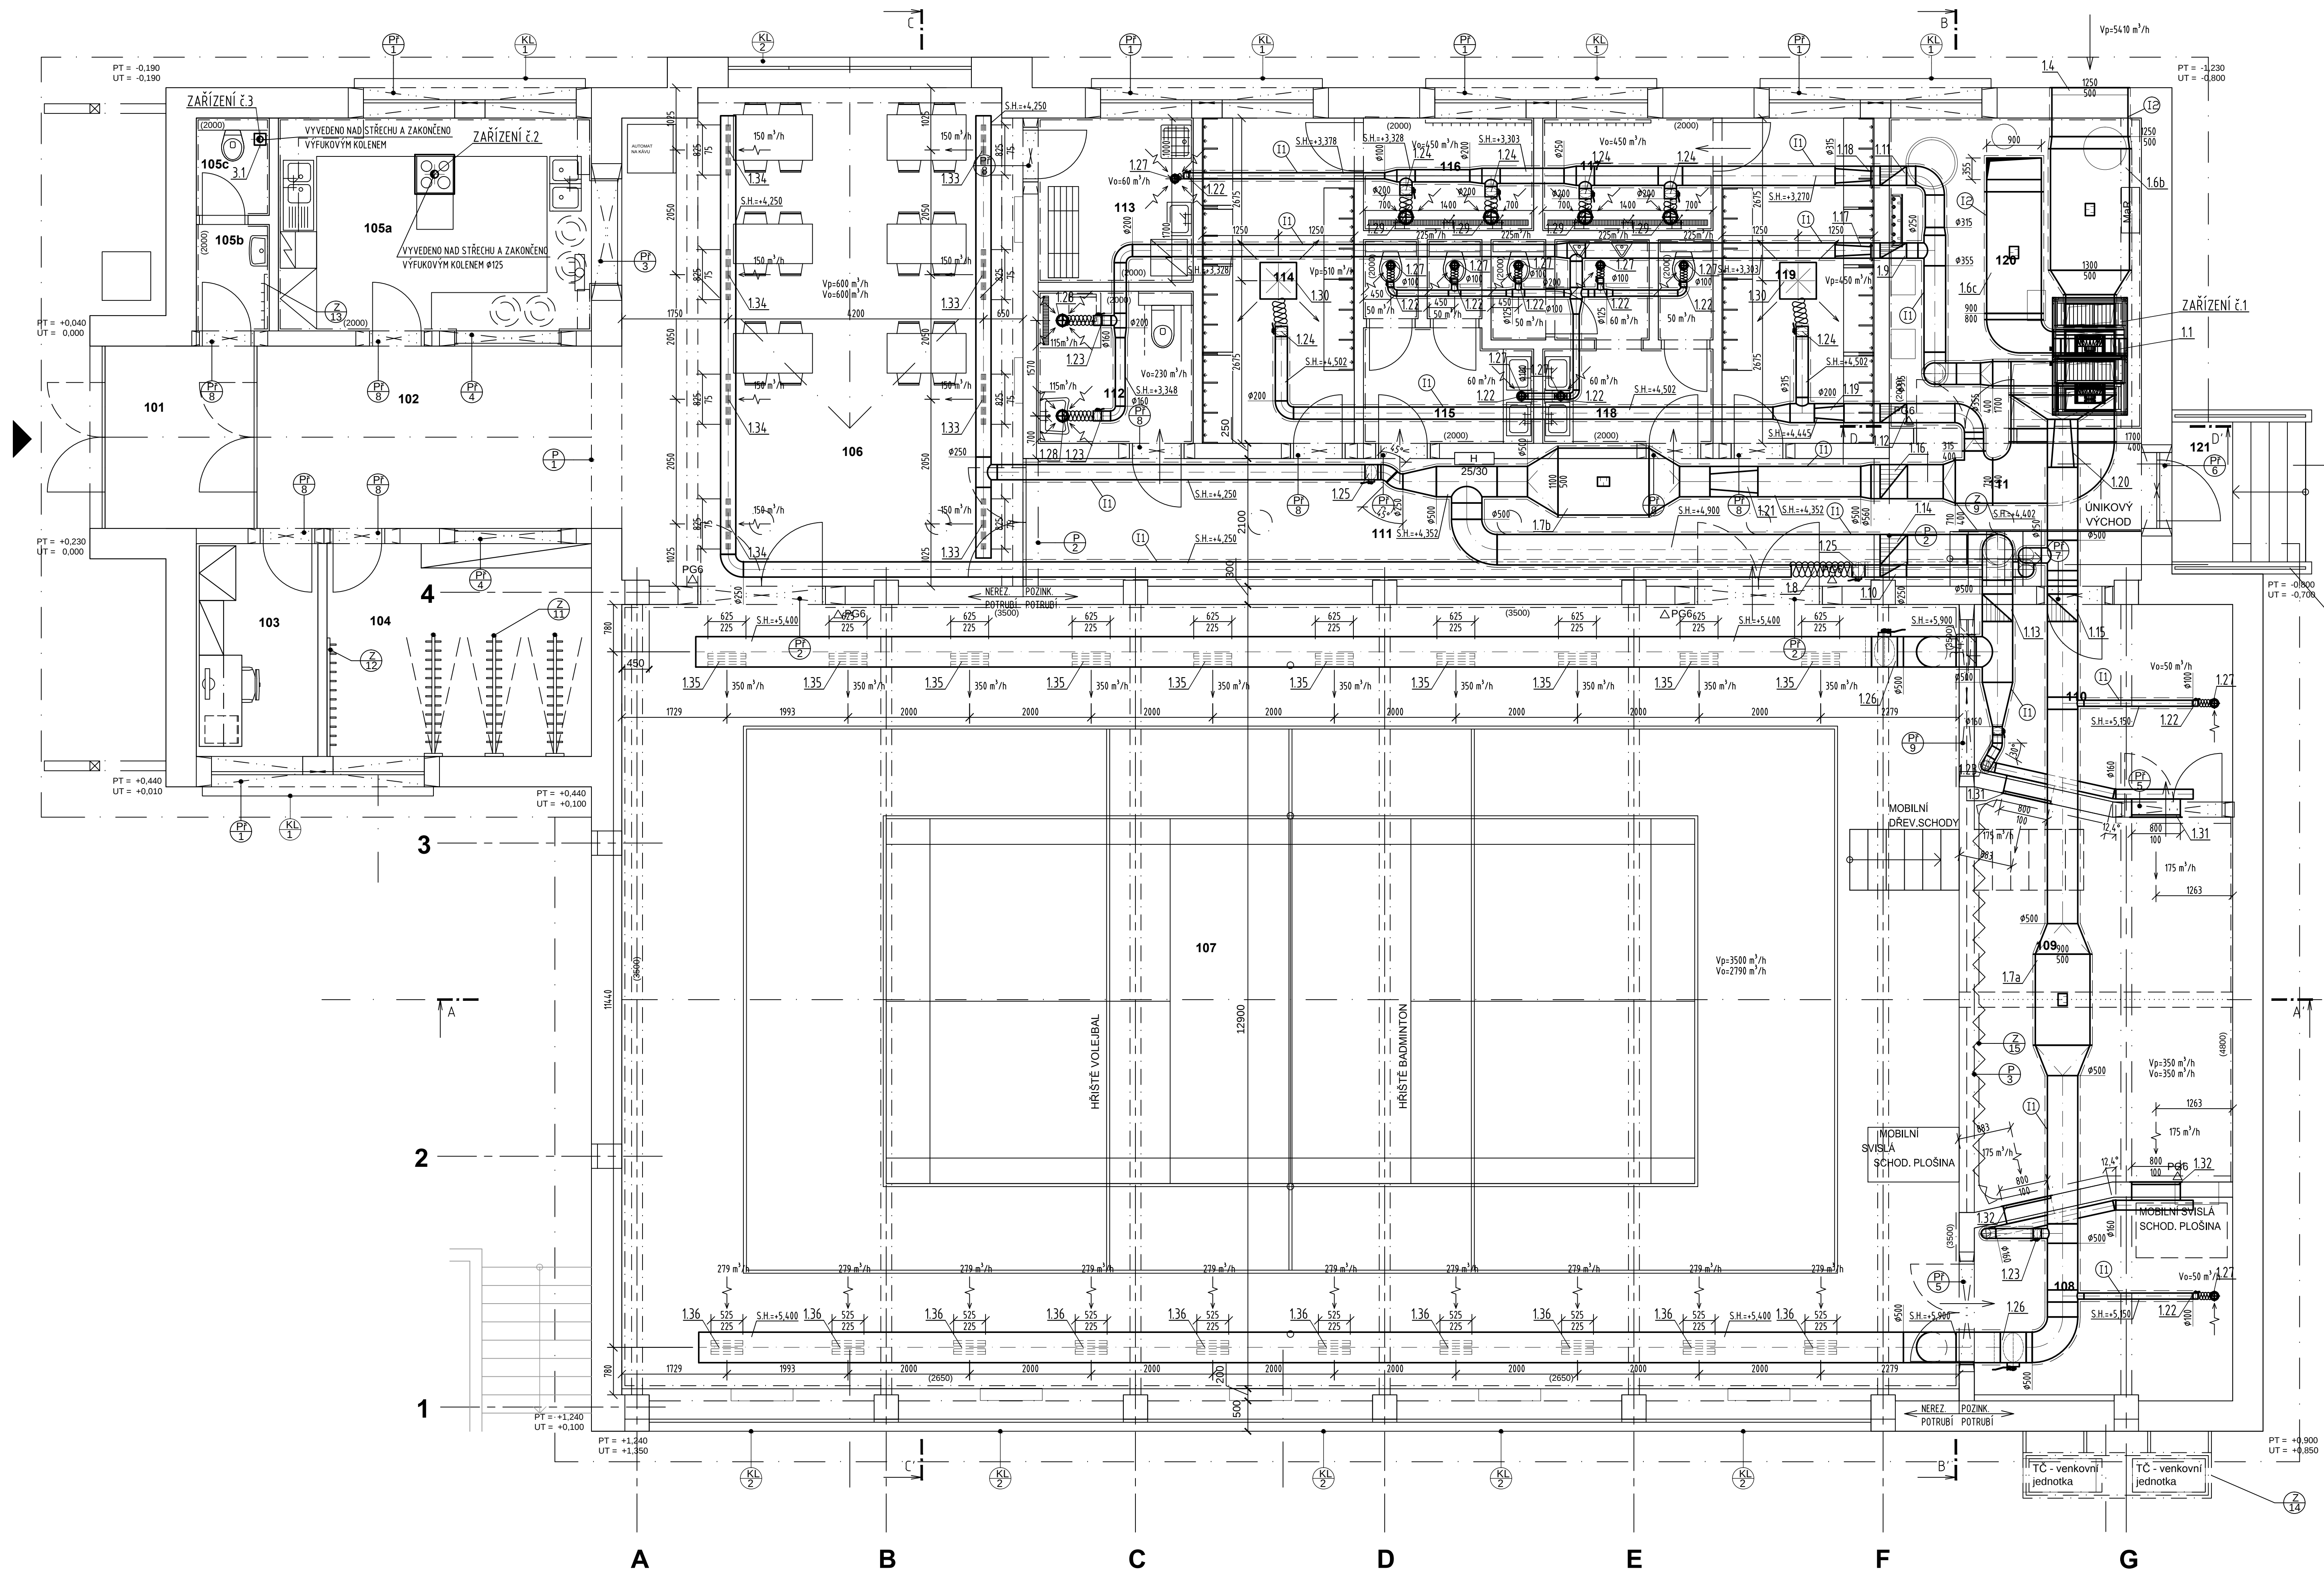

LEGENDA MÍSTNOSTÍ		
číslo	účel místnosti	plocha (m ²)
101	Zá dveří	7,40
102	Vstupní hala	18,00
103	Kancelář správce	7,00
104	Šatna	15,20
105a	Kuchyň	18,00
105b	Odkládání oděvů	2,10
105c	WC pro obsluhu	1,90
106	Foyer	53,50
107	Sál	284,50
108	Nářadovna	13,60
109	Pódium	28,40
110	Sklad	13,20
111	Chodba	40,00
112	WC + sprcha imobilní	6,40
113	Úklidová místnost	6,90
114	Šatna ženy	13,50
115	WC ženy	7,70
116	Sprchy ženy	5,20
117	Sprchy muži	5,20
118	WC muži	10,20
119	Šatna muži	13,50
120	Technická místnost	21,10
121	Venkovní schodiště	5,50

PRODIG TCV s.r.o., Ratiboř 352, 756 21 Ratiboř u Vsetína, www.prodig.eu		
PROJEKTANT	VYPRACOVAL	KRESLIL
Miroslav Pařenic	Miroslav Pařenic	Jakub Vřtek
INVESTOR: OBEC BORDOVICE, KOSOVARSKÁ, BORDOVICE 190, 764 01 BORDOVICE		
MÍSTO STAVBY: k.ú. BORDOVICE parc.č. 633/6, 633/8, 633/9, 638/1, 692/2A, 692/30, 692/74, 972/8		
AKCE: SPORTOVNÍ HALA V OBCI BORDOVICE		
PROJEKT: D.14 TECHNICKÁ PROSTŘEDÍ STAVBY		
ČÁST: D.14.3 VZDUCHOTECHNIKA		
NÁZEV VÝKRESU: PŮDORYS 1NP		
PROJEKTANT		DATUM: 16/2019
VYPRACOVAL		FORMÁT: 10 A4
KRESLIL		ZAK. Č.: 2019-05
STUPEŇ: PRO PROVEDENÍ STAVBY		VÝKRES: 1
MĚŘÍTKO: 1:50		Číslo výkresu: 2.01