



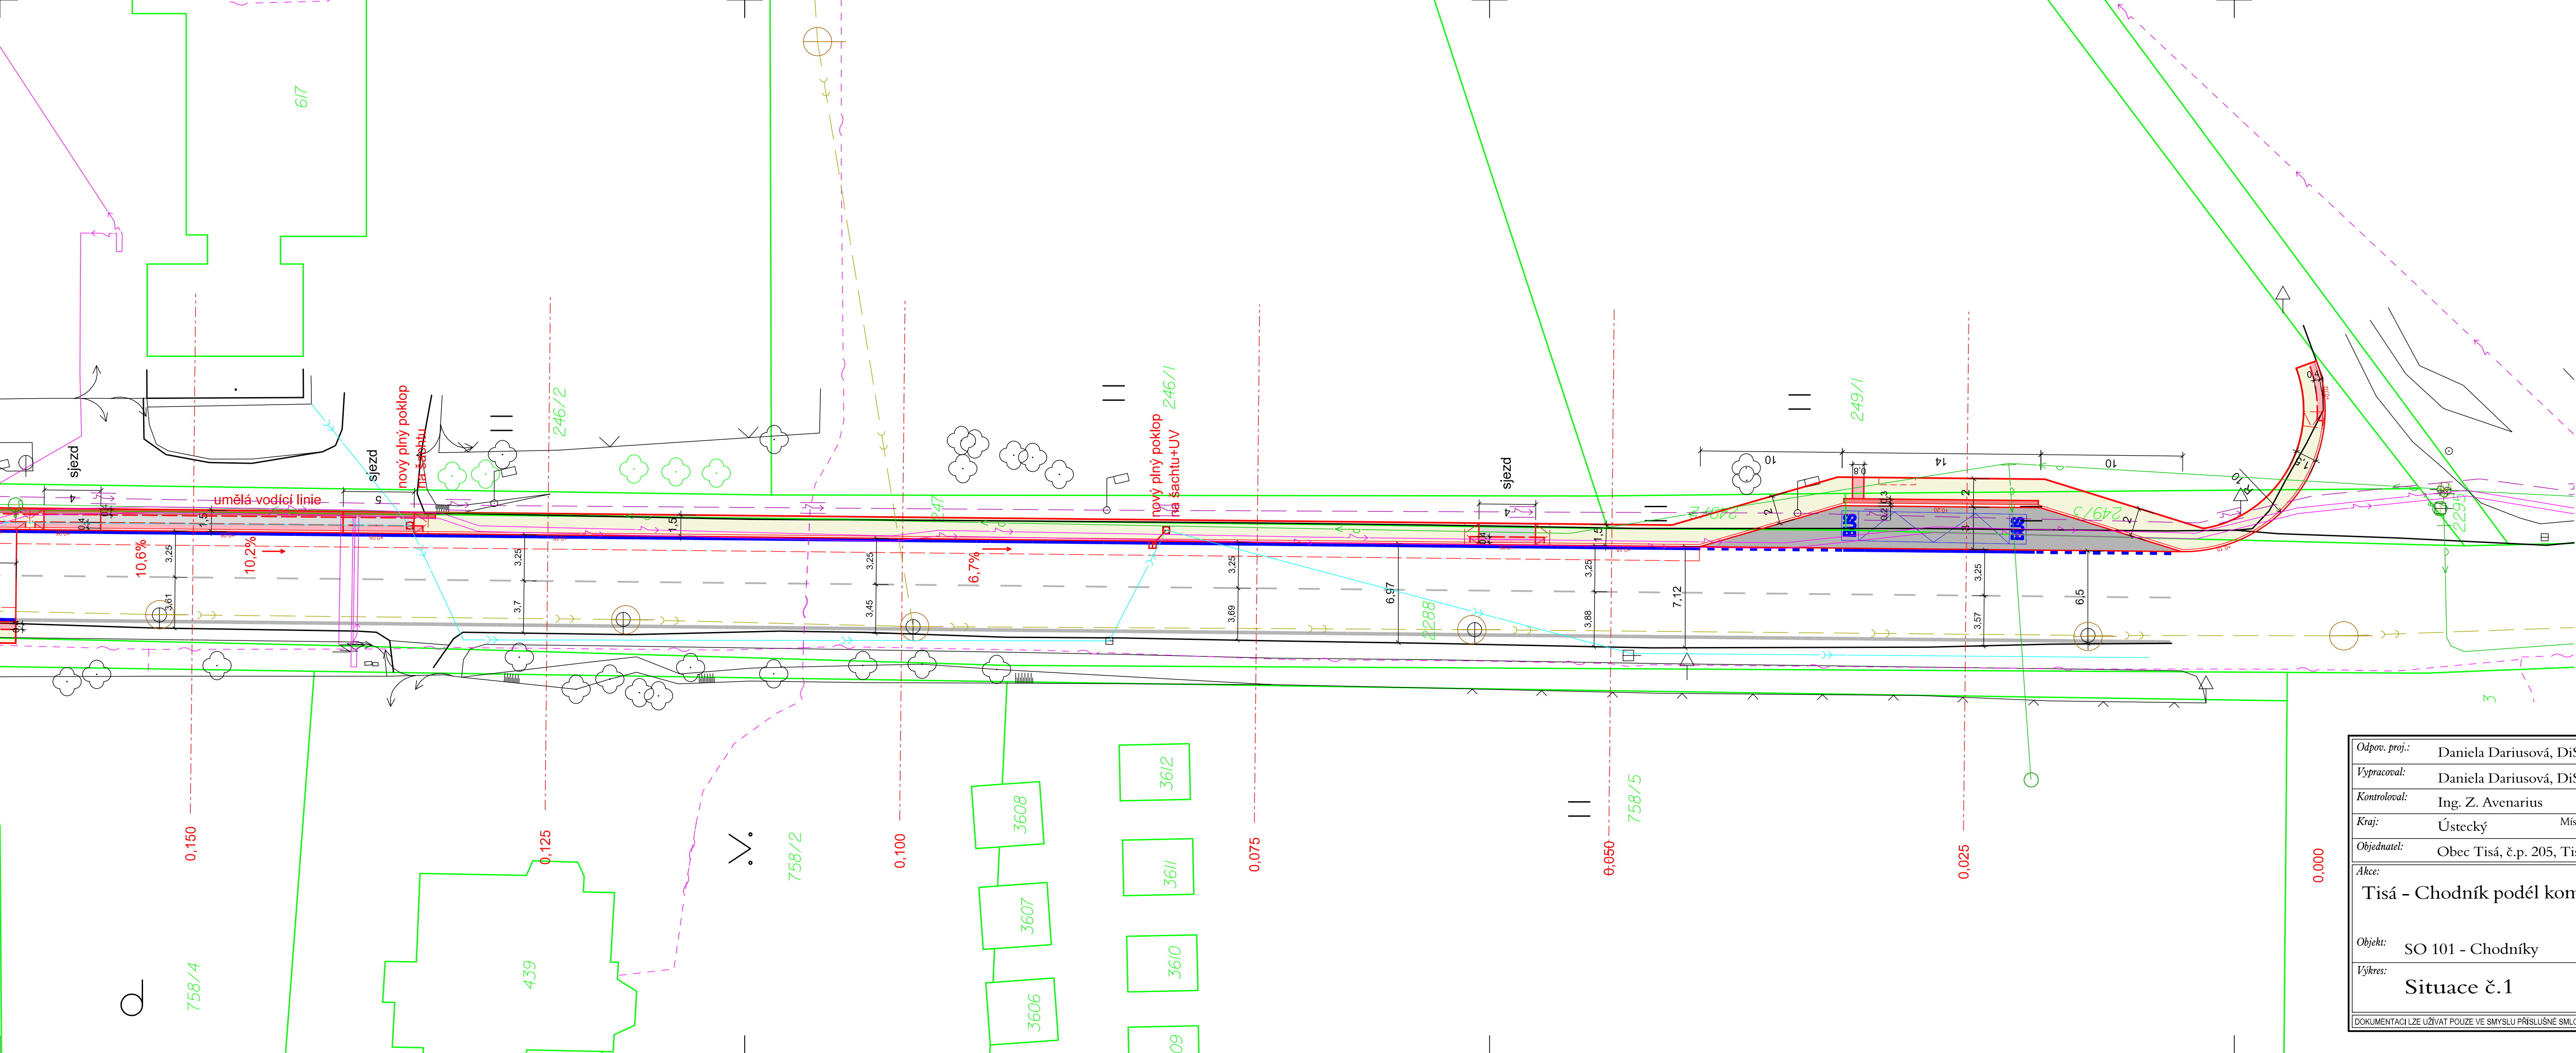

- Legenda:
- Hranice pozemků
 - Slučka
 - Polohopis
 - Nový stav
 - Kácení
- Stávající vedení IS:
- Vedení NN podzemní - ČEZ D.
 - Vedení NN - nadzemní - Čez D.
 - Sdělovací vedení - CETIN
 - Sdělovací vedení - CETIN - neprovozované
 - Kanalizace SčVK a.s.
 - Vodovod SčVK a.s.
 - dešťová kanalizace - obec
 - veřejné osvětlení - obec

- Legenda ploch:
- dlažba zámková - nepojžděná
 - dlažba zámková - reliéfní
 - dlažba kamenná
 - dlažba zámková - pojžděná
 - VDZ k obnově

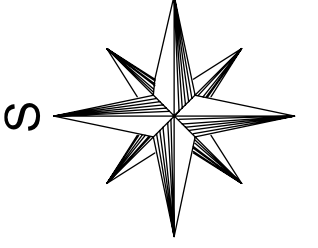

AZ CONSULT, spol. s r. o.
Číslo zakázky.....18/028
Výrobek uvolněn k použití
Datum.....08/2018

Odpov. proj.: Daniela Dariusová, DiS <i>Dariusová'</i>		A ZCONSULT® spol. s r. o. Klíšská 12, 400 01 Ústí nad Labem Tel.: 475 240 888 Tel/fax.: 475 240 864 E-mail: azconsult@azconsult.cz ČSN EN ISO 9001								
Vypracoval: Daniela Dariusová, DiS <i>Dariusová'</i>										
Kontroloval: Ing. Z. Avenarius										
Kraj: Ústecký	Místo: Tisá									
Objednatel: Obec Tisá, č.p. 205, Tisá 403 36										
Akce: Tisá - Chodník podél komunikace II/528										
Objekt: SO 101 - Chodníky	Zn. souboru: ... <table><tr><td>Stupeň: DSP</td><td>Formát: ... x A4</td></tr><tr><td>Č. zak.: 18/028</td><td>Č. paré :</td></tr><tr><td>Datum: VIII/2018</td><td></td></tr><tr><td>Měřítko: 1:250</td><td>Č. přílohy: C.2.1</td></tr></table>		Stupeň: DSP	Formát: ... x A4	Č. zak.: 18/028	Č. paré :	Datum: VIII/2018		Měřítko: 1:250	Č. přílohy: C.2.1
Stupeň: DSP	Formát: ... x A4									
Č. zak.: 18/028	Č. paré :									
Datum: VIII/2018										
Měřítko: 1:250	Č. přílohy: C.2.1									
Výkres: Situace č.1										
DOKUMENTACI LZE UŽÍVAT POUZE VE SMYSLU PŘÍSLUŠNÉ SMLOUVY O DÍLO. KOPIROVÁNÍ A ROZŠÍŘOVÁNÍ POUZE PO PŘEDCHOZÍM SOUHLASU AZ CONSULT spol. s r.o.										